






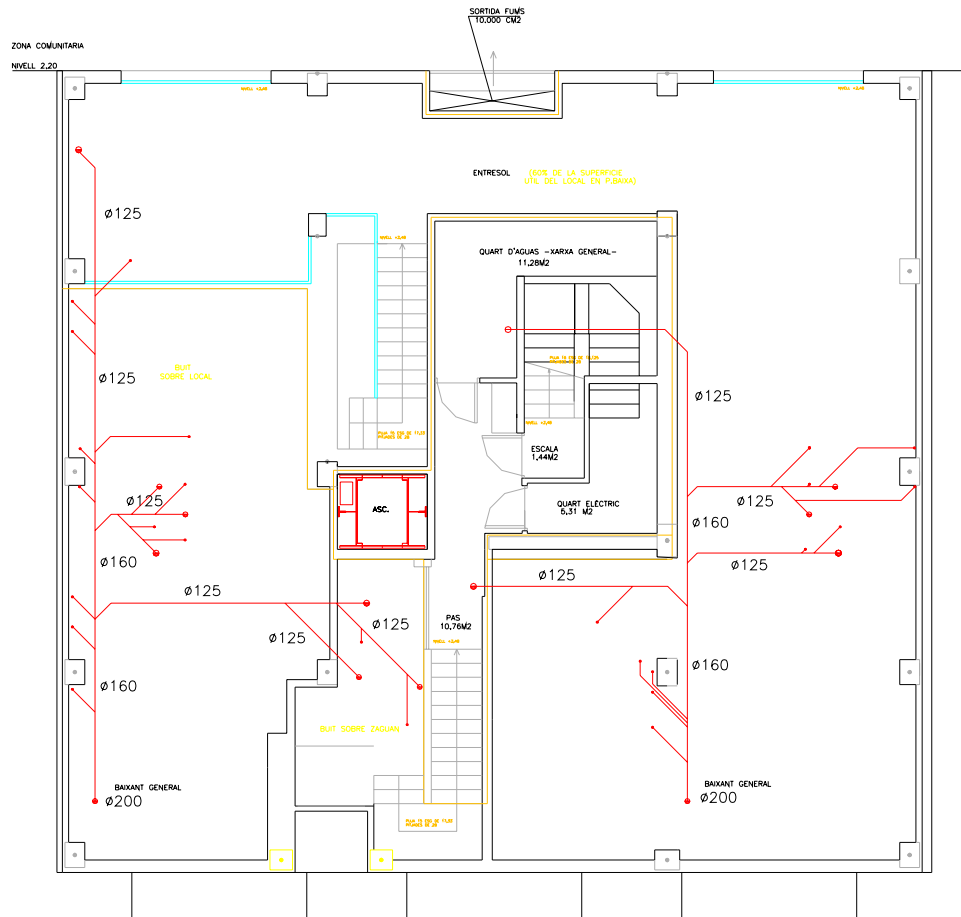
PROJECTE: RECICLATGE D'AIGÜES GRISES EN UN EDIFICI PLURIFAMILIAR		 Càtedra UNESCO de Sostenibilitat 	
PROMOTOR: EUETIT		UNIVERSITAT POLITÈCNICA DE CATALUNYA	
SITUACIÓ: AV. GENERALITAT 25	ESCALA: 1/150	ENGINYER: PEDRO GARCÍA GÓMEZ	
PLÀNOL: TALL ALÇAT EDIFICI	Nº: 1		




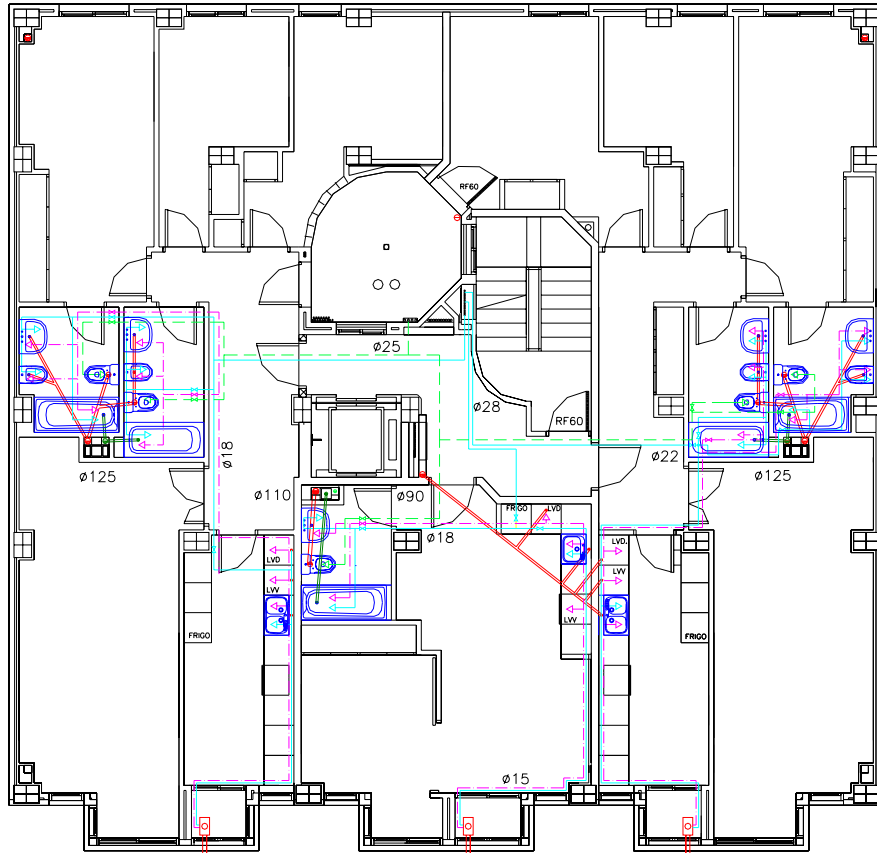
PROJECTE: RECICLATGE D' AIGUES GRISES EN UN EDIFICI PLURIFAMILIAR		 Càtedra UNESCO de Sostenibilitat UNIVERSITAT POLITÈCNICA DE CATALUNYA	
PROMOTOR: EUETIT			
SITUACIÓ: AV. GENERALITAT 25	ESCALA: 1/100	ENGINEYER: PEDRO GARCÍA GÓMEZ	
PLÀNOL: GARATGE	Nº: 2		

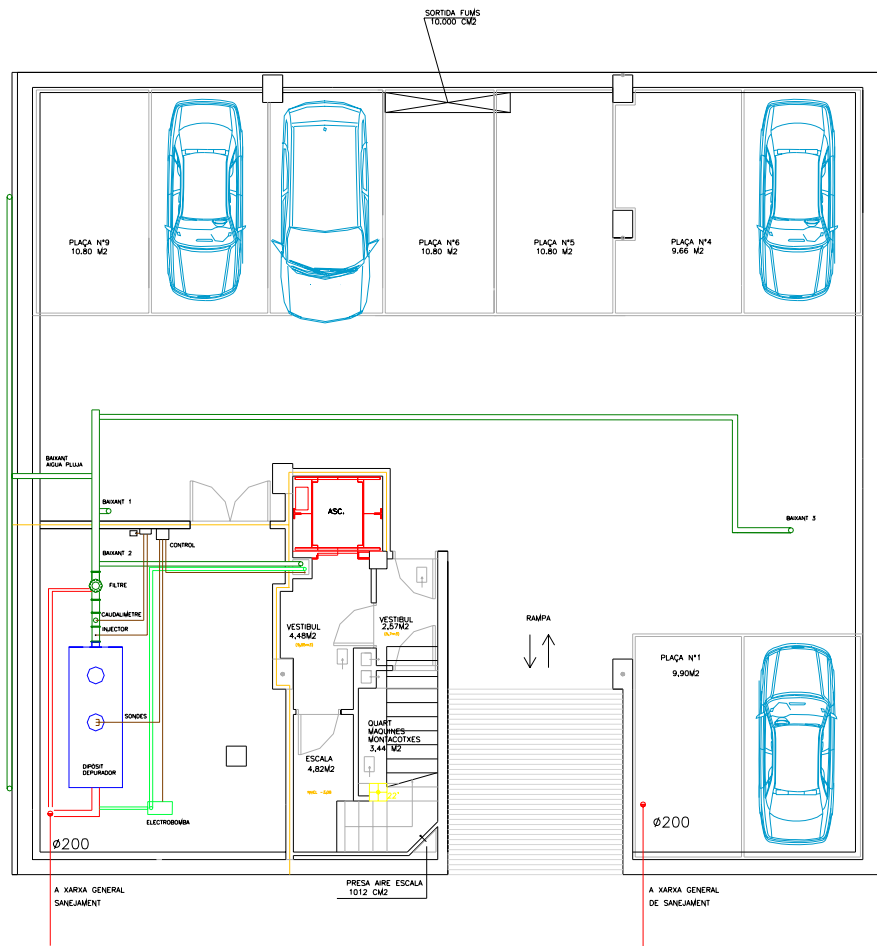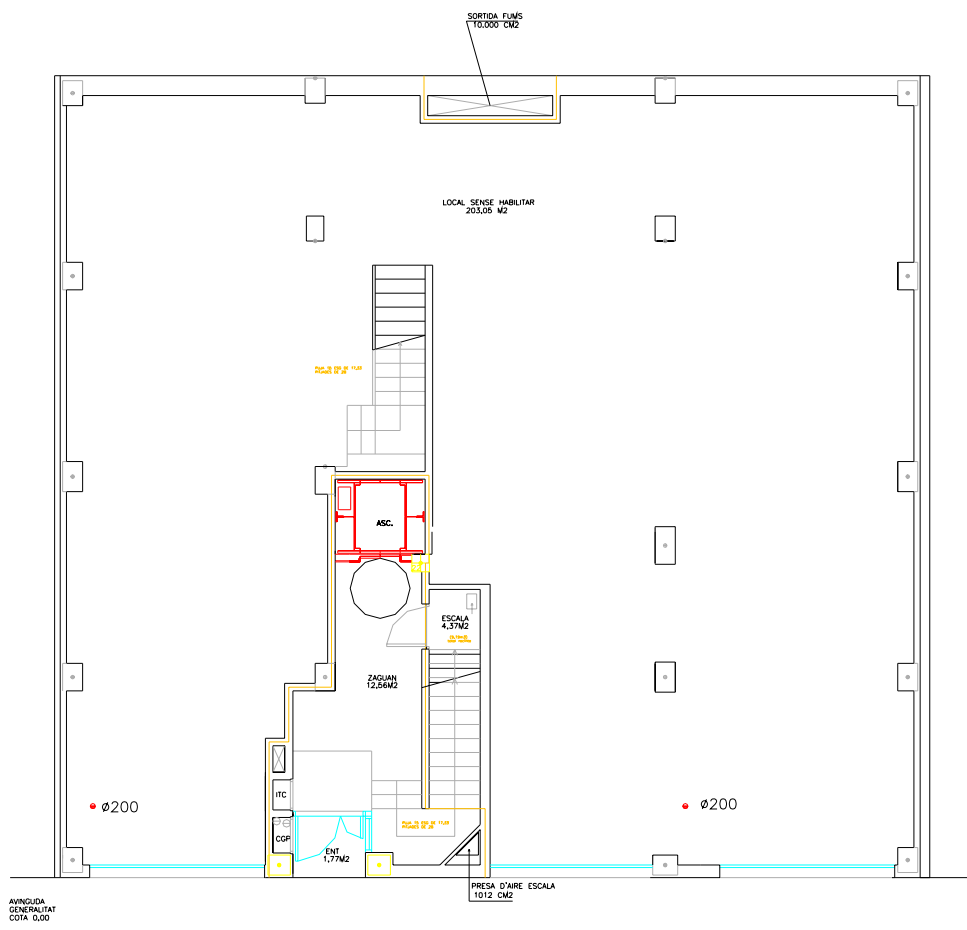


PROJECTE: RECICLATGE D'AIGÜES GRISES EN UN EDIFICI PLURIFAMILIAR		
PROMOTOR: EUETIT		 Càtedra UNESCO de Sostenibilitat UNIVERSITAT POLITÈCNICA DE CATALUNYA
SITUACIÓ: AV. GENERALITAT 25	ESCALA: 1/100	ENGINYER: PEDRO GARCÍA GÓMEZ
PLÀNOL: P. BAIXA	Nº: 3	




PROJECTE: RECICLATGE D' AIGÜES GRISES EN UN EDIFICI PLURIFAMILIAR		 Càtedra UNESCO de Sostenibilitat UNIVERSITAT POLITÈCNICA DE CATALUNYA
PROMOTOR: EUETIT		
SITUACIÓ: AV. GENERALITAT 25	ESCALA: 1/100	ENGINYER: PEDRO GARCÍA GÓMEZ
PLÀNOL: ENTRESOL	Nº: 4	




PROJECTE: RECICLATGE D' AIGUES GRISES EN UN EDIFICI PLURIFAMILIAR		 Càtedra UNESCO de Sostenibilitat UNIVERSITAT POLITÈCNICA DE CATALUNYA
PROMOTOR: EUETIT		
SITUACIÓ: AV. GENERALITAT 25	ESCALA: 1/100	ENGINYER: PEDRO GARCÍA GÓMEZ
PLÀNOL: PLANTES 1ª A LA 5ª FONTANERIA I SANEJAMENT	Nº: 5	

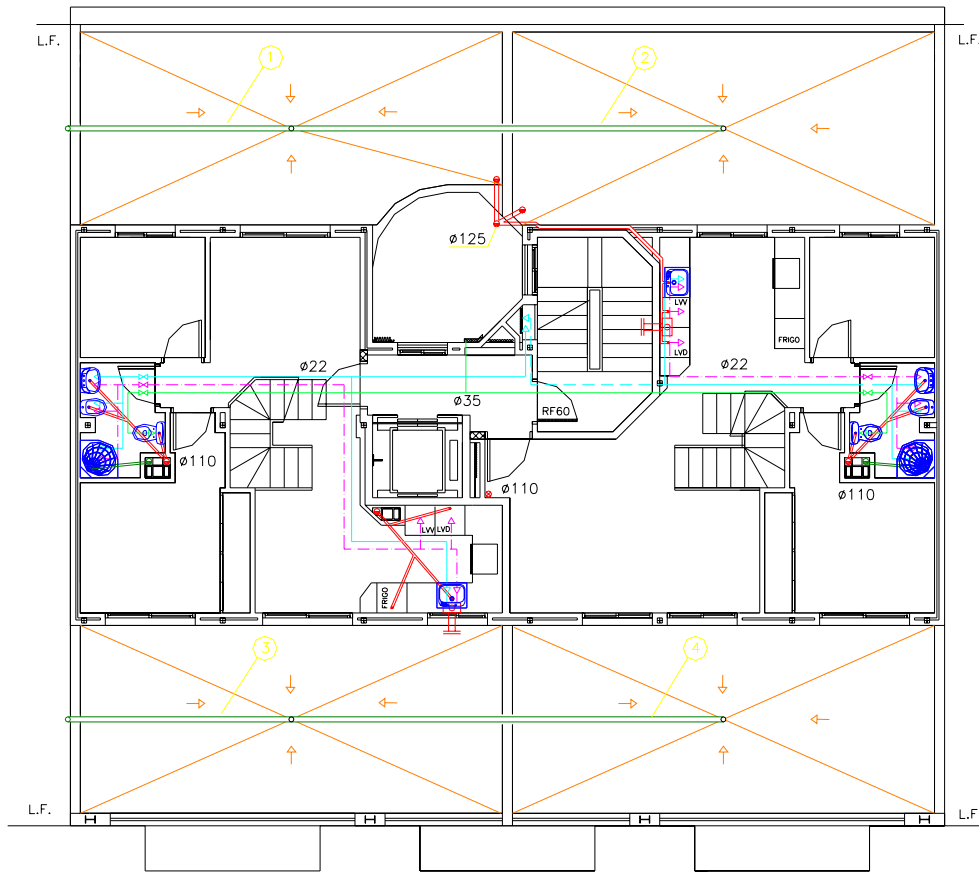


PROJECTE: RECICLATGE D' AIGÜES GRISSES EN UN EDIFICI PLURIFAMILIAR		 Càtedra UNESCO de Sostenibilitat UNIVERSITAT POLITÈCNICA DE CATALUNYA	
PROMOTOR: EUETIT		ESCALA: 1/100	ENGINEYER: PEDRO GARCÍA GÓMEZ
SITUACIÓ: AV. GENERALITAT 25		Nº: 6	
PLÀNOL: PLANTA ΔTIC FONTANERIA I SANEJAMENT			

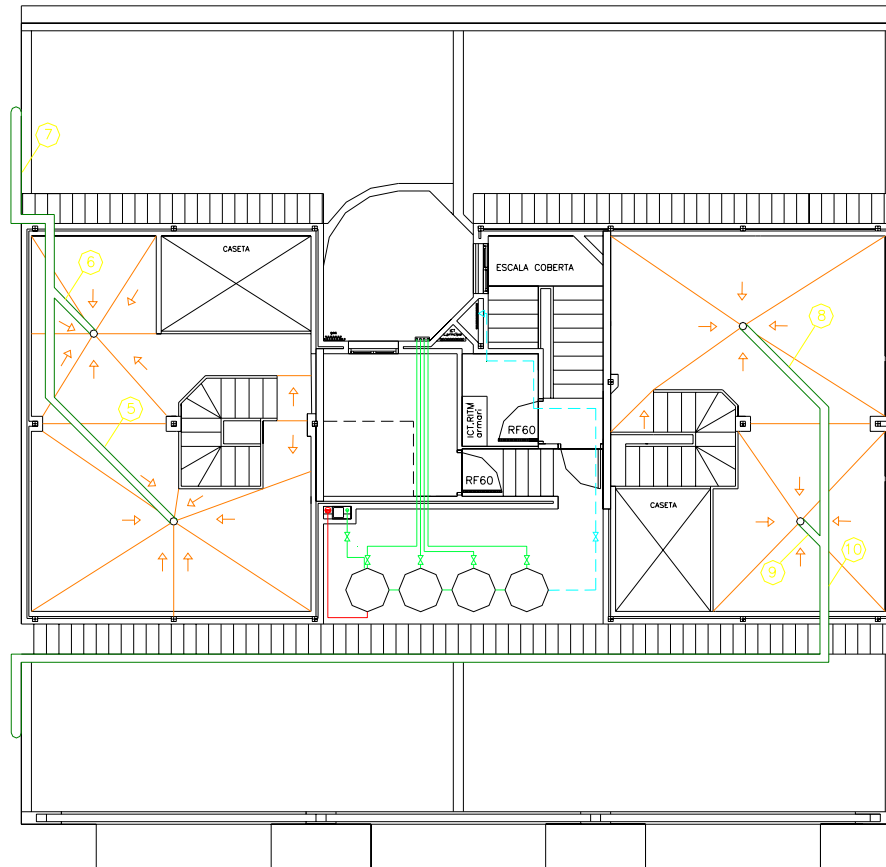

PROJECTE: RECICLATGE D'AIGÜES GRISES EN UN EDIFICI PLURIFAMILIAR		 Càtedra UNESCO de Sostenibilitat UNIVERSITAT POLITÈCNICA DE CATALUNYA	
PROMOTOR: EUETIT		ESCALA: 1/100	ENGINYER: PEDRO GARCÍA GÓMEZ
SITUACIÓ: AV. GENERALITAT 25	PLÀNOL: PLANTA TERRAT FONTANERIA I SANEJAMENT	Nº: 7	

TERRASSES COL·LECTORES
D'AIGUA DE PLUJA

BANYS I DUTXES

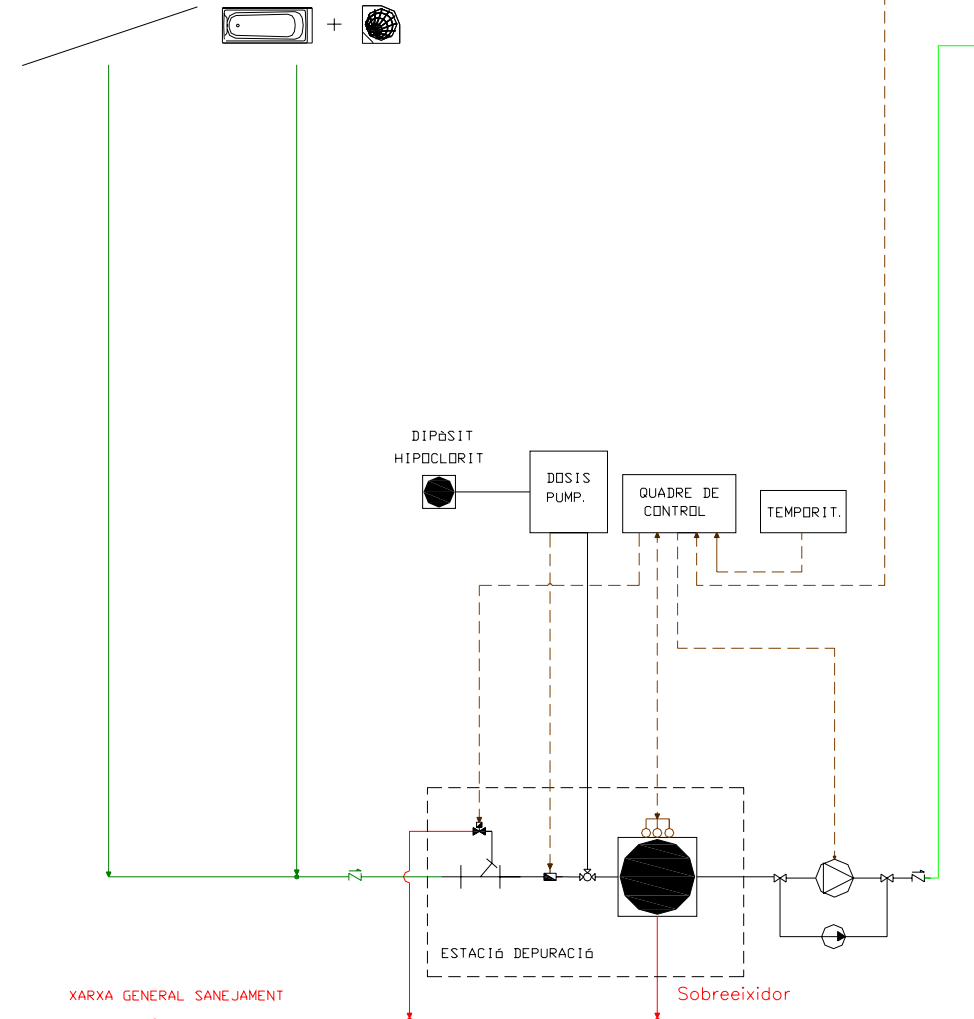

ENTRADA D'AIGUA POTABLE

Sobreexidor

Àtic

5è Pis

4rt Pis

3er Pis

2on Pis

1er Pis

Entresol

DIPÒSIT
HIPOCLORIT

DOSIS
PUMP.

QUADRE DE
CONTROL

TEMPORIT.

ESTACIÓ DEPURACIÓ

Sobreexidor

XARXA GENERAL SANEJAMENT

LLEGGENDA SIMBOLOGIA

	Electrovàlvula
	Injector
	Sonda nivell
	Comptador impulsos
	Electrovàlvula
	Vàlvula de tall
	Filtre neteja automàtica
	Vàlvula antiretorn
	Bomba
	Dipòsit
	Cablejat Elèctric
	Xarxa aigua potable
	Xarxa aigua per depurar
	Xarxa sanejament
	Xarxa aigua reciclada

PROJECTE: RECICLATGE D'AIGUES GRISSES EN UN EDIFICI PLURIFAMILIAR	
PROMOTOR: EUETIT	
SITUACIÓ: AV. GENERALITAT 25	ESCALA: 1/100
PLÀNOL: ESQUEMA GENERAL INSTAL·LACIÓ	Nº: 11
Càtedra UNESCO de Sostenibilitat UNIVERSITAT POLITÈCNICA DE CATALUNYA	
ENGINYER: PEDRO GARCÍA GÓMEZ	