




PLANTA SOTANO -2

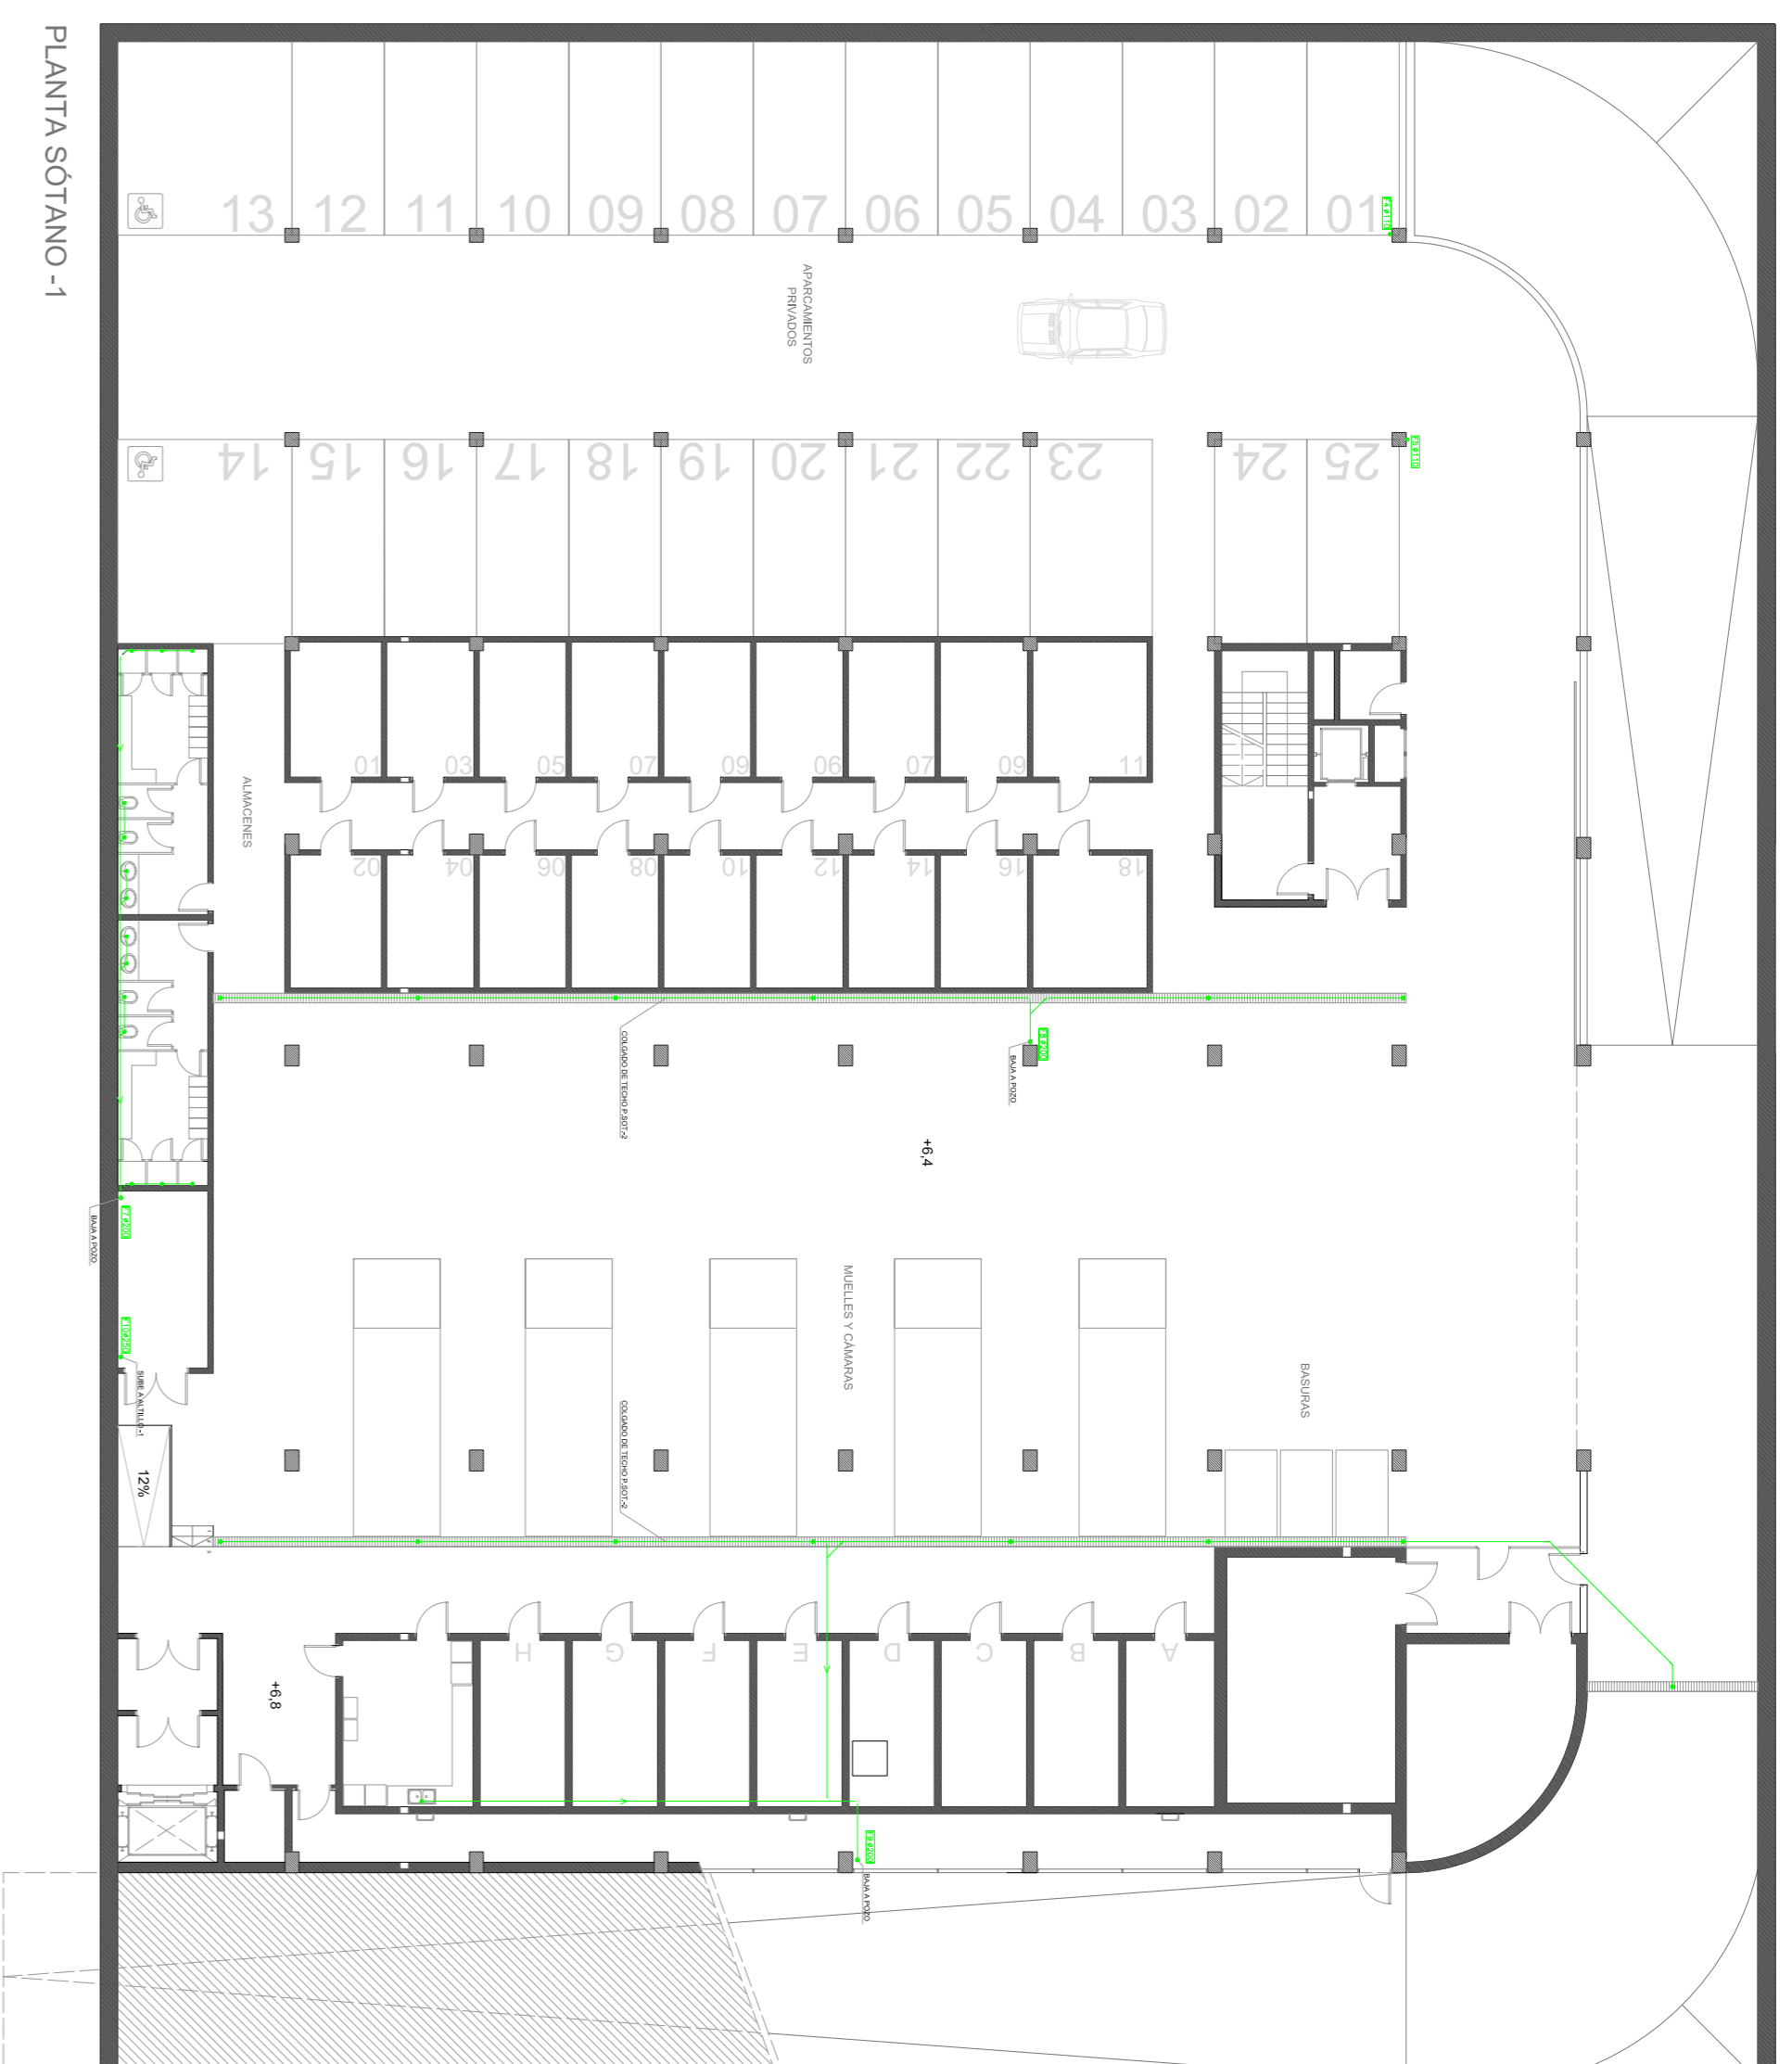

PLANTA SOTANO -1

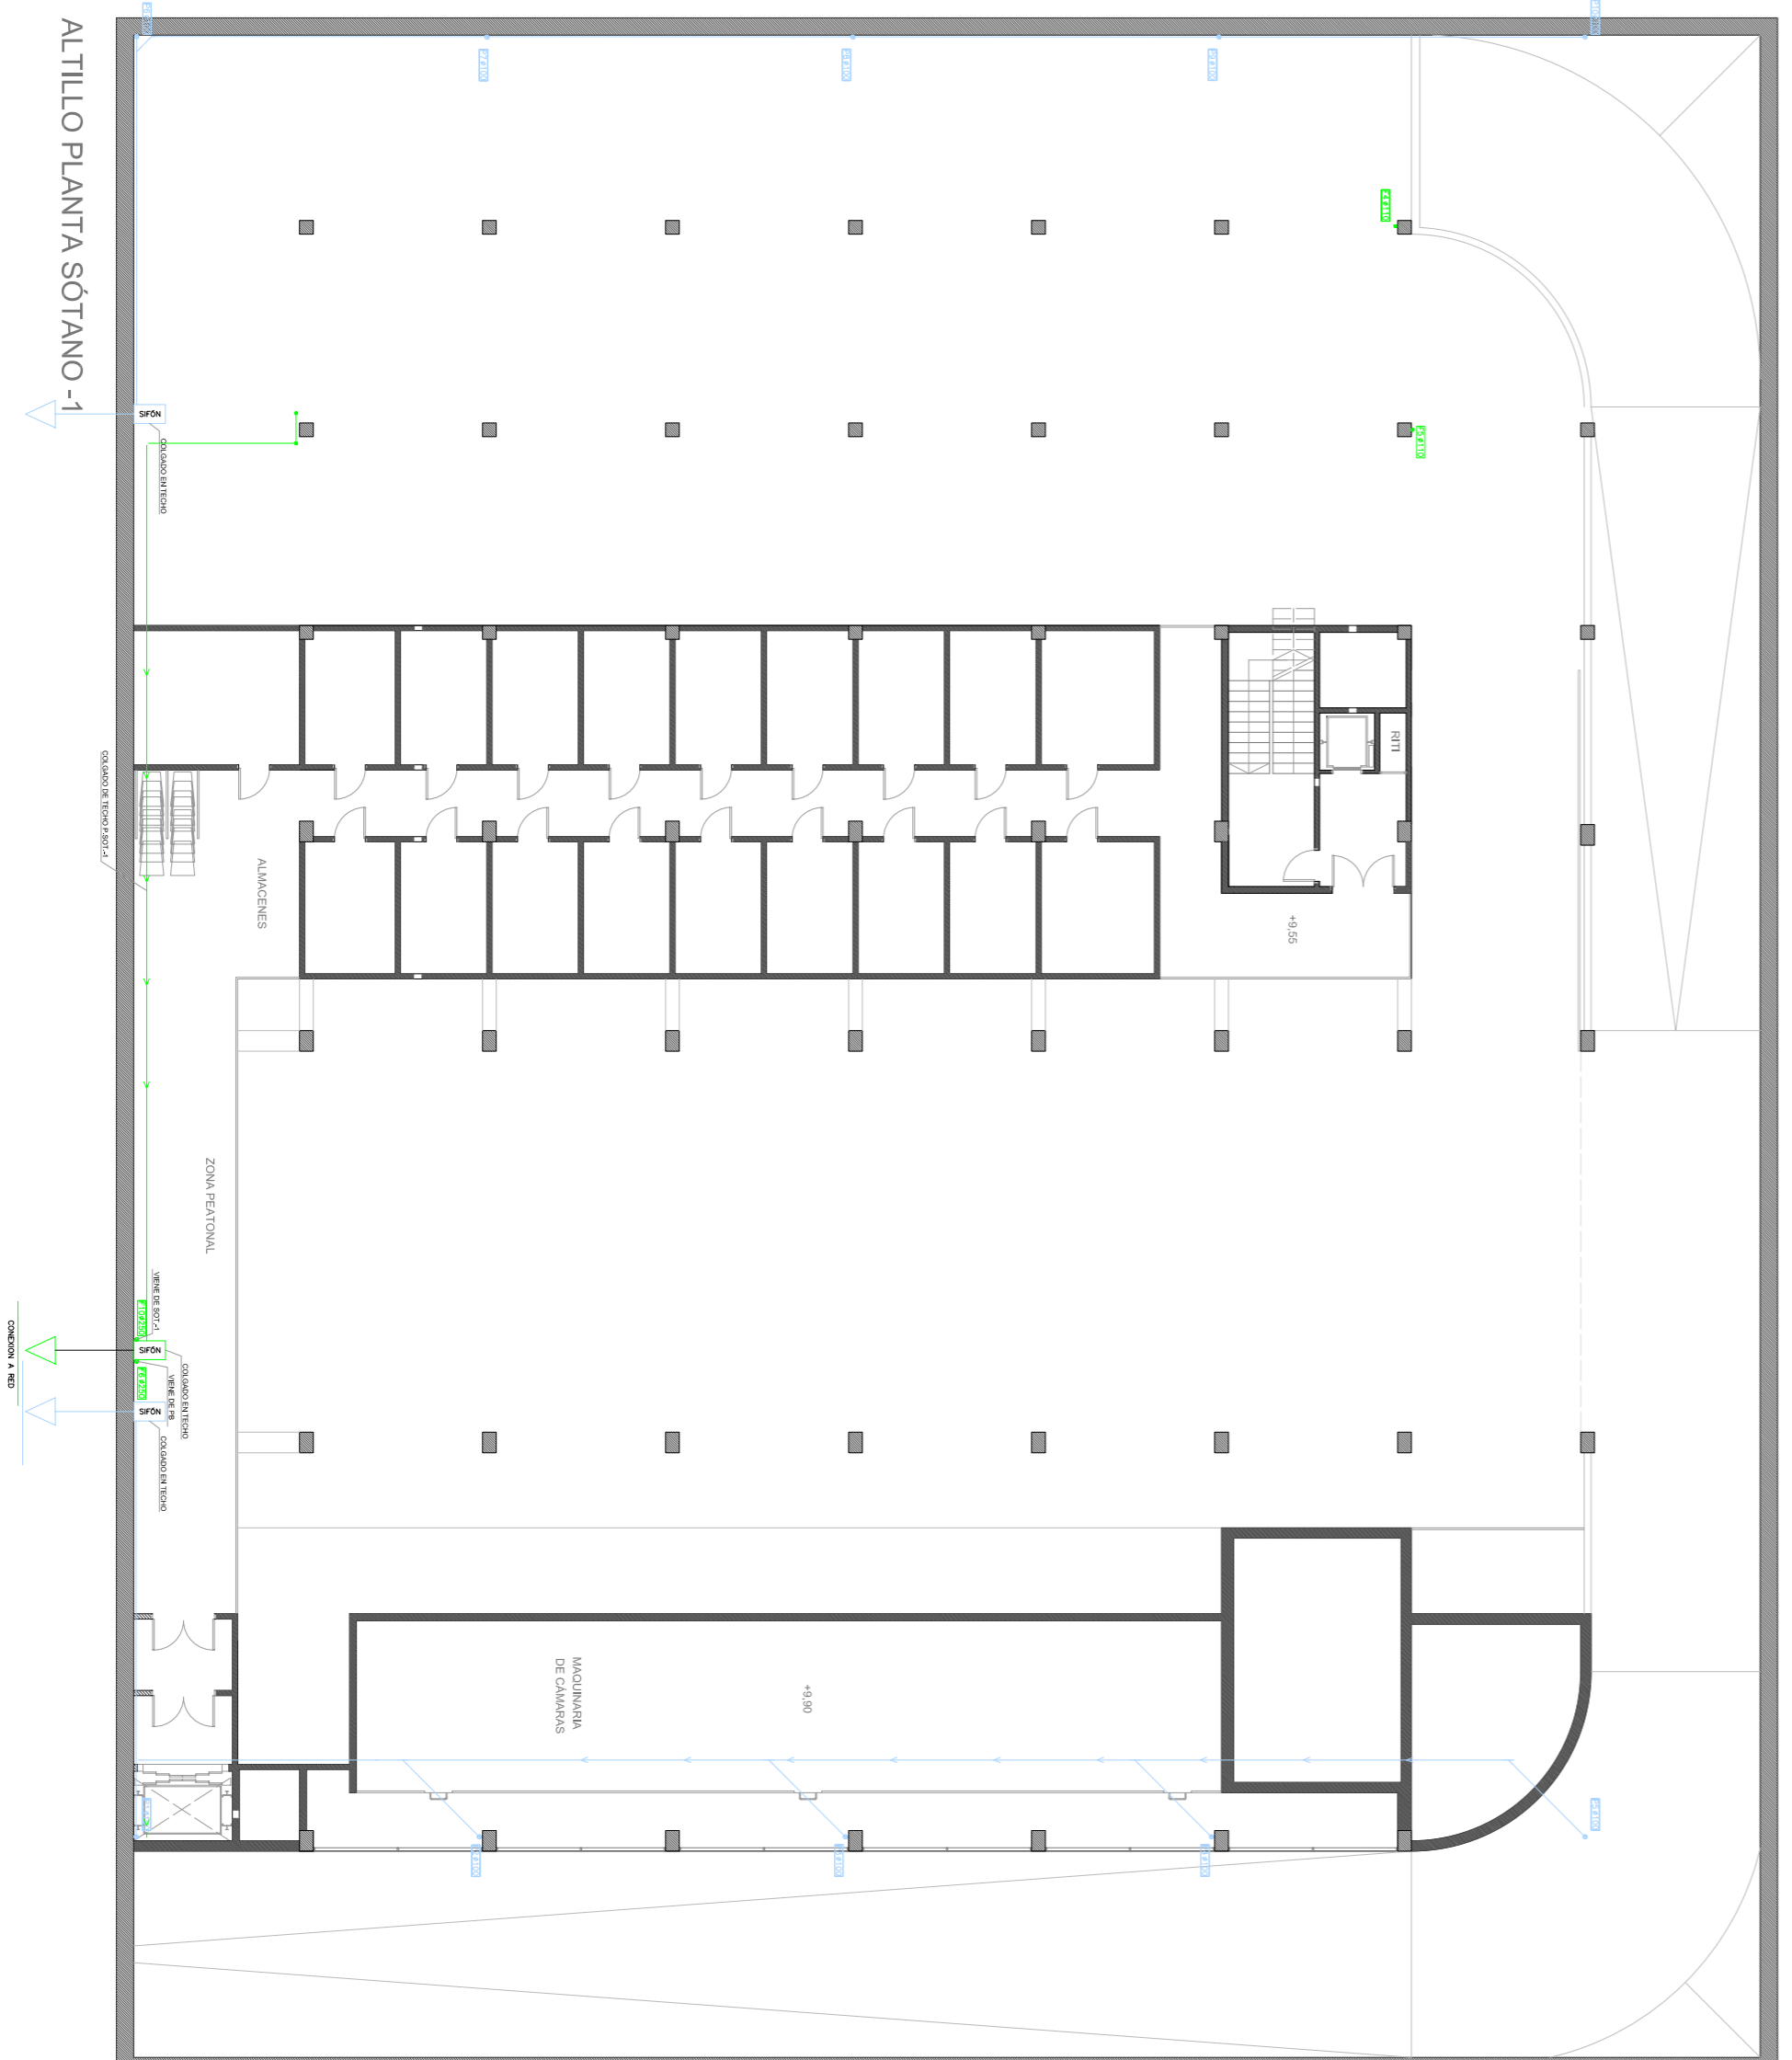

ALTILO PLANTA SOTANO -1

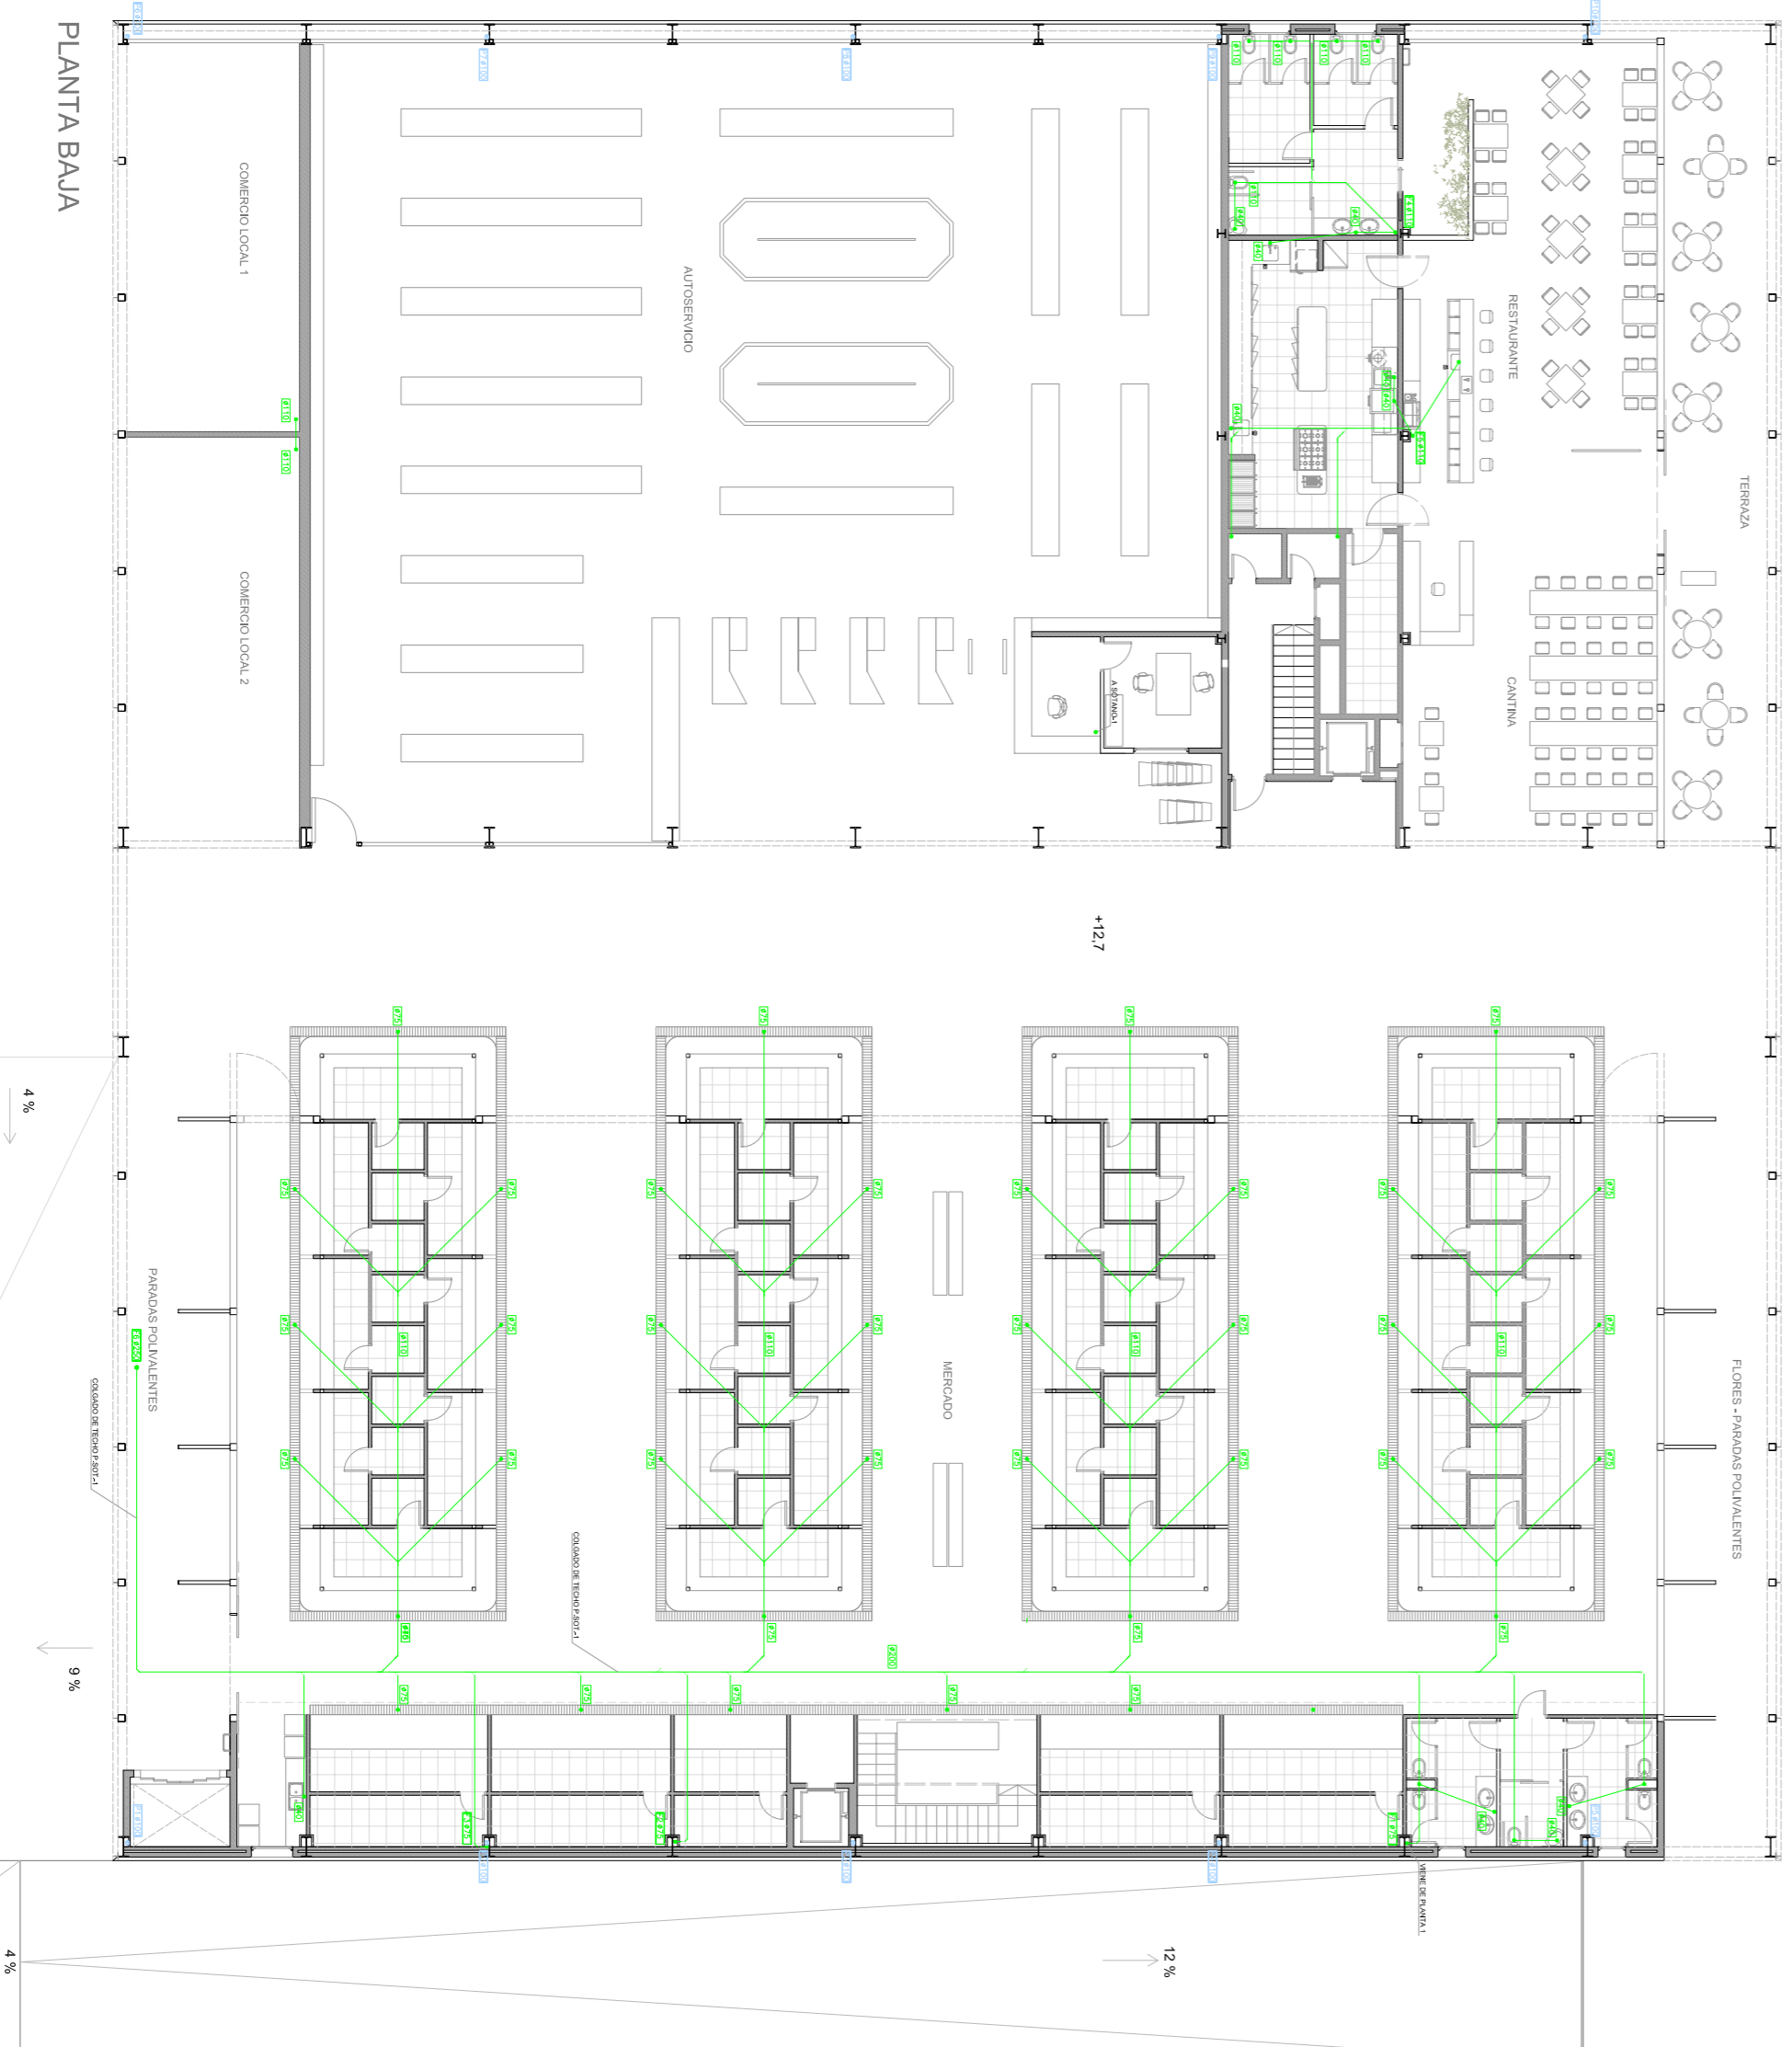

PLANTA BAJA



PLANTA PRIMERA

LEYENDA SANIAMIENTO

- Tubería aguas fecales.
- Tubería aguas pluviales.
- Bajante aguas fecales.
- Bajante aguas pluviales.
- Codo normal.

DIAMETRO DESAGÜES SANITARIOS

W.C.	0110
LAVABO	032
BIBET	040
DUTXA	040
FREGADERO	040
LAVAFRATOS	040



NUEVO MERCADO DEL BON PASTOR
 P.F.C. - TRIUNVAL N.º 1 MIQUEL URBANIZADA, PEÑA GÓMEZ, MONTE PONS, JOSÉ LUIS OYAN - TUROR PEÑE PUJOL - E.T.S.A.V.
CARMEN VILAR AGEA

SANIAMIENTO - ESCALA 1/200