


PLANTA BAJA
E:1/100

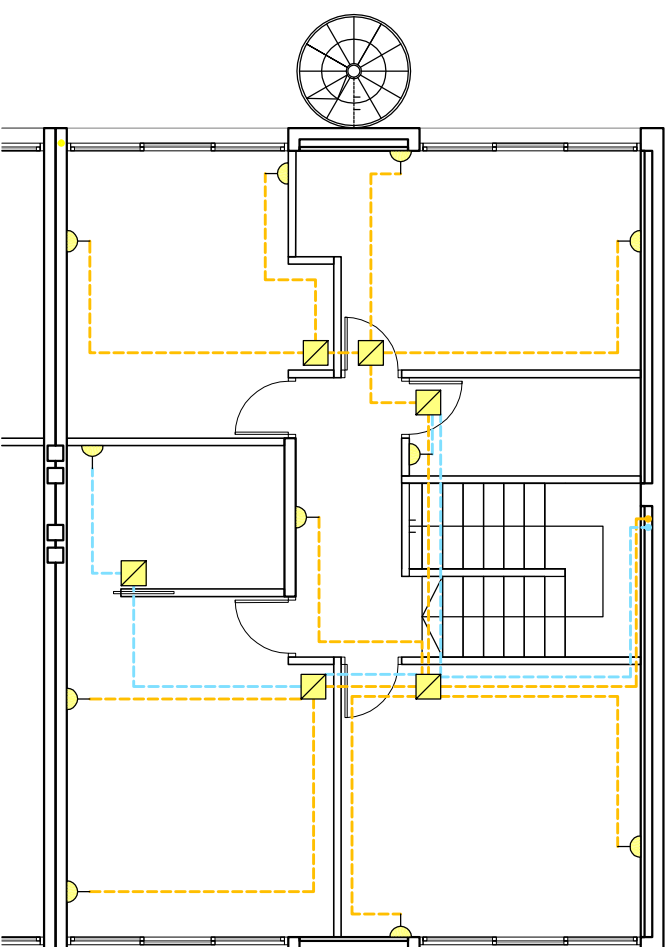

PLANTA PISO
E:1/100

LEYENDA DE F.E.M

- | | | | |
|--|------------------------------|--|-----------------------|
| | CAJA DERIVACIÓN | | LÍNEA C-13 |
| | BASE ENCHUFE 16A | | LÍNEA D.I. |
| | BASE ENCHUFE 25A | | LÍNEA AC FOTOVOLTAICA |
| | MOTOR | | |
| | RIEGO | | |
| | PISCINA | | |
| | CUADRO GENERAL DE PROTECCIÓN | | |
| | PICA DE PUESTA A TIERRA | | |
| | LÍNEA C-2 | | |
| | LÍNEA C-3 | | |
| | LÍNEA C-4 | | |
| | LÍNEA C-5 | | |
| | LÍNEA C-7 | | |

<p>Escola Politècnica Superior d'Enginyeria de Vilanova i la Geltrú UNIVERSITAT POLITÈCNICA DE CATALUNYA</p>	<p>TUTOR LUIS LUENGO</p>	<p>AUMNO ANTONIO MANRIQUE MARTÍNEZ</p>	<p>PROYECTO DE URBANIZACIÓN RESIDENCIAL TIPO, CON SISTEMA DE GENERACIÓN FOTOVOLTAICA CONECTADO A RED</p>	<p>EMPLAZAMIENTO "LA CARRERADA" MUNICIPIO VILANOVA I LA GELTRÚ</p>	<p>DENOMINACIÓN INSTALACIÓN DE FUERZA ELECTROMOTRIZ VIVIENDA TIPO</p>	<p>ESCALA 1/100</p>	<p>No. PLANO 08</p>
--	------------------------------	--	--	--	---	-------------------------	-------------------------