

Projecte de les Instal·lacions  
del CAP la Solana


Títol

Situació

NOMBRE	FECHA	ESCALA
PROJECTAT	03/06/08	1:2000
REVISAT	A.Bermejo 03/06/08	

Plano N°

1

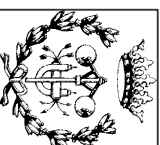

Títol

Projecte de les Instal·lacions  
del CAP la Solana



	NOMBRE	FECHA	ESCALA
PROJECTAT	A.Bermejo	03/06/08	1:200
REVISAT	A.Bermejo	03/06/08	

Distribució en Planta

Plano N°

2

.....	Sector 1: Zones boxes i consultes externes
.....	Sector 2: Consultes medicina general i sales espera
.....	Sector 3: Zona accés personal CUAP
.....	Sector 4: Unitat de radiologia
.....	Sector 5: Atenció al pacient i administració
.....	Sector 6: Zona lavabos

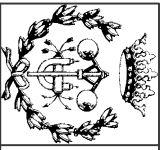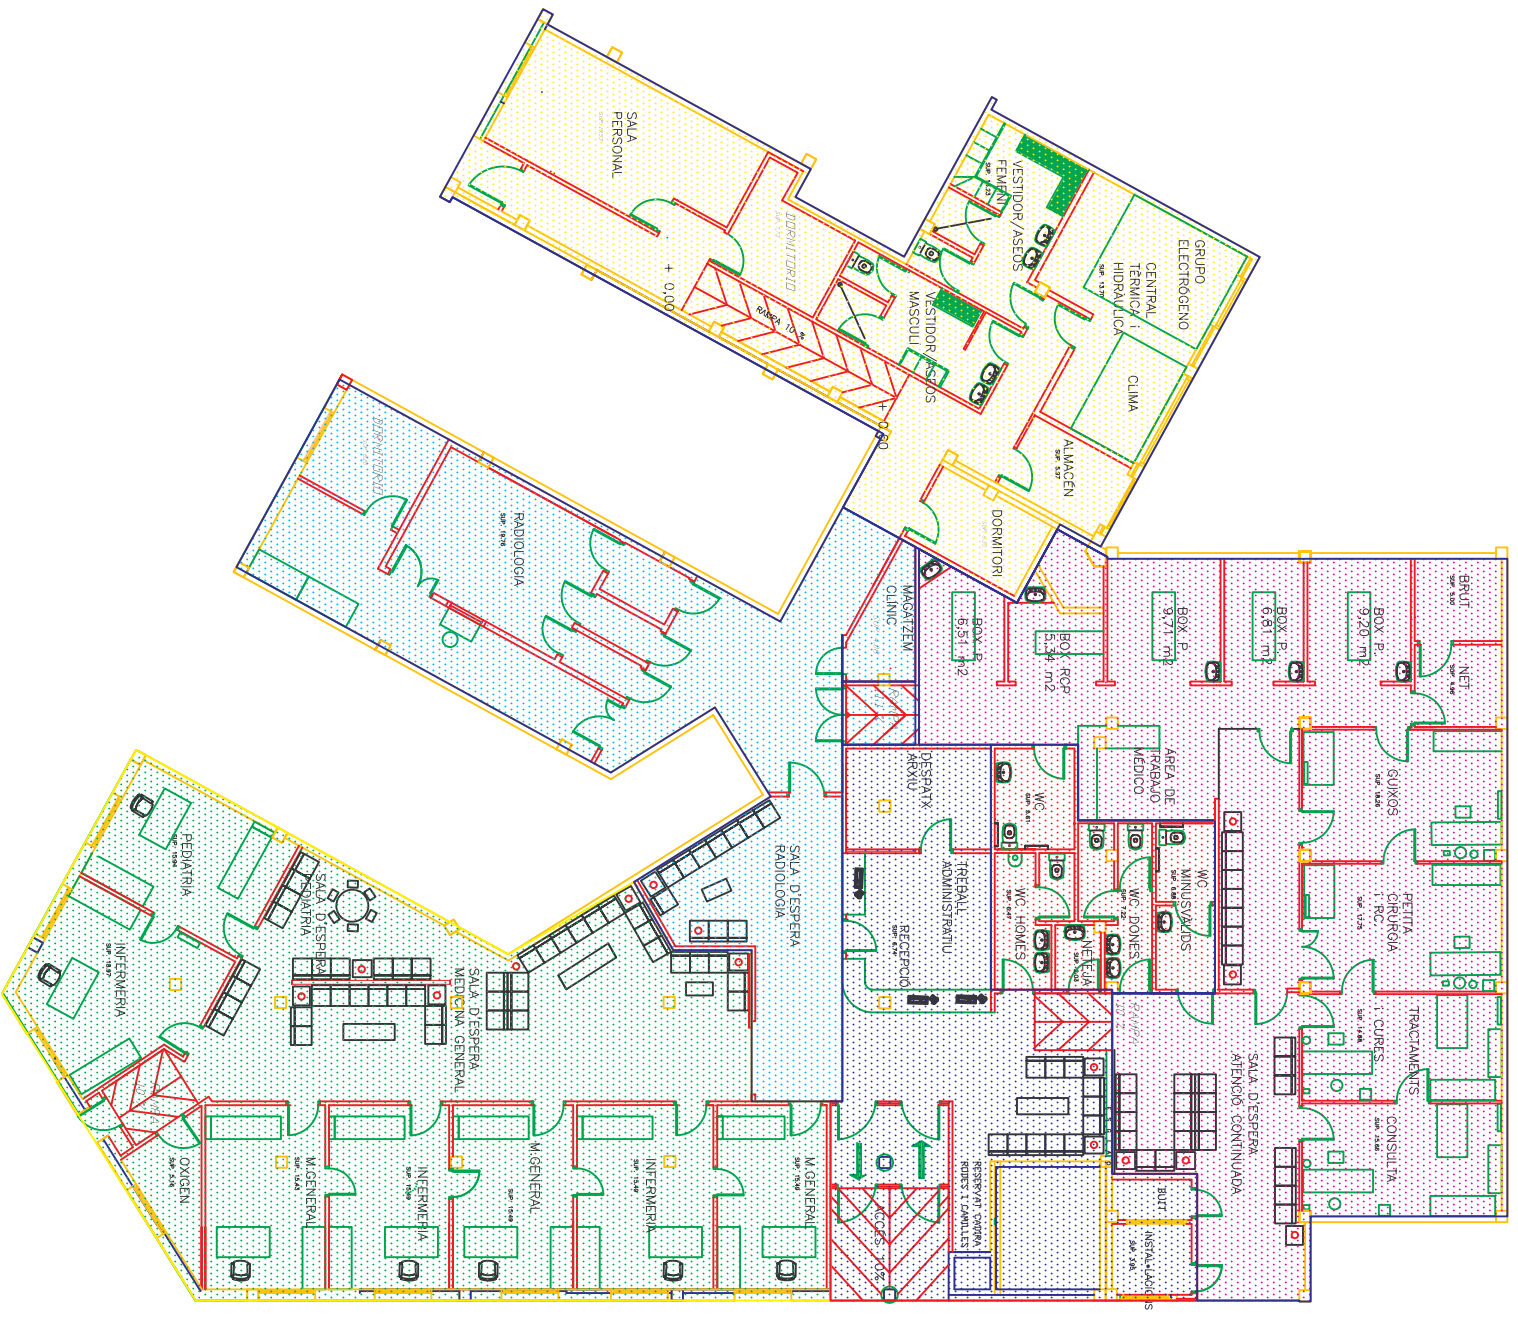



Títol

### Projecte de les Instal·lacions del CAP la Solana

		NOMBRE	FECHA	ESCALA
PROJECTAT	A.Bermejo	03/06/08	1:200	
REVISAT	A.Bermejo	03/06/08		

Distribució per sectors

Plano N° 3

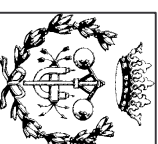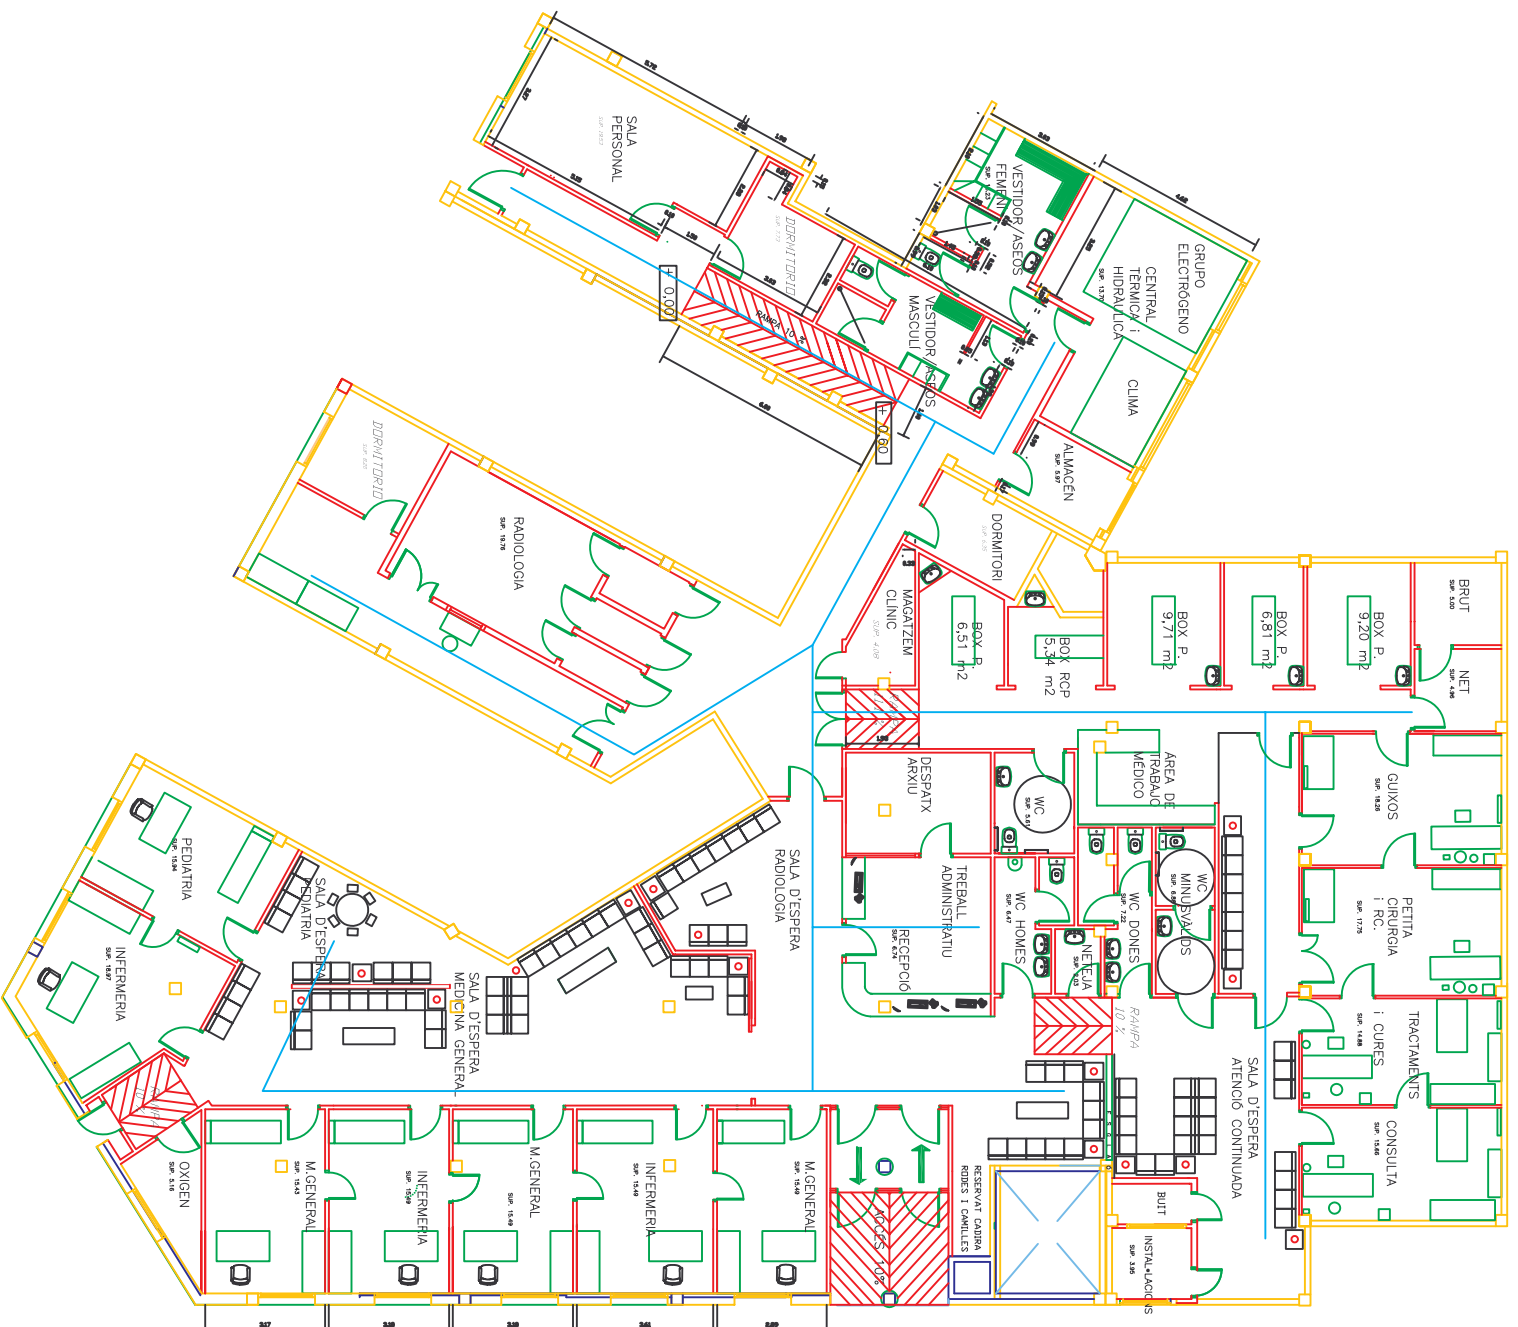

Projecte de les Instal·lacions  
del CAP la Solana



	NOMBRE	FECHA	ESCALA
PROJECTAT	A. Bermejo	03/06/08	1:200
REVISAT	A. Bermejo	03/06/08	


Instal·lació electrica


Títol

Plano N°

4

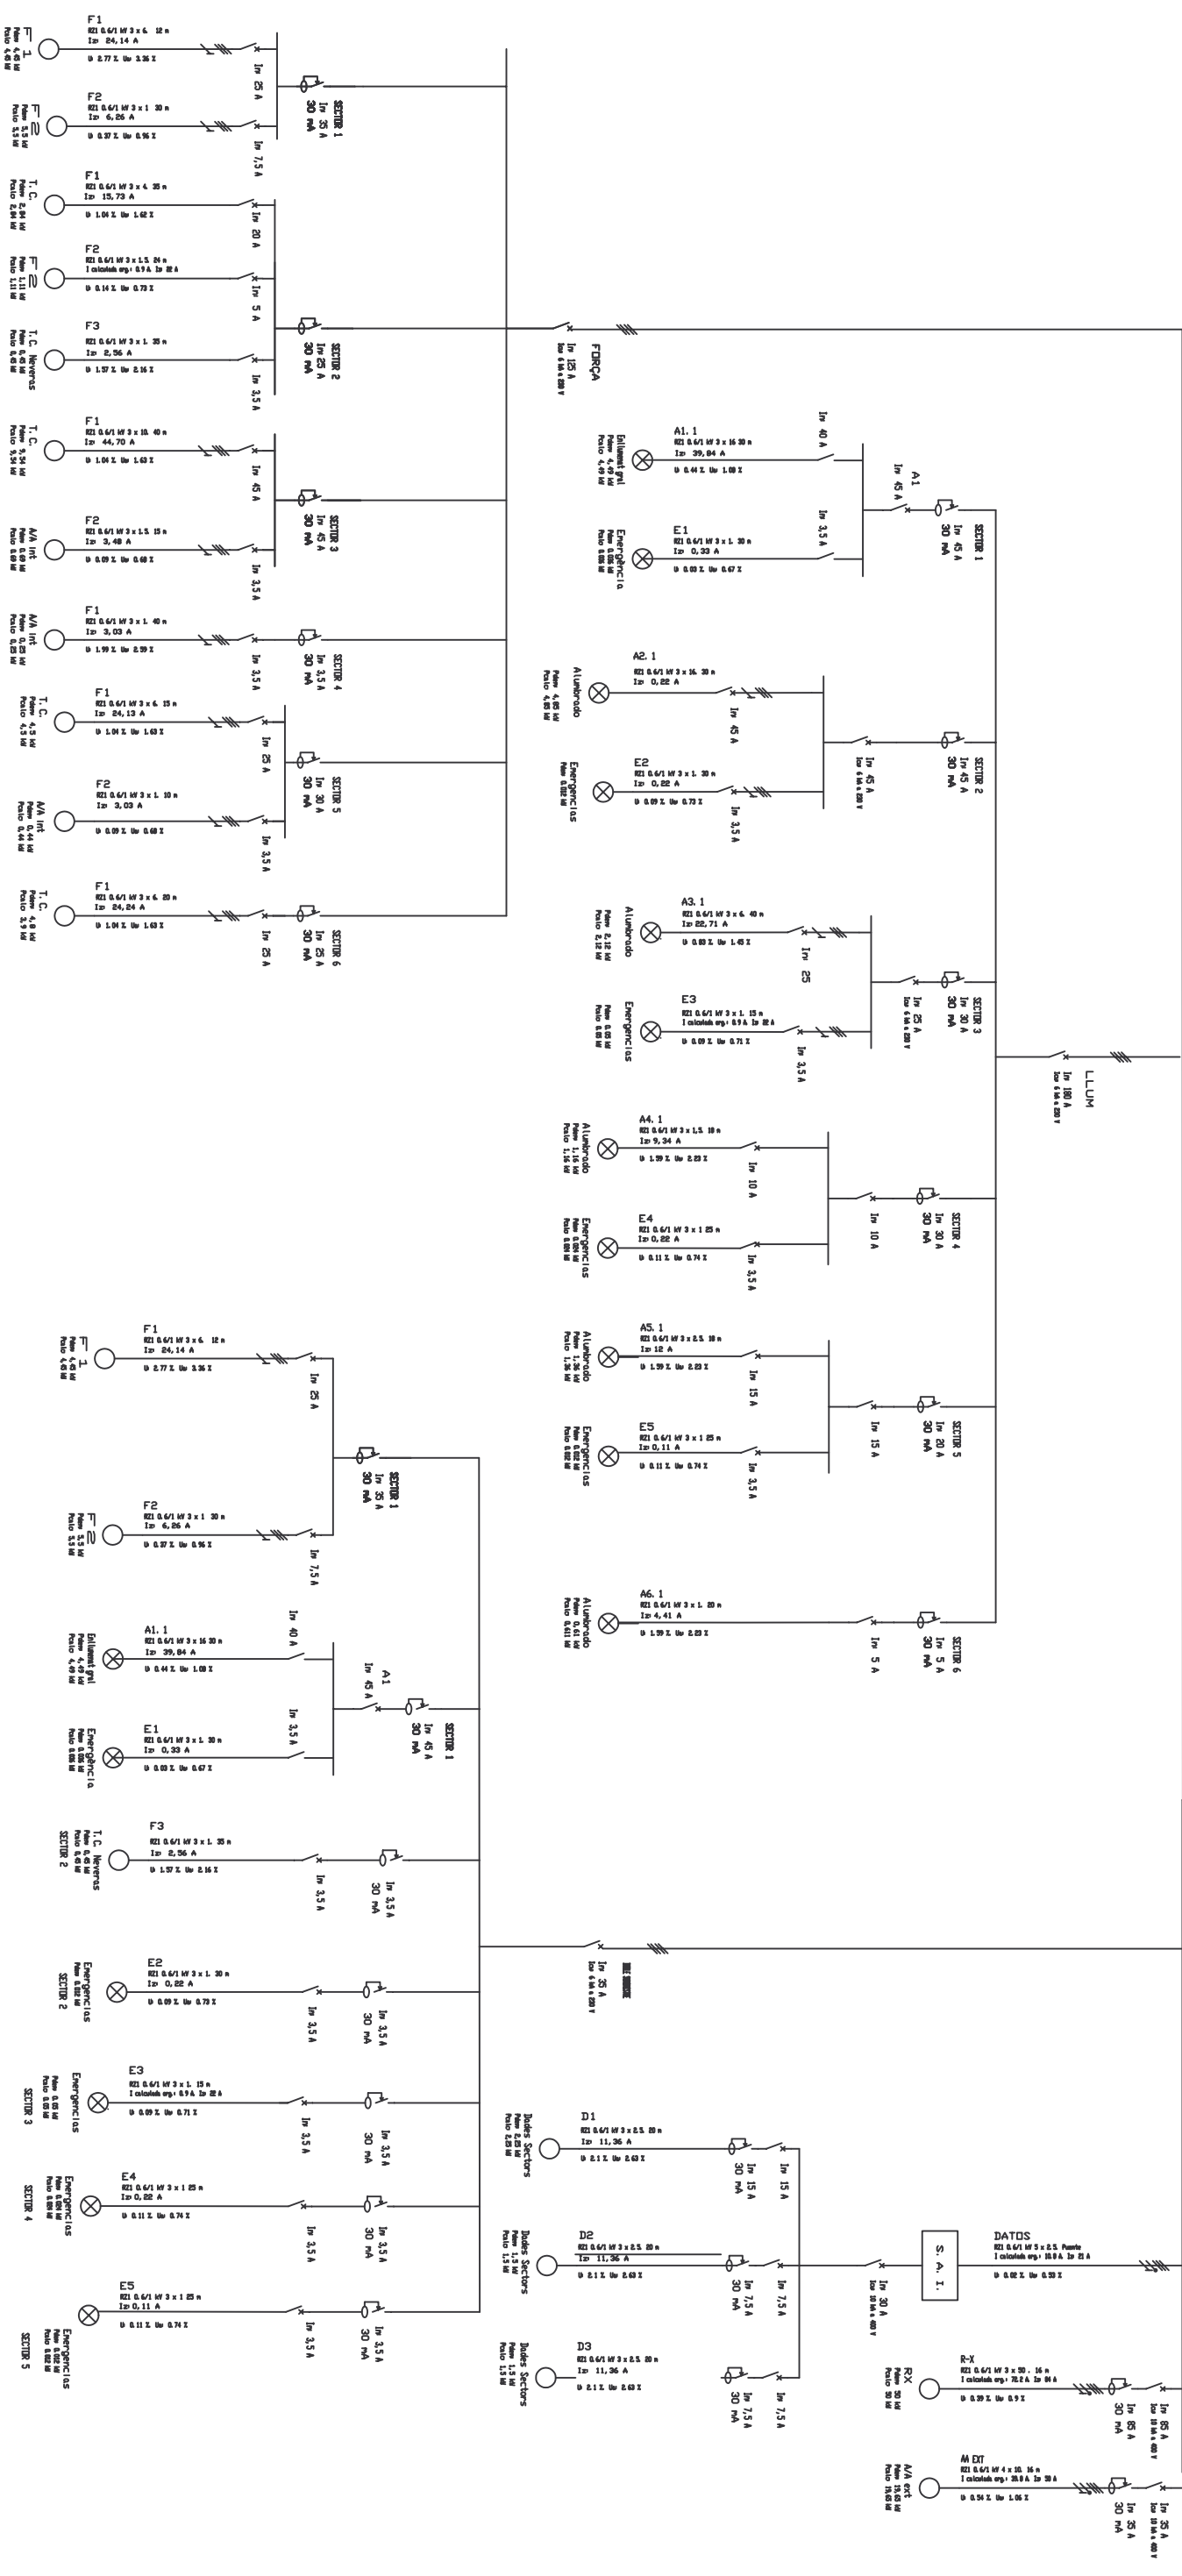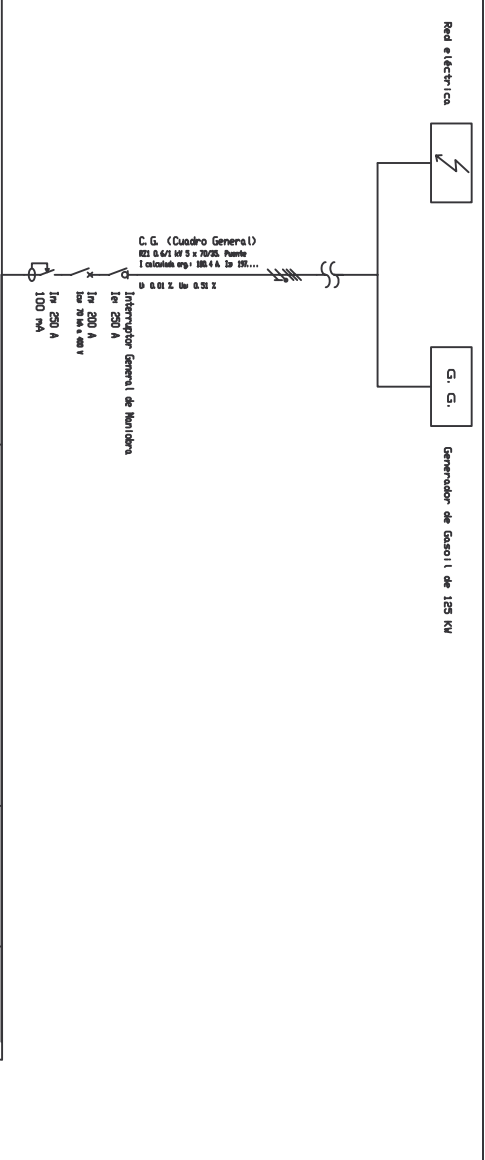


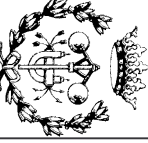 TITULO	<b>Proyecto de las Instalaciones del CAP la Solana</b>		NOMBRE	FECHA	ESCALA
	PROYECTAT REVISAT	A.Bermejo A.Bermejo		14/05/08 14/05/08	
Unifilar	Plano N°		10		

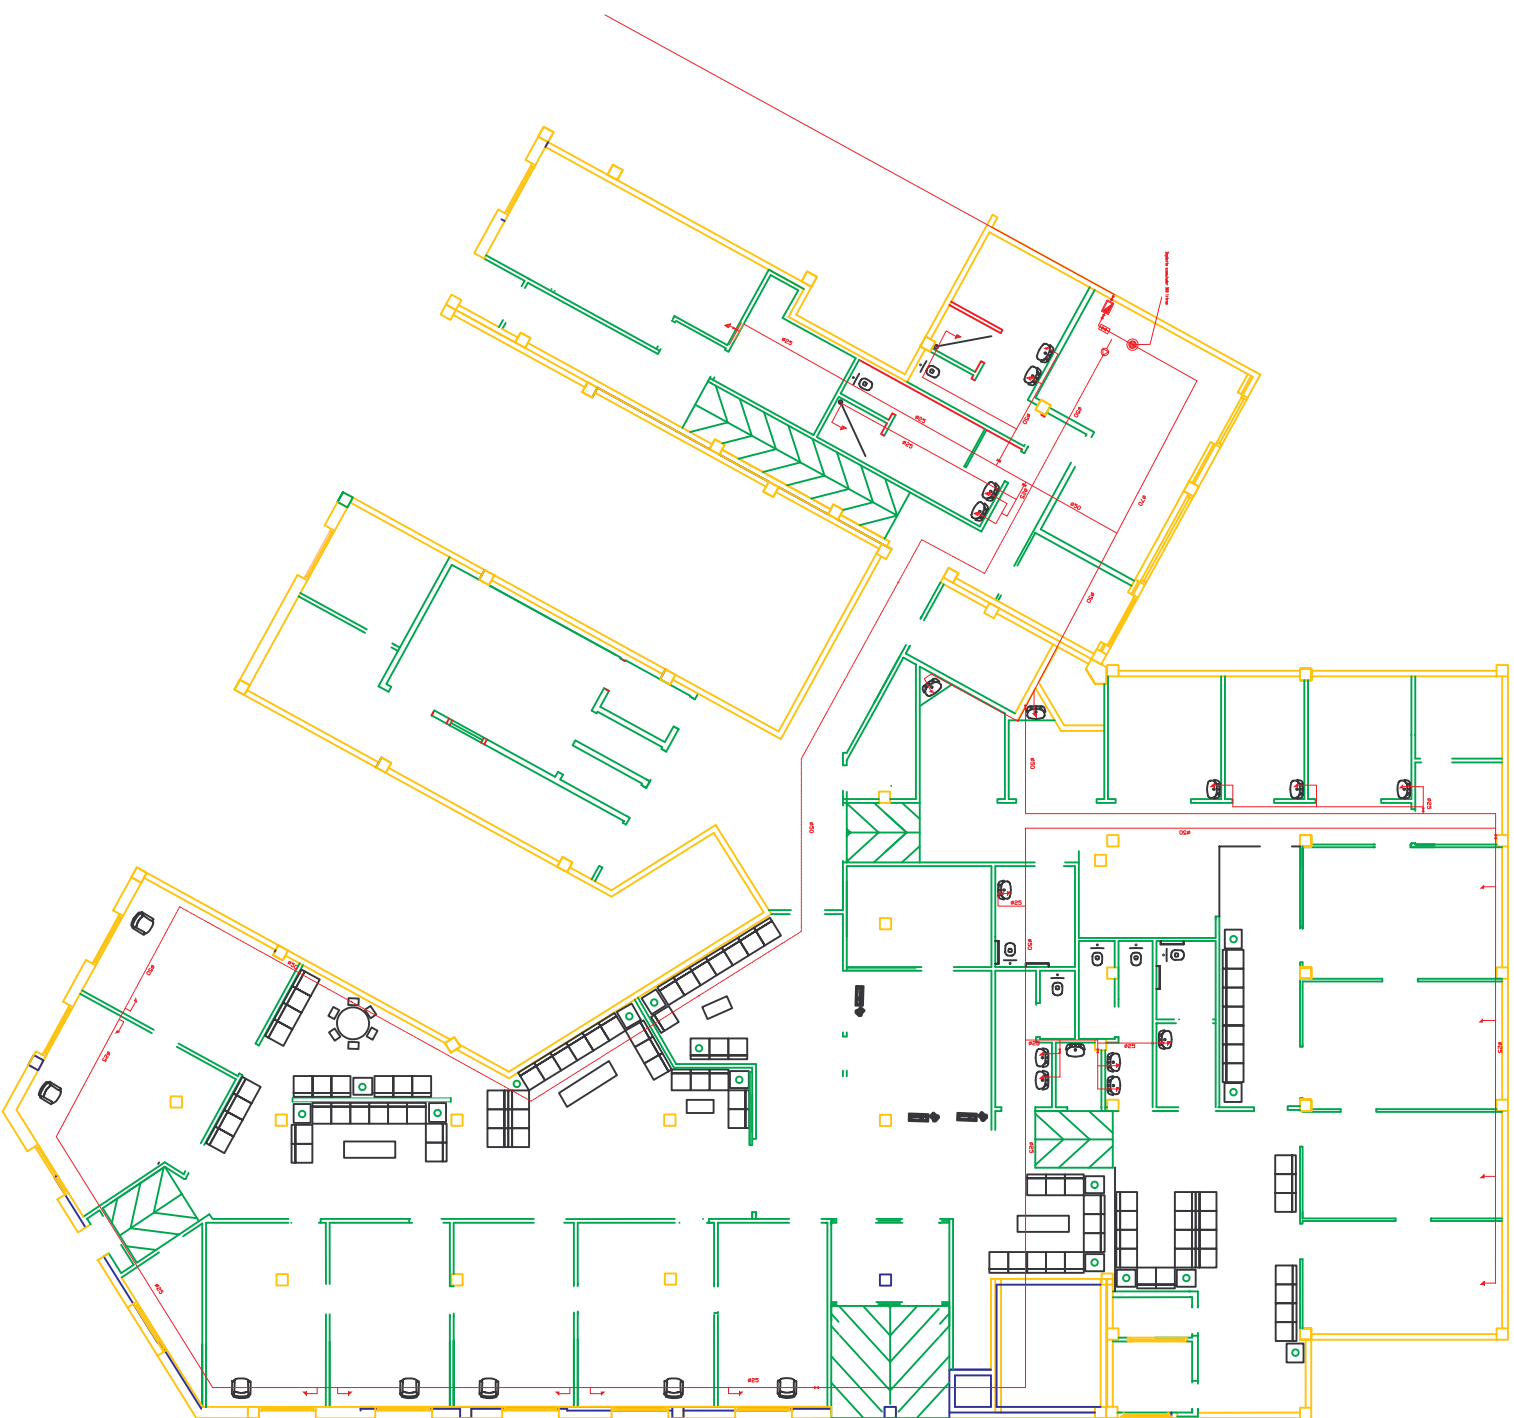

Ramal AC

Recirculació AC

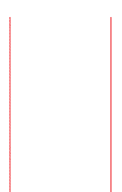

Títol


Projecte de les Instal·lacions  
del CAP la Solana

Instal·lació d'aigua calenta

PROJECTAT	NOMBRE	FECHA	ESCALA
A. Bermejo	A. Bermejo	03/06/08	1:200
REVISAT	A. Bermejo	03/06/08	

Plano N°

6

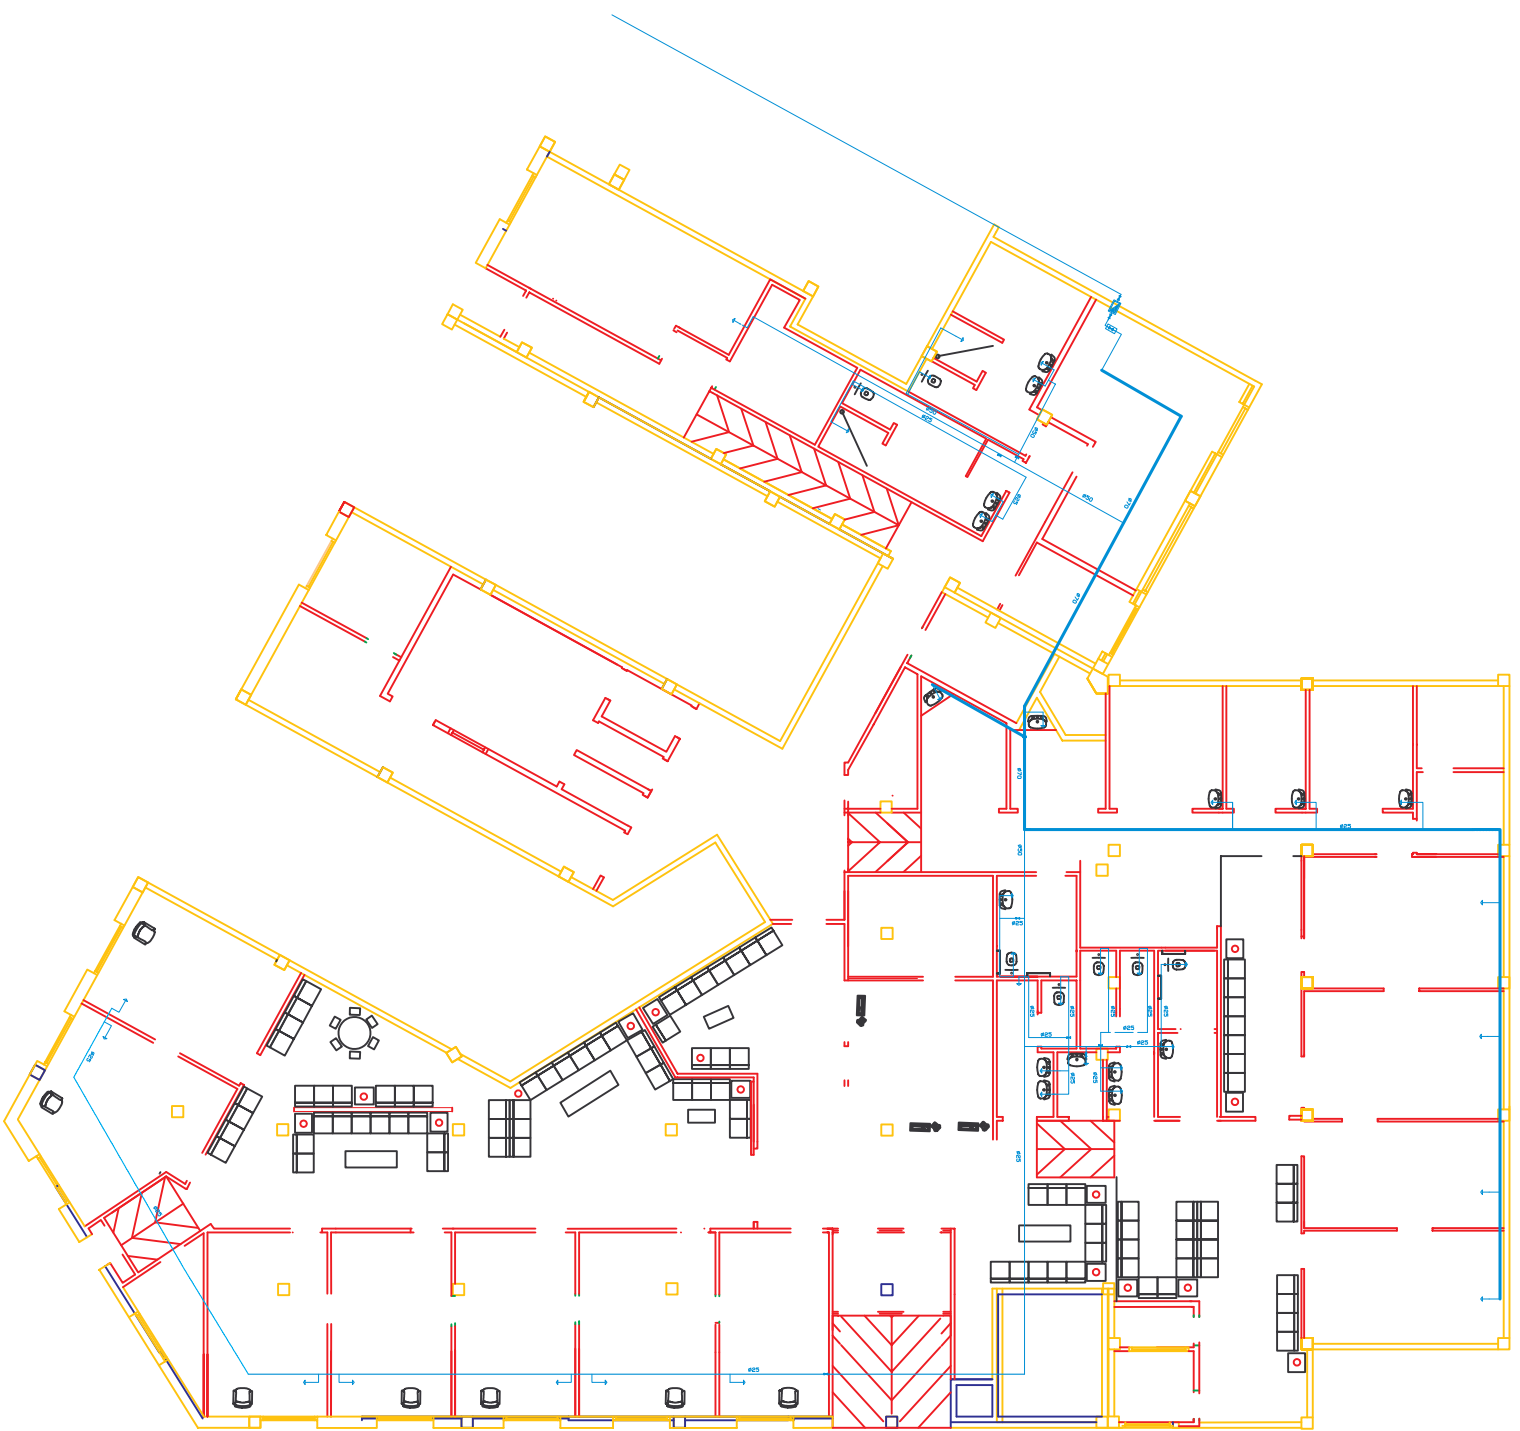

Ramal AF



**Projecte de les Instal·lacions  
del CAP la Solana**



**Instal·lació d'aigua freda**

	NOMBRE	FECHA	ESCALA
PROYECTAT	A.Bermejo	03/06/08	1:200
REVISAT	A.Bermejo	03/06/08	

Títol

Plano N°

7

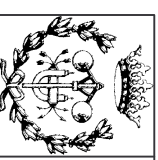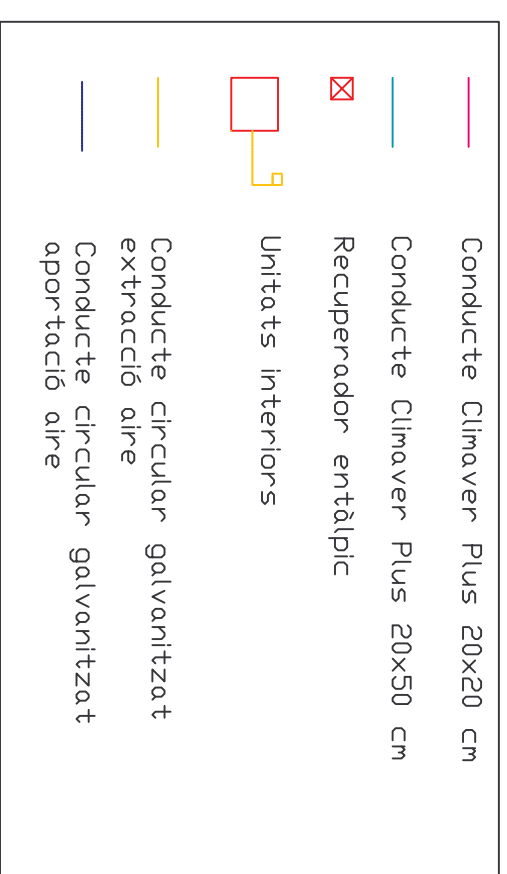



Projecte de les Instal·lacions  
del CAP la Solana

PROJECTAT	A. Bermejo	03/06/08
REVISAT	A. Bermejo	03/06/08

Títol: Distribució Conductes de ventilació

NOMBRE	FECHA	ESCALA
A. Bermejo	03/06/08	1:200
Plano N°		8



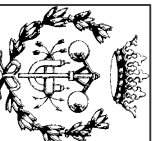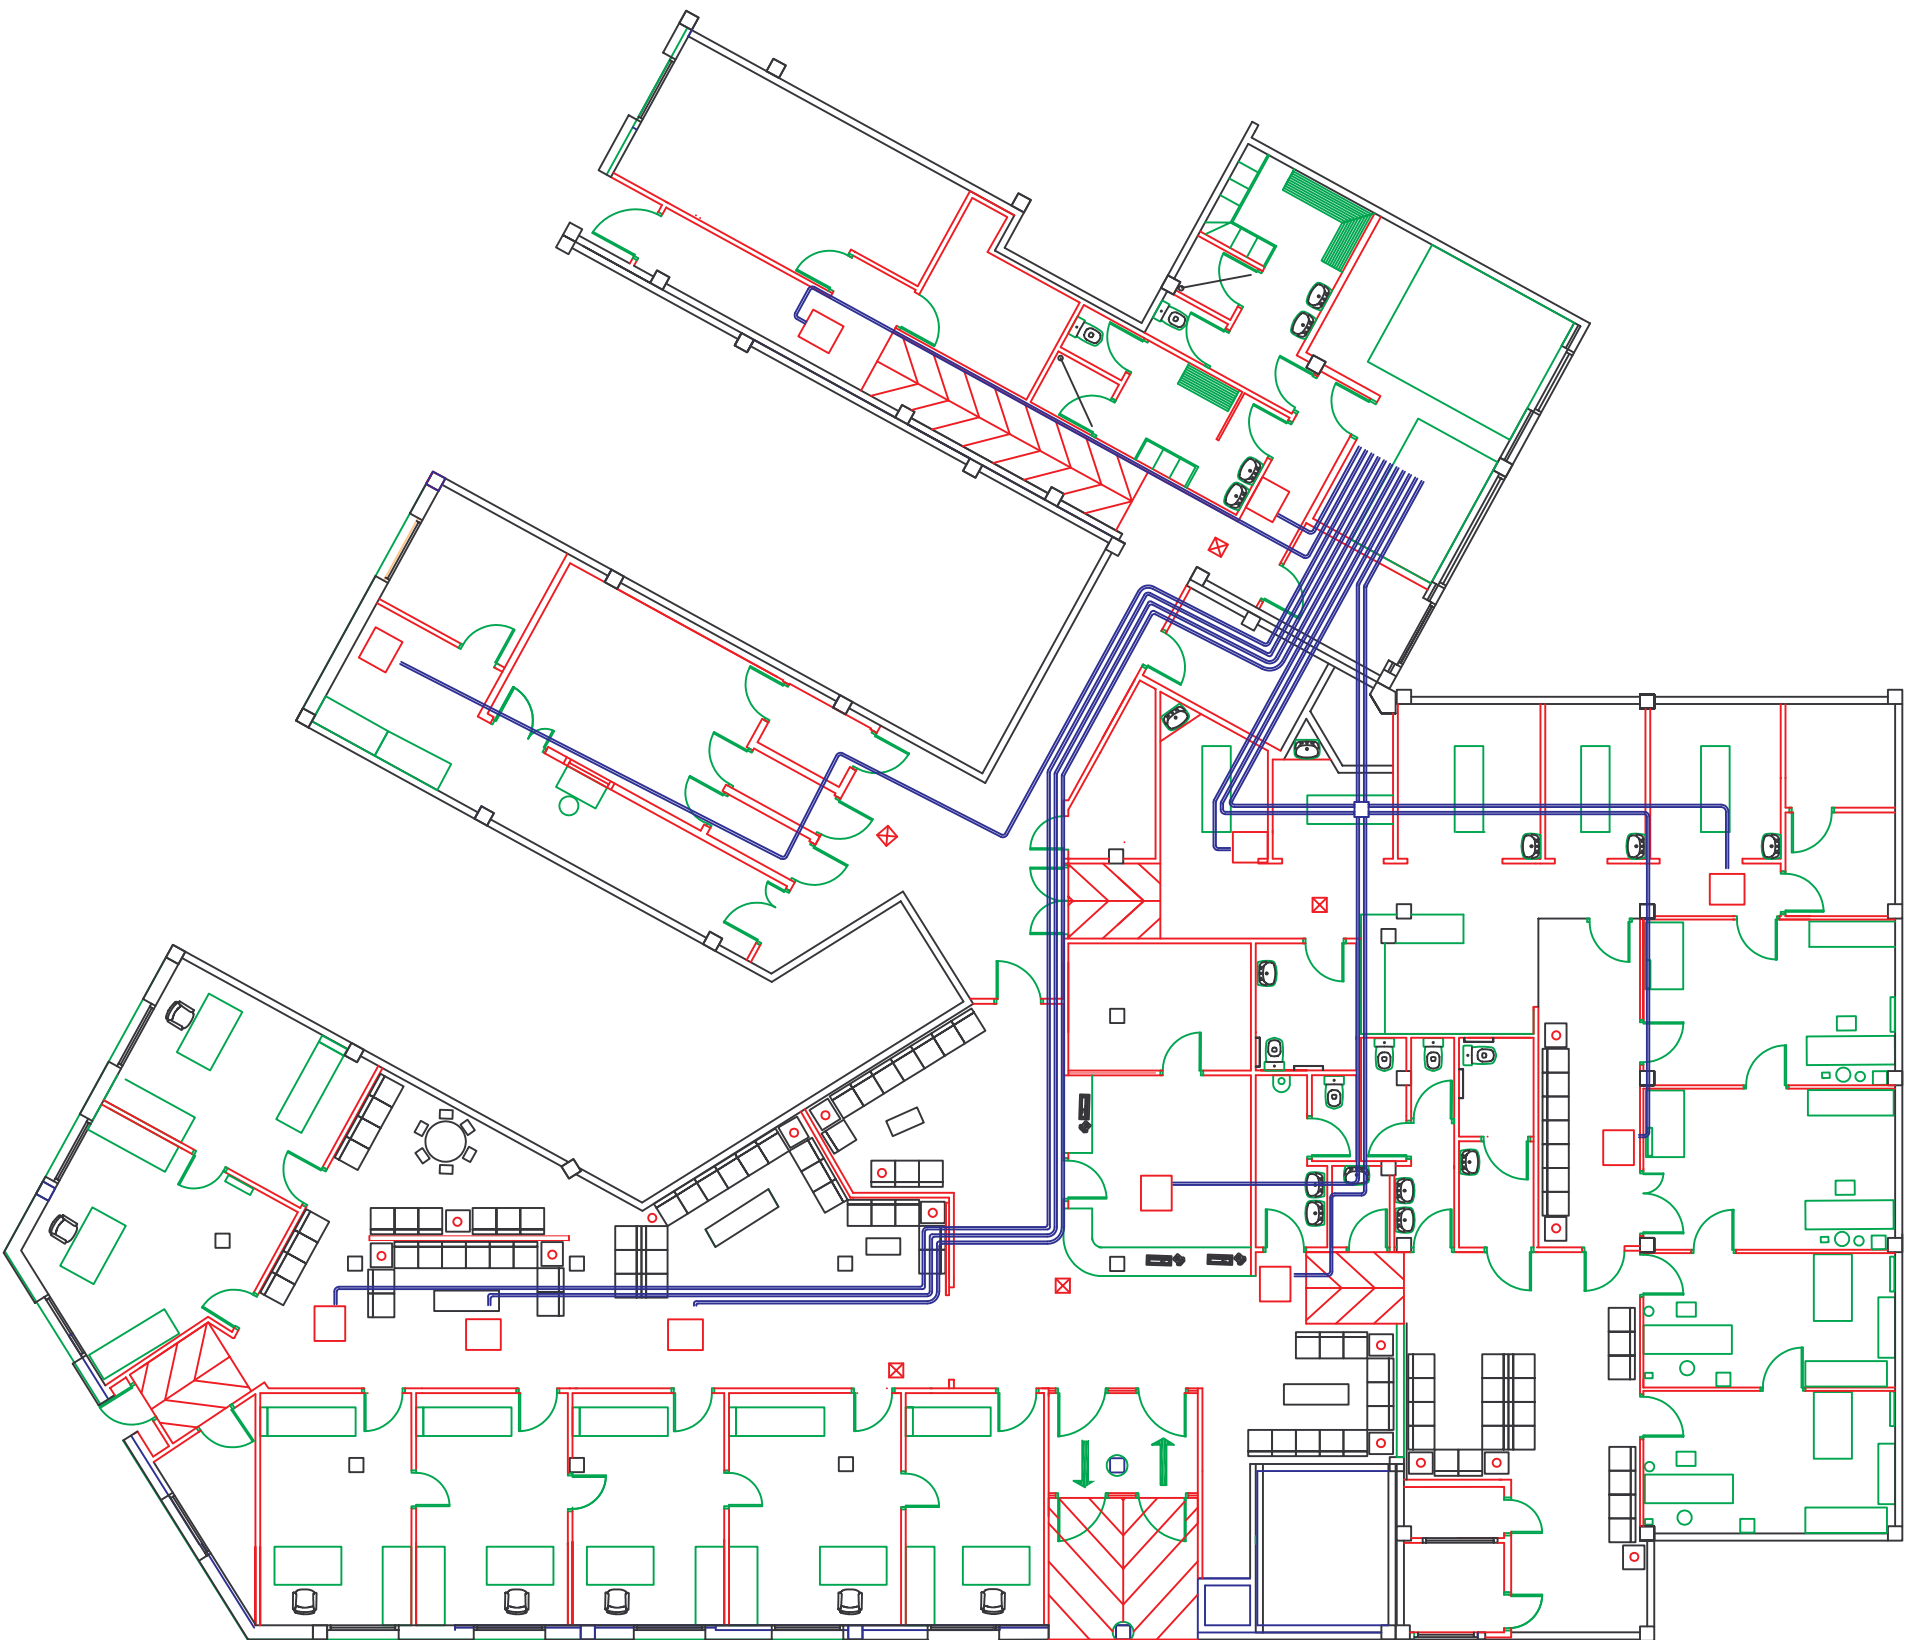

**Projecte de les Instal·lacions  
del CAP la Solana**


		NOMBRE	FECHA
PROJECTAT	A.Bermejo	14/05/08	
REVISAT	A.Bermejo	14/05/08	

ESCALA  
**1:200**


TITULO  
**Distribució fluid unitats de climatització**

Plano N°

**9**

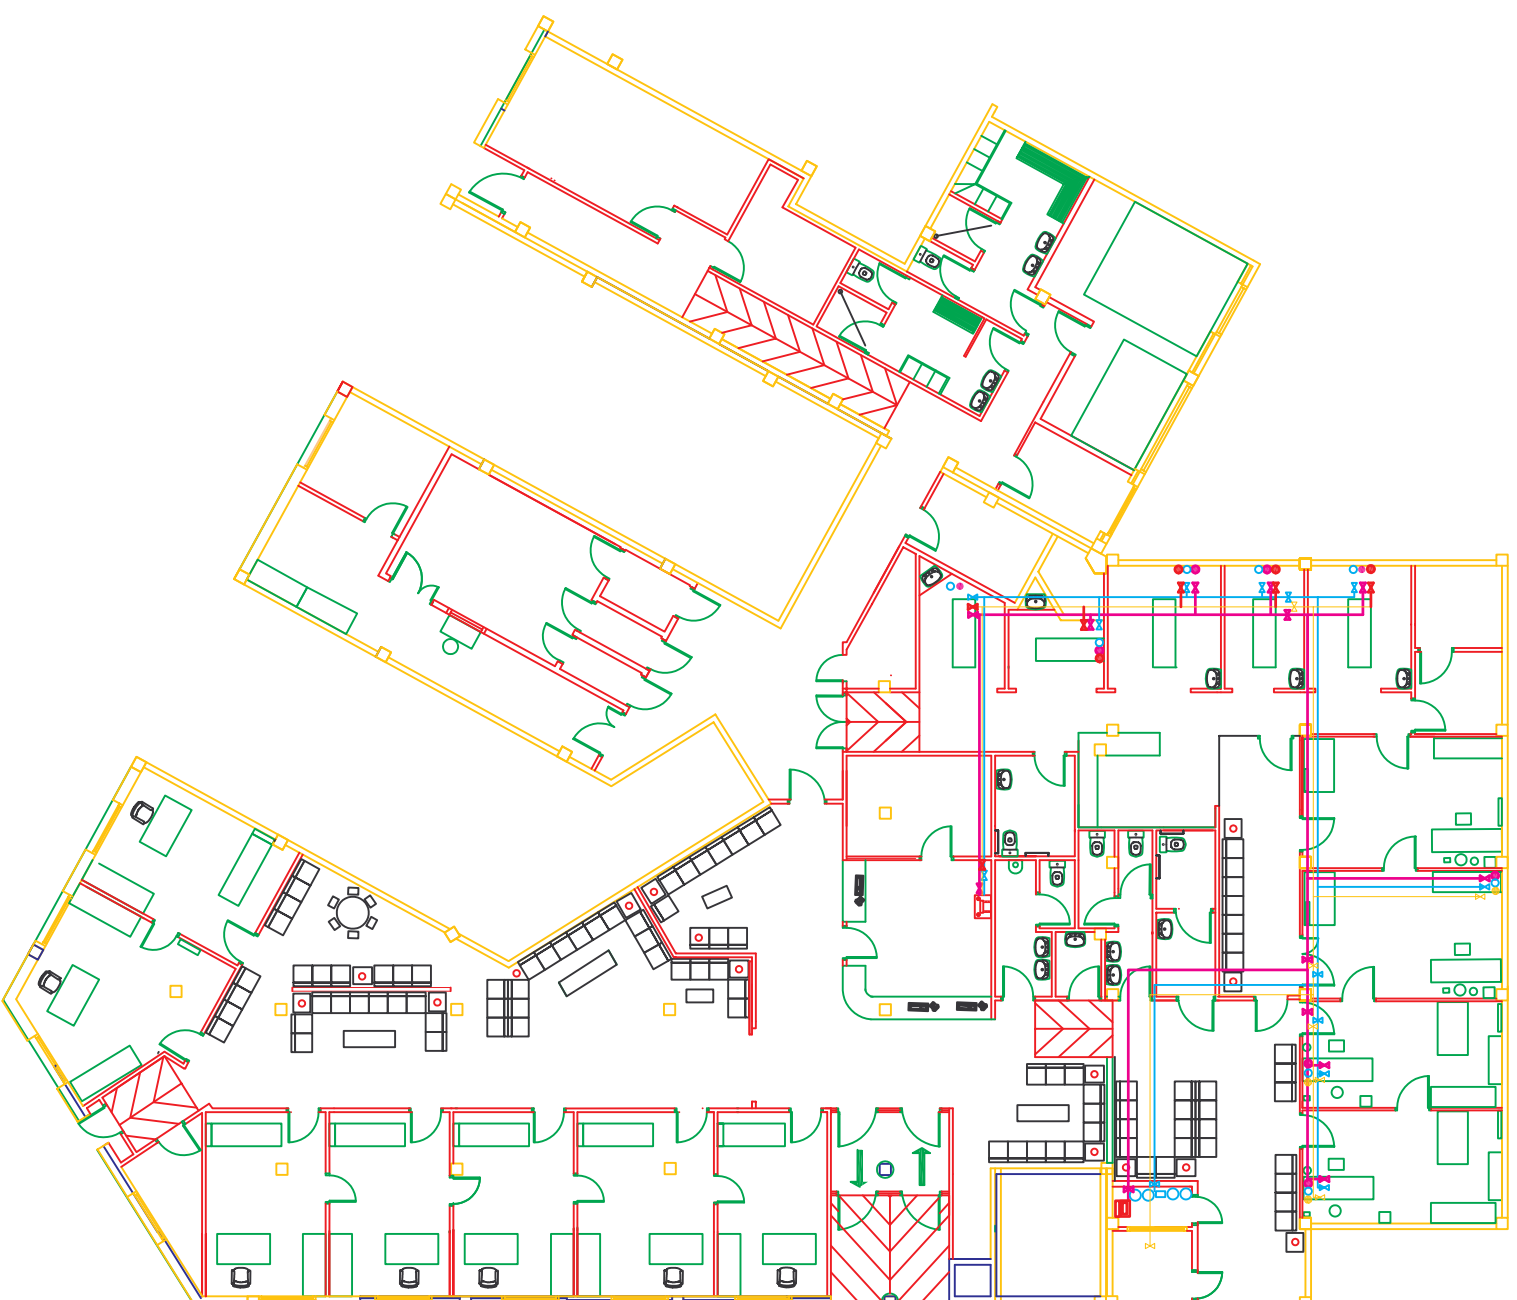

SIMBOLOGIA	
GASES TÈCNICS	
DETALLE CONDUCTO INSTALACIONES	
	LINIA SUMINISTRE AIRE COMPRIMIT
	PRESA AIRE COMPRIMIT
	LINIA SUMINISTRE OXIGEN
	PRESA OXIGEN
	LINIA SUMINISTRE BUIT
	PRESA BUIT
	VALVULA
	MANOREDUCTOR 2º ESTADIO
	CENTRAL ALARMA CLINICA

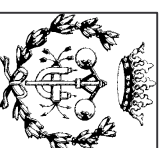

Títol




Projecte de les Instal·lacions  
del CAP la Solana

NOMBRE		FECHA		ESCALA	
PROYECTAT	A.Bermejo	03/06/08		1:200	
REVISAT	A.Bermejo	03/06/08			

Instal·lació de gasos tècnics

Plano N°



10

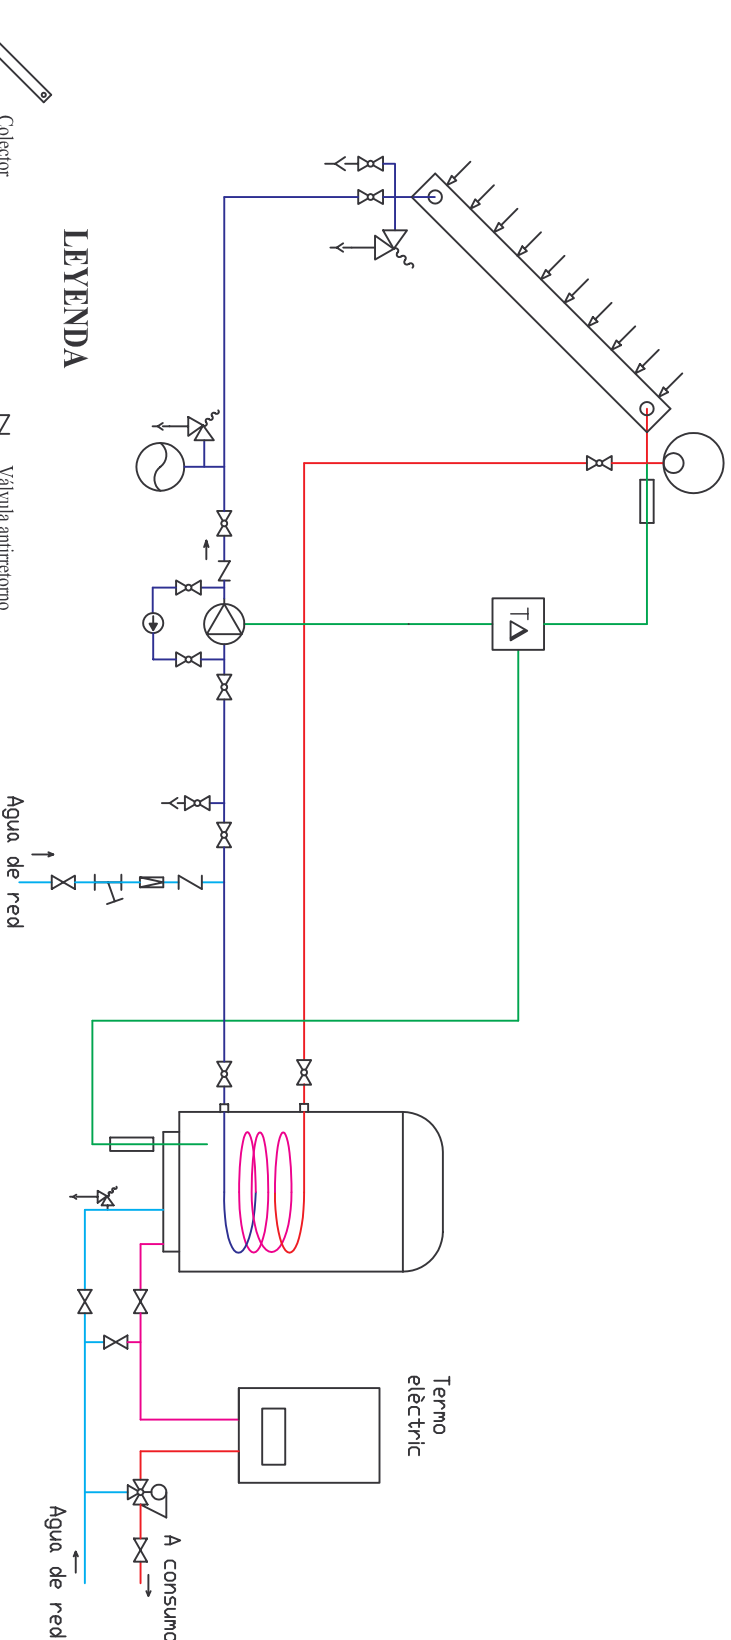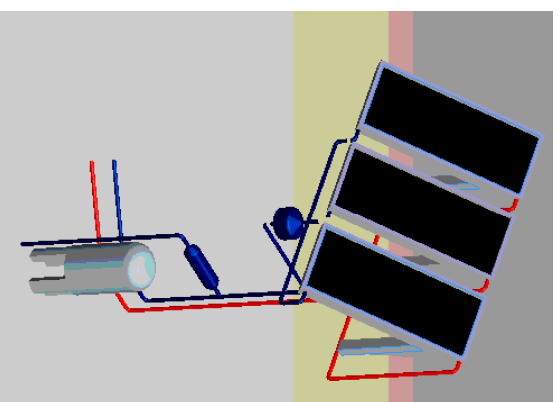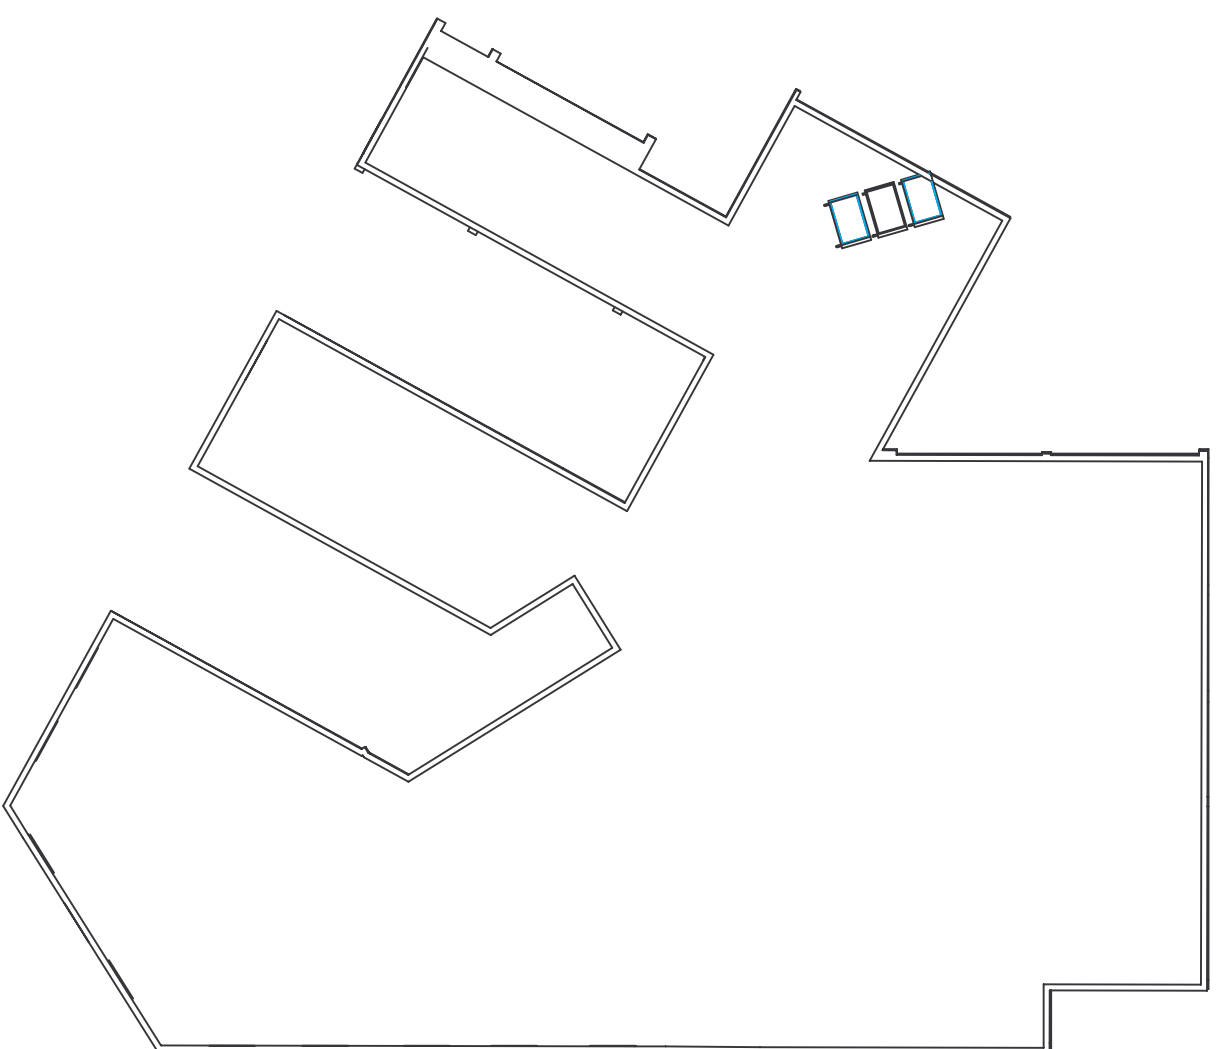

**LEYENDA**

- Colector
- Bomba
- Purgador
- Sonda
- Manómetro
- Termómetro
- Termostato de inmersión
- Depósito de expansión
- Válvula motorizada de 2 vías
- Válvula de vaciado con llave
- Válvula antirretorno
- Válvula de corte
- Válvula de vaciado
- Válvula de seguridad
- Compensador de dilatación
- Intercambiador de serpentina
- Válvula de equilibrado
- Manguito antivibratorio
- Filtro de asiento inclinado
- Calorímetro
- Válvula de seguridad
- Válvula reductora de presión
- Válvula termostática

	<b>Proyecto de les Instalacions del CAP la Solana</b>		NOMBRE	A. Bermejo	FECHA	03/06/08	ESCALA <b>1:200</b>
			PROYECTAT	A. Bermejo	03/06/08		
Títol <b>Instal·lació Panells Solars Tèrmics</b>	REV/SAT	A. Bermejo	03/06/08	Plano N°	11		

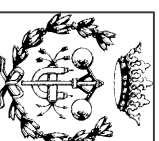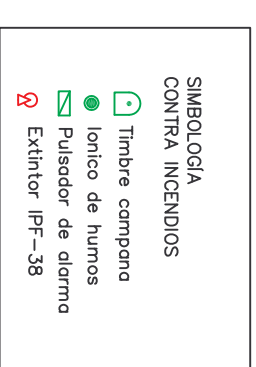

**Projecte de les Instal·lacions  
del CAP la Solana**




	NOMBRE	FECHA	ESCALA
PROYECTAT	A. Bermejo	03/06/08	1:200
REVISAT	A. Bermejo	03/06/08	

Títol

Protecció Contra Incendis

Plano N°

12

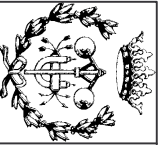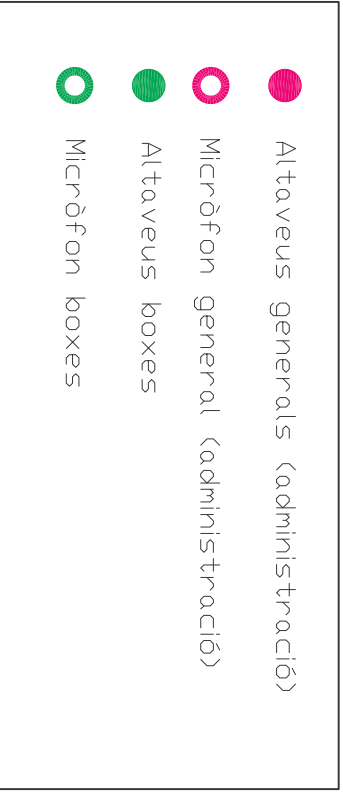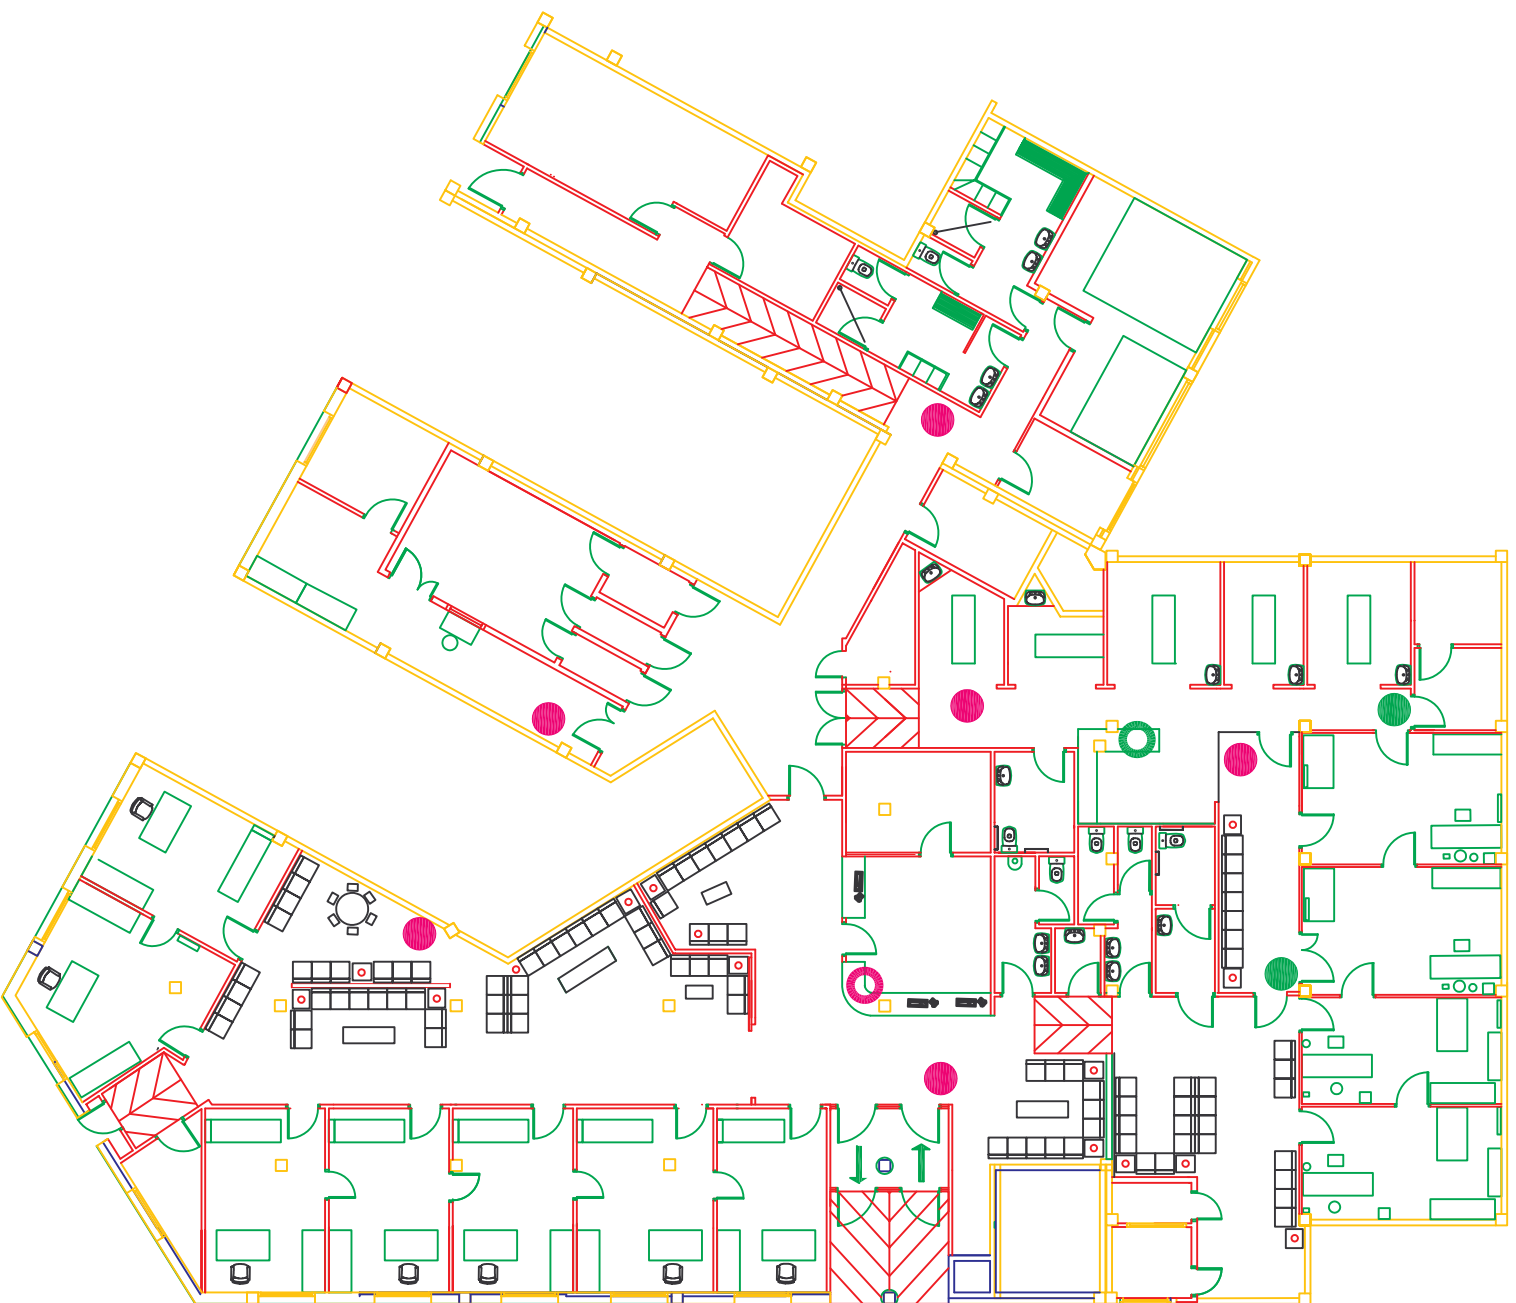

Títol




Projecte de les Instal·lacions  
del CAP la Solana

		NOMBRE	FECHA	ESCALA
PROJECTAT	A.Bermejo	03/06/08	1:200	
REVISAT	A.Bermejo	03/06/08		

Instal·lació de megafonia

Plano N°

13

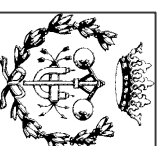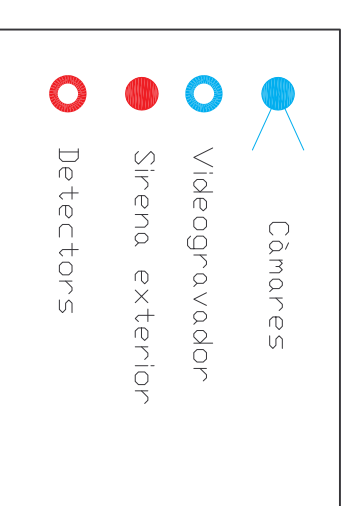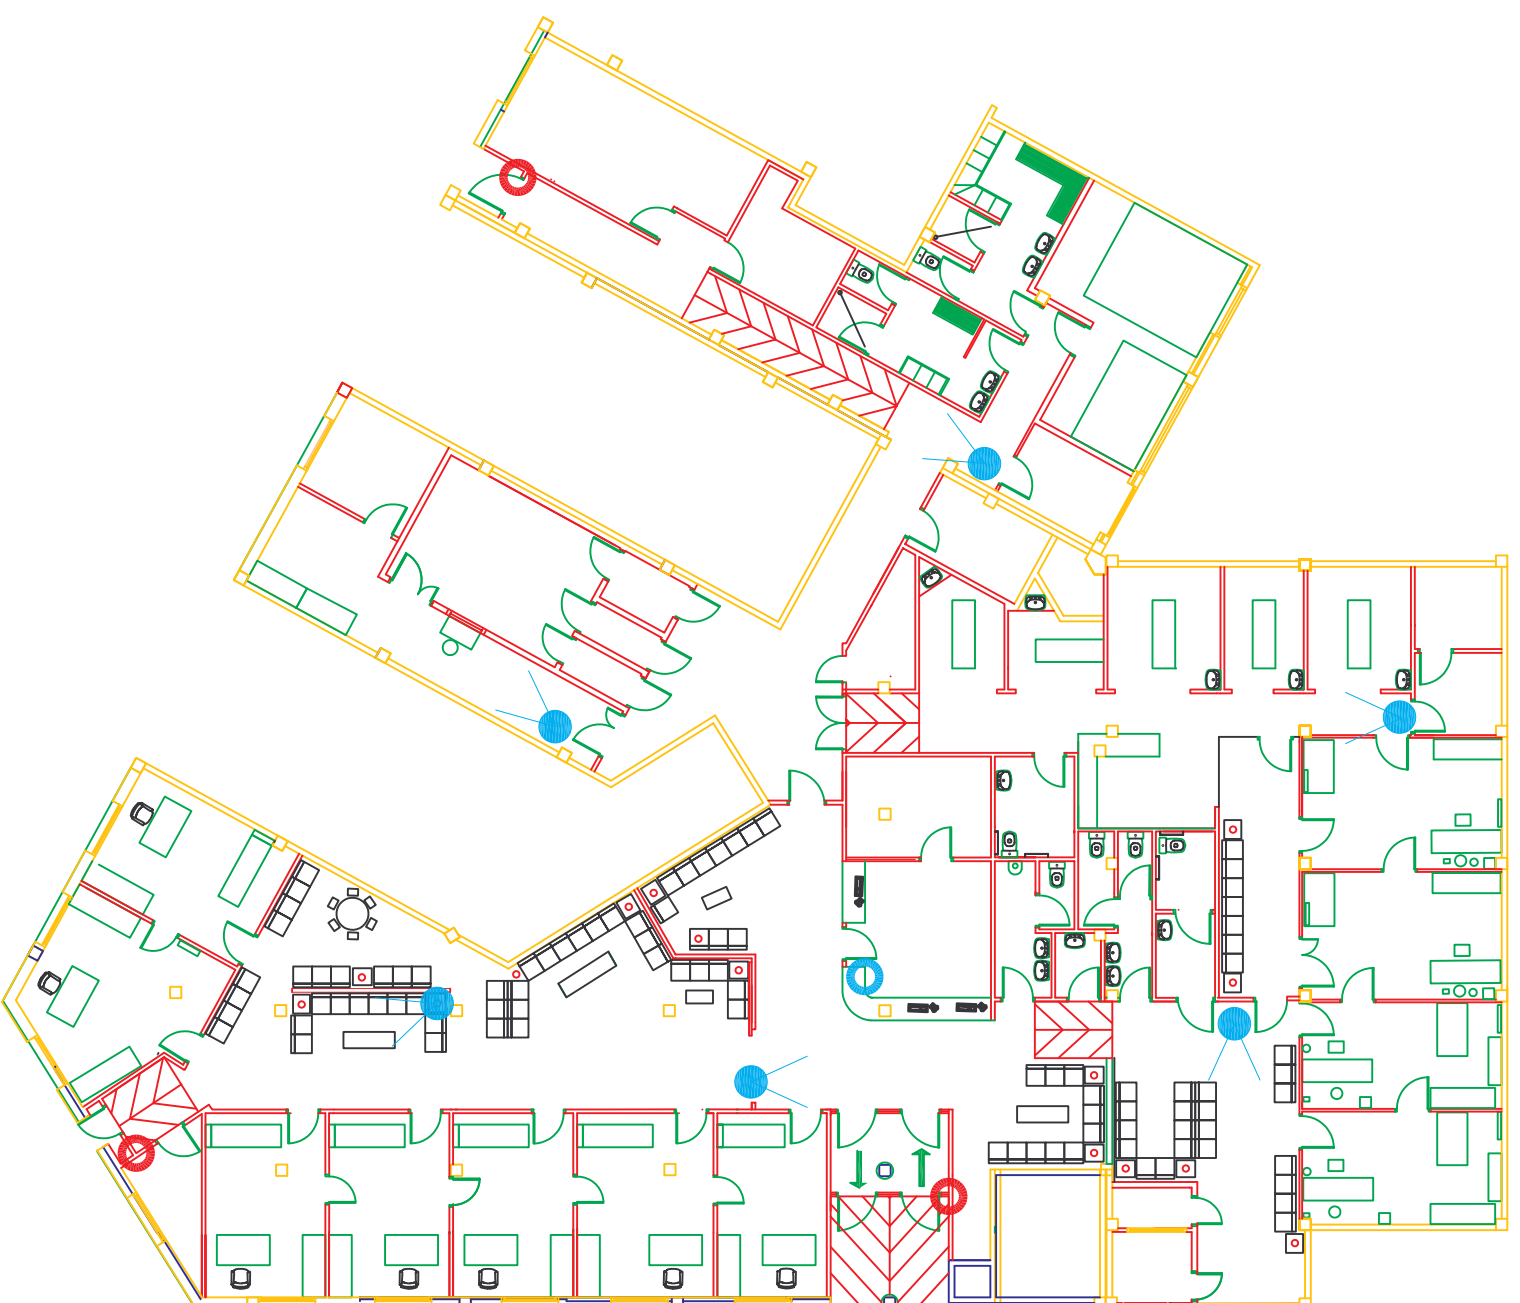

Projecte de les Instal·lacions  
del CAP la Solana


	NOMBRE	FECHA	ESCALA
PROYECTAT	A. Bermejo	03/06/08	1:200
REVISAT	A. Bermejo	03/06/08	

Títol


Instal·lació contra l'intrussió CCTV


Plano N°

14

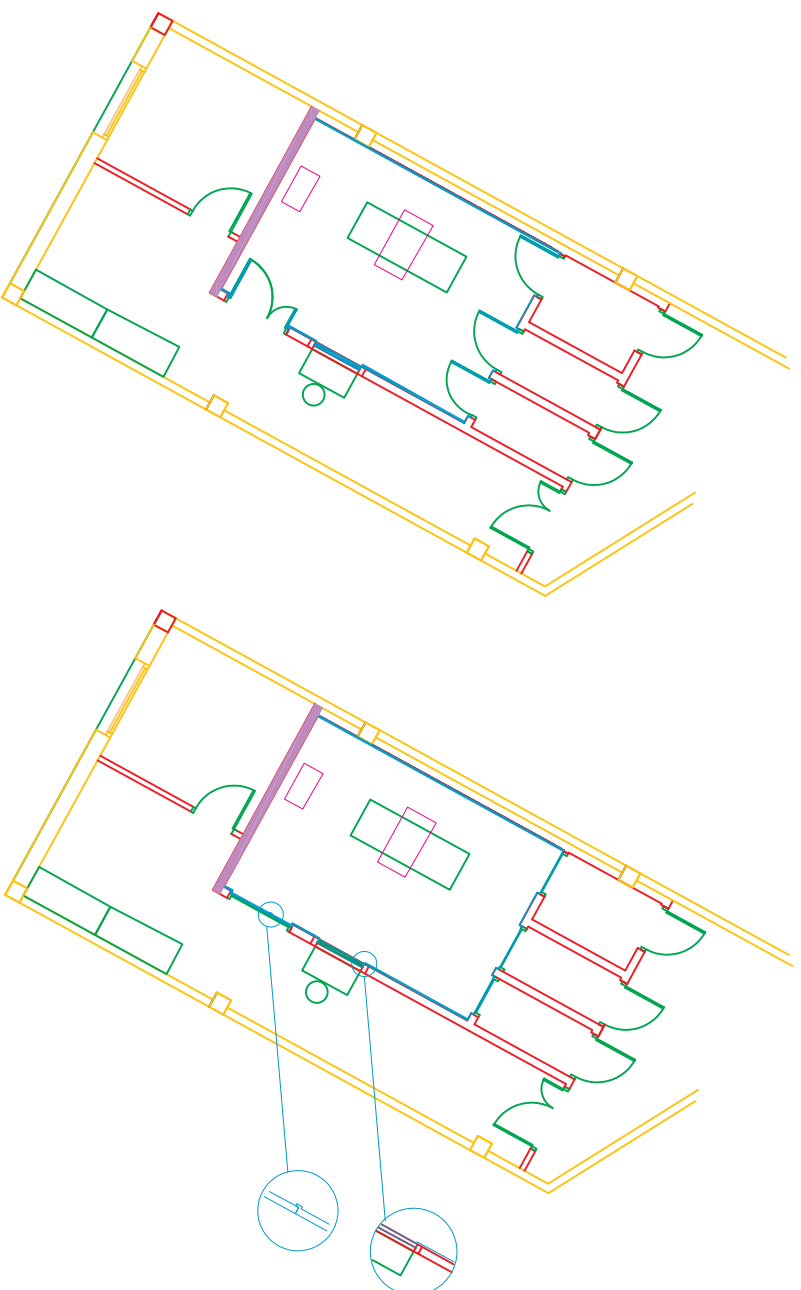

- Xapa de plom d'1 a 2 mm
- Vidre plomat amb 2 mm de plom
- Insobrick-RX

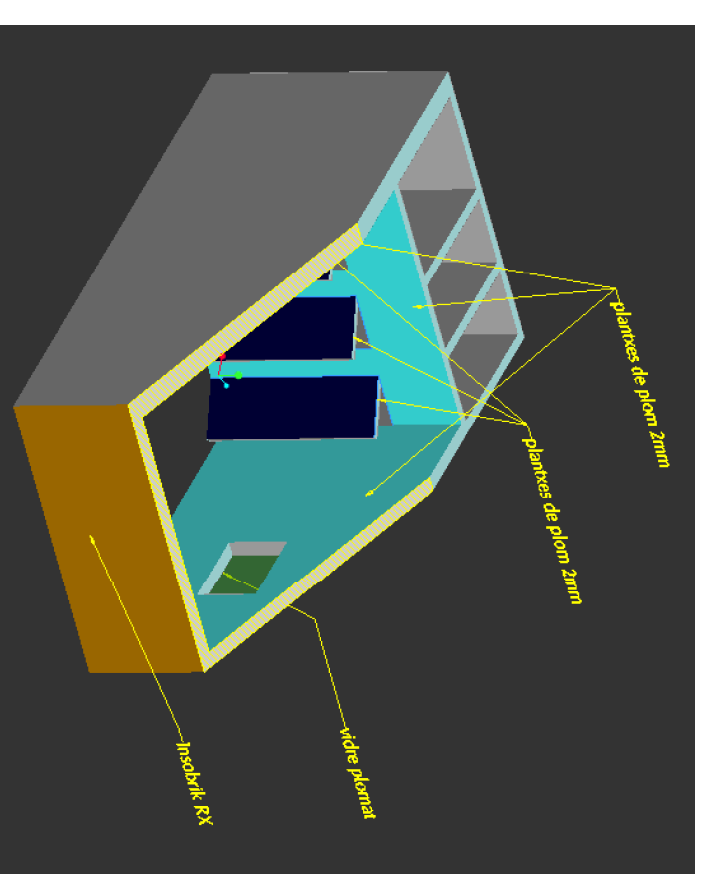

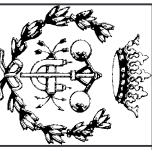 Títol	<b>Projecte de les Instal·lacions del CAP la Solana</b>			
	PROJECTAT	NOMBRE	FECHA	ESCALA
REVISAT	A. Bermejo	03/06/08		
	A. Bermejo	03/06/08		
<b>Protecció Radiologia</b>			Plano N°	15