




4.2 ENERGIA il·luminació

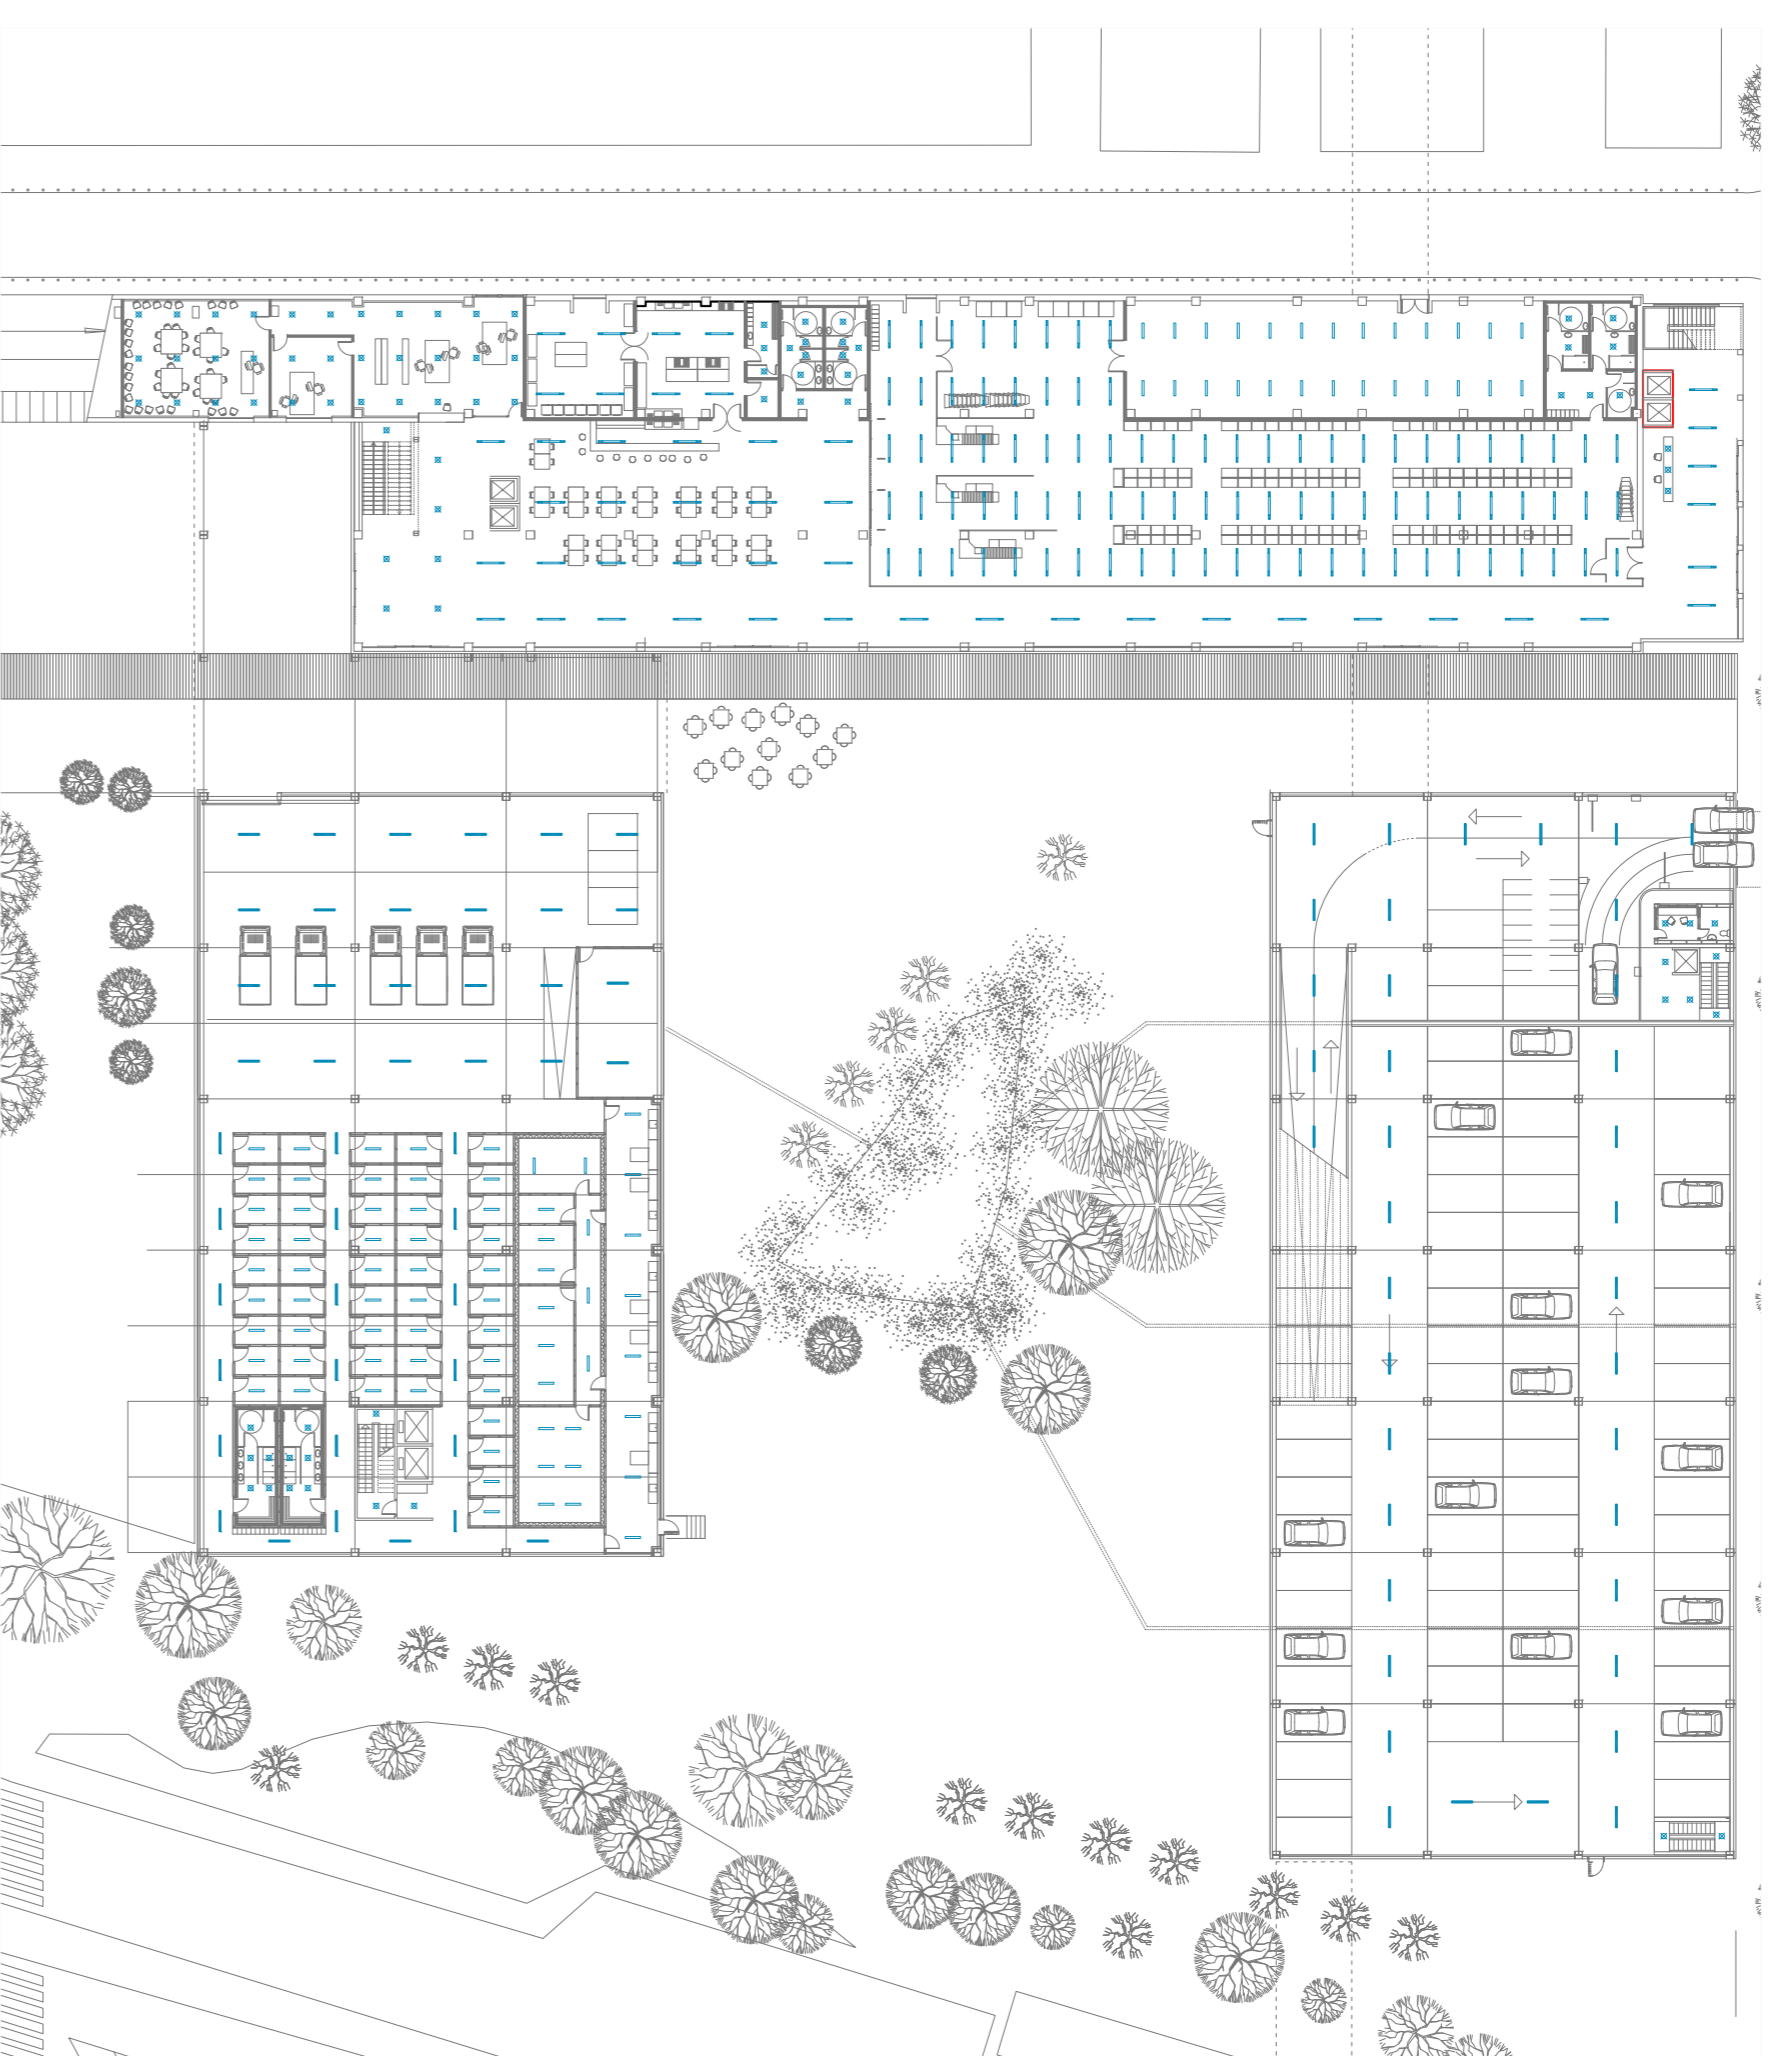


PLANTA BAIXA
escala 1:500

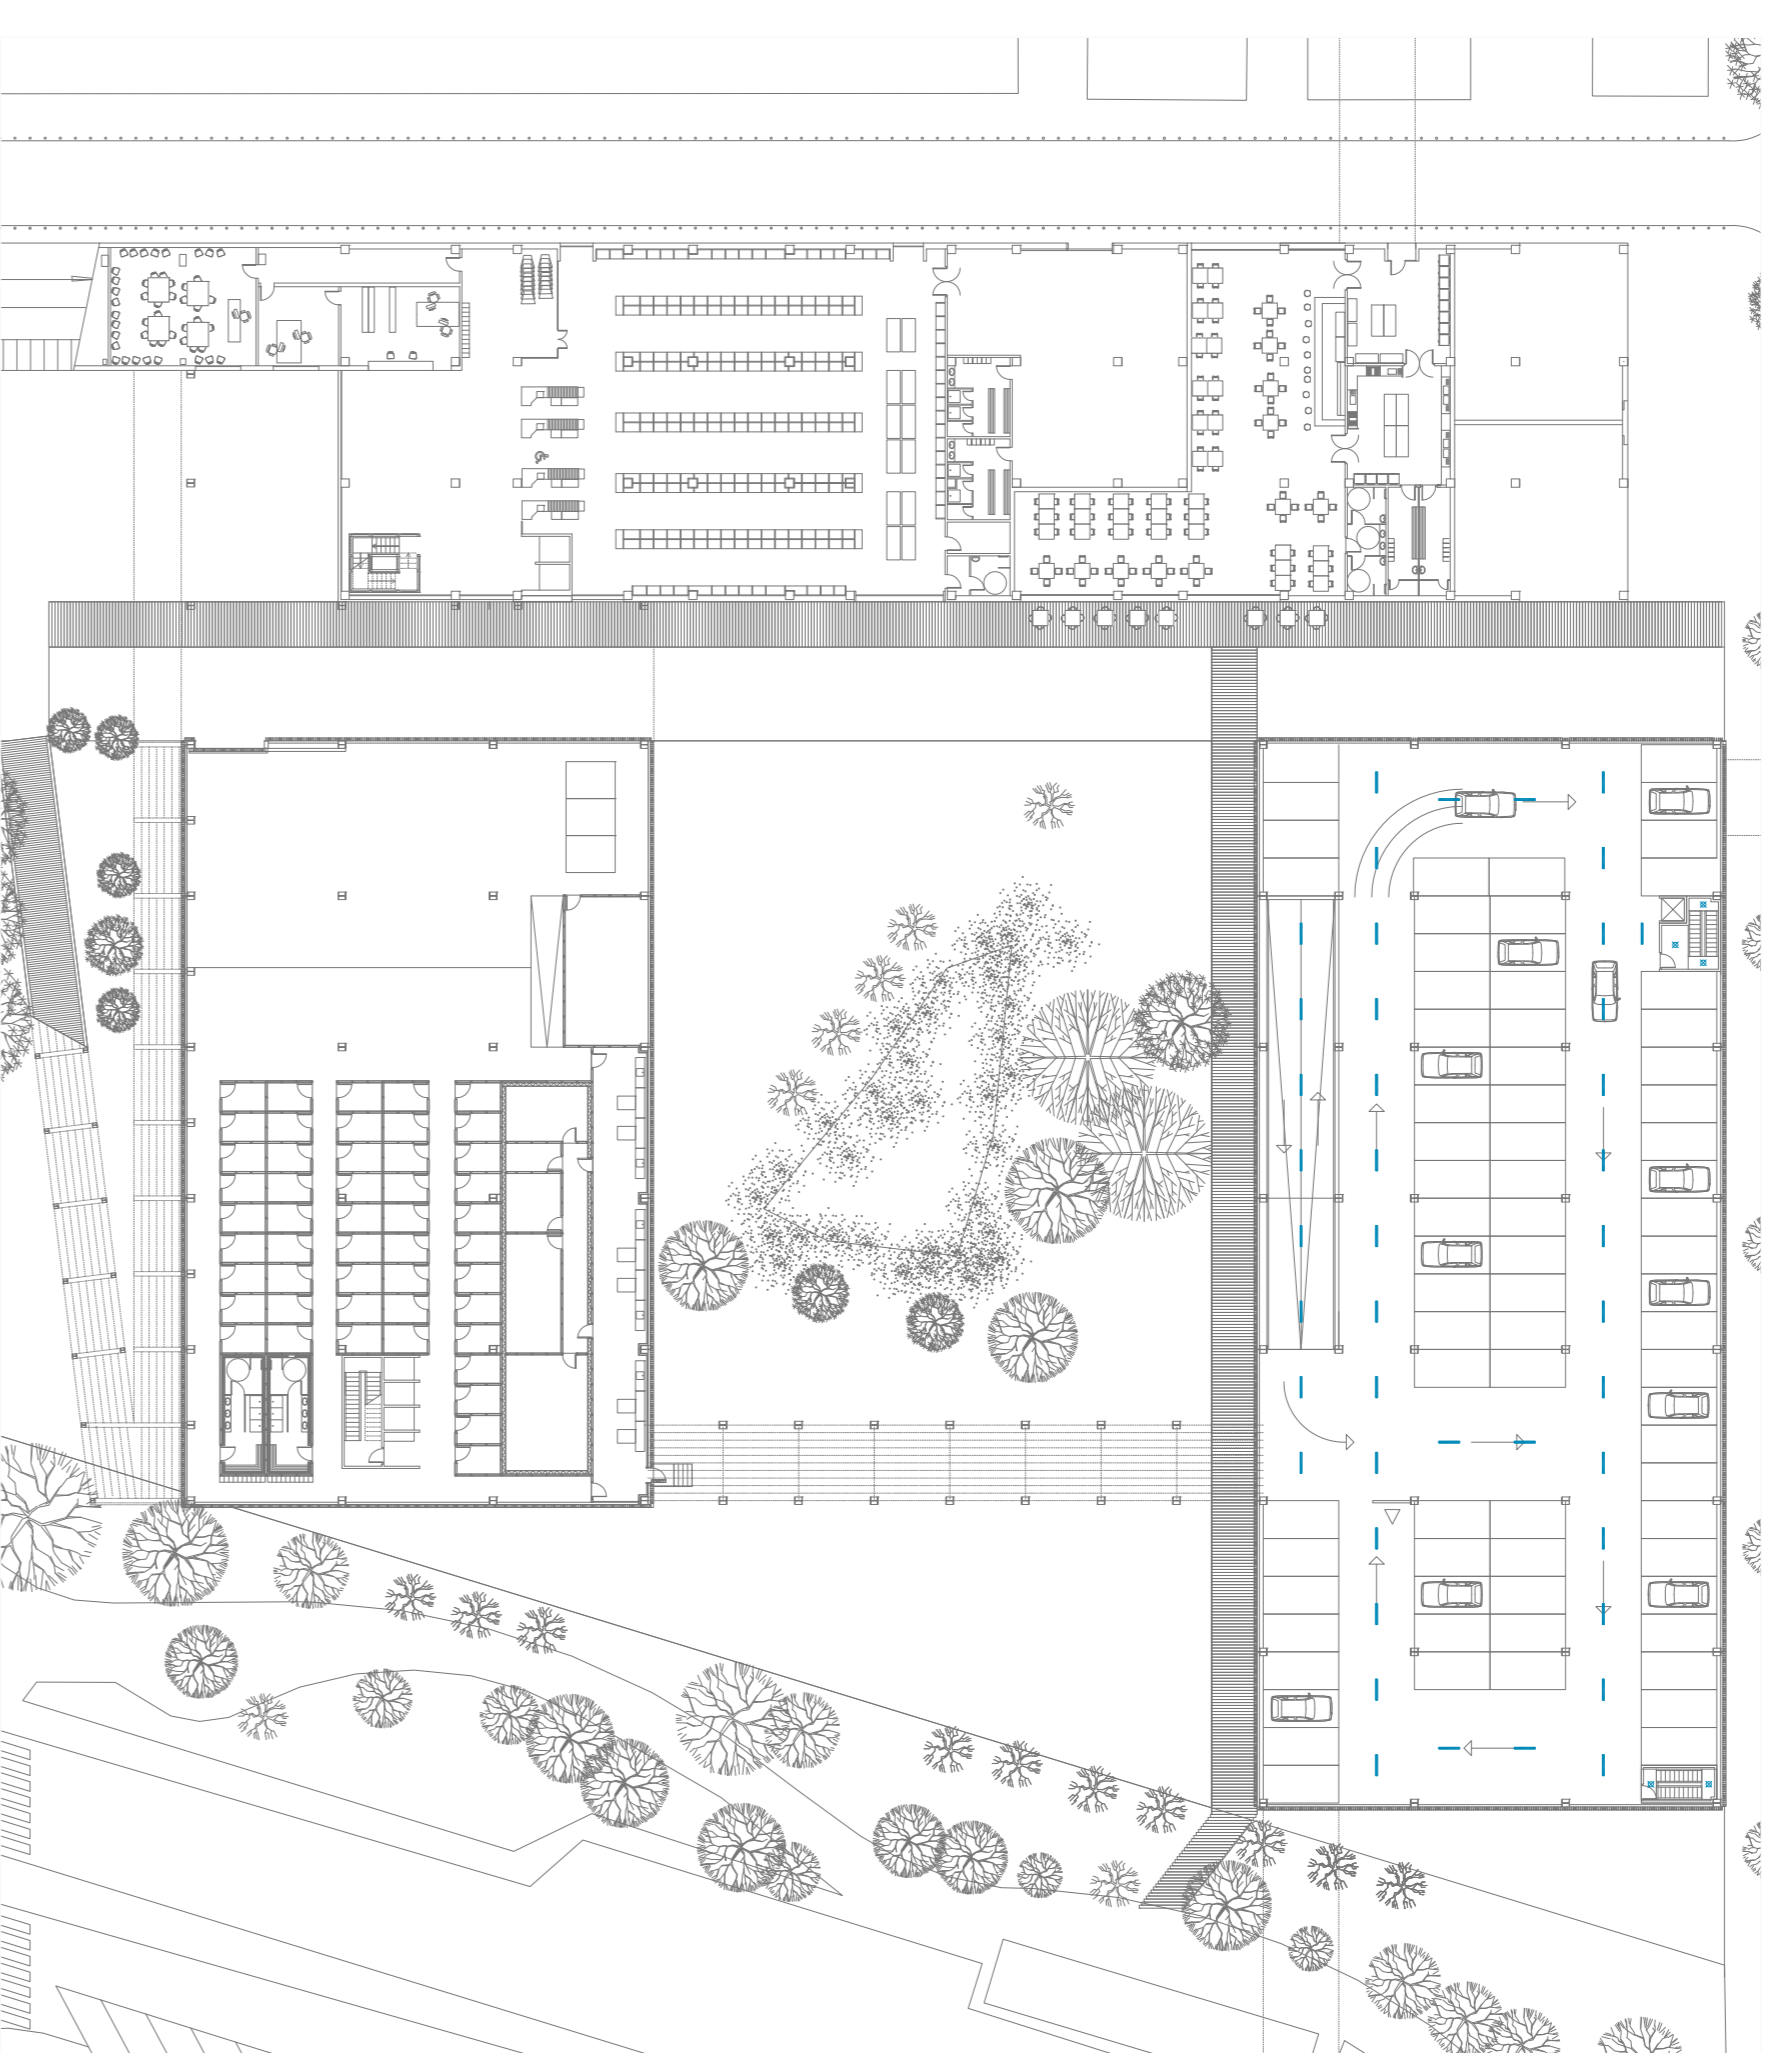

PLANTA PRIMERA
escala 1:500

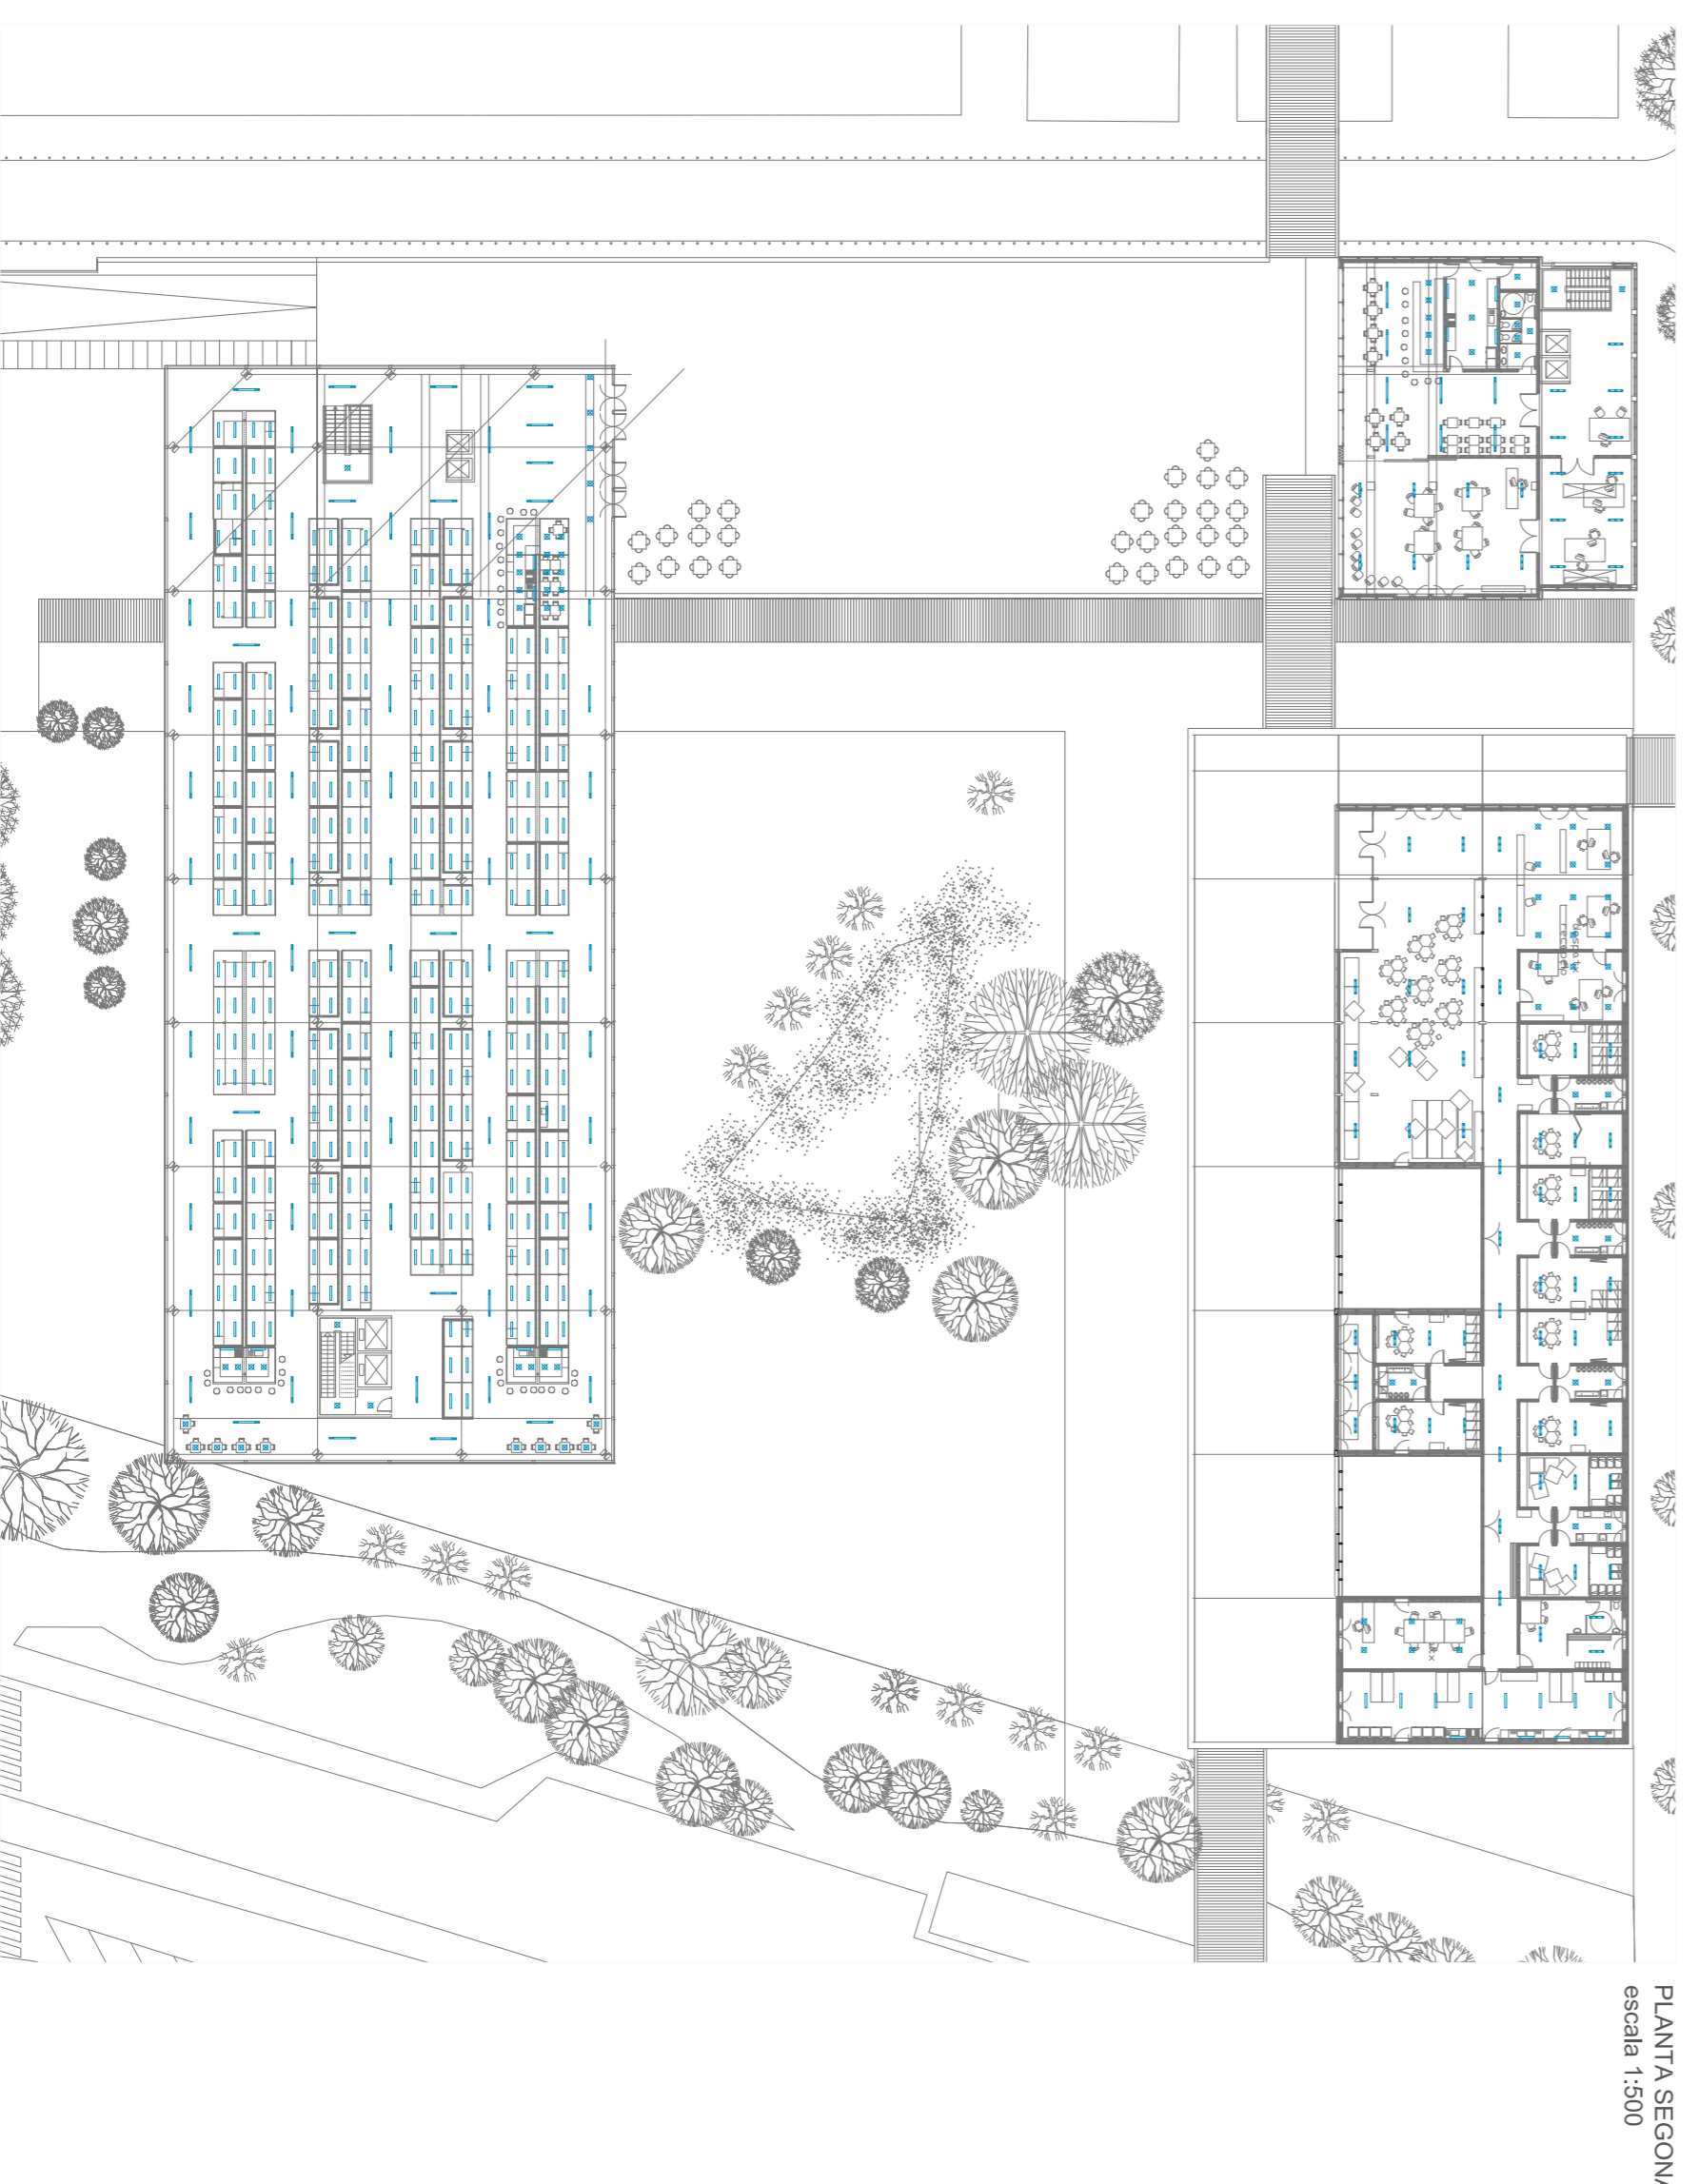

PLANTA SEGONA
escala 1:500

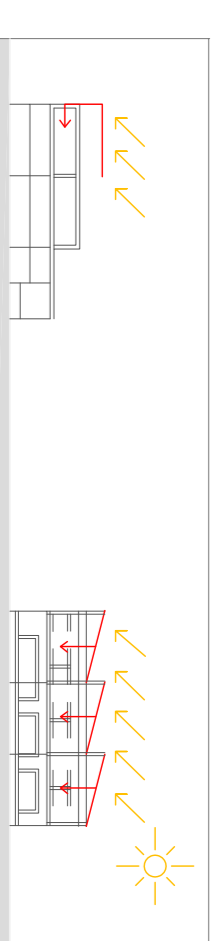

LEGENDA TIPUS DE LLUMS
I NÚMERO DELS

LLUMINÀRIA PHILIPS TL5 - Eco Celino
TSS690 1x28W/840 HFP AC-ALU0 P1 ALU
460 U

LLUMINÀRIA PHILIPS TL5 - Eco SmartForm
TSS460 2x14W/840 HFP D9 P1 PP
81 U

LLUMINÀRIA PHILIPS TL5 - Eco Efix
TCS280 1x54W/940 HFP A SI
126 U

LLUMINÀRIA PHILIPS TL5 - Eco Celino
TSS680 1x35W/940 HFP AC-ALU0 SM2 ALU
220 U

LLUMINÀRIA PRISMA downlight serie Slim
210/280 SM G24q-3 2x28w FSQ

186 U

EDIFICI APARCAMENT LLAR DINYANTS

x 52 W x 49 U = 2.548 W
 x 54 W x 81 U = 4.374 W
 x 28 W x 12 U = 336 W
 x 28 W x 82 U = 1.736 W

W EDIFICI APARCAMENT LLAR DINYANTS = 8.994 W

EDIFICI ANTIC MERCAT

x 52 W x 82 U = 4.264 W
 x 28 W x 30 U = 840 W
 x 35 W x 143 U = 5.005 W
 x 28 W x 19 U = 532 W

W EDIFICI ANTIC MERCAT = 10.641 W

EDIFICI NOU MERCAT

x 52 W x 55 U = 2.860 W
 x 28 W x 418 U = 11.704 W
 x 35 W x 77 U = 2.695 W
 x 54 W x 45 U = 2.430 W

W EDIFICI NOU MERCAT = 19.989 W

W TOTALS EDIFICI = 39.324 W