

**PROJECTE  
D'OBERTURA**  
Jordi Alonso del Cura

**client**  
BAR-CAFETERIA S.A.

**projecte**  
Projecte de instal·lació  
elèctrica d'un local  
destinat al sector  
terciari

C/Juan Sierra  
Sevilla

**plànol**  
Fagana exterior

**01** data Juny 09

escala 1/50



ref -----

**revisions**

fecha dibujado comprobado aprobado  
13/05/09 J.A. J.A. J.A.

la propietat

el facultatiu

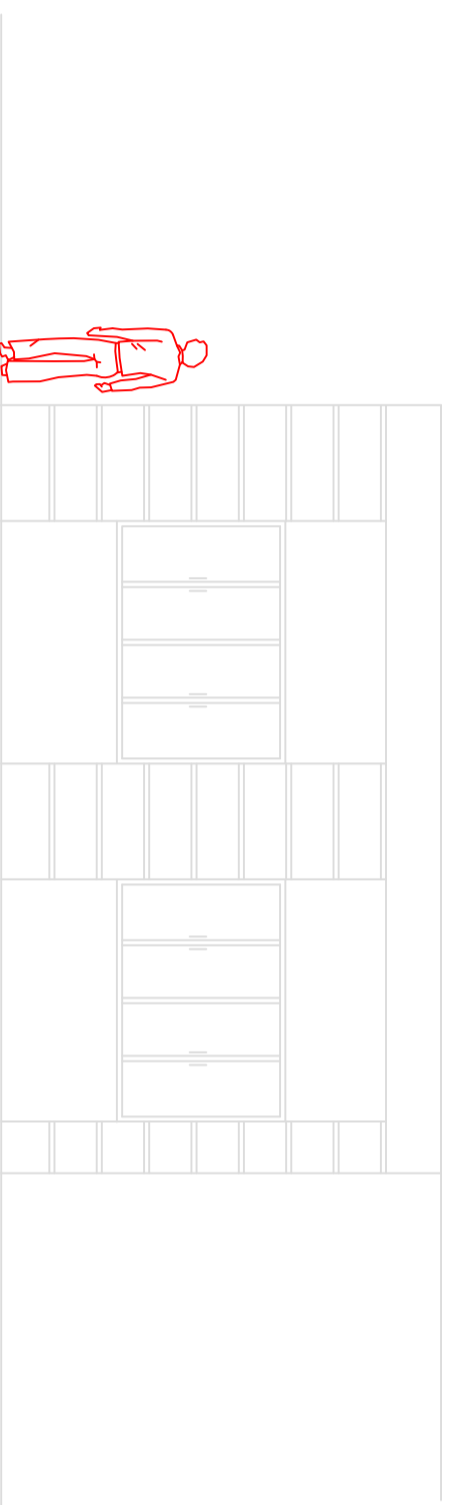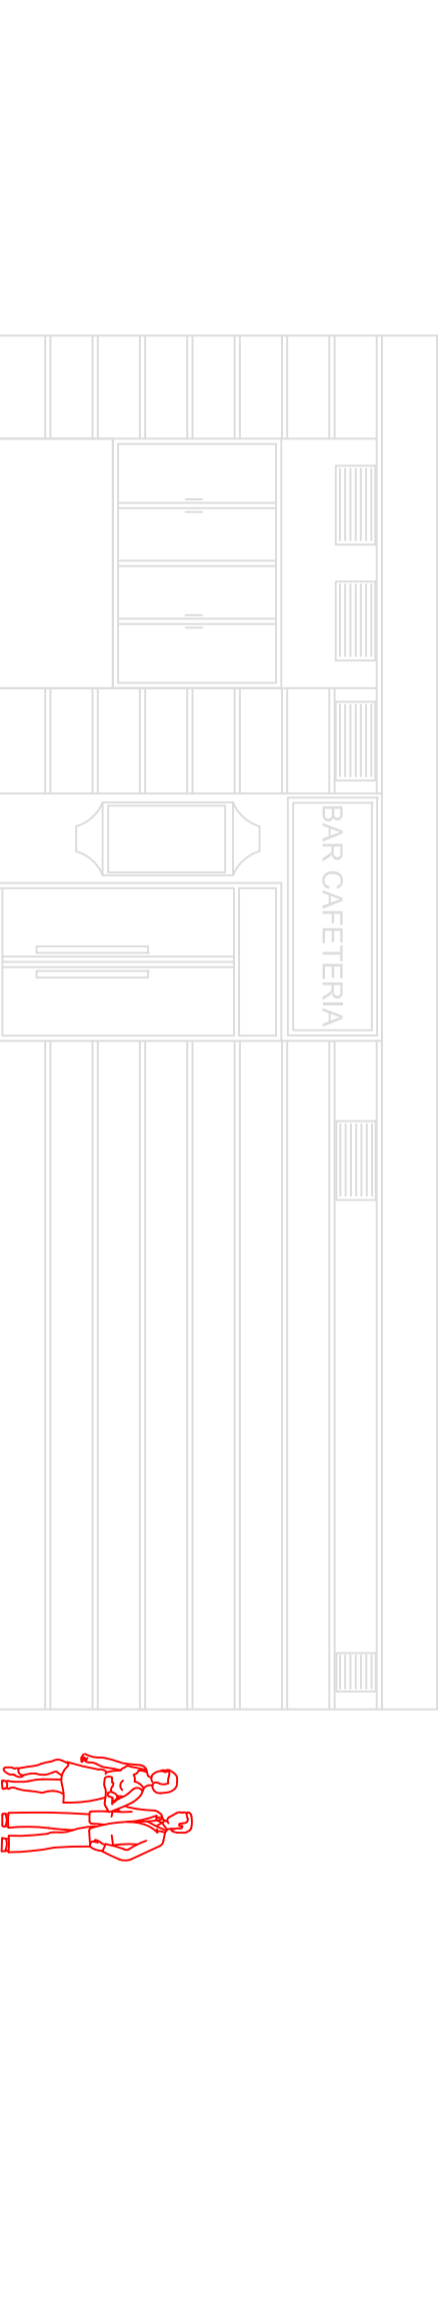

**PROJECTE  
D'OBERTURA**  
Jordi Alonso del Cura

**client**  
BAR-CAFETERIA S.A.

**projecte**  
Projecte de instal·lació  
elèctrica d'un local  
destinat al sector  
terciari

C/Juan Sierra  
Sevilla




**plànol**  
Mobiliari i seccions

**02** data Juny 09  
escala 1/50  
ref -----

**revisions**  
fecha dibujado comprobado aprobado  
13/05/09 J.A. J.A. J.A.

la propietat

el facultatiu

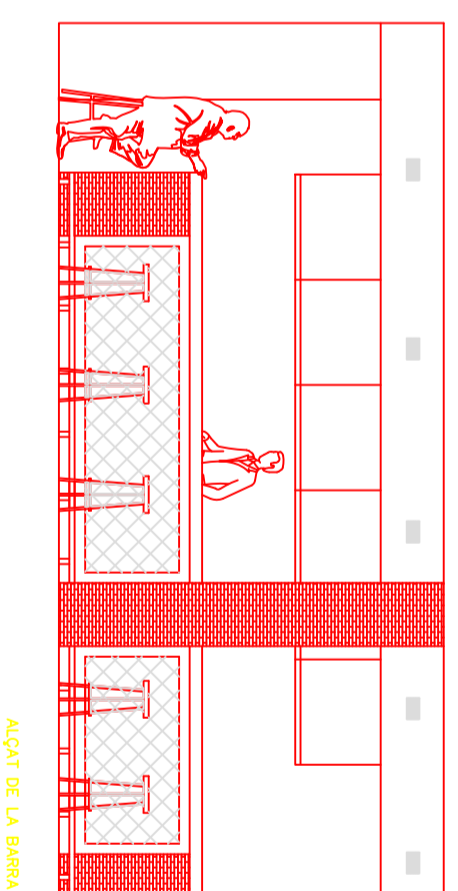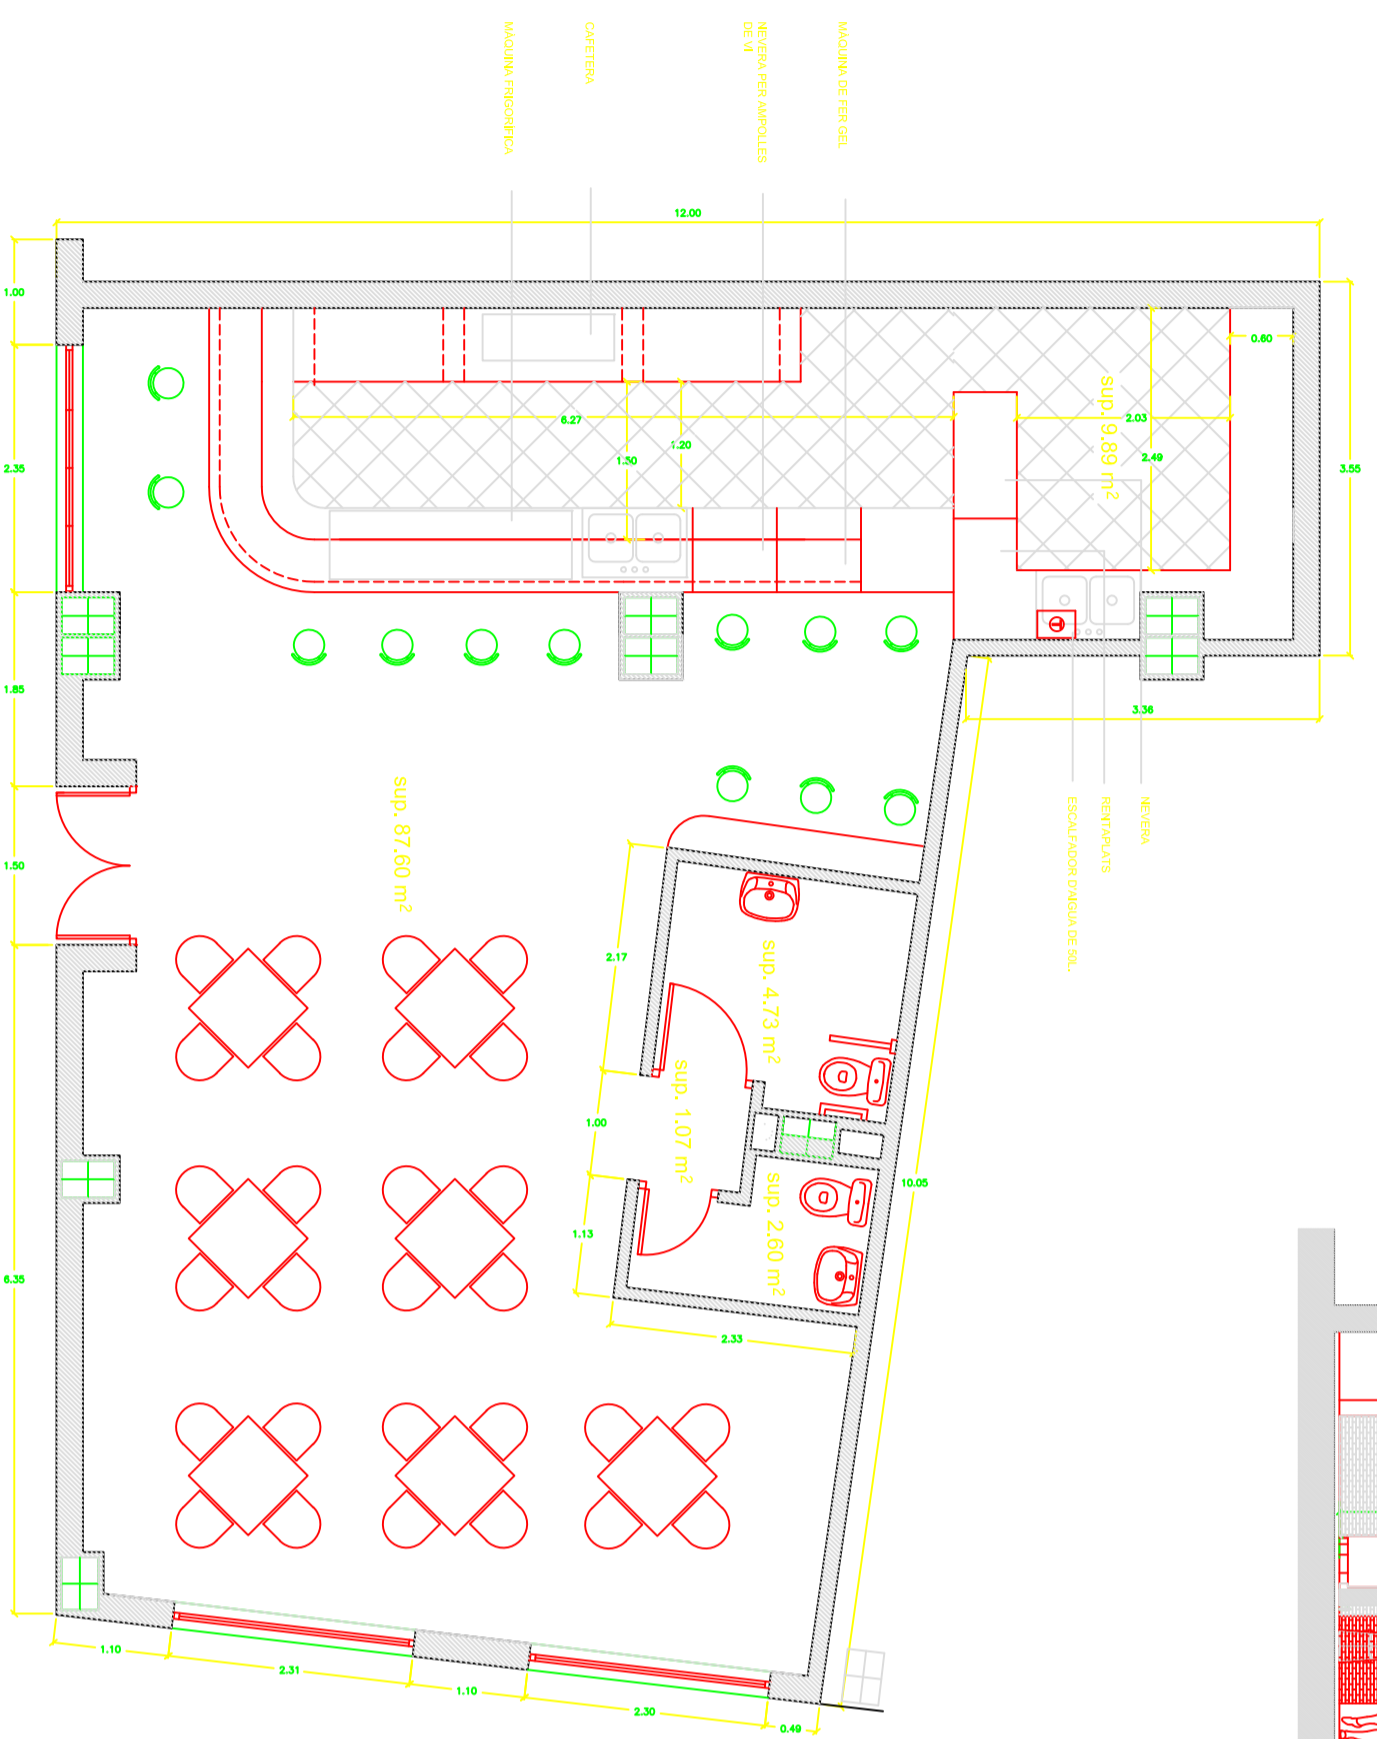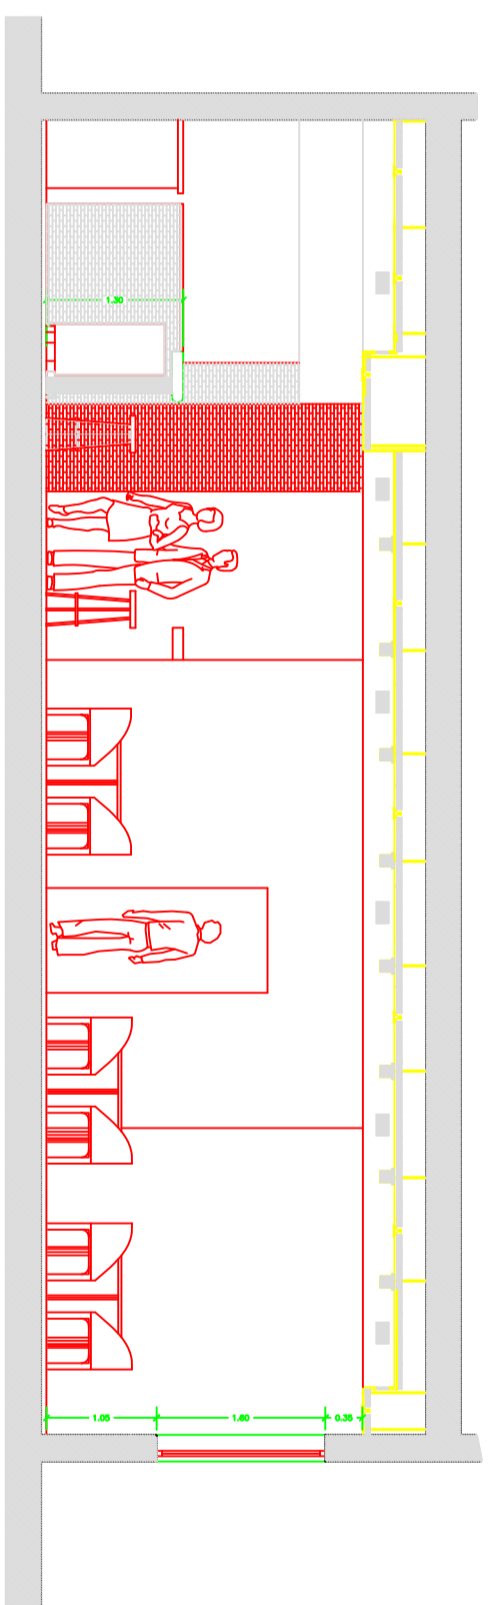

SUPERFICIE TOTAL CONSTRUÏDA 118,54 m2  
SUPERFICIE TOTAL ÚTIL 105,68 m2

**PROJECTE  
D'OBERTURA**  
Jordi Alonso del Cura

**client**  
BAR-CAFETERIA S.A.

**projecte**  
Projecte de instal·lació  
elèctrica d'un local  
destinat al sector  
terciari

C/Juan Sierra  
Sevilla

**plànol**  
Instal·lació elèctrica

**03** data Juny 09

escala 1/50


ref -----

**revisions**

fecha 13/05/09 J.A. J.A. J.A.  
dibujado J.A. J.A. J.A.  
comprovado J.A. J.A. J.A.  
aprobado J.A. J.A. J.A.

la propietat

el facultatiu

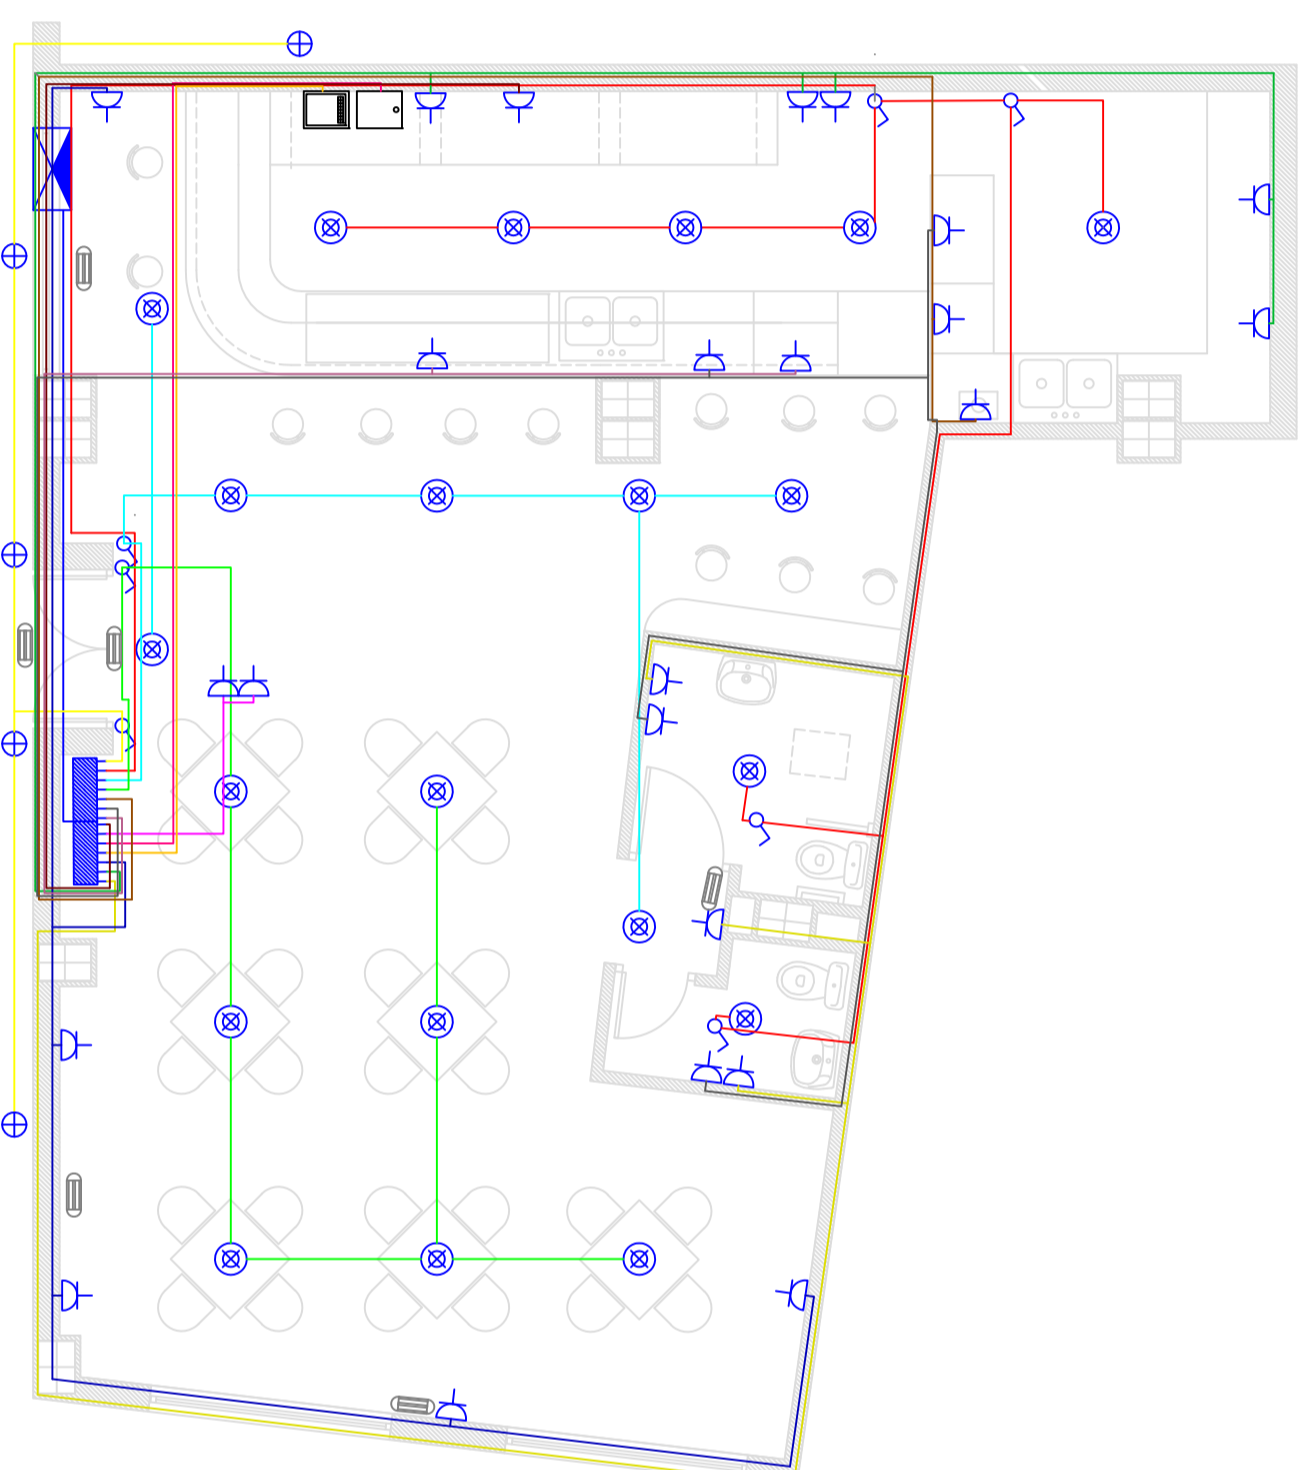

**LLEGENDA**

	CAMA DE PROTECCIÓ I MESURA (CPM)		QUADRE GENERAL DE DISTRIBUCIÓ
	DERIVACIÓ INDIVIDUAL (DI)		FOCUS HALOGEN INTERIOR 50W
	FOCUS HALOGEN INTERIOR 50W		FOCUS HALOGEN INTERIOR 500W
	PRESA DE CORRENT		INTERRUPTOR
	ENLLUMENAT D'EMERGENCIA		
	CIRCUIT C1		CIRCUIT C8
	CIRCUIT C2		CIRCUIT C9
	CIRCUIT C3		CIRCUIT C10
	CIRCUIT C4		CIRCUIT C11
	CIRCUIT C5		CIRCUIT C12
	CIRCUIT C6		CIRCUIT C13
	CIRCUIT C7		CIRCUIT C14

**PROJECTE  
D'OBERTURA**  
Jordi Alonso del Cura

**client**  
BAR-CAFETERIA S.A.

**projecte**  
Projecte de instal·lació  
elèctrica d'un local  
destinat al sector  
terciari

C/Juan Sierra  
Sevilla

**plànol**  
Esquema unifilar

**04** data Juny 09

escala -/-


ref -----

**revisions**


fecha dibujado comprobado aprobado  
13/05/09 J.A. J.A. J.A.

la propietat

el facultatiu

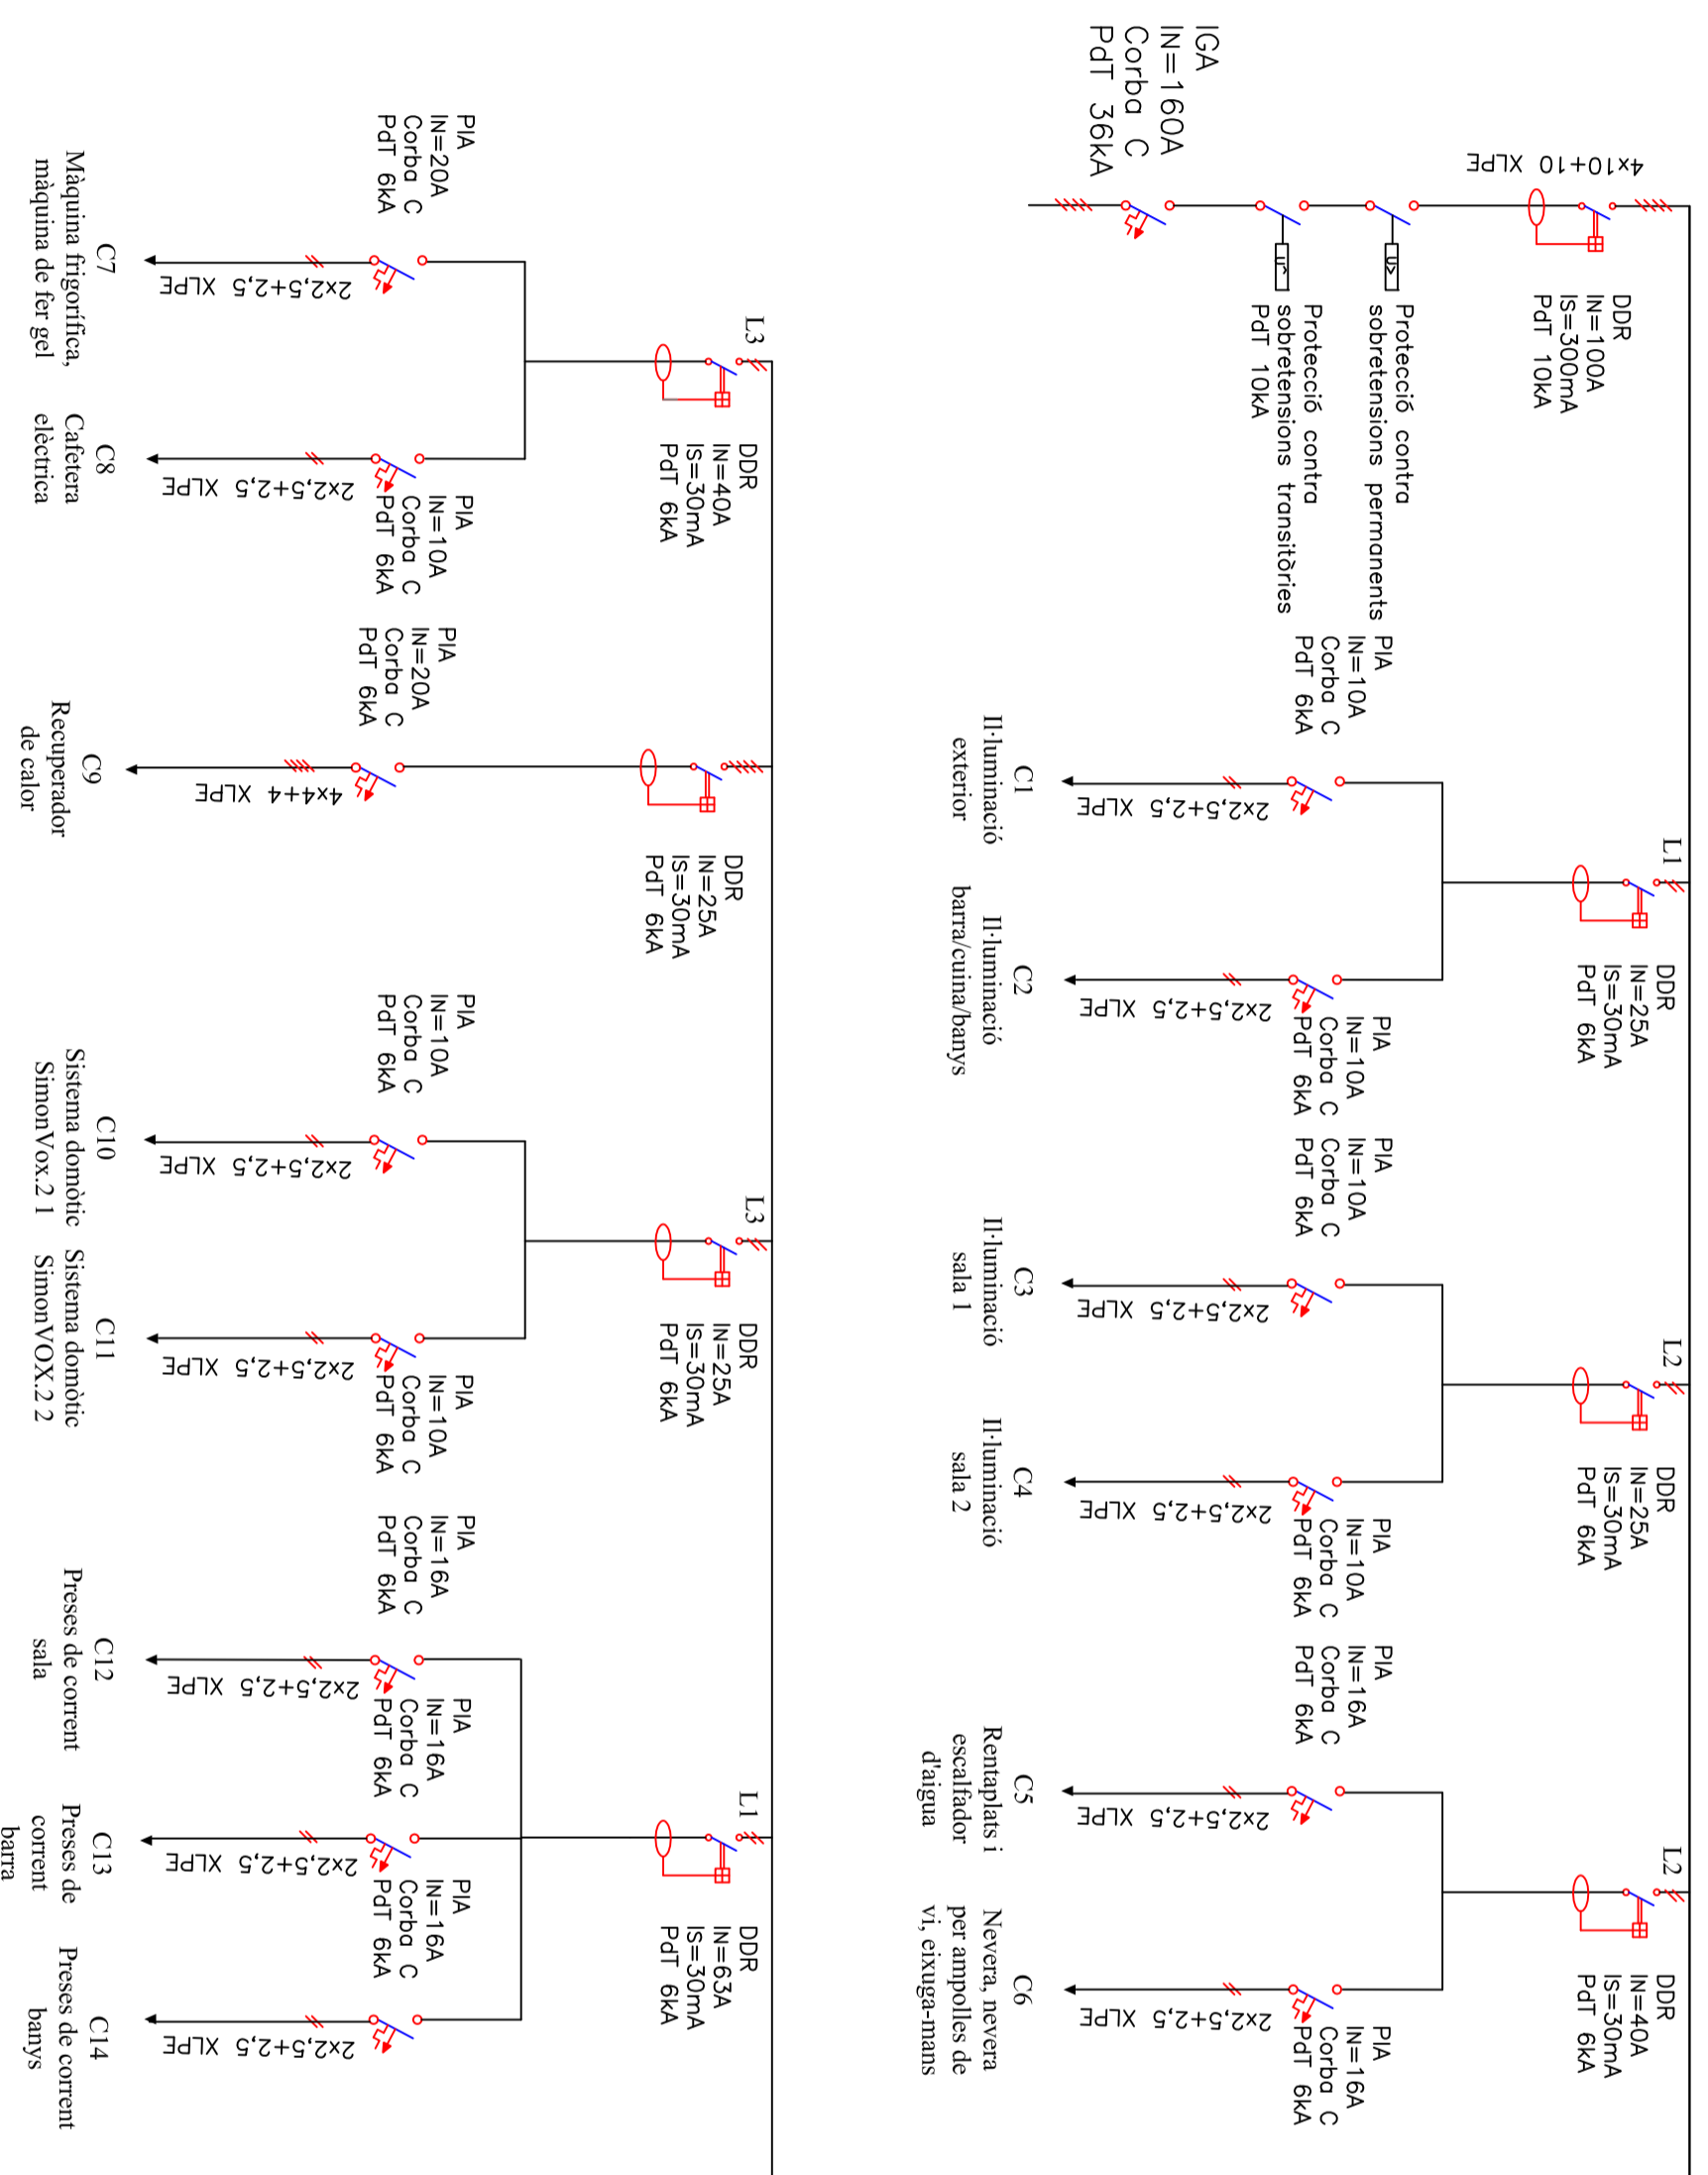

**LLEGENDA**

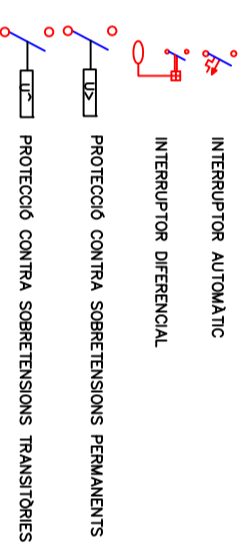

**PROJECTE  
D'OBERTURA**  
Jordi Alonso del Cura

**client**  
BAR-CAFETERIA S.A.

**projecte**  
Projecte de instal·lació  
elèctrica d'un local  
destinat al sector  
terciari

C/Juan Sierra  
Sevilla

**plànol**  
Connexió general de  
posta a terra

**05** data Juny 09

escala 1/50


ref -----

**revisions**

fecha dibujado comprobado aprobado  
13/05/09 J.A. J.A. J.A.

**la propietat**

**el facultatiu**

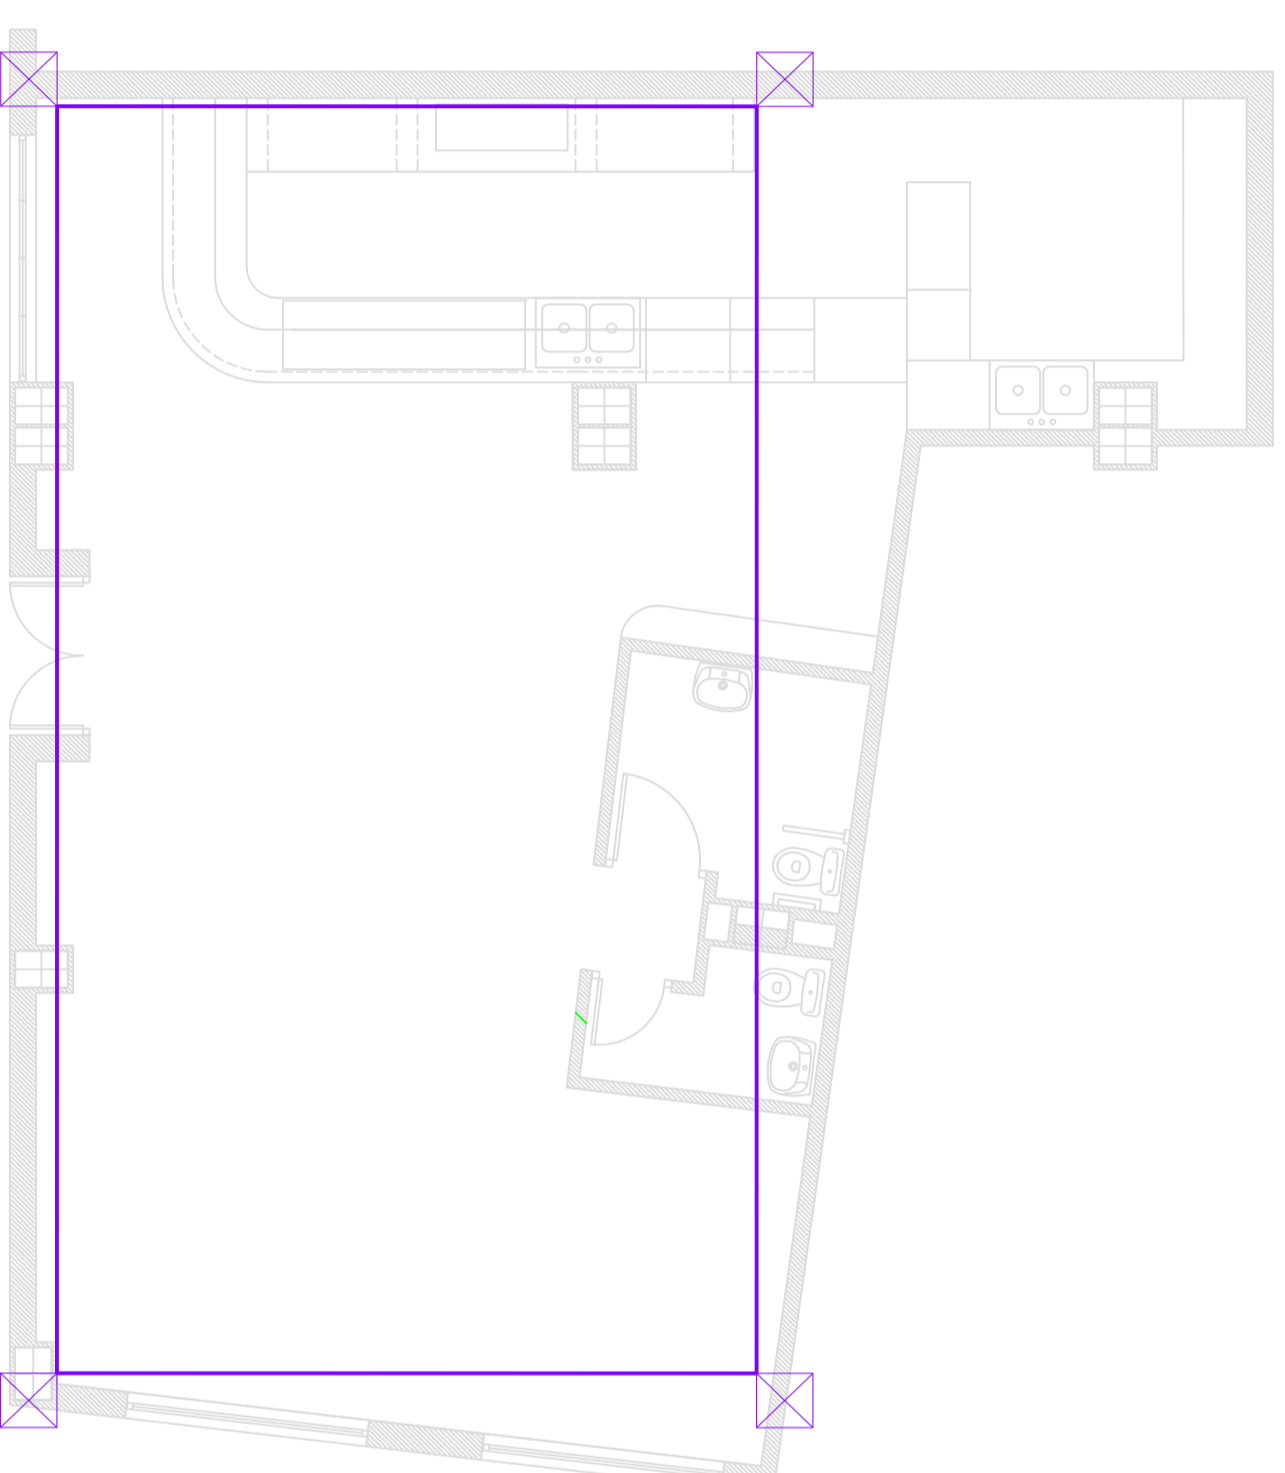

**LLEGENDA**

— CONDUCTOR DE COURE NU 35 mm<sup>2</sup>

⊠ PICA VERTICAL DE COURE DE 2 METRES

**PROYECTE  
D'OBERTURA**  
Jordi Alonso del Cura

**client**  
BAR-CAFETERIA S.A.

**projecte**  
Projecte de instal·lació  
elèctrica d'un local  
destinat al sector  
terciari

C/Juan Sierra  
Sevilla

**plànol**  
Instal·lació de protecció  
contra incendis

**06** data Juny 09

escala 1/50


ref -----

**revisions**

fecha dibujado comprobado aprobado  
13/05/09 J.A. J.A. J.A.

**la propietat**

**el facultatiu**

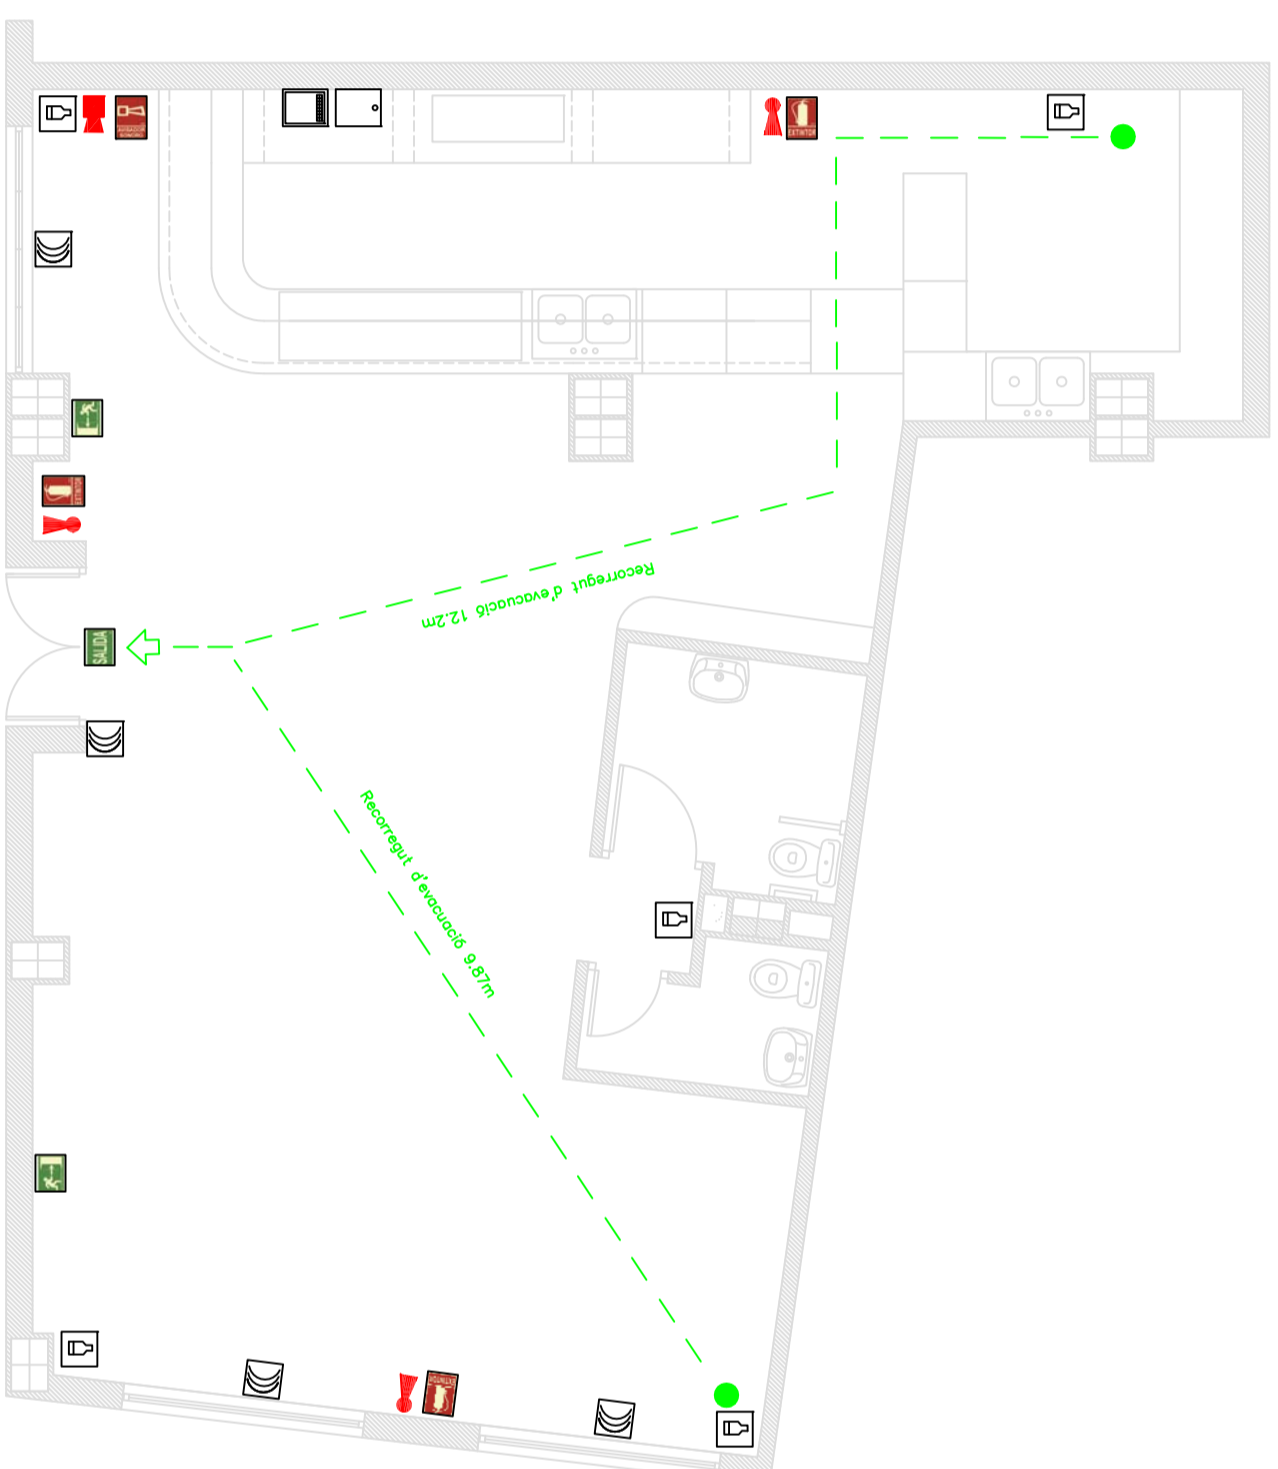

LLEGENDA	
	EXTINTOR 21A-113B
	RECORREGUT D'EVACUACIÓ
	ORIGEN D'EVACUACIÓ
	ALARMA SONORA
	CARTELL EXTINTOR PORTANTIL
	CARTELL SORTIDA
	CARTELLS DIRECCIONS DE SORTIDA
	CARTELL ALARMA SONORA
	ARMARI DE DISTRIBUCIÓ SIMONVOX.2
	PANTALLA TACTIL
	DETECTOR DE DOBLE TECNOLOGIA
	DETECTOR DE GAS

**PROJECTE  
D'OBERTURA**  
Jordi Alonso del Cura

**client**  
BAR-CAFETERIA S.A.

**projecte**  
Projecte de instal·lació  
elèctrica d'un local  
destinat al sector  
terciari

C/Juan Sierra  
Sevilla

**plànol**  
Connexionat del  
sistema SimonVOX.2

**07** data Juny 09

escala -/-


ref ----

**revisions**

fecha dibujado comprobado aprobado  
13/05/09 J.A. J.A. J.A.

la propietat

el facultatiu

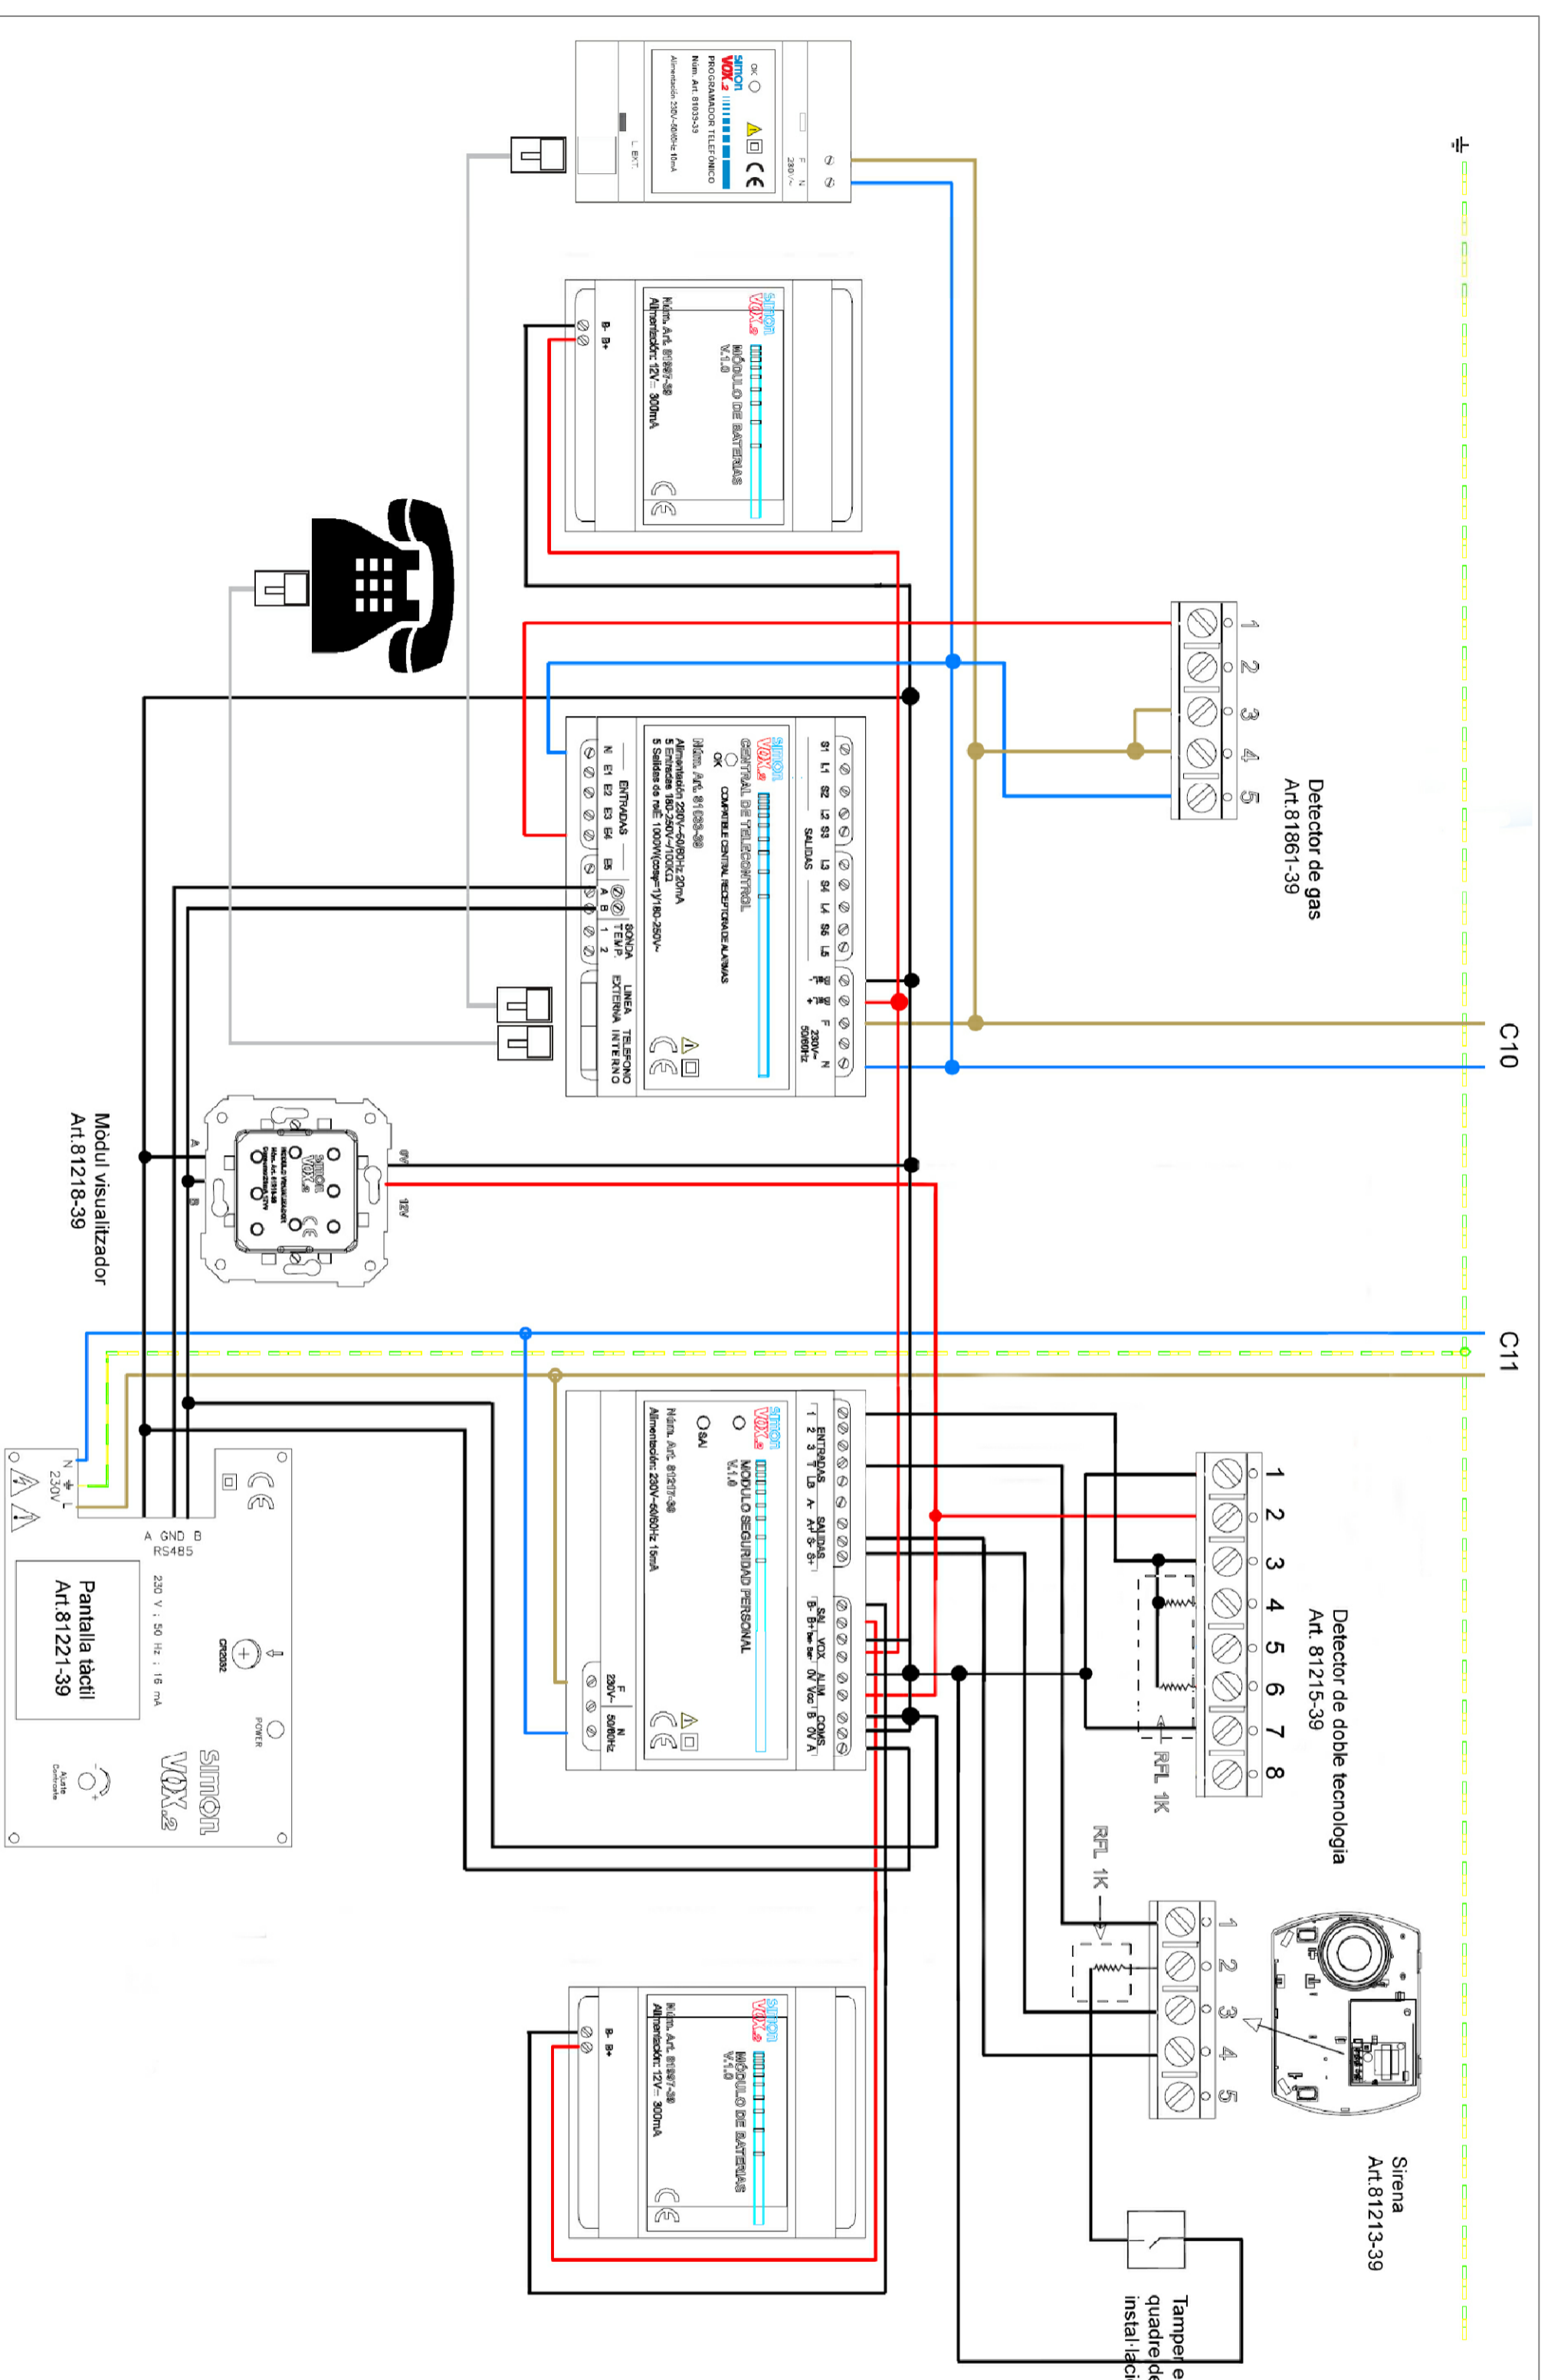

**PROYECTE  
D'OBERTURA**  
Jordi Alonso del Cura

**client**  
BAR-CAFETERIA S.A.

**projecte**  
Projecte de instal·lació  
elèctrica d'un local  
destinat al sector  
terciari

C/Juan Sierra  
Sevilla

**plànol**  
Instal·lació de  
ventilació i climatització

**08** data Juny 09

escala 1/50


ref -----

**revisions**

fecha 13/05/09 J.A. J.A. J.A.  
dibujado J.A. J.A. J.A.  
comprovado J.A. J.A. J.A.  
aprovado J.A. J.A. J.A.

la propietat

el facultatiu

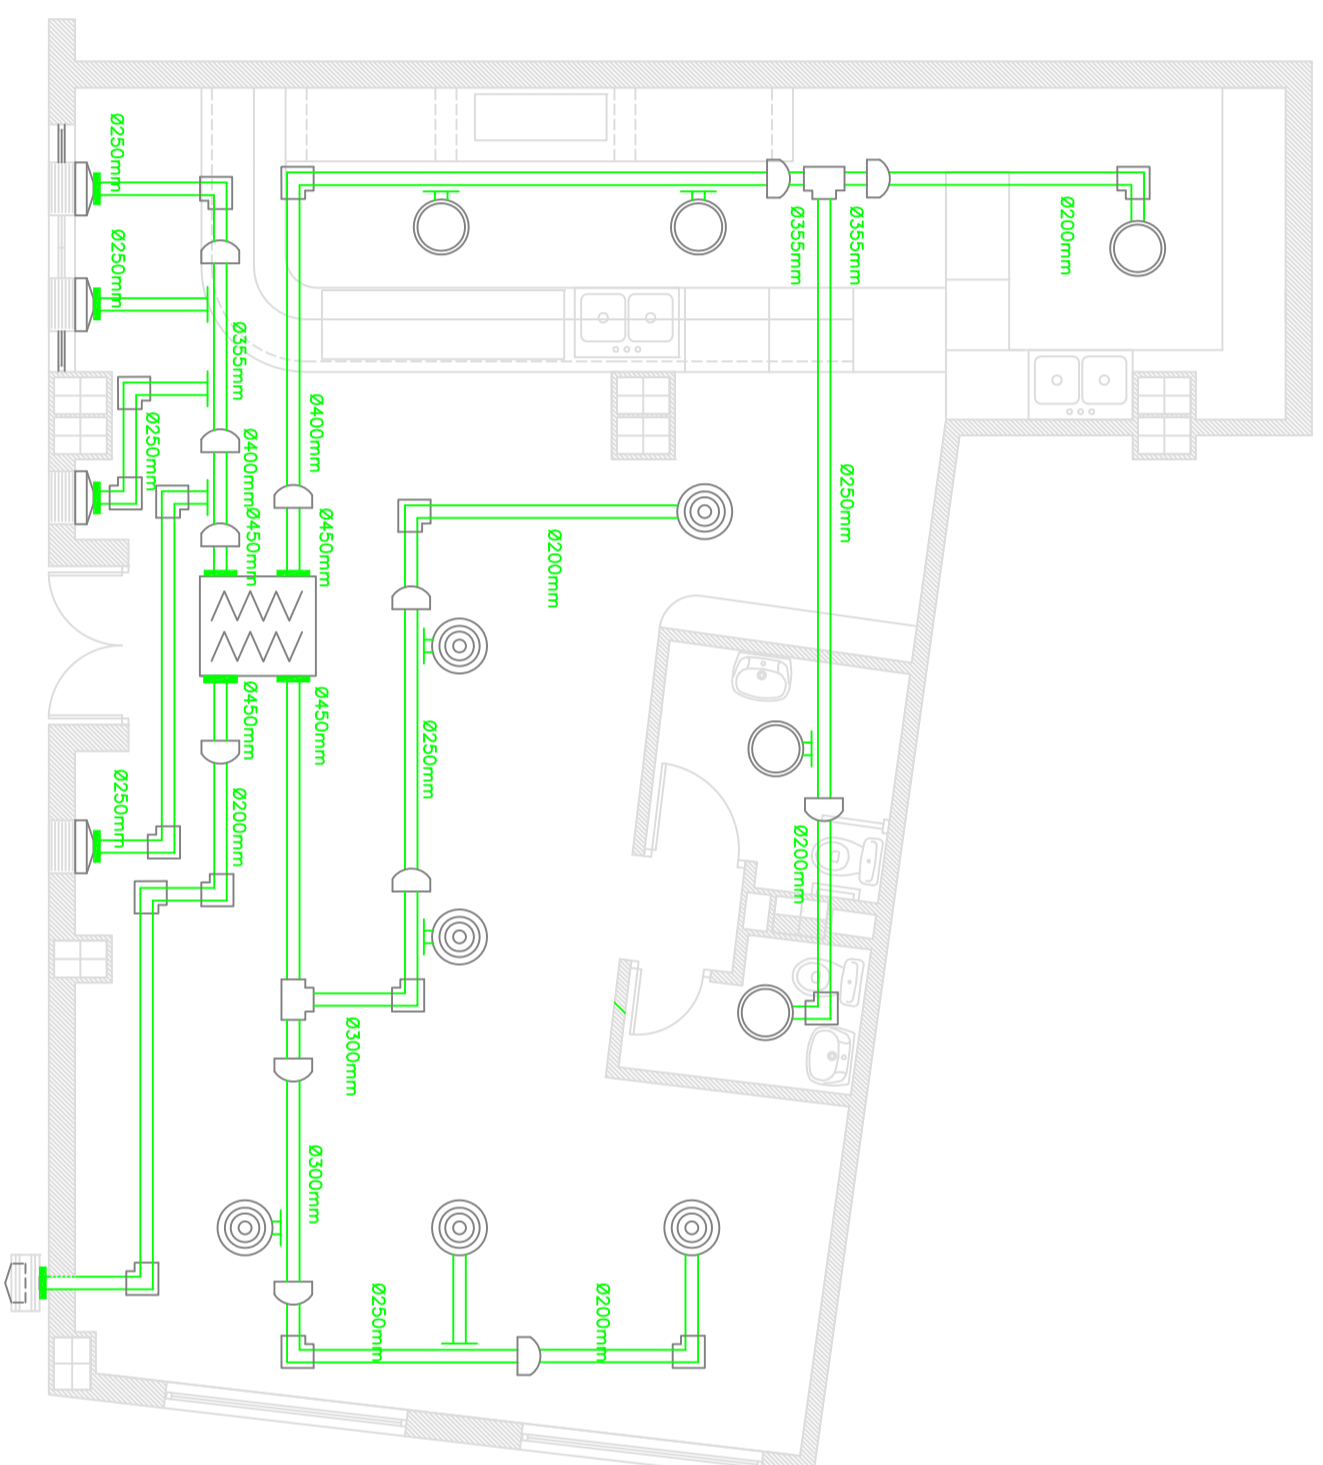

LLEGENDA	
	TUB HELICOIDAL CIRCULAR
	EMPELTS
	ELEMENTS REDUCTORS
	TOLVA
	DIFFUSORS D'IMPULSIÓ
	BOCA METÀL·LICA D'EXTRACCIÓ
	COLZE 90°
	TES AMB REDUCCIÓ A 90°
	EXTRACTOR METÀL·LIC ANTIVIBRANT
	REKES D'IMPULSIÓ
	ABRAÇADORA ISOFÒNICA
	RECUPERADOR DE CALOR