



ESQUEMA SANEJAMENT
ESCALA 1/200

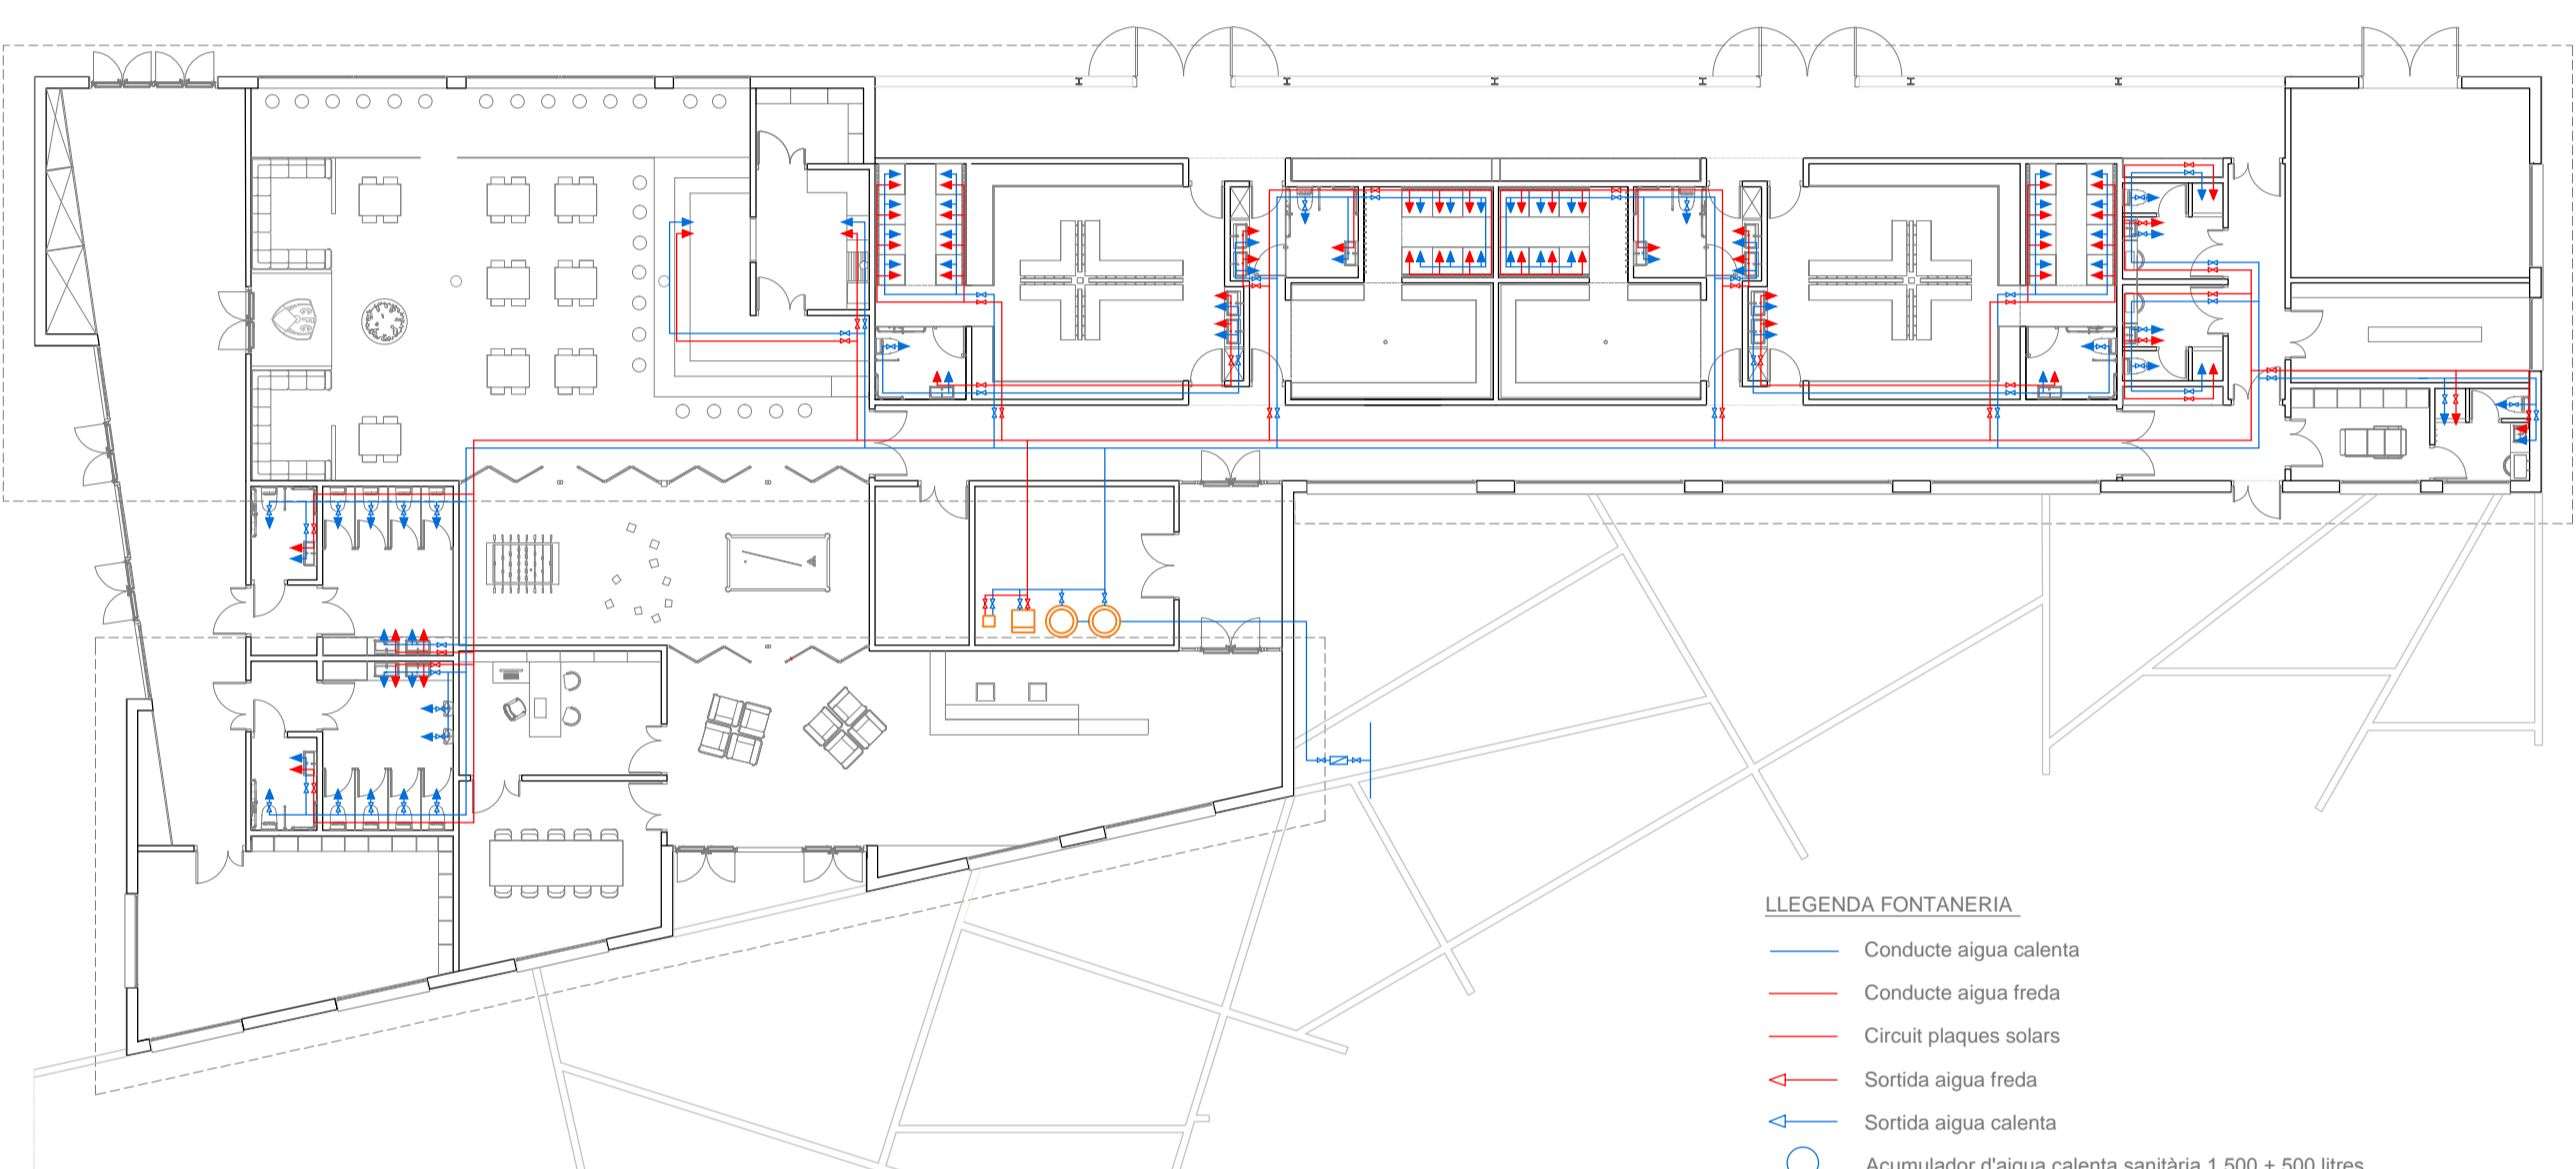


ESQUEMA FONTANERIA
ESCALA 1/200

- LLEGENDA FONTANERIA**
- Conducte aigua calenta
 - Conducte aigua freda
 - Circuit plaques solars
 - ▲ Sortida aigua freda
 - ▲ Sortida aigua calenta
 - Acumulador d'aigua calenta sanitària 1.500 + 500 litres
 - Caldera mural de gas
 - Captador solar pla, marca Vaillant (5 plaques solars de 2 x 1,2 m.)
 - Comptador d'aigua
 - Clau de pas

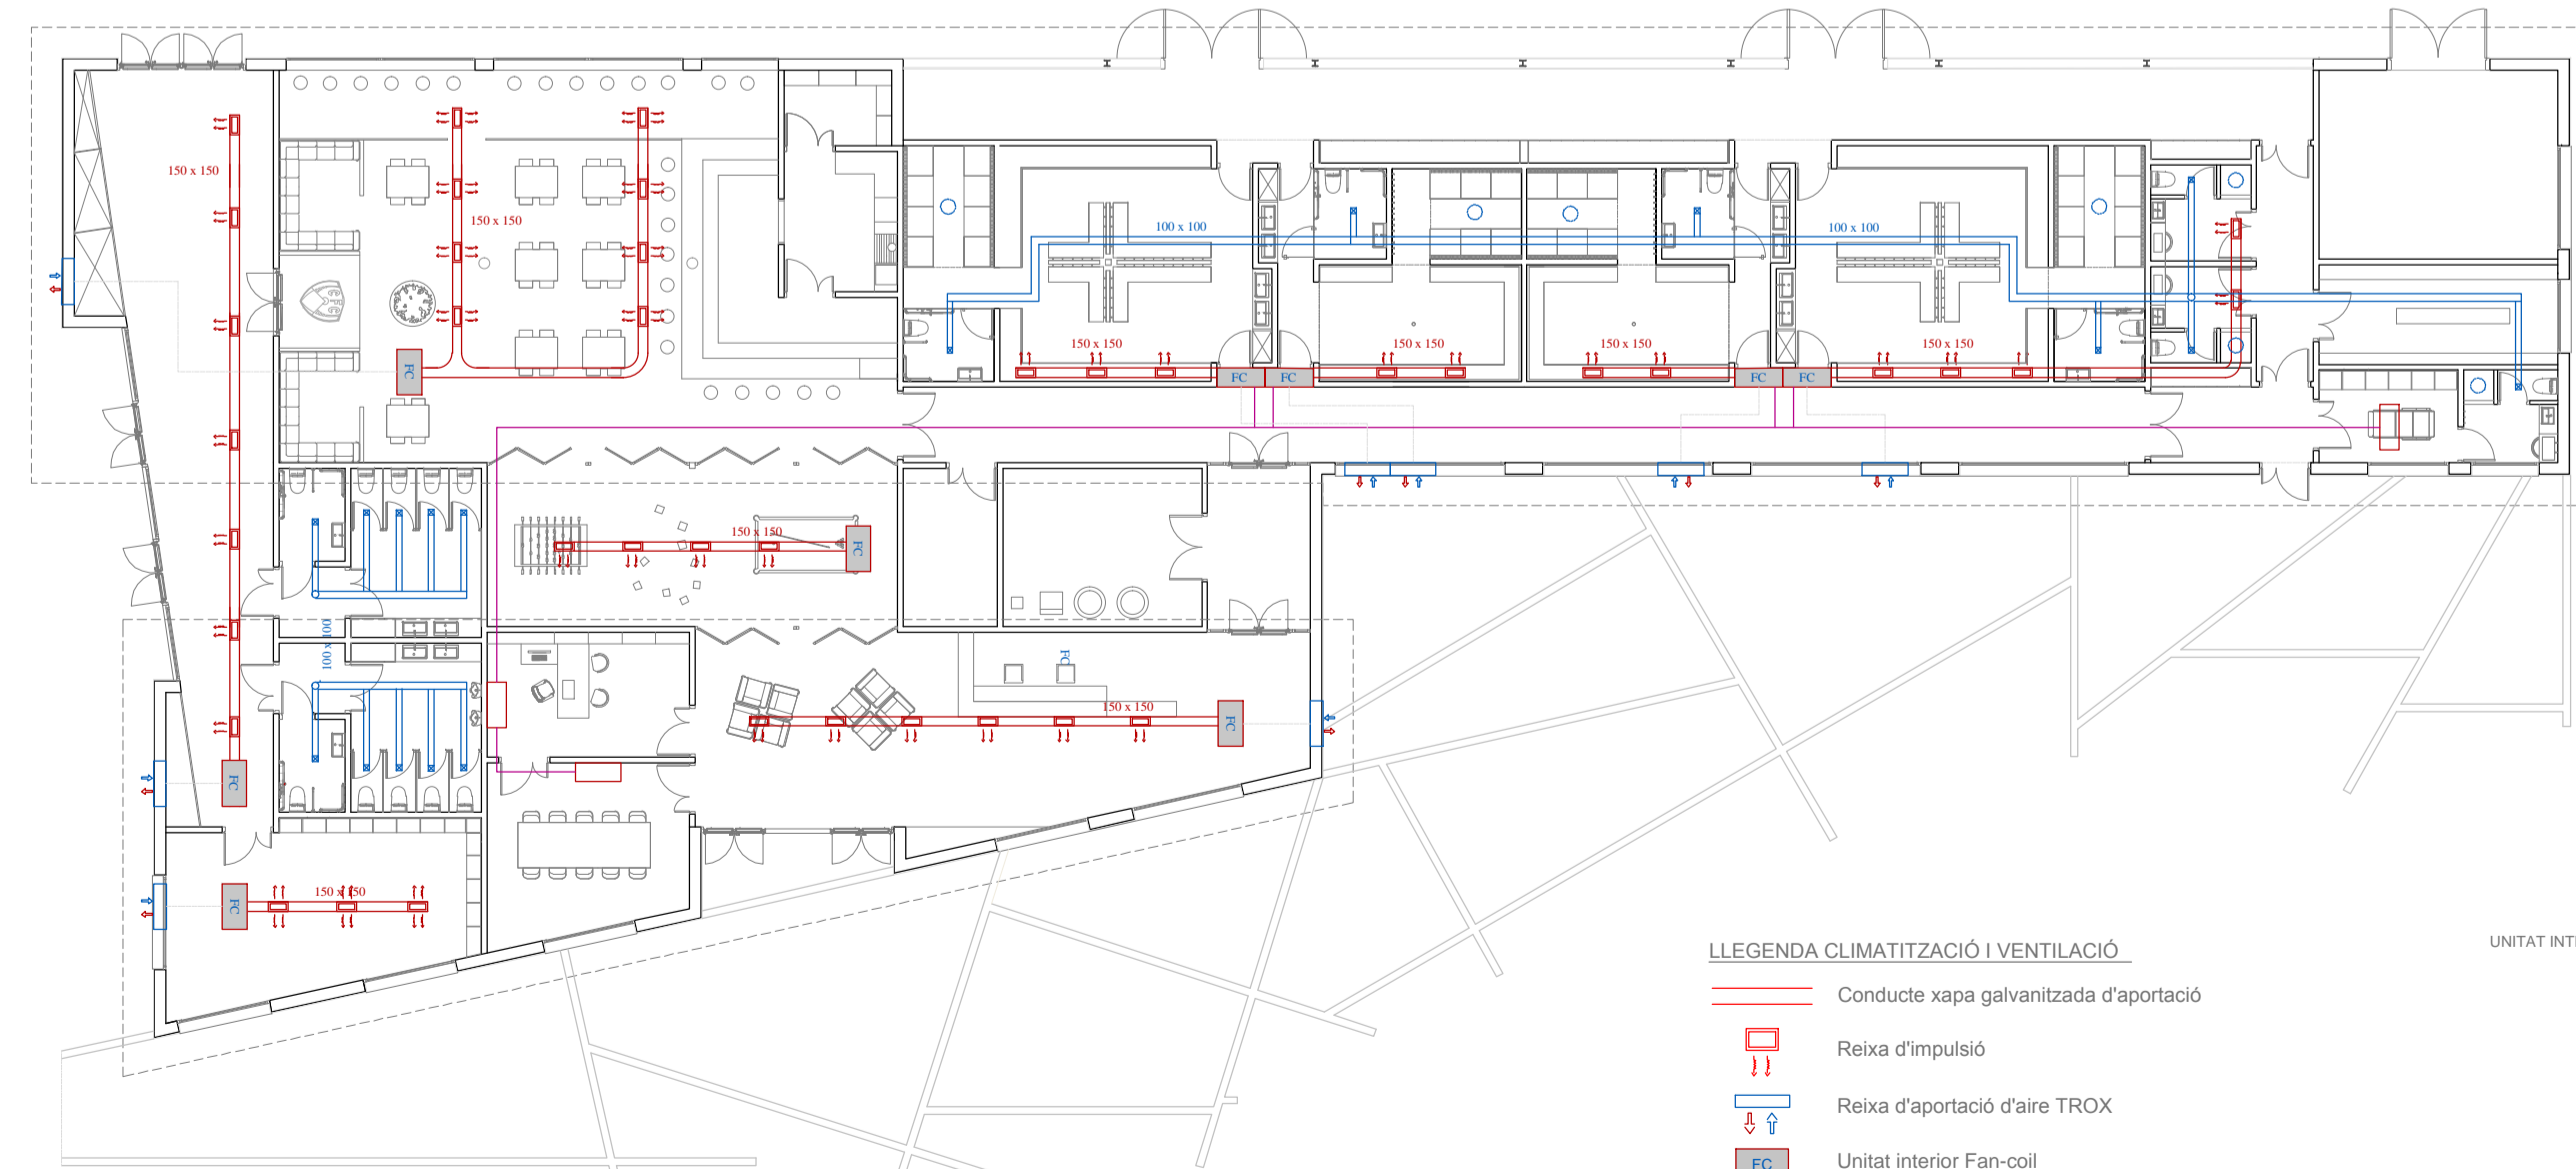


ESQUEMA CLIMATITZACIÓ I VENTILACIÓ
ESCALA 1/200

- LLEGENDA CLIMATITZACIÓ I VENTILACIÓ**
- Conducte xapa galvanitzada d'aportació
 - Reixa d'impulsió
 - Reixa d'aportació d'aire TROX
 - FC Unitat interior Fan-coil
 - Unitat interior tipus mural
 - Conducte hidràulic de bomba de calor i unitat exterior
 - Conducte de xapa galvanitzada d'extracció d'aire.
 - ⊠ Extractor
- UNITAT INTERIOR MURAL
- UNITAT INTERIOR FAN-COIL
- EXTRACTOR

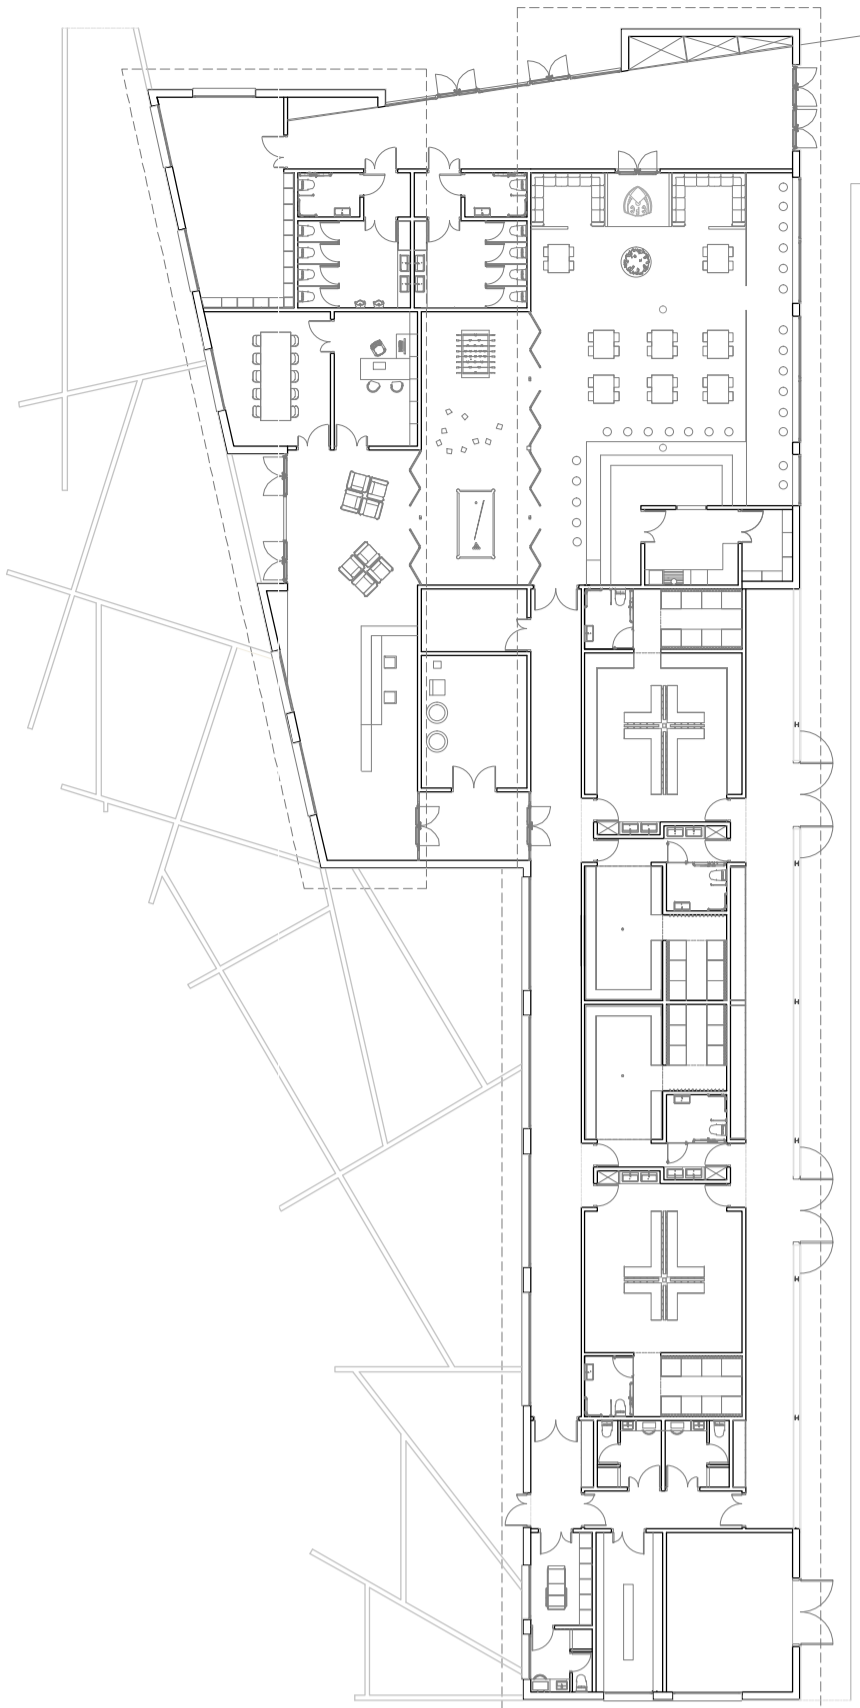


ESQUEMA SANEJAMENT CAMP
ESCALA 1/300

- LLEGENDA REG CAMP DE FUTBOL**
- Circuit camp de futbol, amb aigua de dipòsit.
 - Aspersors de llarg abast emergent, tipus 'Toro'
 - ⊠ Arqueta amb clau de pas

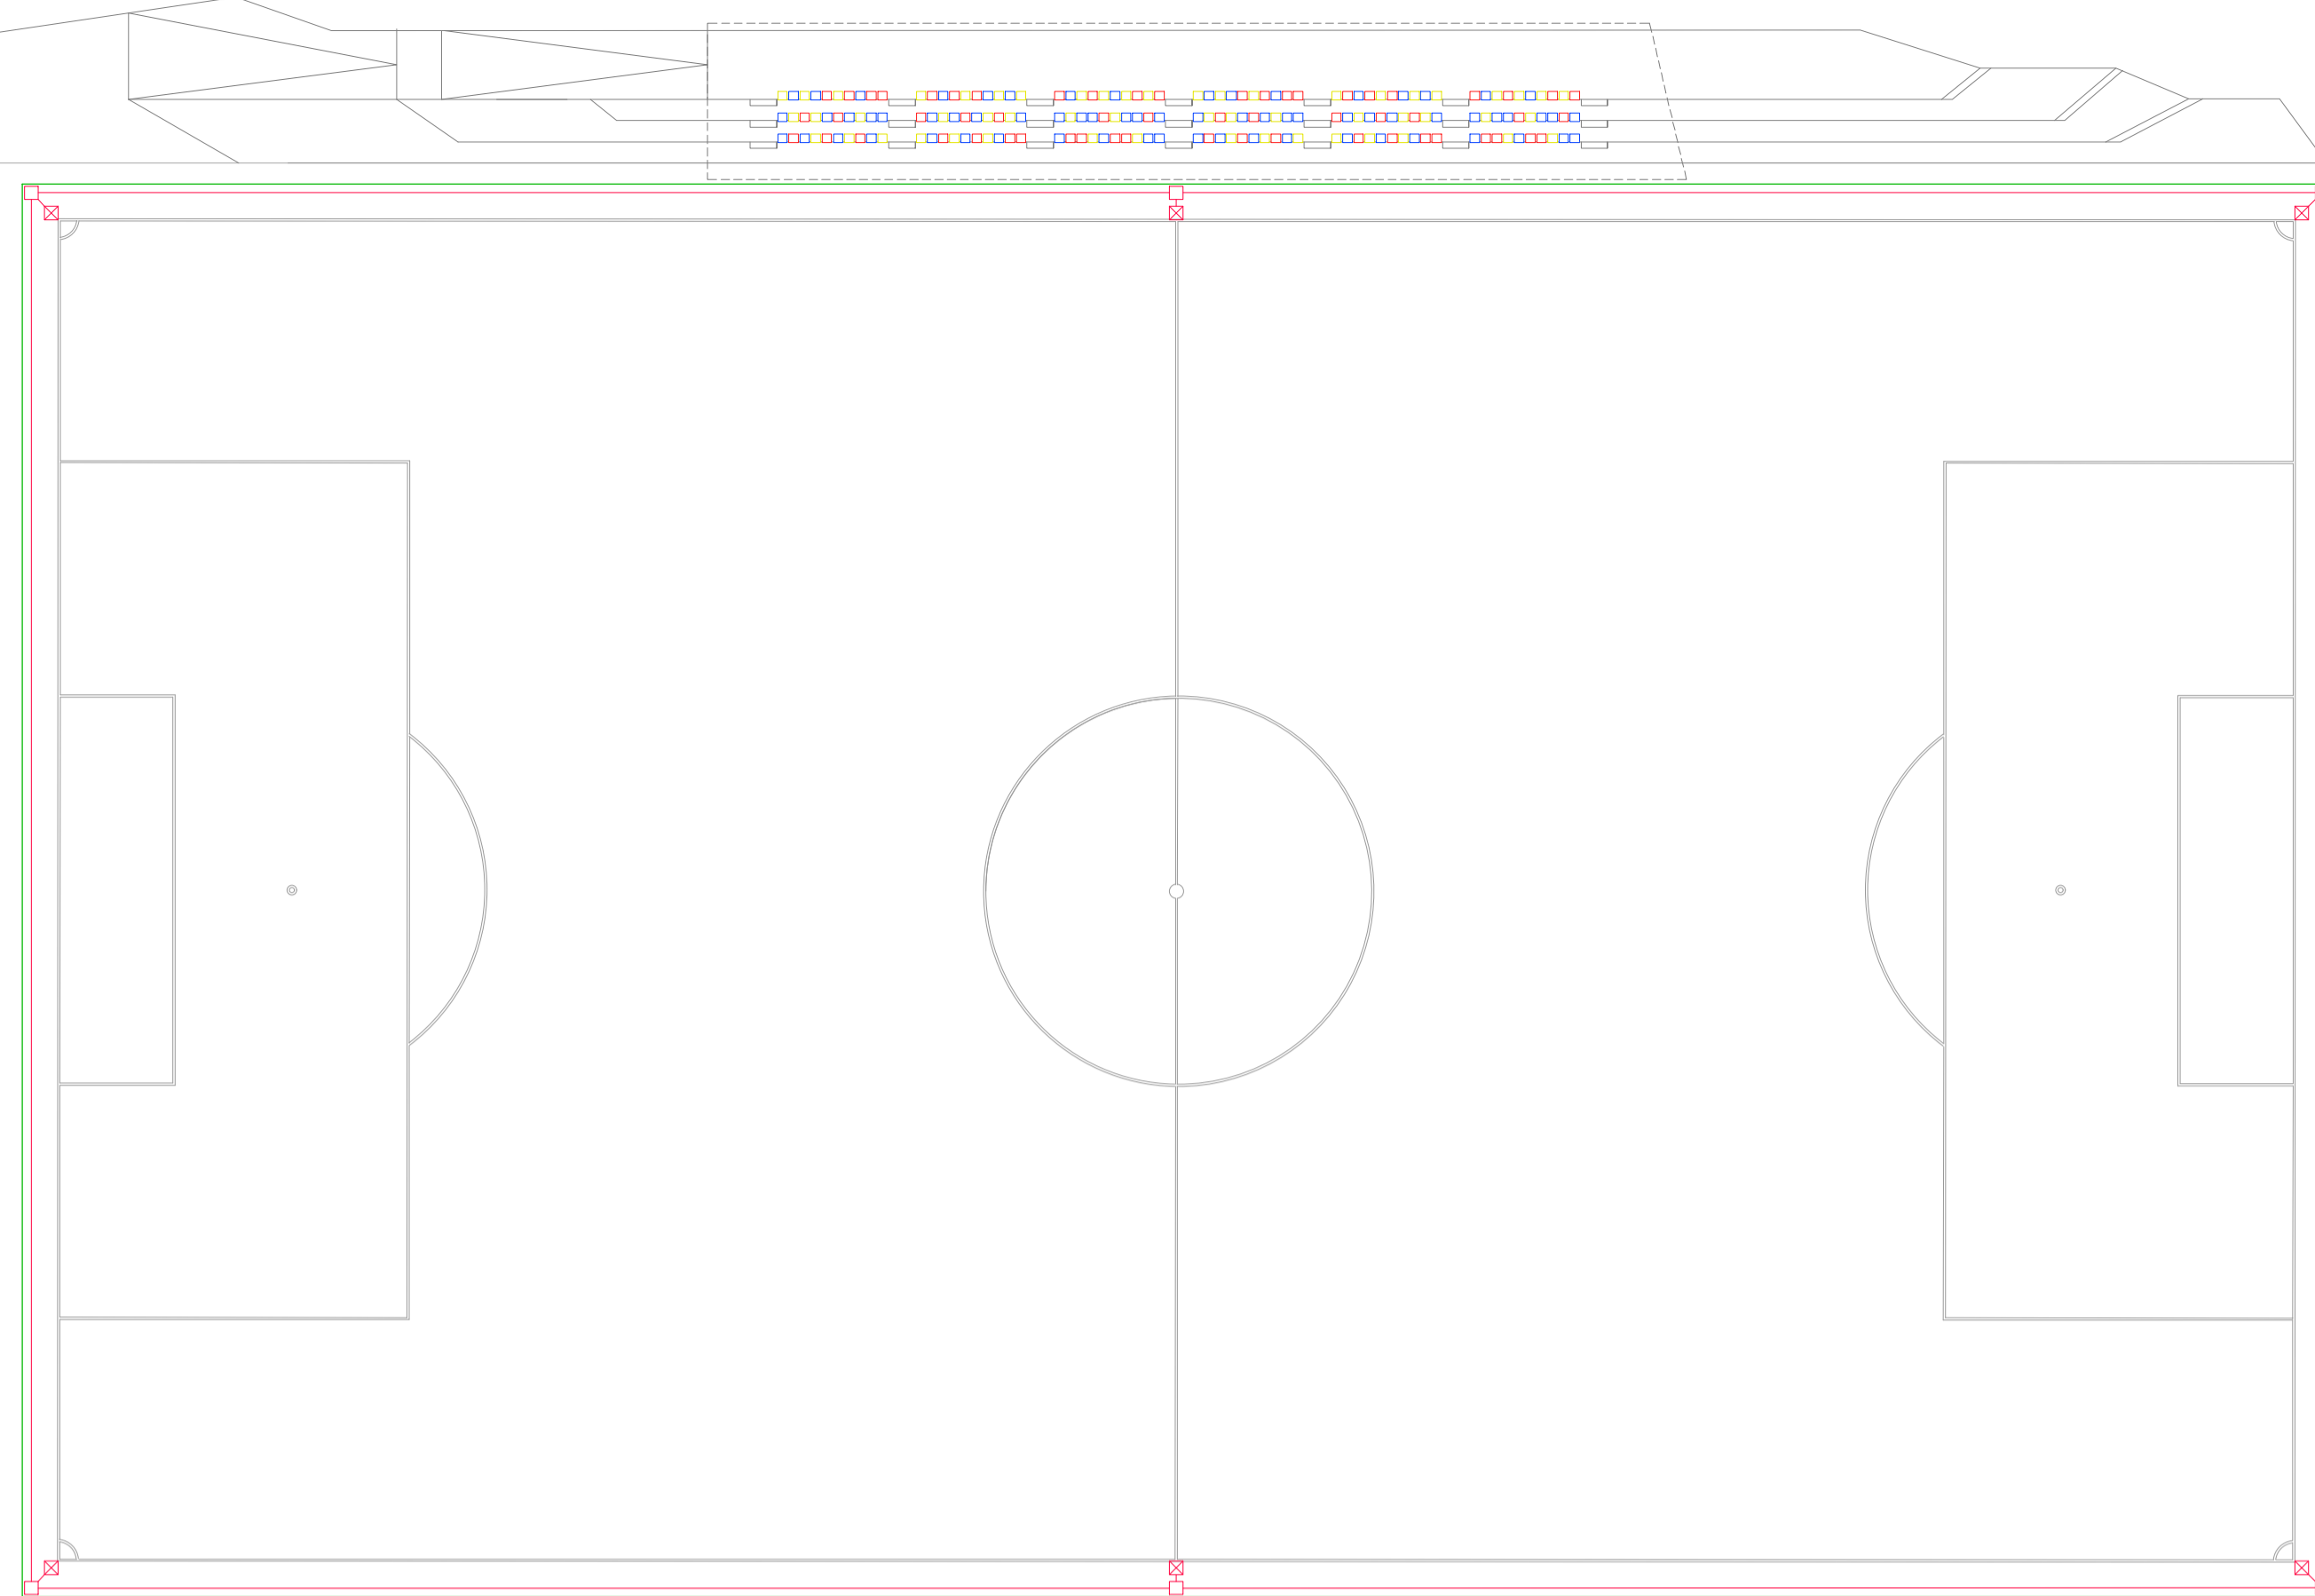

- CARACTERÍSTIQUES CANÓ DE REG:**
- Retorn lent i pot augmentar o disminuir la velocitat de rotació.
 - Ajustable entre 40° y 360°.
 - Cabal de 13 a 53 m³/h. i pressió de treball de 3 a 6 bars
 - Radi d'abastament d'aigua de diàmetre 32 mts. y 53 mts

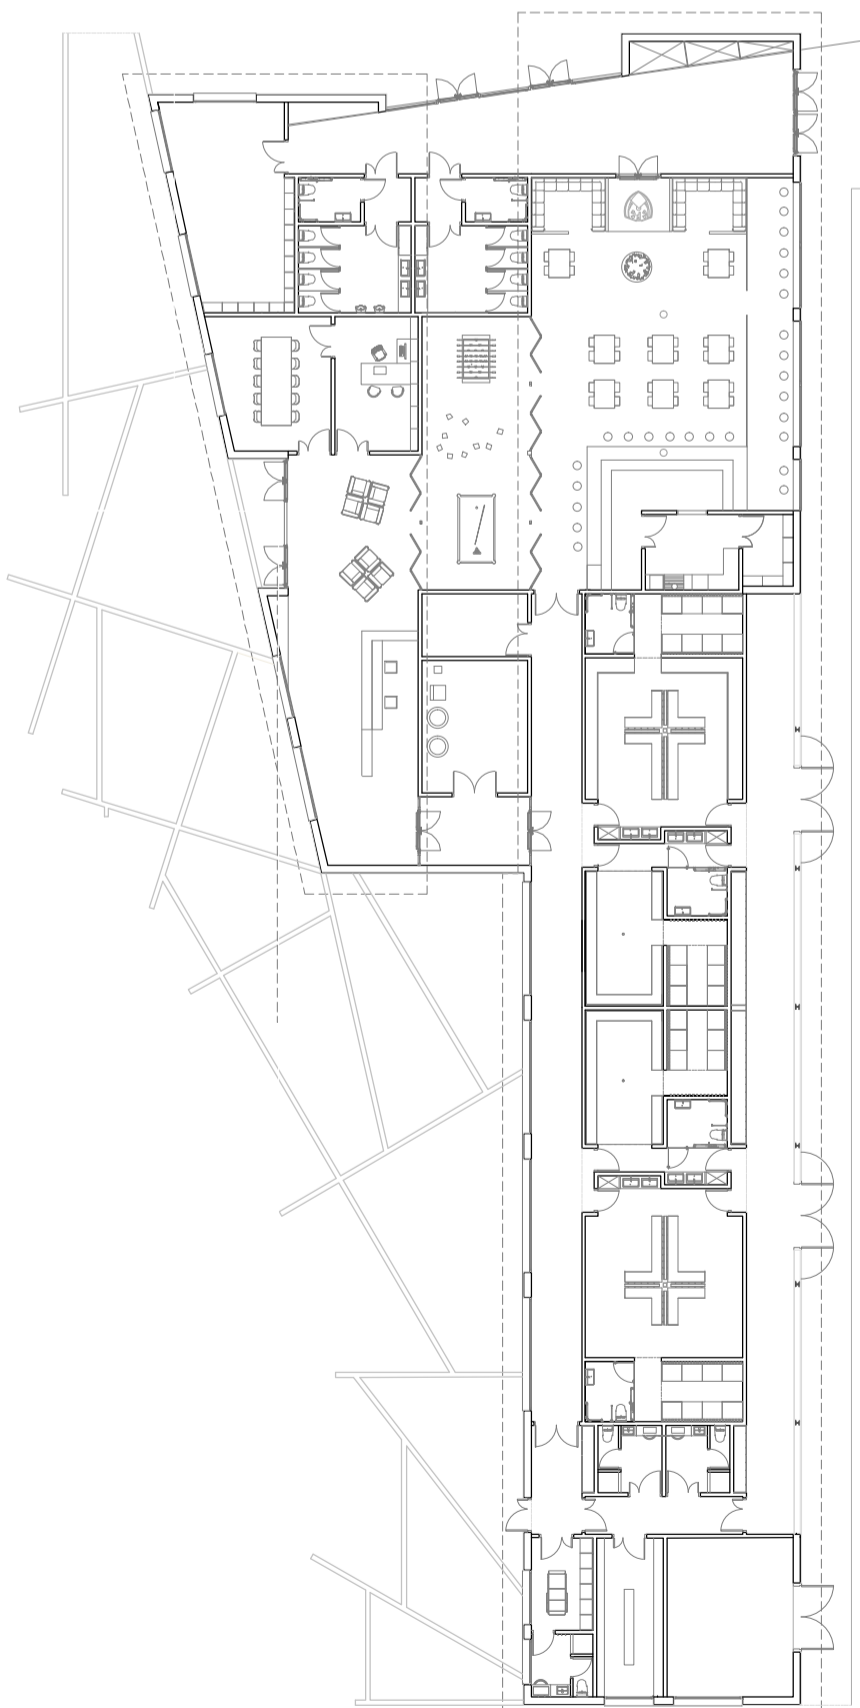

ESQUEMA SANEJAMENT CAMP
ESCALA 1/300

