

LEGENDA ELECTRICITAT

- Interruptor doble
- Interruptor
- Comandador
- Doble comandador
- Preses de comutació
- Equip autònom d'extinció d'emergència
- Fluorescent
- Punt de llum
- Preses de tubellatges
- Preses d'instal·lació
- Preses de cablejat estereotípic
- Punt de llum a pareu
- Punt de llum exterior
- Tubellatges
- Conduït exterior
- Conduït interior
- Manutenció econòmica (distribució total)
- Quadre general de protecció
- Preses de terra

LEGENDA FONTANERIA

- Comptador
- Secessió
- Clau de pas
- Grup de pressió
- Dipòsit sec
- Linha A.F.S.
- Linha A.C.S.
- Muntant secundari
- Muntant descentralitzat
- Aïllat

LEGENDA SANEJAMENT

- Comodoro xarxa general
- Esquema de pas
- Arqueta sòlida
- Clau de pas
- Cavallers d'aigua negra
- Balsament aigua negra
- Balsament aigua pluvial
- Pendent aigua pluvial
- Aïllat

LEGENDA CLIMATITZACIO


- Conduït impulsió
- Conduït retorn
- Tuberia impulsió
- Tuberia retorn
- Direcció aïre impulsió
- Direcció aïre retorn

- LEGENDA SEGURITAT
- Preses comutació xarxa
 - Detector fum
 - Detector infraroig
 - Sistema

punt de llum instal·lat amb cables



punt de llum tipus downlight

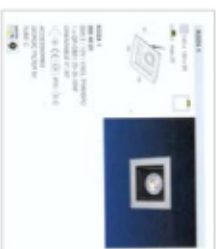



led intel·ligent LEDS CO



aplic exterior BASIC SI



retolera de senyalització amb punts de llum de led ACO DRAM

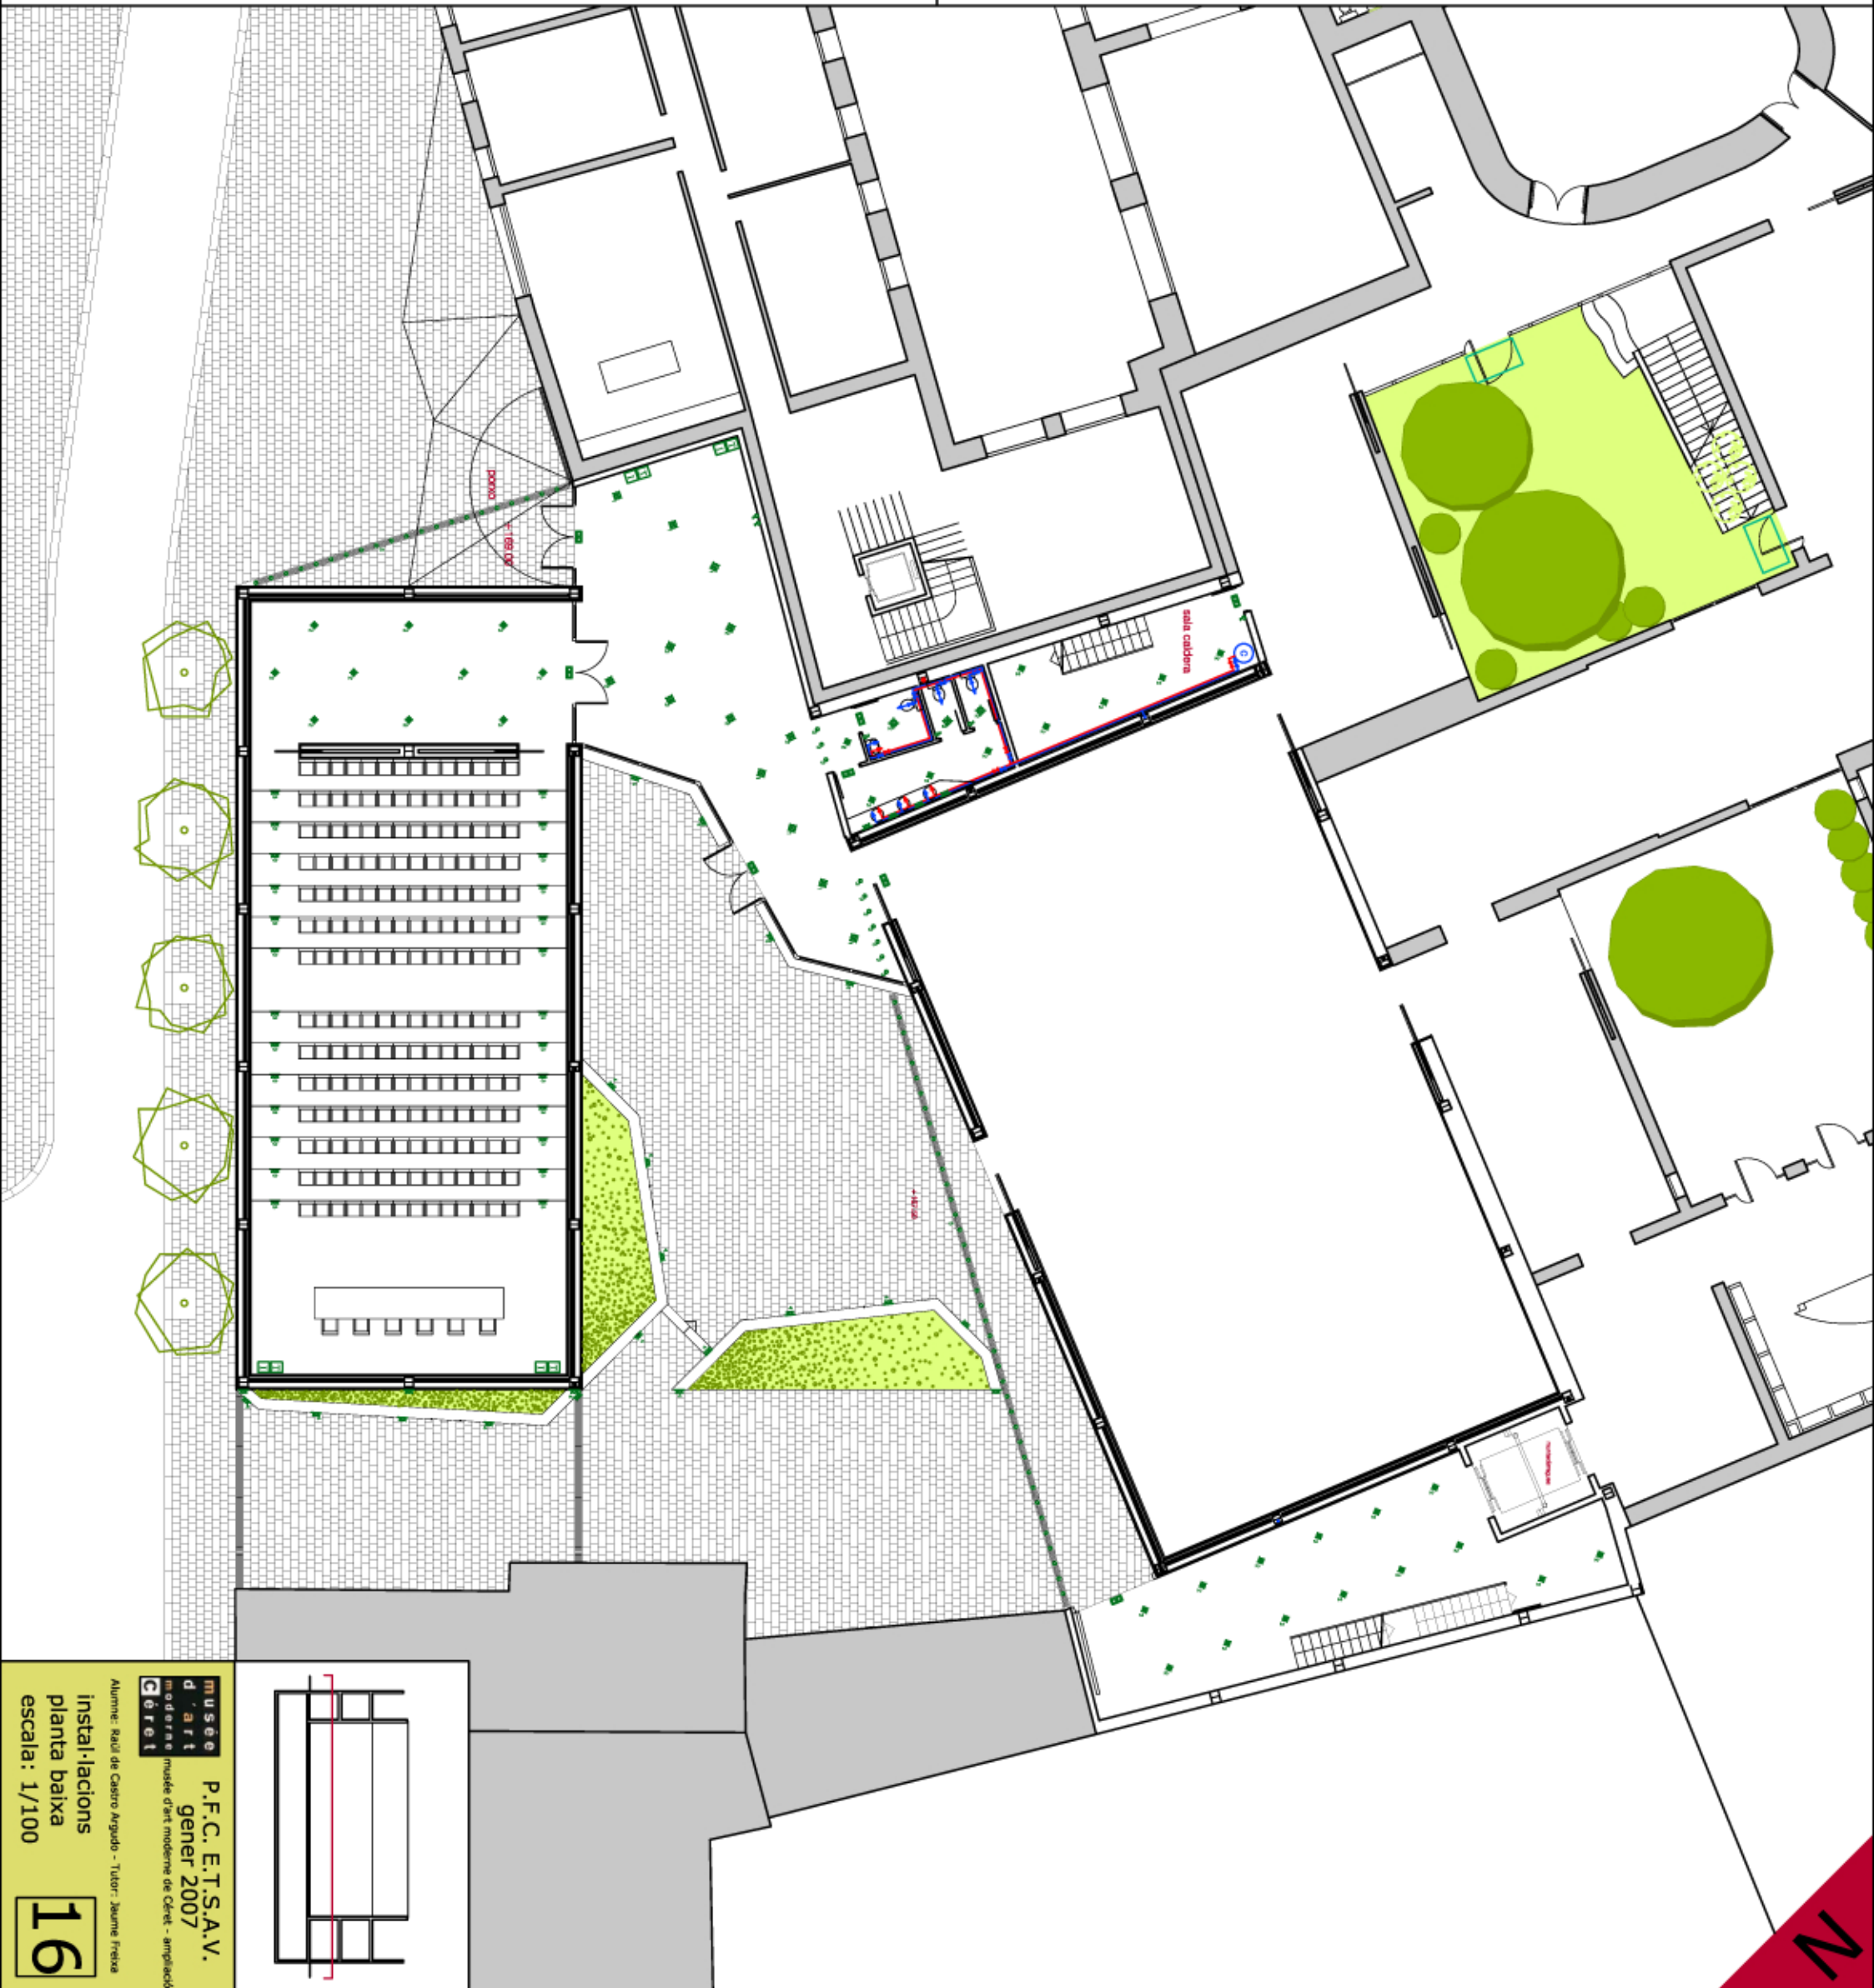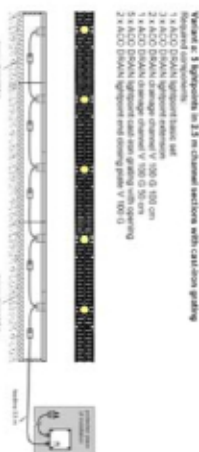

P.F.C. E.I.S.A.V.
 gener 2007
 musée d'art moderne de Céret - ampliació

Alumn: Raúl de Castro Argudo - Títol: Jaume Freixas
instal·lacions
 planta baixa
 escala: 1/100

16