

LEBENDA ELECTRICAL

- Interruptor doble
- Interruptor
- comutador
- doble comutador
- preses de corrent
- equip automàtic d'enllumenat d'emergència
- fluorescent
- punt de llum
- preses de telefonia
- preses d'informàtica
- calca d'automàtica
- preses de cablejat estructurat
- punt de llum a pare
- punt de llum exterior
- timbre
- endoll exterior
- interfície
- comptador
- manllet encansat (detracció sala)
- quadre general de protecció
- preses de terra

LEBENDA FONTANERIA

- comptador
- acompanament
- clau de pas
- grup de pressió
- dispositiu de control
- línia A.F.S.
- línia A.C.S.
- mutuant secundari
- mutuant dependent
- abocador

LEBENDA SANITARIAMENT


- comunicació s'encara especialitzat
- arqueta de pas
- arqueta d'abocador
- clarificador d'aigua
- divergència d'aigua pluvial
- balneari d'aigua calenta
- balneari d'aigua freda
- pendent d'aigua pluvial
- abocador

LEBENDA SEGURITAT


- preses de comunicació
- detector de fum
- detector d'infraroig
- alarma

LEBENDA CLIMATITZACIO


- conductor impulsat
- conductor retorn
- tobers impulsat
- retorca retorn
- retorca aïre impulsat
- retorca aïre retorn

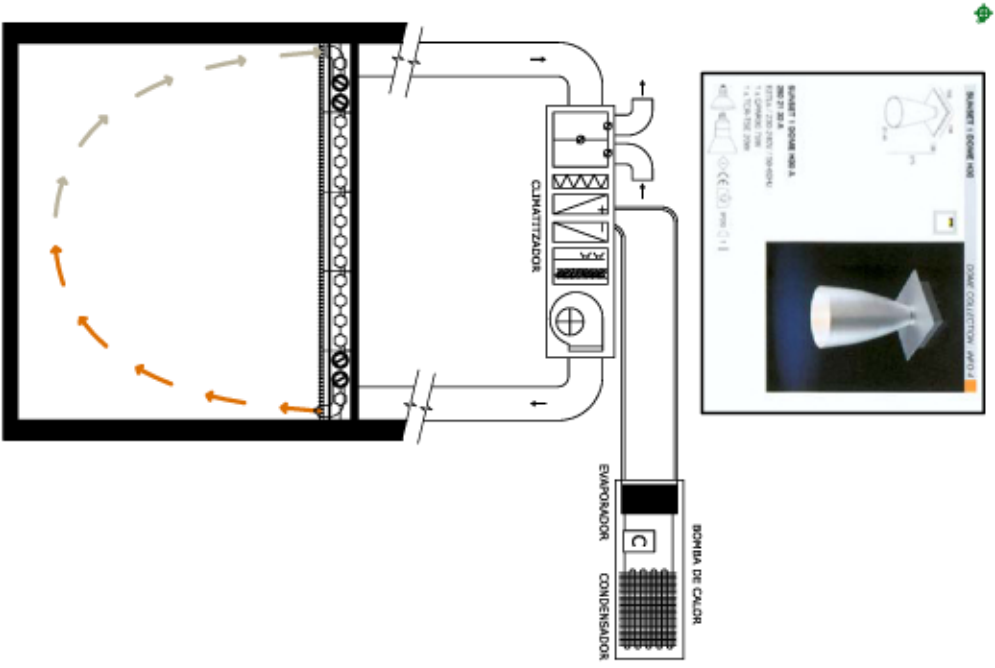

esquema climatització sala de conferències

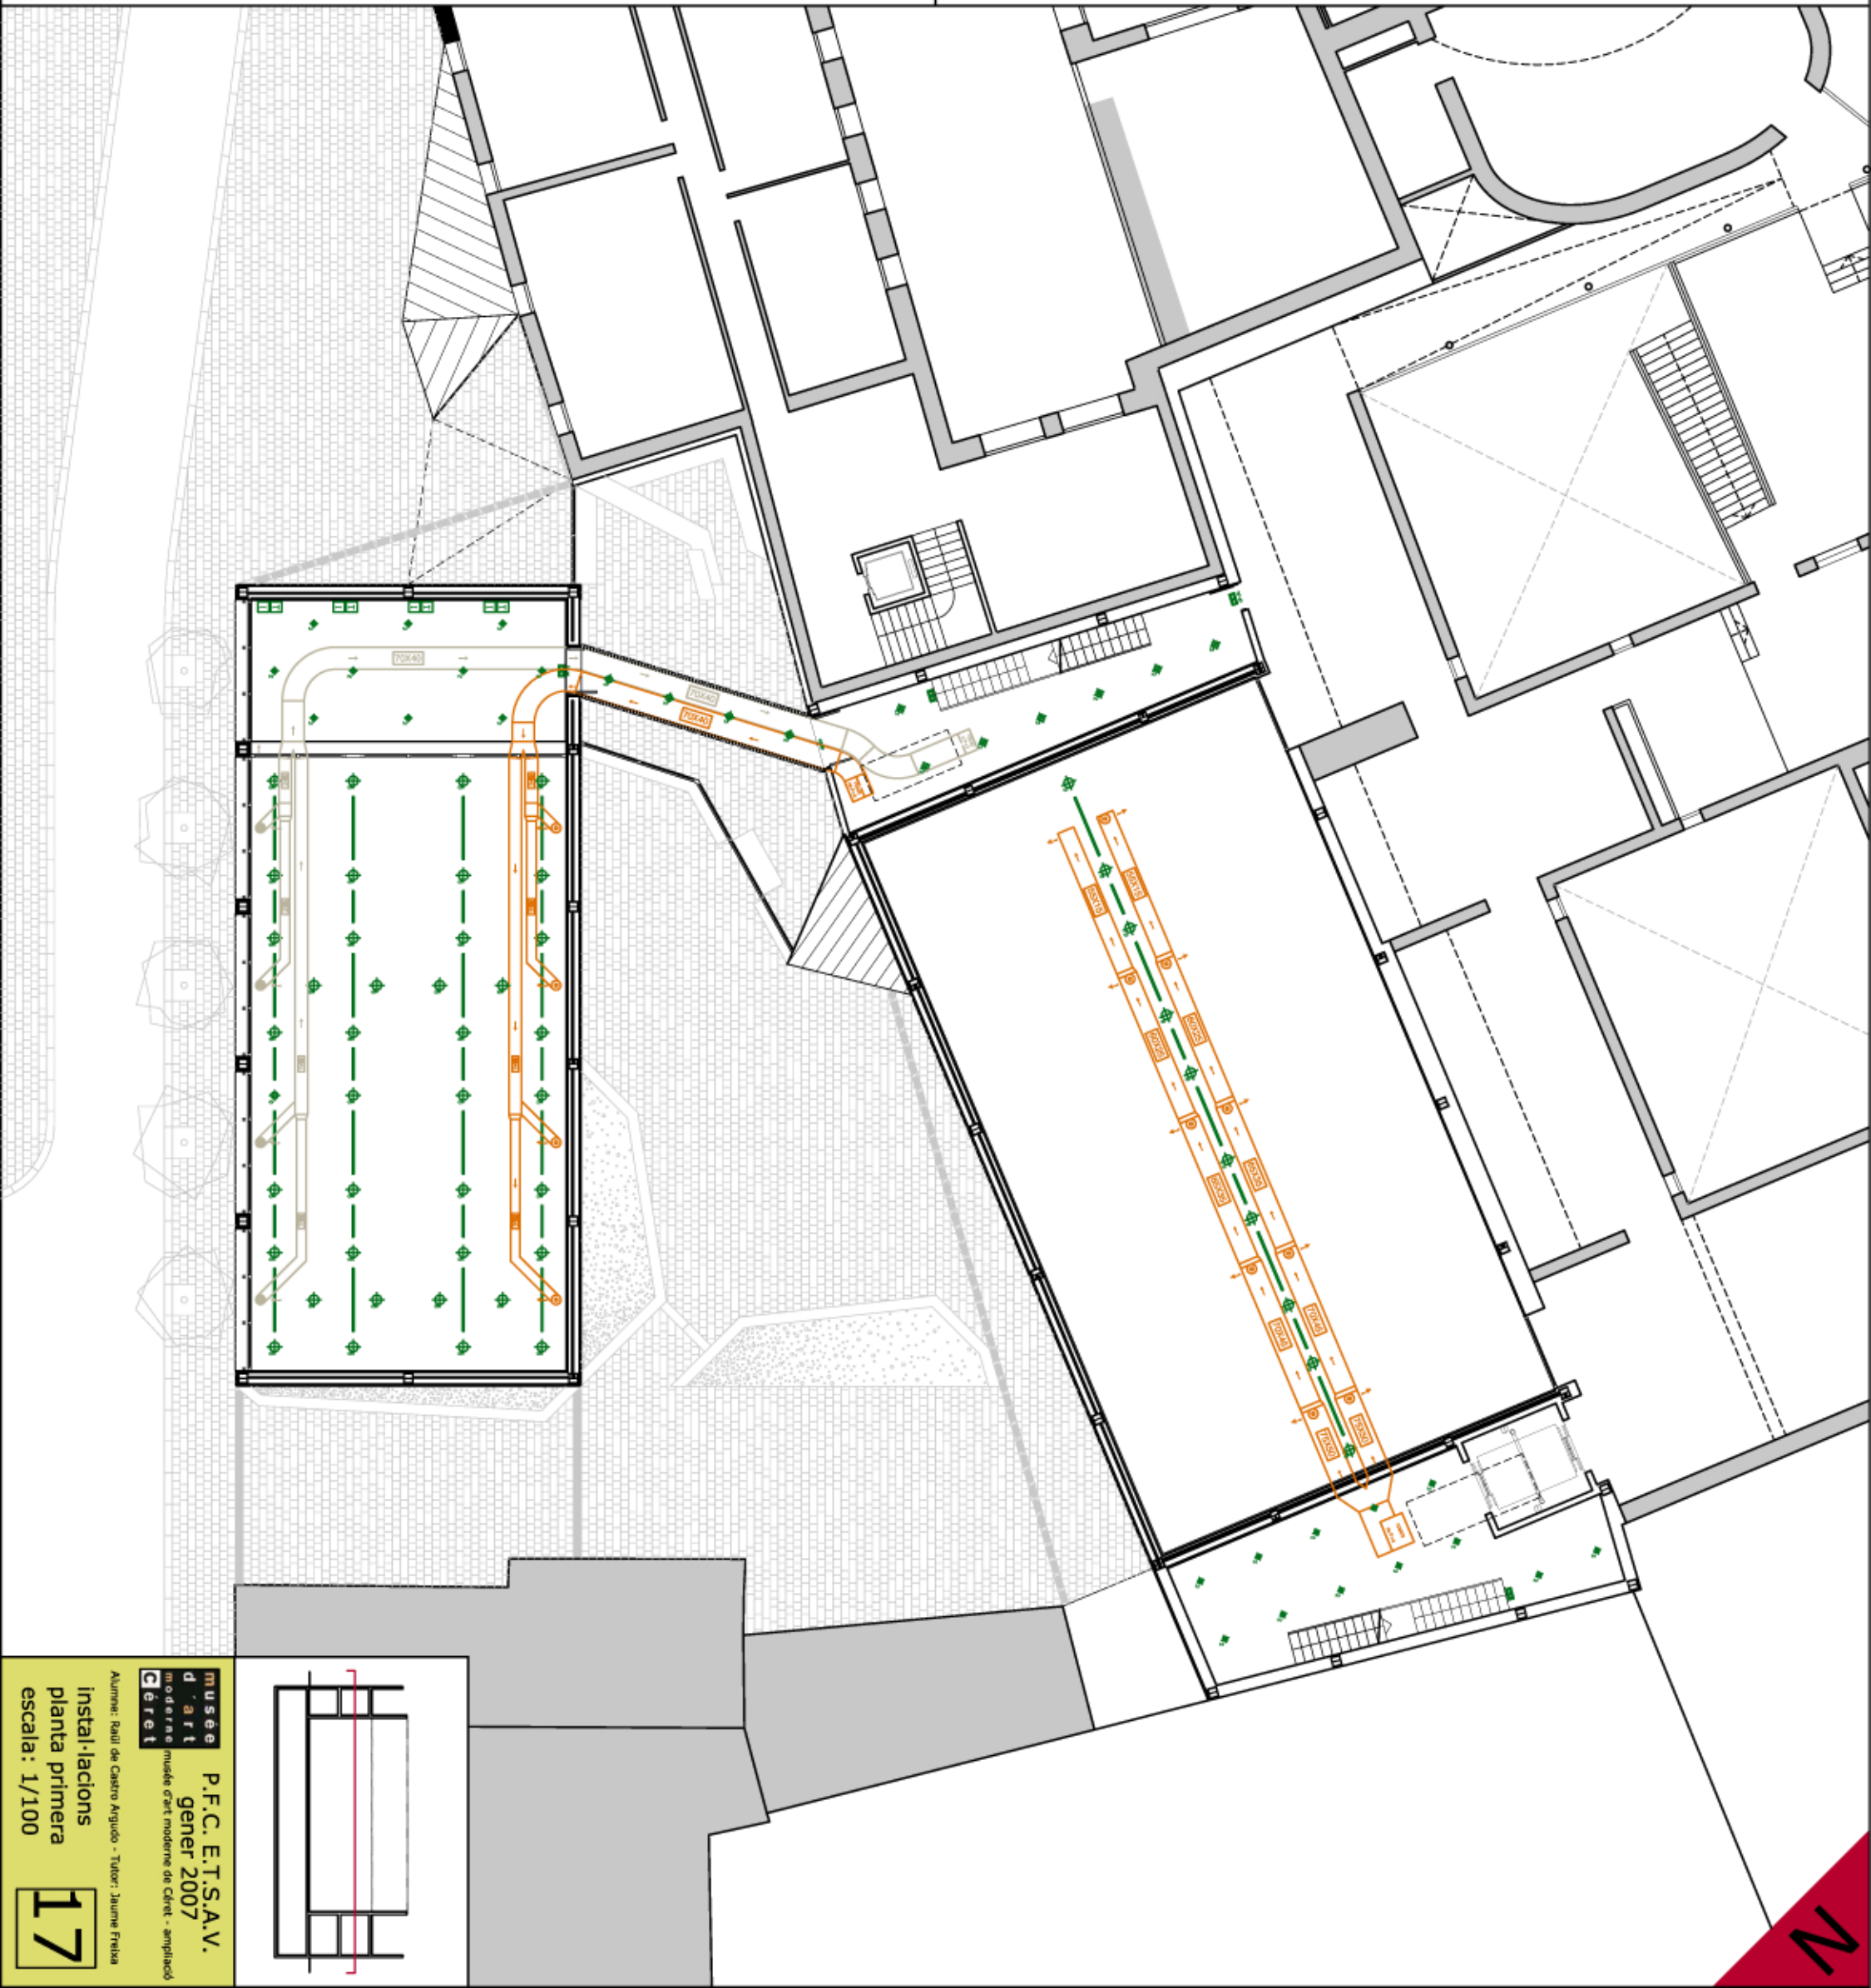

**musée d'art moderne et d'art contemporain**  
**Céret**  
 P.F.C. E.I.T.S.A.V.  
 gener 2007  
 musee d'art moderne et d'art contemporain  
 Céret

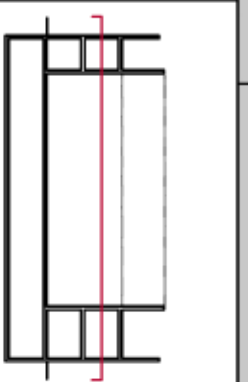

Alumne: Raül de Castro Argudo - Tutor: Jaume Fritxa  
 instal·lacions  
 planta primera  
 escala: 1/100