

LEGENDA FONTANERIA

- ☐ compresor
- escorrentia
- >—>—> canya de pas
- ⊙ grup de pressió
- ⊙ dispositiu ccv
- línia A.F.S.
- línia A.C.S.
- ☛ manant secundari
- ☛ manant descentral
- aïllat

LEGENDA SANITARIAMENT

- començament xarxa general sanitari
- ⊙ arquia de pas
- ⊙ arquia sanitària
- desguassament aigua negra
- càrregues aigua pluvial
- ☛ baixant aigua negra
- ☛ baixant aigua pluvial
- ☛ pendent aigua pluvial
- aïllat

LEGENDA ELECTRICITAT


- ⊕ interruptor doble
- ⊕ interruptor
- ⊕ comandador
- ⊕ doble comandador
- ⊕ presa de corrent
- ⊕ equip autònom d'enllumenat d'emergència
- ⊕ Bateria
- ⊕ punt de llum
- ⊕ presa de telefonia
- ⊕ presa d'informàtica
- ⊕ calca d'automàtica
- ⊕ presa de cablejat estructurat
- ⊕ punt de llum a pare
- ⊕ punt de llum exterior
- ⊕ tubular
- ⊕ condut exterior
- ⊕ interfon
- ⊕ comptador
- ⊕ manant econòmic (diferenciació de pot.)
- ⊕ quadre general de protecció
- ⊕ presa de terra

LEGENDA SEGURITAT


- ⊕ presa comarcals aigua
- ☛ detector fums
- ☛ detector infraroig
- ☛ alarma

LEGENDA CLIMATITZACIO

- condueix impulsio
- condueix retorn
- ⊙ tubera impulsio
- ⊙ tubera retorn
- direccio aire impulsio
- direccio aire retorn

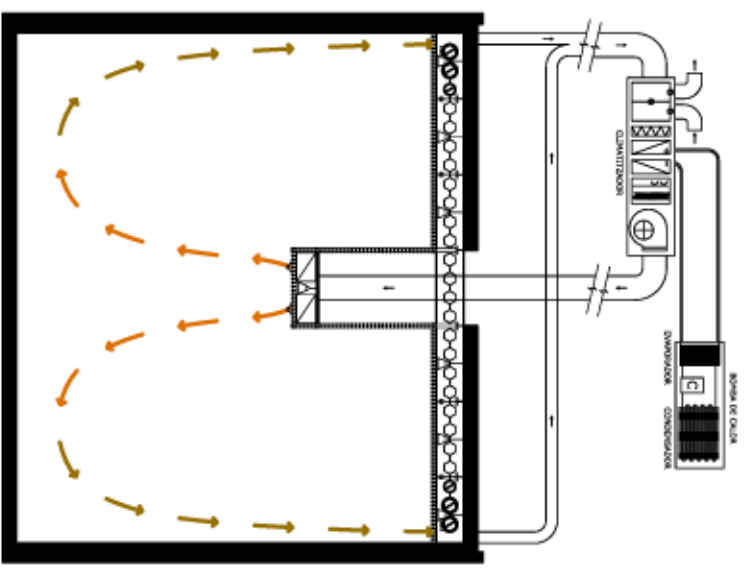

esquema climatització sala exposicions temporals

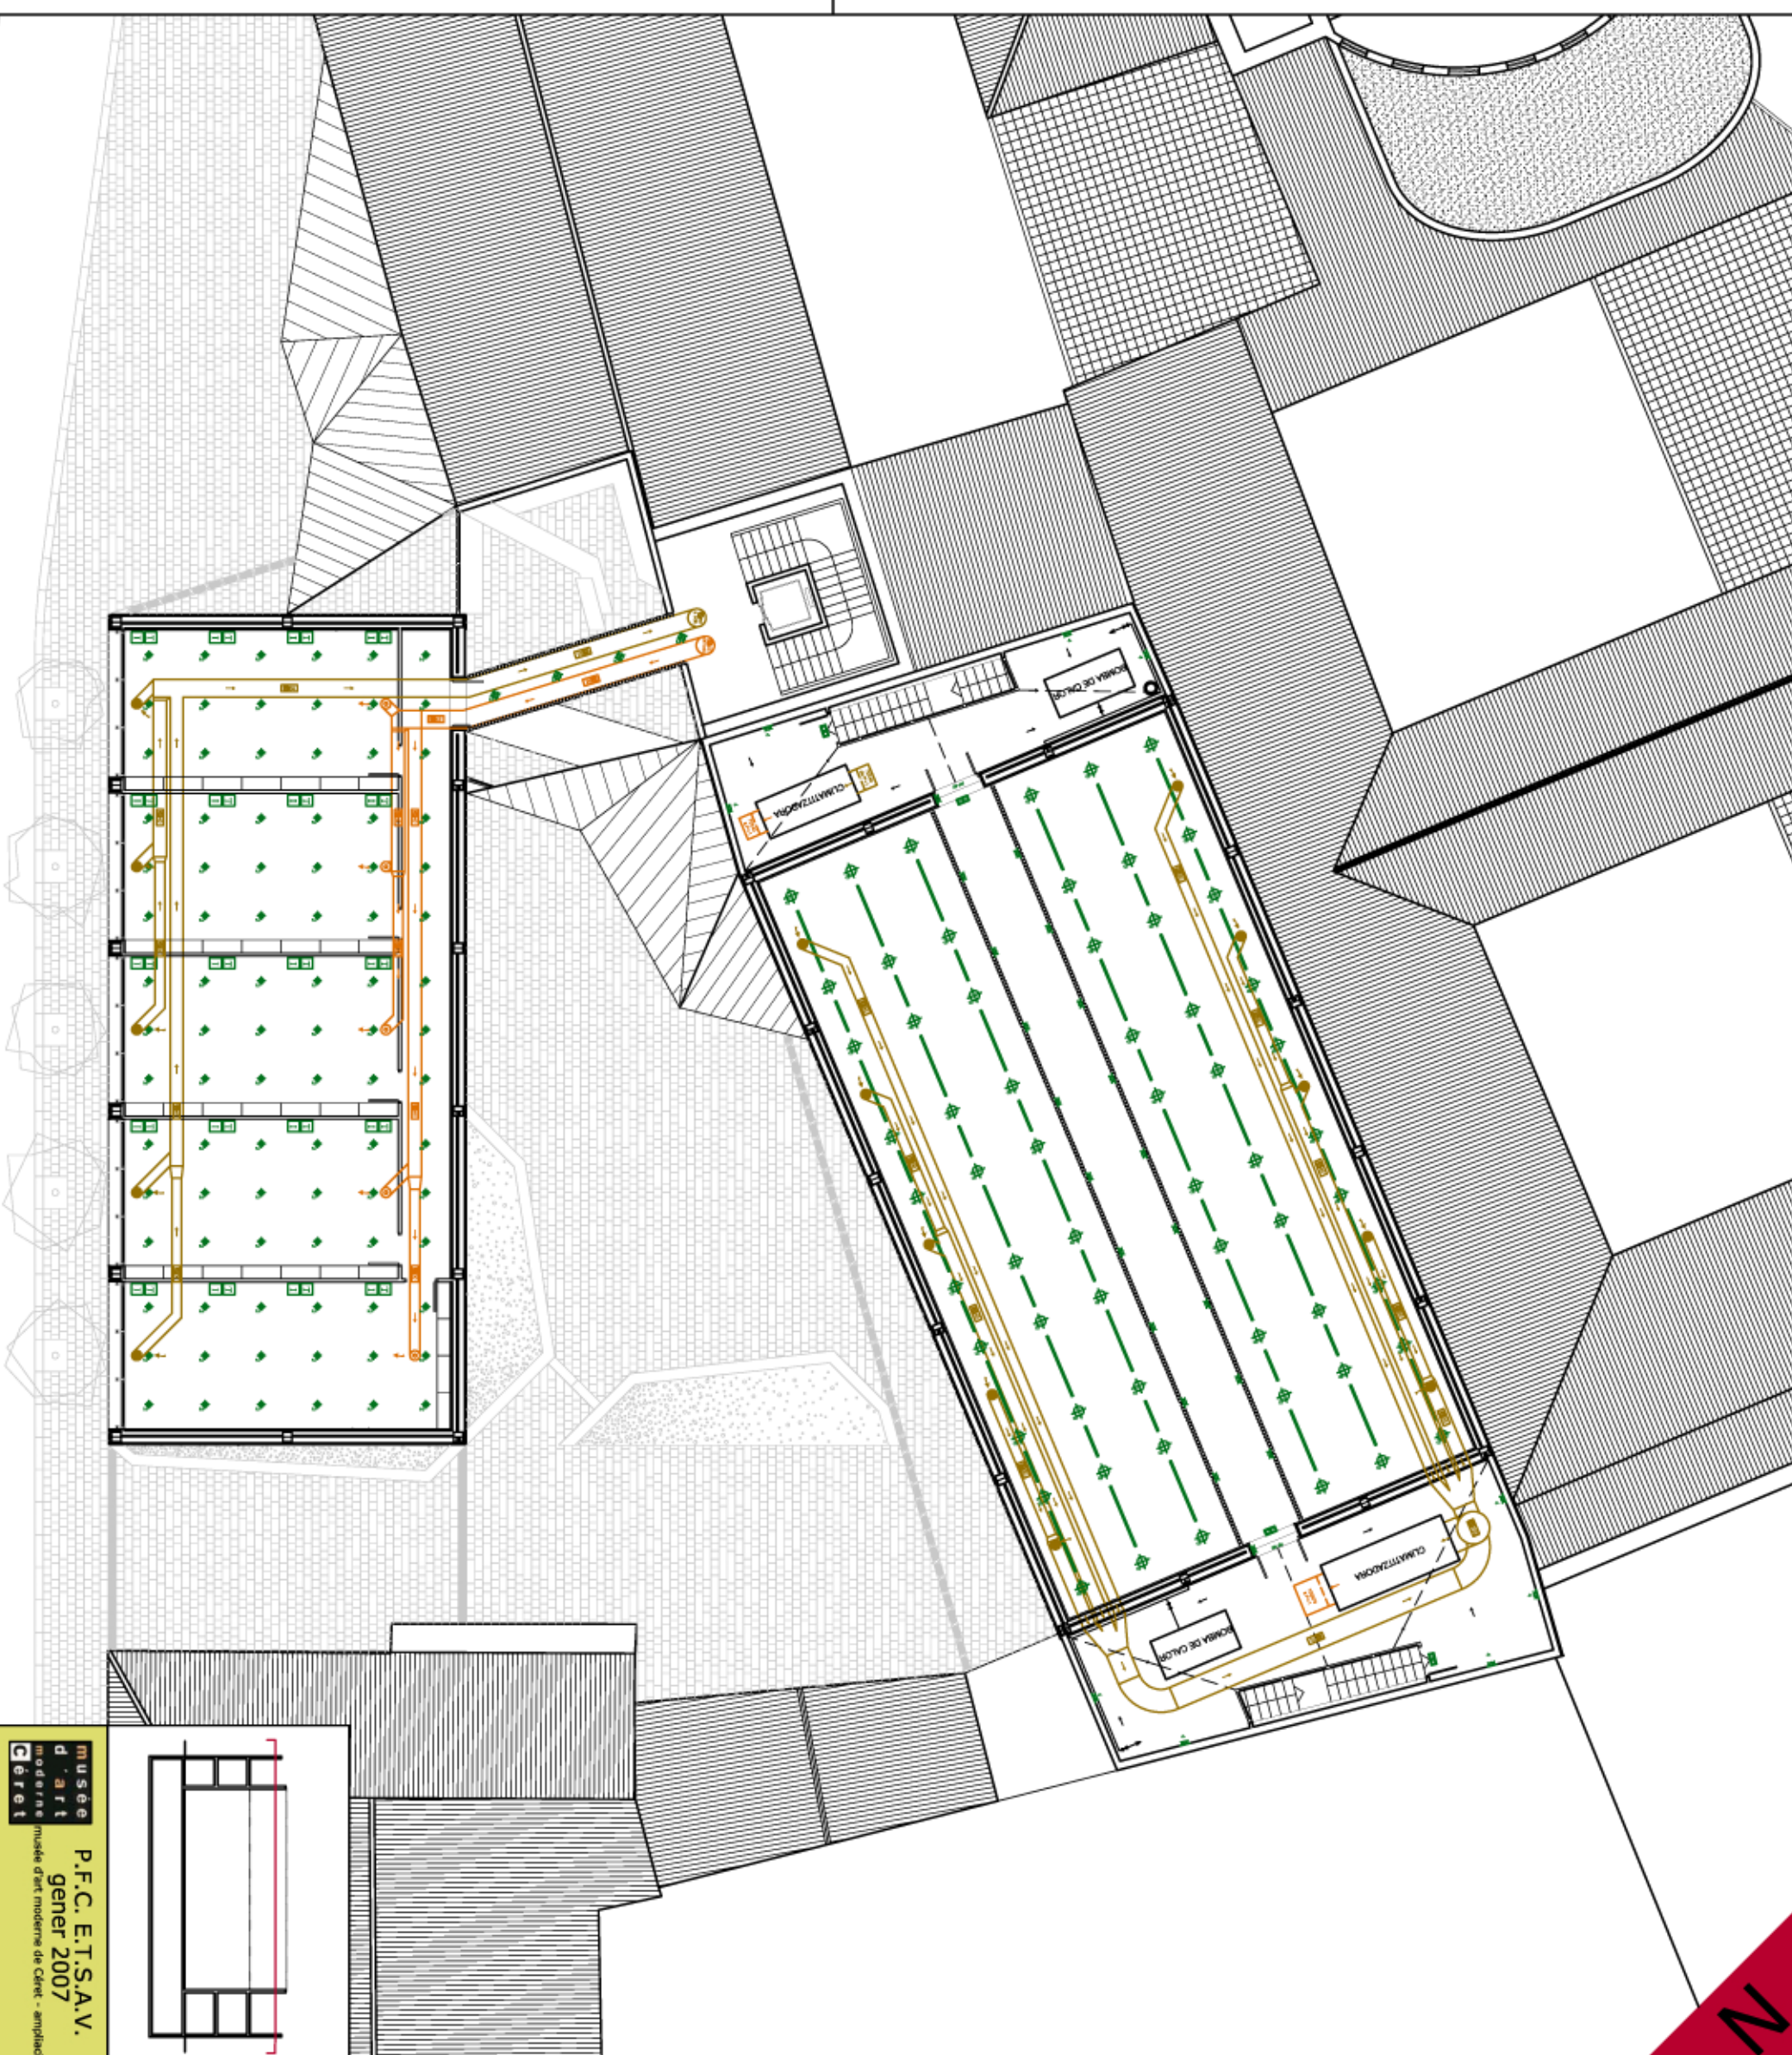

**Musée d'art moderne d'art contemporain**  
**Ceret**  
**P.F.C. E.I.T.S.A.V.**  
**gener 2007**  
 musee d'art moderne de Ceret - ampliació

Autor: Raül de Castro Argudo - Tutor: Jaume Freixa  
**instal·lacions**  
**planta segona**  
 escala: 1/100

**18**