

LEGENDA ELÈCTRICITAT

- interruptor doble
- interruptor
- commutador
- doble commutador
- press de comut
- equip autònom d'enllumenat d'emergència
- Barronets
- punt de llum
- press de voltes
- press d'infonormació
- càrta d'informació
- press de càrrega d'objectes
- punt de llum a pare
- punt de llum exterior
- vidre
- condit exterior
- comptador
- mantant econòmic (detracció del.)
- qualse press de protecció
- press de terra

LEGENDA FONTANERIA

- comptador
- escocesa
- clau de pas
- grup de pressió
- dipòsit sec
- llana A.F.S.
- llana A.C.S.
- mantant secundari
- mantant descentralitzat
- aïllat

LEGENDA SANITARIAMENT



- commutador xarxa general aïllat
- arqueta de pas
- arqueta aïllada
- derivacions aigua negra
- càrrega aigua pluvial
- barrat aigua negra
- barrat aigua pluvial
- pendent aigua pluvial
- abast

LEGENDA SEGURITAT


- press comutació xarxa
- detector fums
- detector infraroig
- sirena

LEGENDA CLIMATITZACIO

- condutde impulsio
- condutde retorn
- vidre impulsio
- vidre retorn
- direccio aire impulsio
- direccio aire retorn

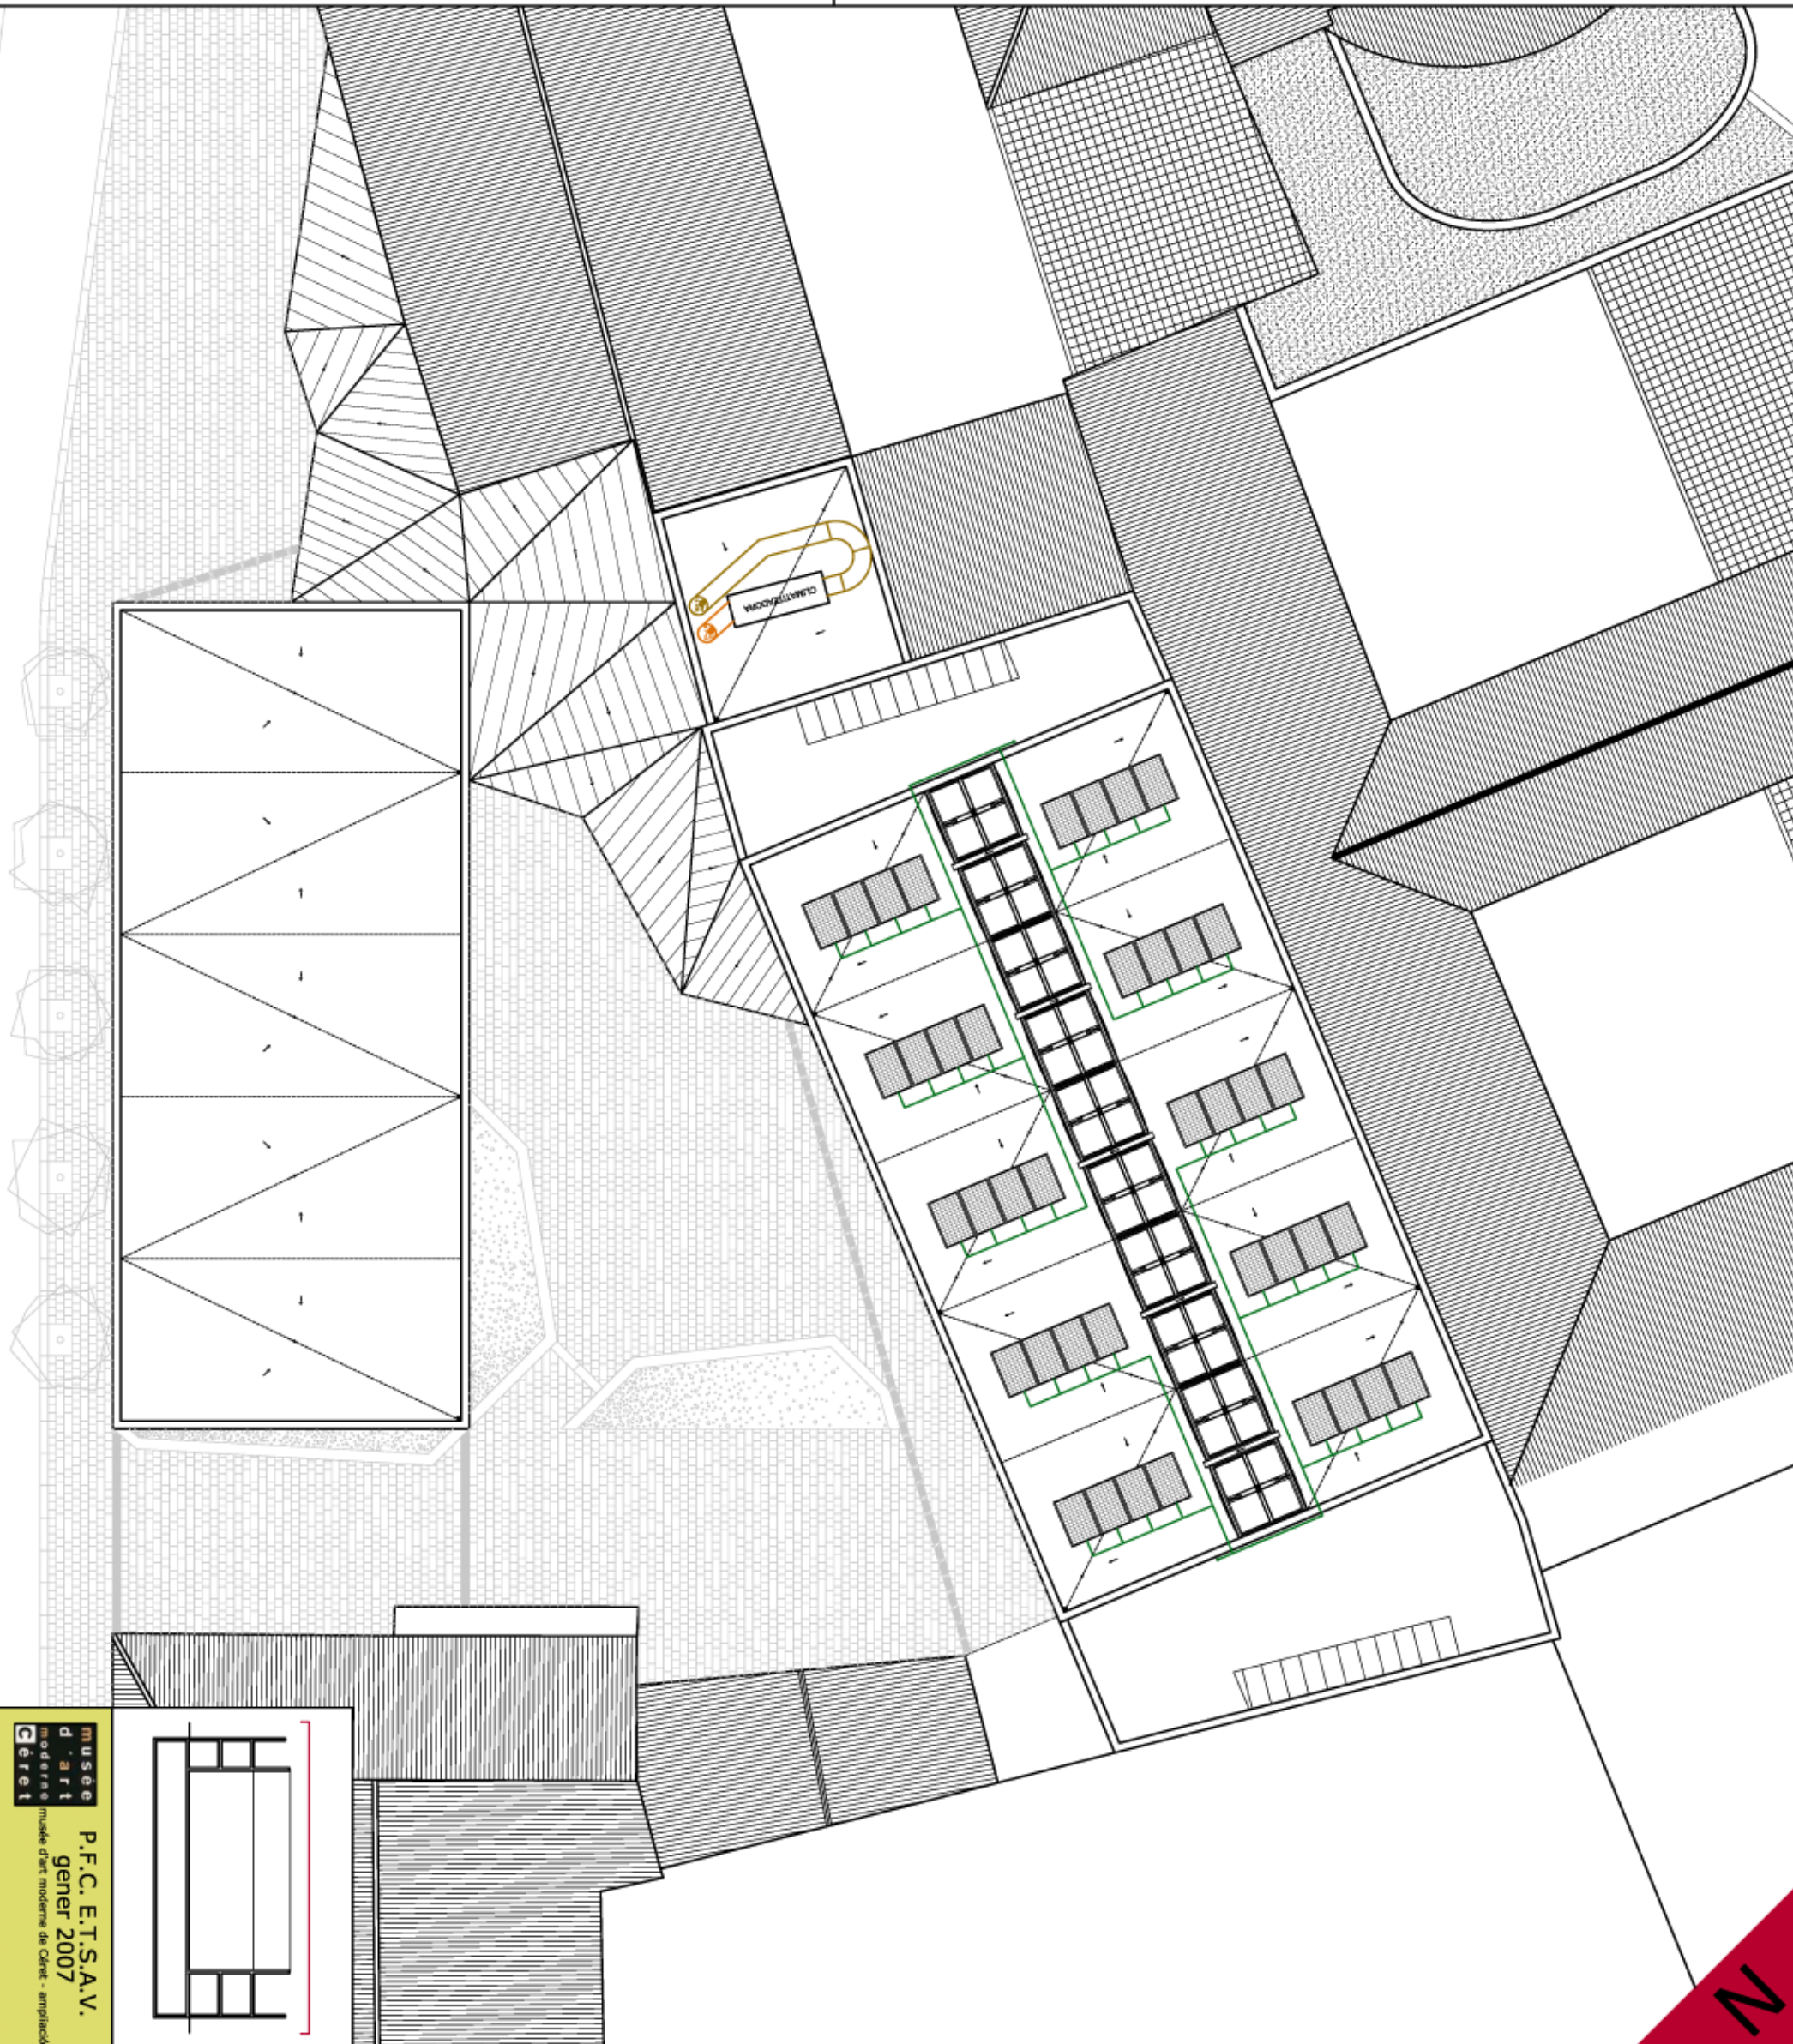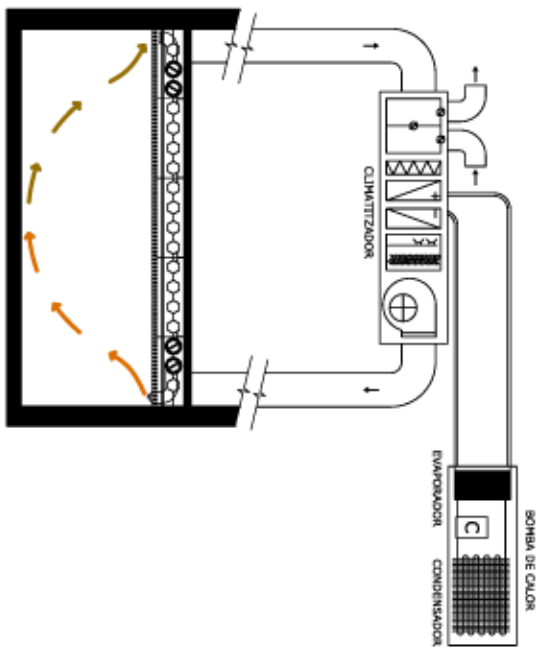

esquema climatització sales annex ajuntament

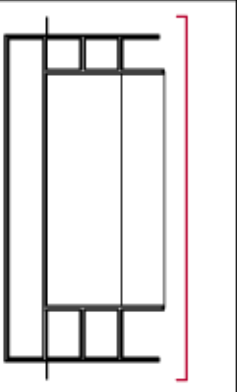

MUSEU D'ART MODERNE CERET
P.F.C. E.I.T.S.A.V.
 gener 2007
 museu d'art modern de Ceret - ampliació

Alumne: Raül de Castro Argudo - Títol: Jaume Freixa
 instal·lacions planta coberta
 escala: 1/100