

LEGENDA ELECTRICITAT

- interruptor doble
- interruptor
- commutador
- doble commutador
- presa de corrent
- equip autònom d'enllumenat d'emergència
- Biorresort
- punt de llum
- presa de solfats
- presa d'informàtica
- cablejament
- presa de cablejament exterior
- punt de llum a pare
- punt de llum exterior
- tubular
- condut exterior
- interior
- commutador
- mantant econòmic (detracció del.)
- quadre general de protecció
- presa de terra

LEGENDA FONTANERIA

- comptador
- escocesa
- clau de pas
- grup de pressió
- dipòsit sec
- línia A.F.S.
- línia A.C.S.
- mantant secundari
- mantant descentralitzat
- aïllat



LEGENDA SANITARI

- començament de xarxa general existent
- arquia de pas
- arquia existent
- derivacions aigua negra
- càrregues aigua pluvial
- bitanc aigua negra
- bitanc aigua pluvial
- pendent aigua pluvial
- aïllat

LEGENDA CLIMATITZACIO



- conducte impulsio
- conducte retorn
- tubera impulsio
- tubera retorn
- difusió d'aire impulsio
- difusió d'aire retorn

sistema de Biorresort tipus MACROLINE

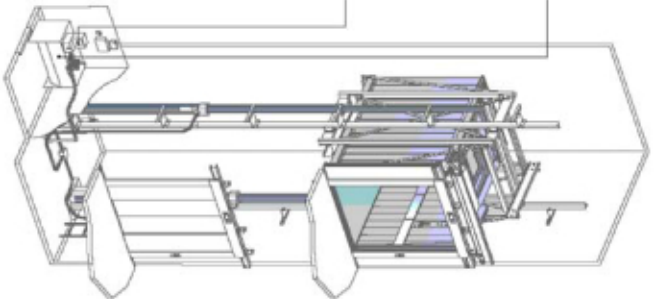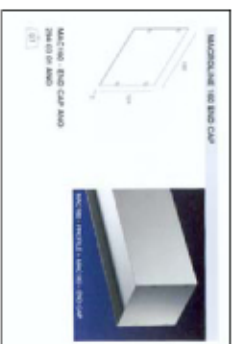

Model	Material	Color	Alçada	Amplada	Profunditat	Pes	Preu
MACROLINE UN BIOD CAR	Alumini	Blanc	100	100	100	10	100
MACROLINE BIOD CAR MAX	Alumini	Blanc	150	150	150	15	150

muntacàrregues hidràulic tandem Schindler

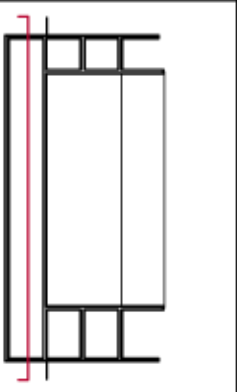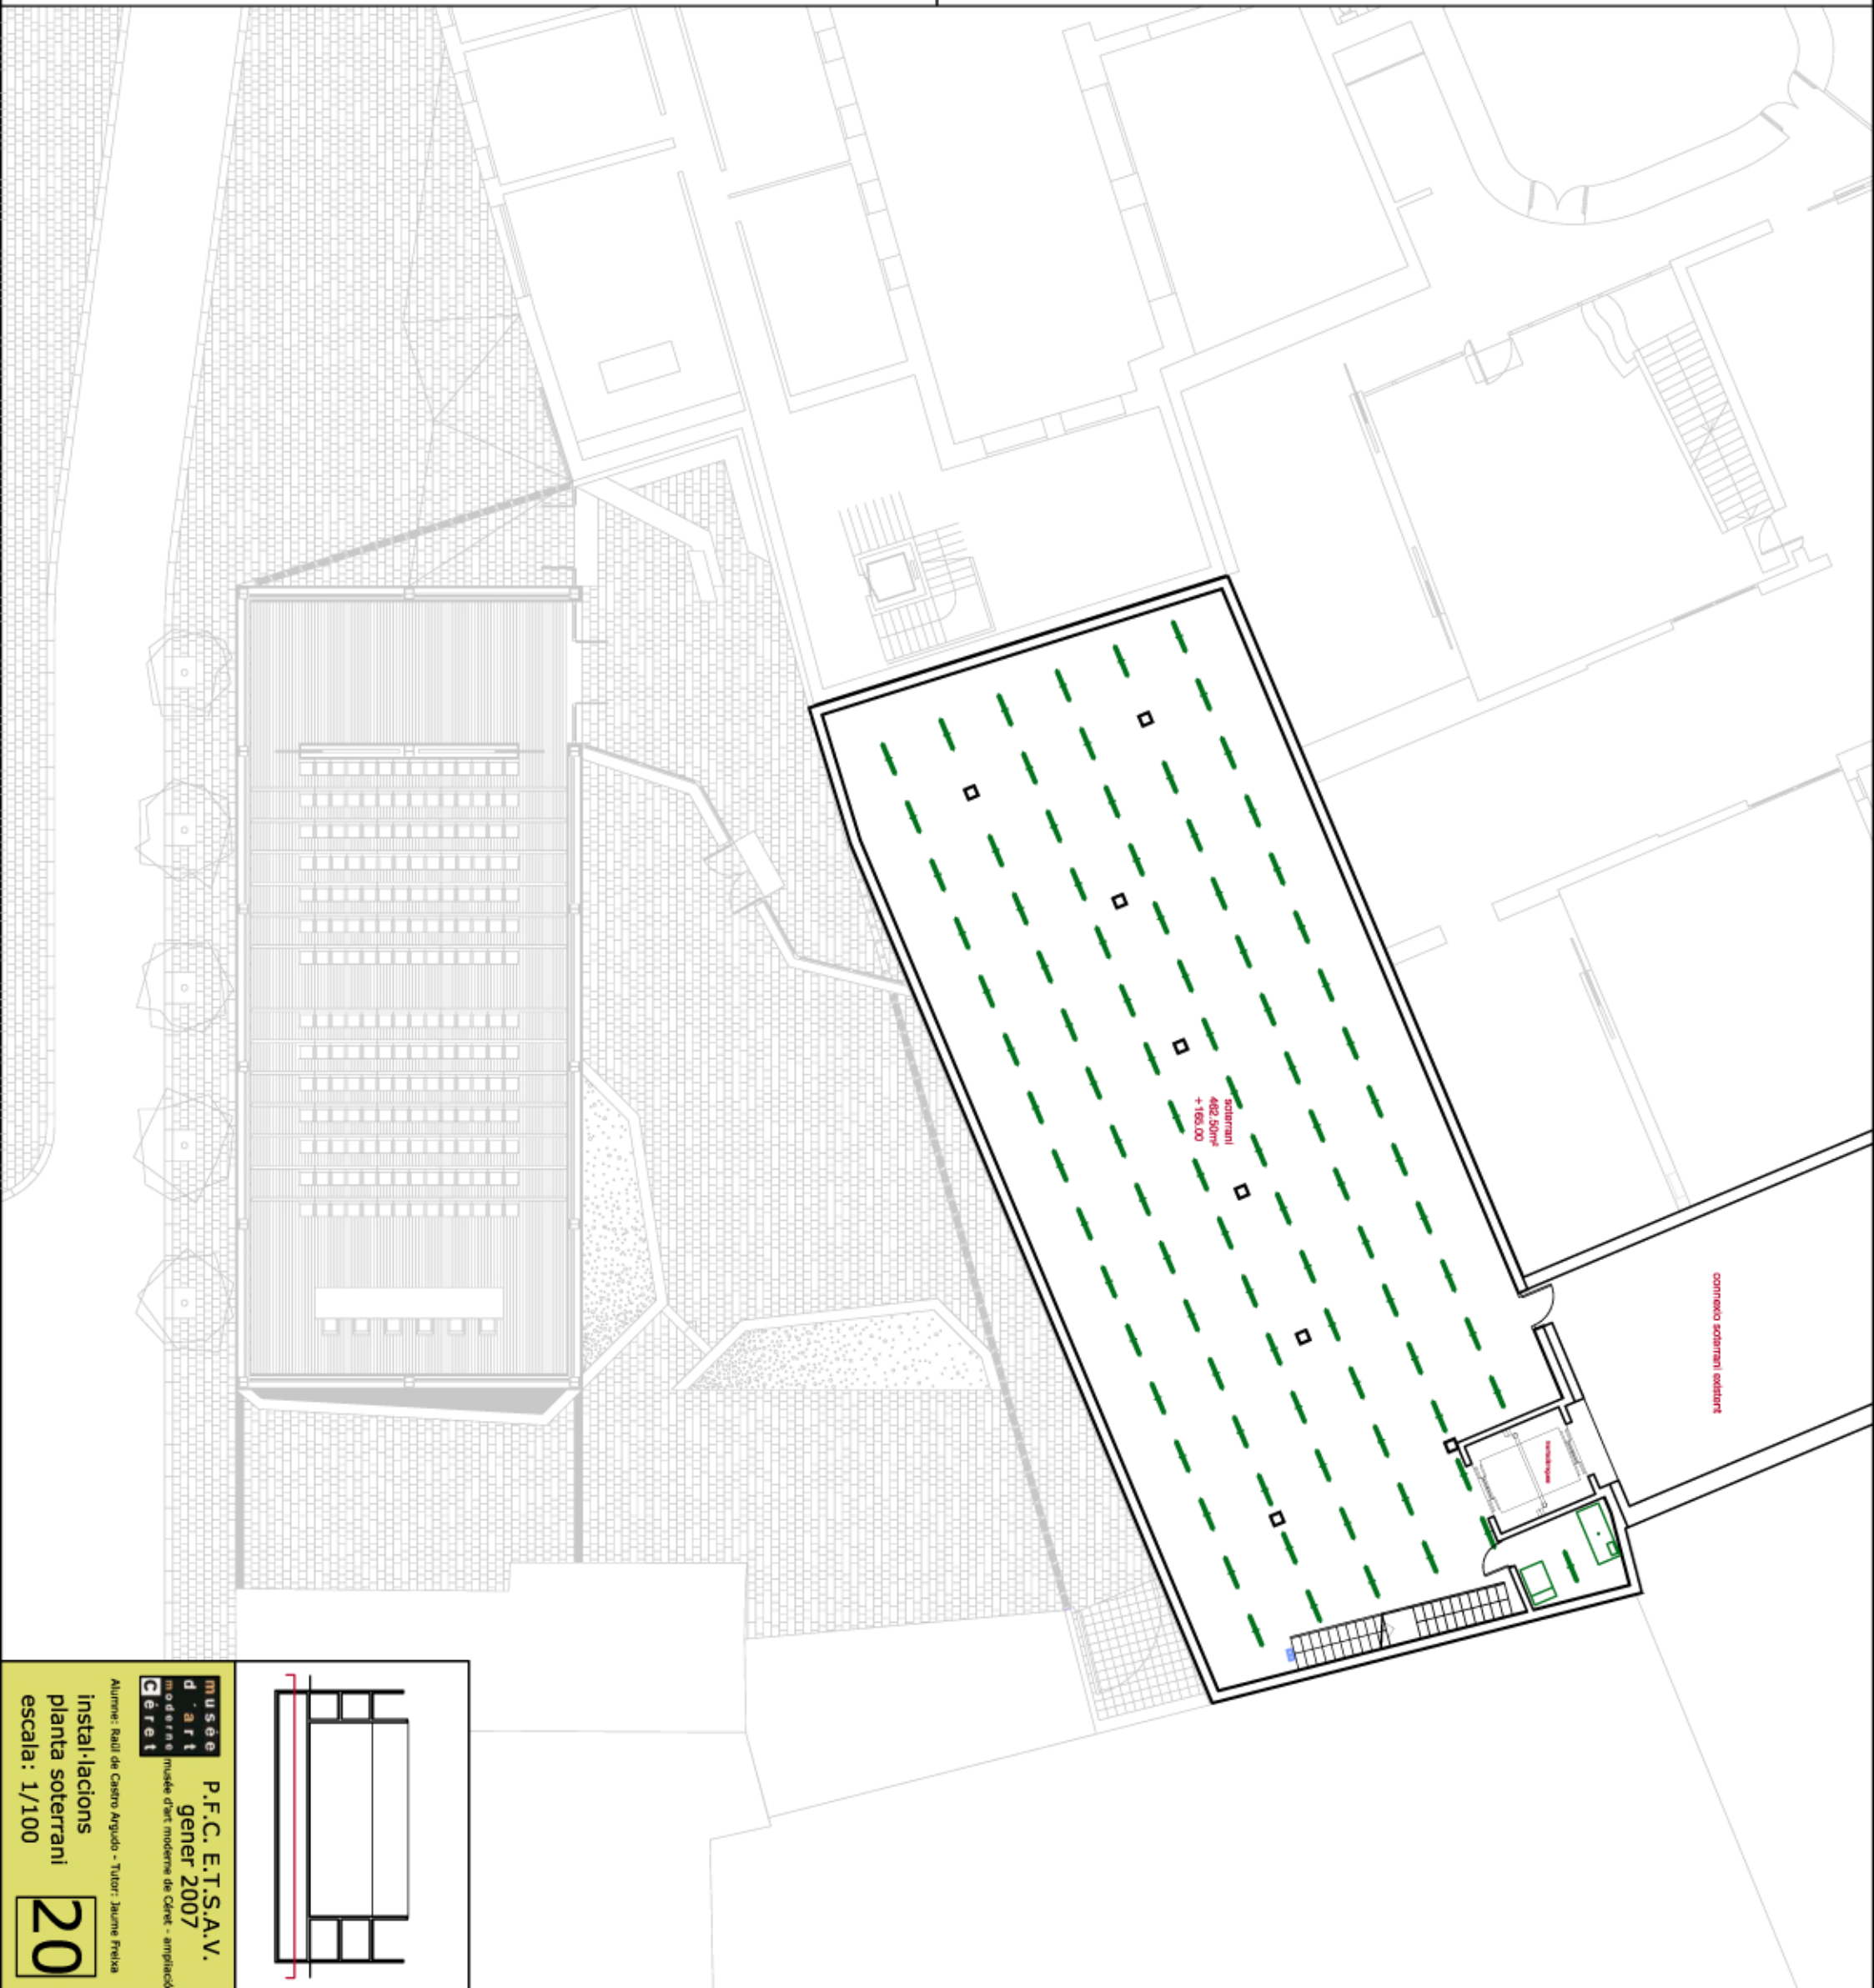

Musée d'art moderne de Ceret
P.F.C. E.I.T.S.A.V.
gener 2007
 musée d'art moderne de Ceret - ampliació
 Alumne: Raúl de Castro Argudo - Tutor: Jaume Freixa
instal·lacions
planta soterrani
 escala: 1/100