


parada vista per A

escala: 1/25

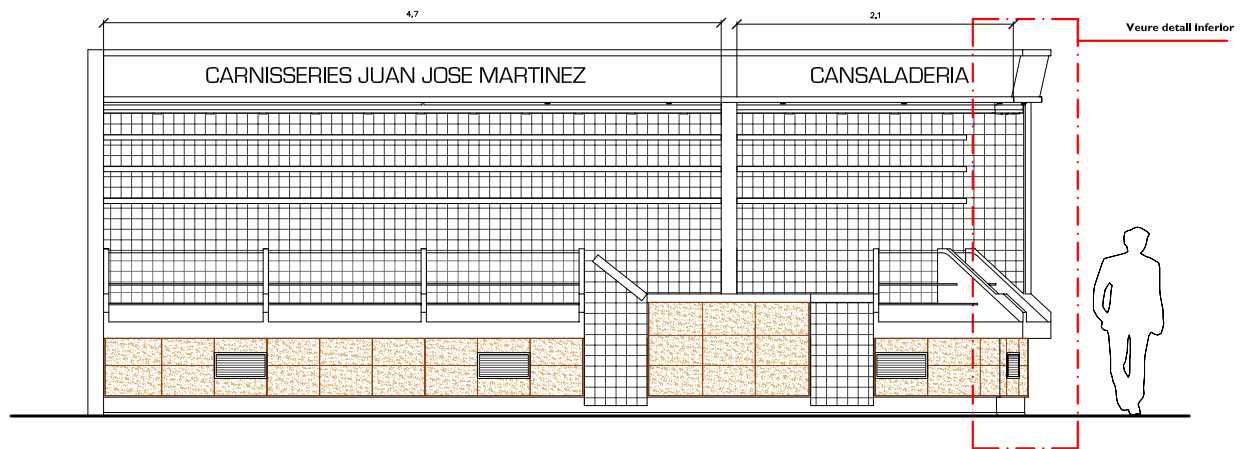


parada vista per B

escala: 1/25




vistes

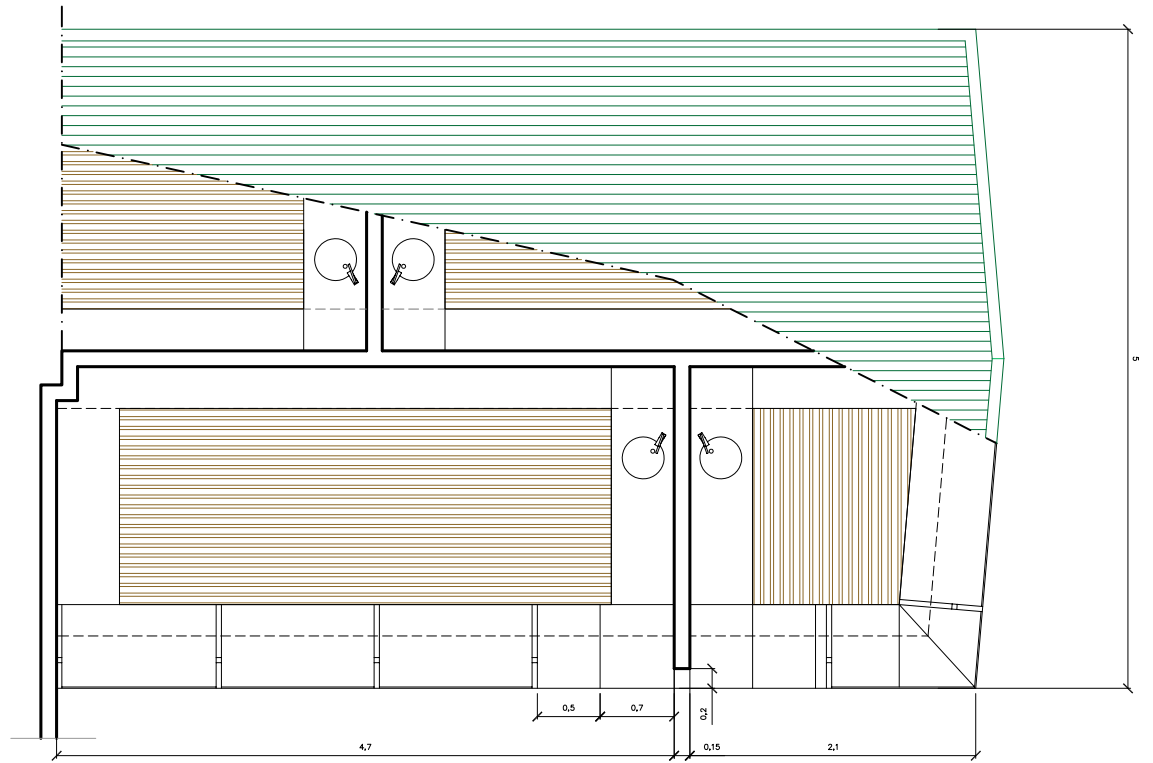

planta

escala: 1/25

secció

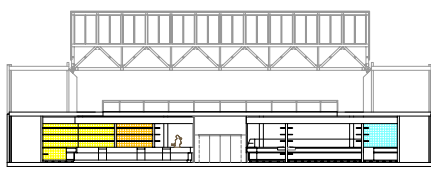

planta baixa

escala: 1/200

HIPÒTESI D'OCCUPACIÓ

- Parada 1: Celler de vins
- Parada 2: Aviram i caça
- Parada 3: Cansaladeria
- Parada 4: Ous
- Parada 5: Carnisseria
- Parada 6: Carnisseria
- Parada 7: Carnisseria
- Parada 8: Llegums i cereals
- Parada 9: Carnisseria
- Parada 10: Llegums i cereals
- Parada 11: Fruita i verdura
- Parada 12: Fruita i verdura
- Parada 13: Menjar per emportar
- Parada 14: Fruita i verdura
- Parada 15: Fruita i verdura
- Parada 16: Fruita i verdura
- Parada 17: Ous
- Parada 18: Despatx de pa
- Parada 19: Peix fresc i marisc
- Parada 20: Peix fresc i marisc
- Parada 21: Peix fresc i marisc
- Parada 22: Peix fresc i marisc
- Parada 23: Peix fresc i marisc
- Parada 24: Peix fresc i marisc
- Parada 25: Pesca salada
- Parada 26: Herbolari i dietètica
- Parada 27: Carnisseria
- Parada 28: Pastisseria
- Parada 29: Despatx de pa
- Parada 30: Quisc de premsa

RESUM D'OCCUPACIÓ


Ous	2
Aviram i caça	1
Carnisseria	5
Cansaladeria	1
Fruita i verdura	5
Peix fresc i marisc	6
Pesca salada	1
Despatx de pa	2
Pastisseria	1
Llegums i cereals	2
Herbolari i dietètica	1
Menjar per emportar	1
Celler de vins	1
Quisc de premsa	1
Total	30

ELEMENTS D'UNA PARADA TIPUS

- Tancament superior, Xapa doblegada perfil 54/170 d'ARCELOR 0,8 mm
- Estructura superior, Tub rectangular obert de 100 x 50 x 1,5 mm
- Persiana enrollable, cega d'acer inoxidable acabat esmerilat
- Il·luminació amb lluminescència de baix consum per al rètol comercial
- Fals sostre, Xapa doblegada d'acer galvanitzat pintat blanc de 0,5 mm
- Subestructura de suport per al fals sostre, Xapa galvanitzada 1,5 mm
- Il·luminació tipus Down-light amb lluminescència halògena
- Guia persiana
- Protecció del mur separador, Xapa doblegada acer 2 mm

ELEMENTS D'UNA PARADA TIPUS

- Built per al pas d'instal·lacions
- Panel frontal, Aplicat de fusta OSB hidrofugat de 15 mm
- Comporta reguladora de fluxe
- Difusor del sistema de climatització Acer galvanitzat
- Embià interior de mao buit 50 mm
- Sòcol de xapa doblegada de 3 mm d'acer inoxidable
- Entornat de fusta tractada
- Impermeabilització, Làmina de 3 mm pro clima SOUTEX PLUS
- Barra de vapor, Làmina de polietilè de 3mm
- Aliment tèrmic, 50 mm de polietilè extrusionat
- Canal de desguig, Xapa doblegada d'1,5 mm acer inoxidable
- Aliment conducte d'instal·lació, 50 mm de fibra de vidre
- Llosa massissa 30 cm
- Rabot d'evacuació de polietilè Ø 90 mm
- Conducte de climatització del mercat i les parades
- Colce 90° de polietilè Ø 90 mm
- Canonada d'evacuació de polietilè Ø 90 mm, Pendent 2 %
- Paviment de granit buit col·locat amb morter

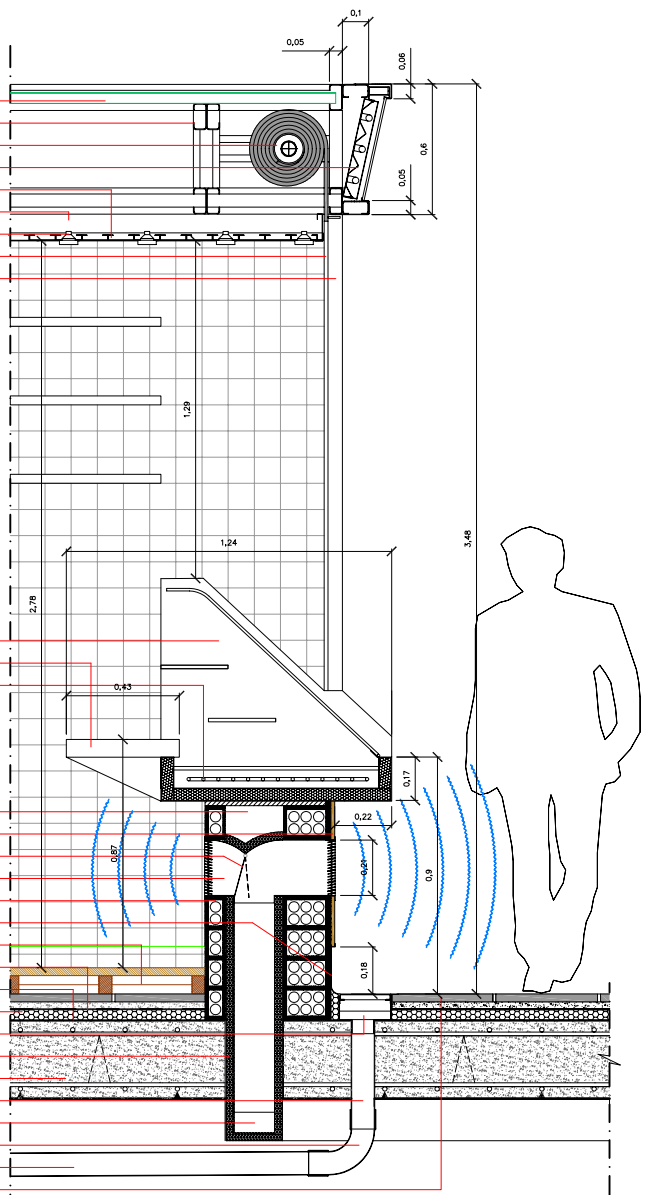

secció constructiva

escala: 1/10