


Planta Baja  
Escala 1/250

Planta Tipo  
Escala 1/250

Planta Sótano  
Escala 1/250

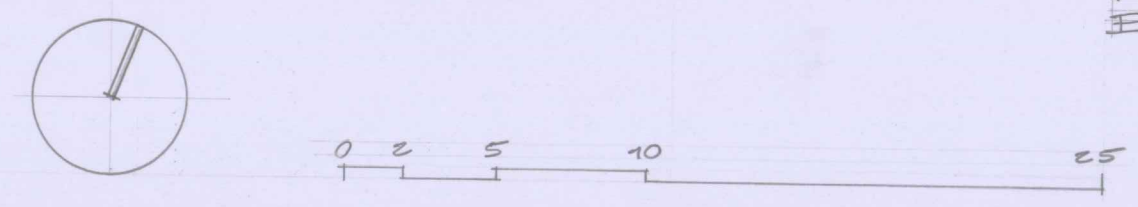

Referencias

- |   |  |   |
|---|--|---|
| 1 Vestíbulo y gran hall de exposiciones | 10 Aulas, laboratorios y talleres (divisibles) | 19 Contadores (electricidad, telecom, energía solar, agua, gas) |
| 2 Consejo                               | 11 Sala de reuniones                           | 20 Máquinas de energía solar (Cubierta servicios)               |
| 3 Control de accesos y CCTV             | 12 Antesala de aulas                           | 21 Conducto de aporte de aire FREE-COOLING                      |
| 4 Recepción e Información               | 13 Escalera suspendida                         | 22 Parking de Bicicletas  |
| 5 Despachos                             | 14 Sala de máquinas                            | 23 Conexión con edificio existente                              |
| 6 Sanitarios hombres                    | 15 Depósito de aguas pluviales                 | 24 Cafetería  |
| 7 Idem mujeres                          | 16 Depuradora de aguas grises                  | 25 GRAN PATIO ÁUREO   |
| 8 Idem minusválidos                     | 17 Escalera protegida                          |   |
| 9 Cuarto de limpieza                    | 18 Duchas para investigadores                  |   |

PFC para homologación sep 2008 Ampliación de la Facultad de Bellas Artes en el Campus Sud de la UPC



Handwritten signature in blue ink.