




PLANTA PRIMERA - ESCALA 1/250

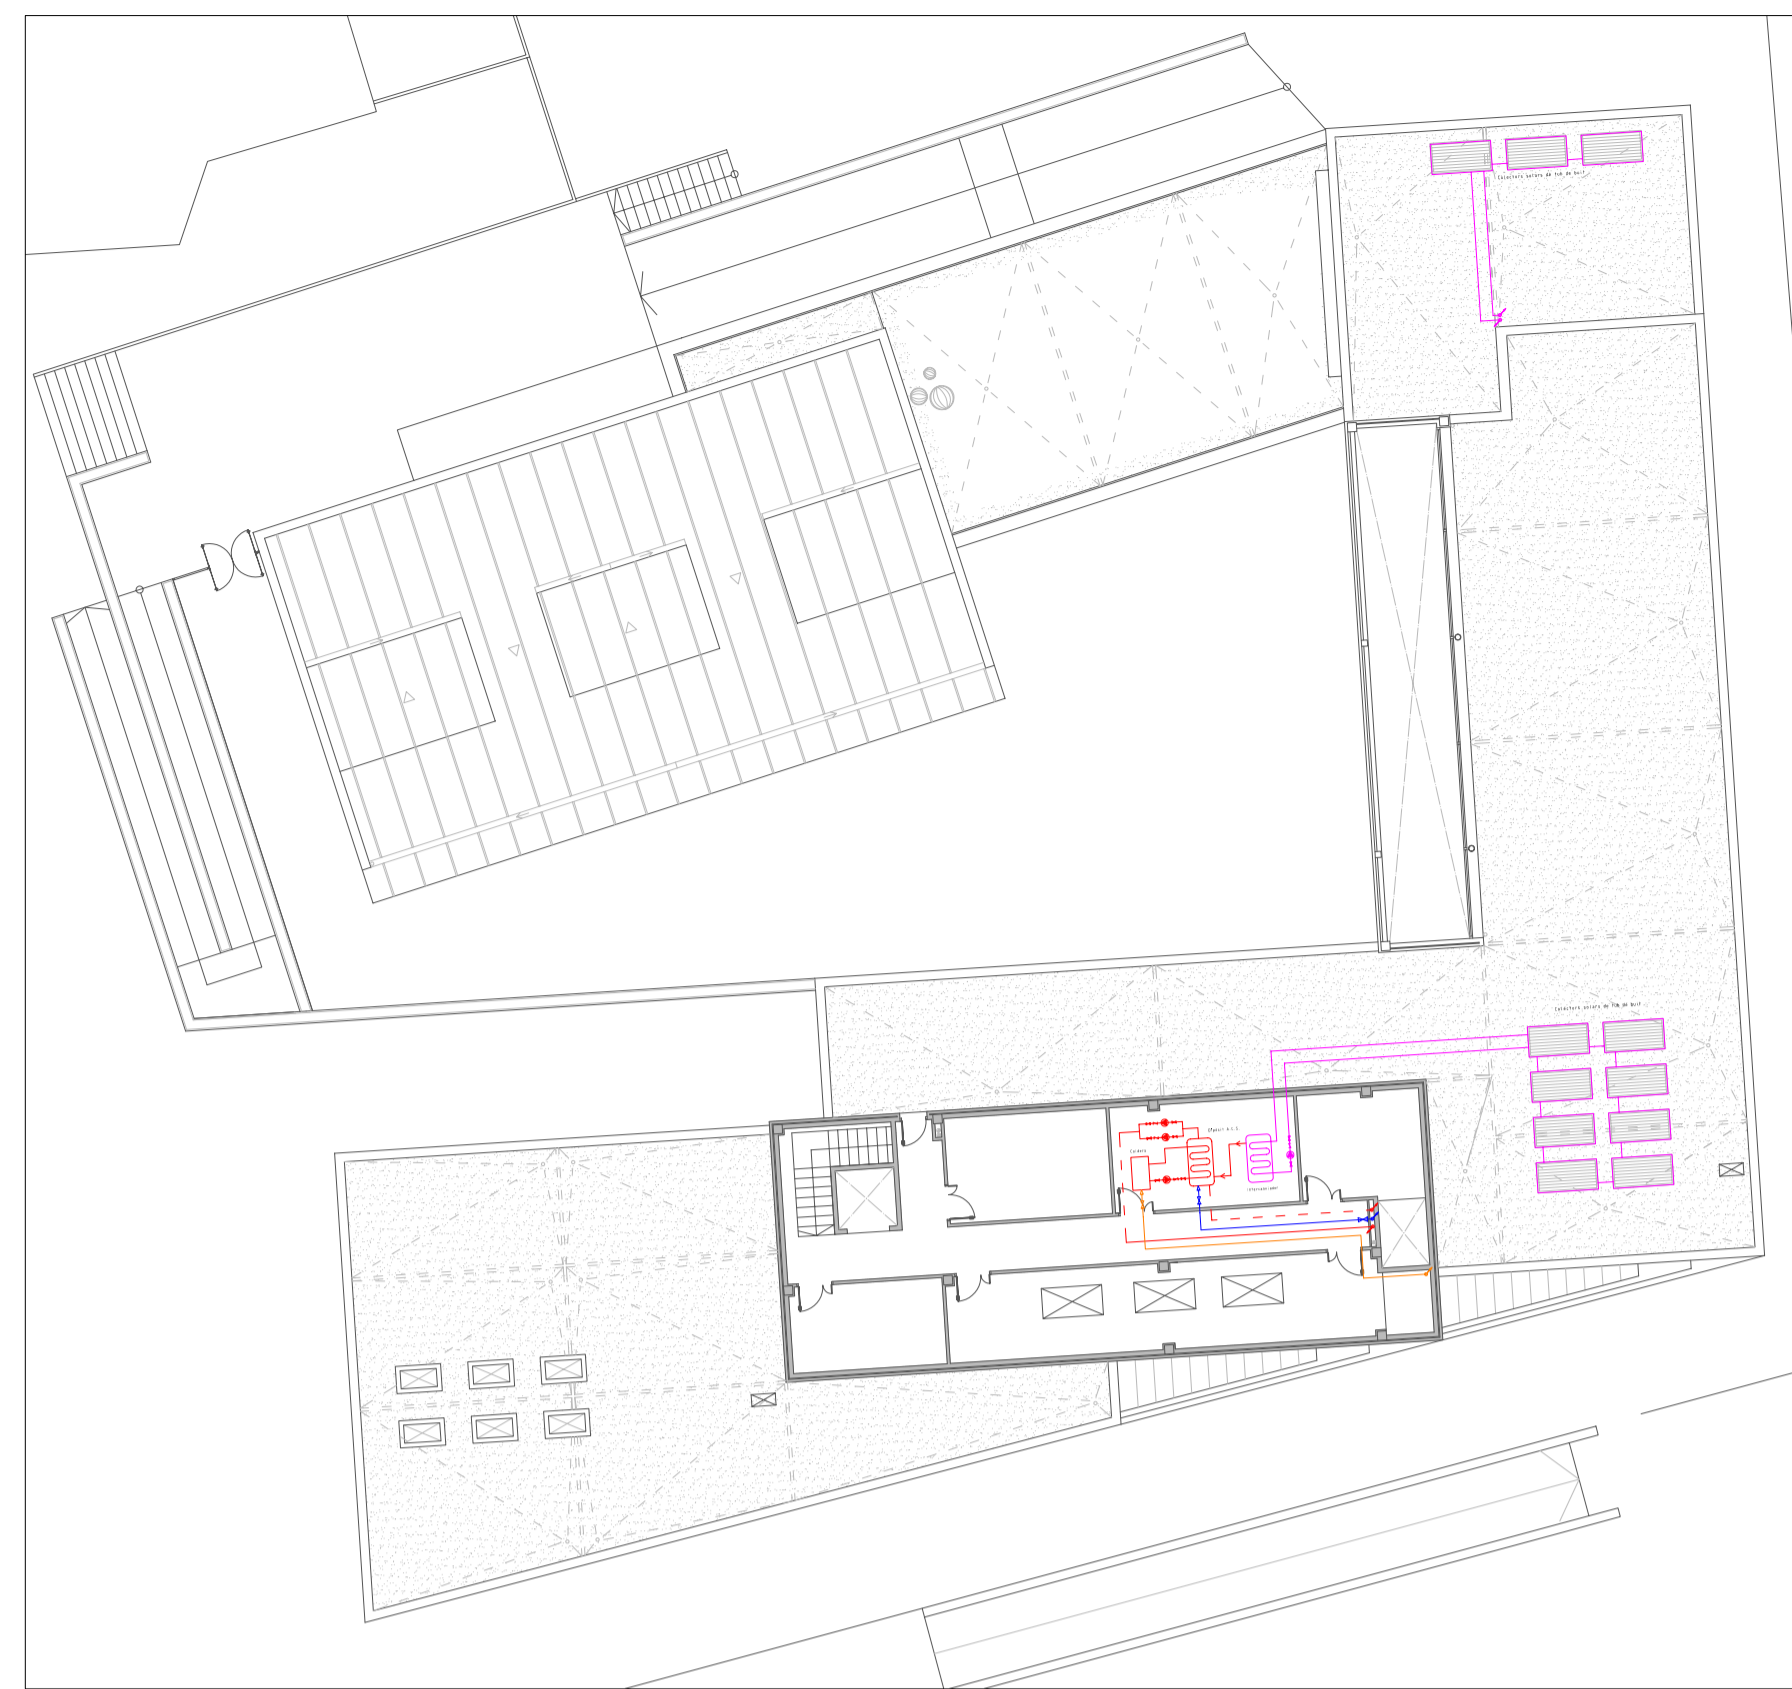

PLANTA SEGONA - ESCALA 1/250




PLANTA SOTERRANI - ESCALA 1/250



PLANTA BAIXA - ESCALA 1/250

SIMBOLOGIA XARXA FONTANERIA	
ELEMENT	ELEMENT
	Clau de registre CIA
	Comptador
	Conducció recirculació ACS
	Conducció ACS
	Conducció aigua freda
	Conducció aigües tractades
	Conducció aigües grises i pluvials
	Clau de pas
	Valvula antiretorn
	Aixeta alimentació aigua freda
	Aixeta alimentació ACS
	Aixeta alimentació WC
	Grup de pressió
	Muntant

SIMBOLOGIA XARXA GAS NATURAL	
ELEMENT	ELEMENT
	Clau de registre CIA
	Armari de regulació
	Conducció gas
	Conducció gas amb beïna
	Electrovalvula per gas natural
	Regulador de pressió
	Punt de consum

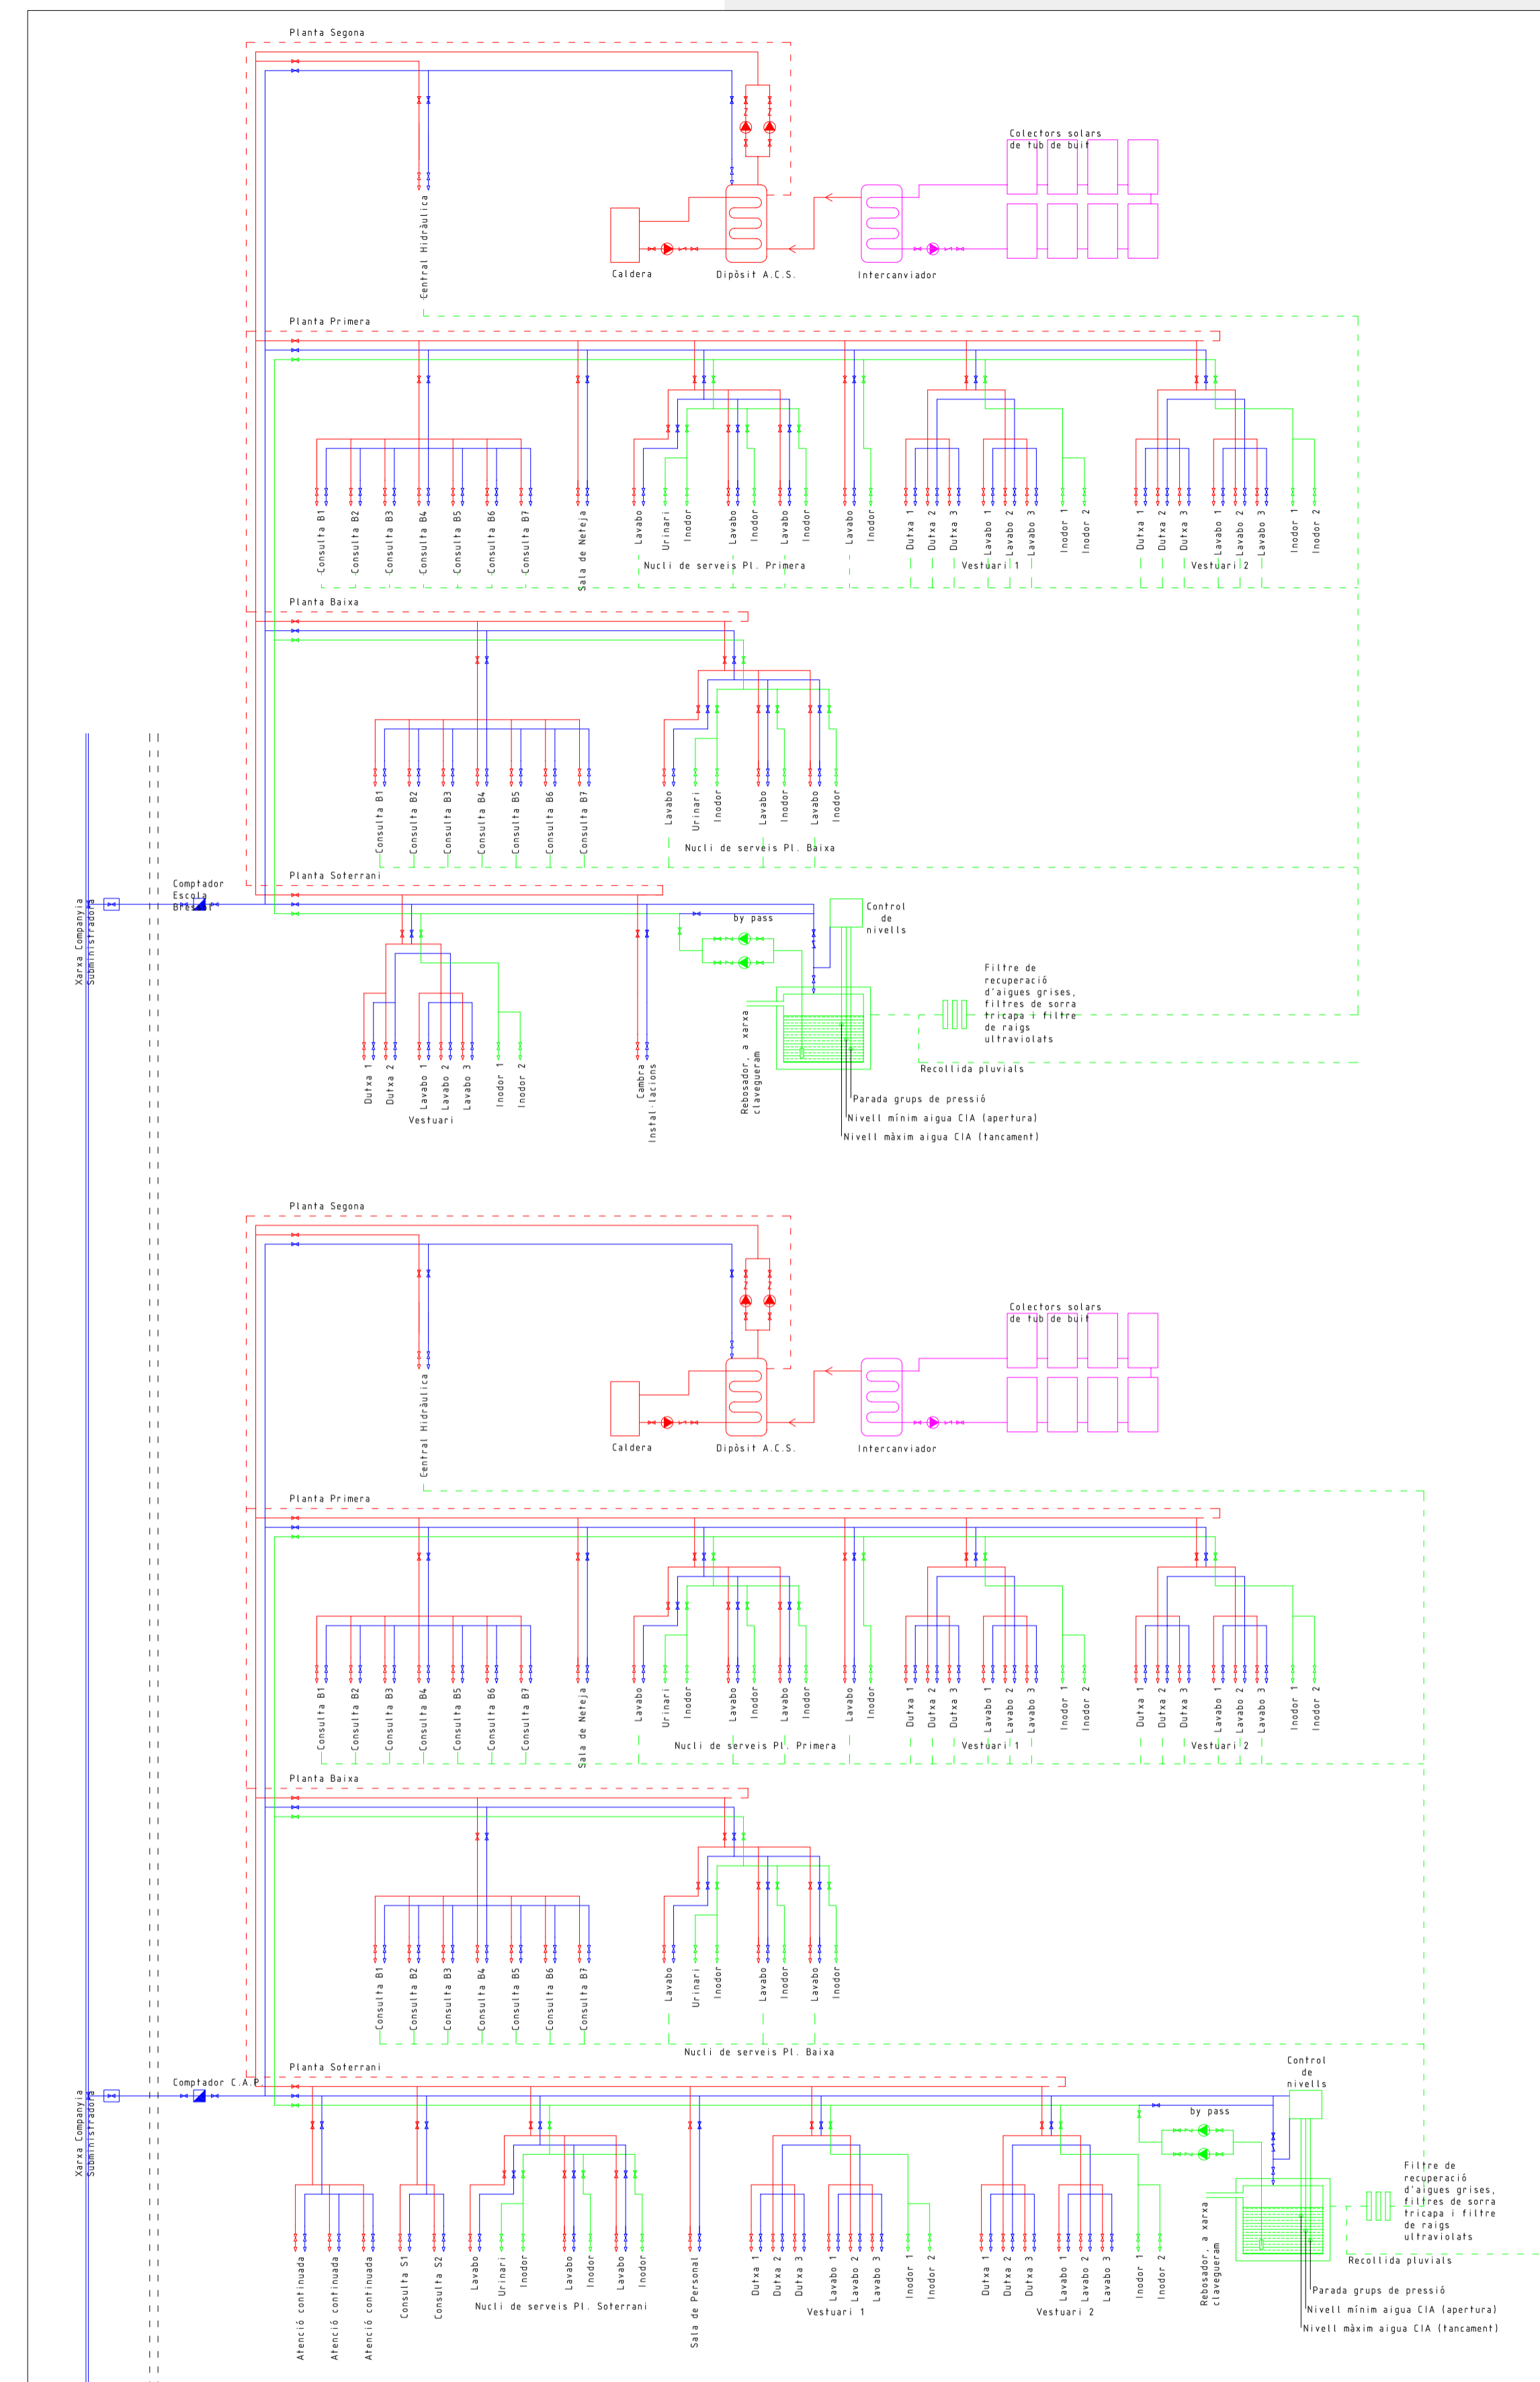

ESQUEMA DE PRINCIPI

INSTAL·LACIÓ DE SANEJAMENT:
 Degut als desnivells de l'entorn, es proposa connectar tots dos edificis pel c/ de la Garrotxa, ja que és el punt més baix.
 Es plantejen xarxes separatives d'aigües pluvials i fecals, recuperant les aigües grises generades, tractant-les per al posterior ús dels inodors.
 Tota la xarxa es realitzarà amb tub de PVC de diversos diàmetres, amb paret massissa. El traçat dels baixants serà el més senzill possible per facilitar el descens per gravetat. Els trams en horitzontal aniran fixats als forjats cada 150 cm, mantenint un pendent mínim del 2%.
 Tots els aparells sanitaris disposen de sífo individual. Els baixants que estan connectats als inodors tenen ventil·lació a l'exterior per tal d'evitar els desifonaments dels aparells.

