


Evacuació d'aigües


Planta baixa

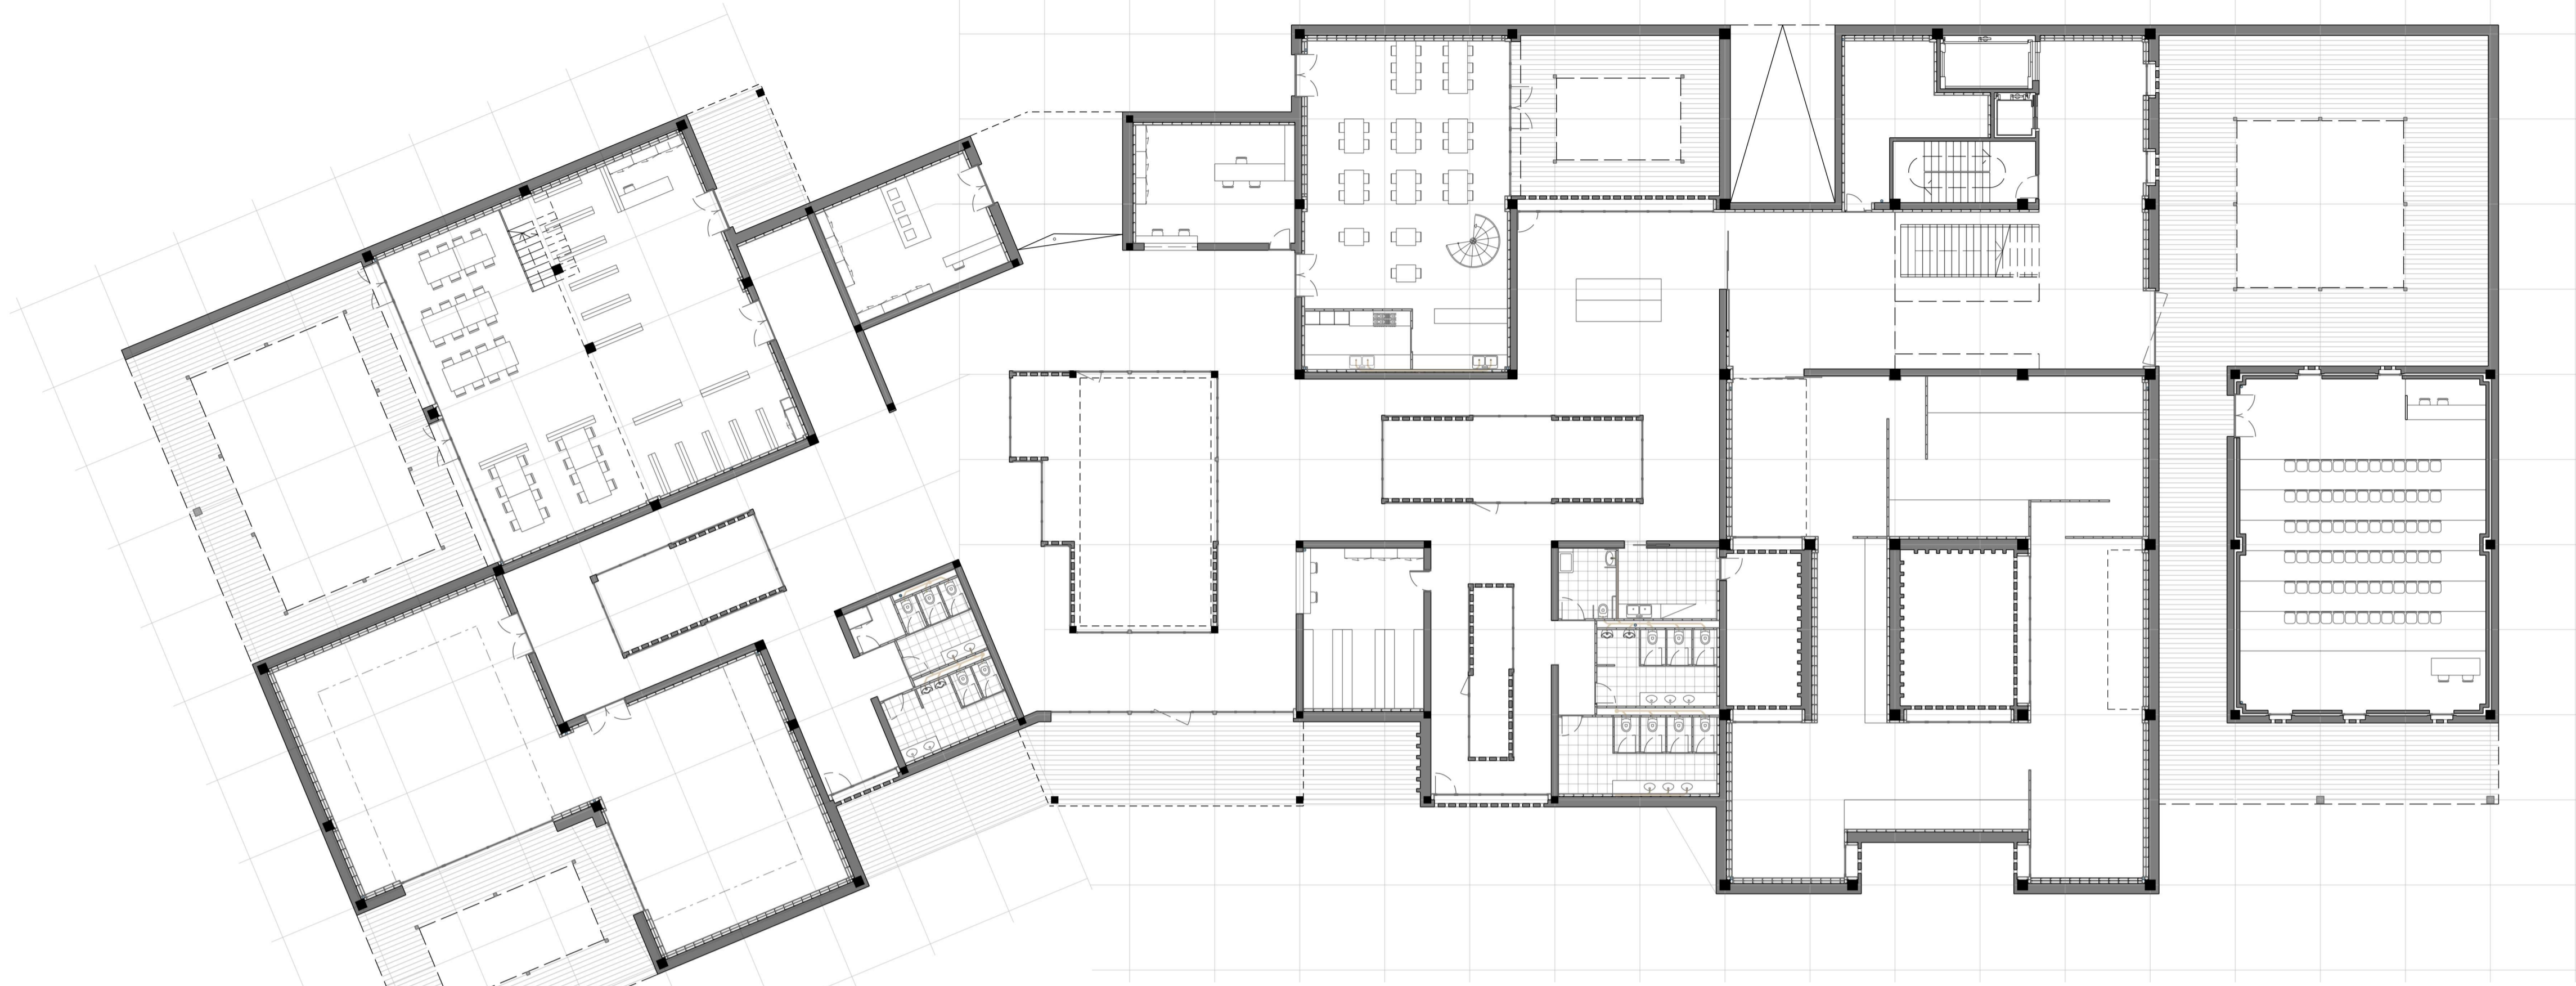

Planta soterrani



Planta detall bany 1 e: 1.75

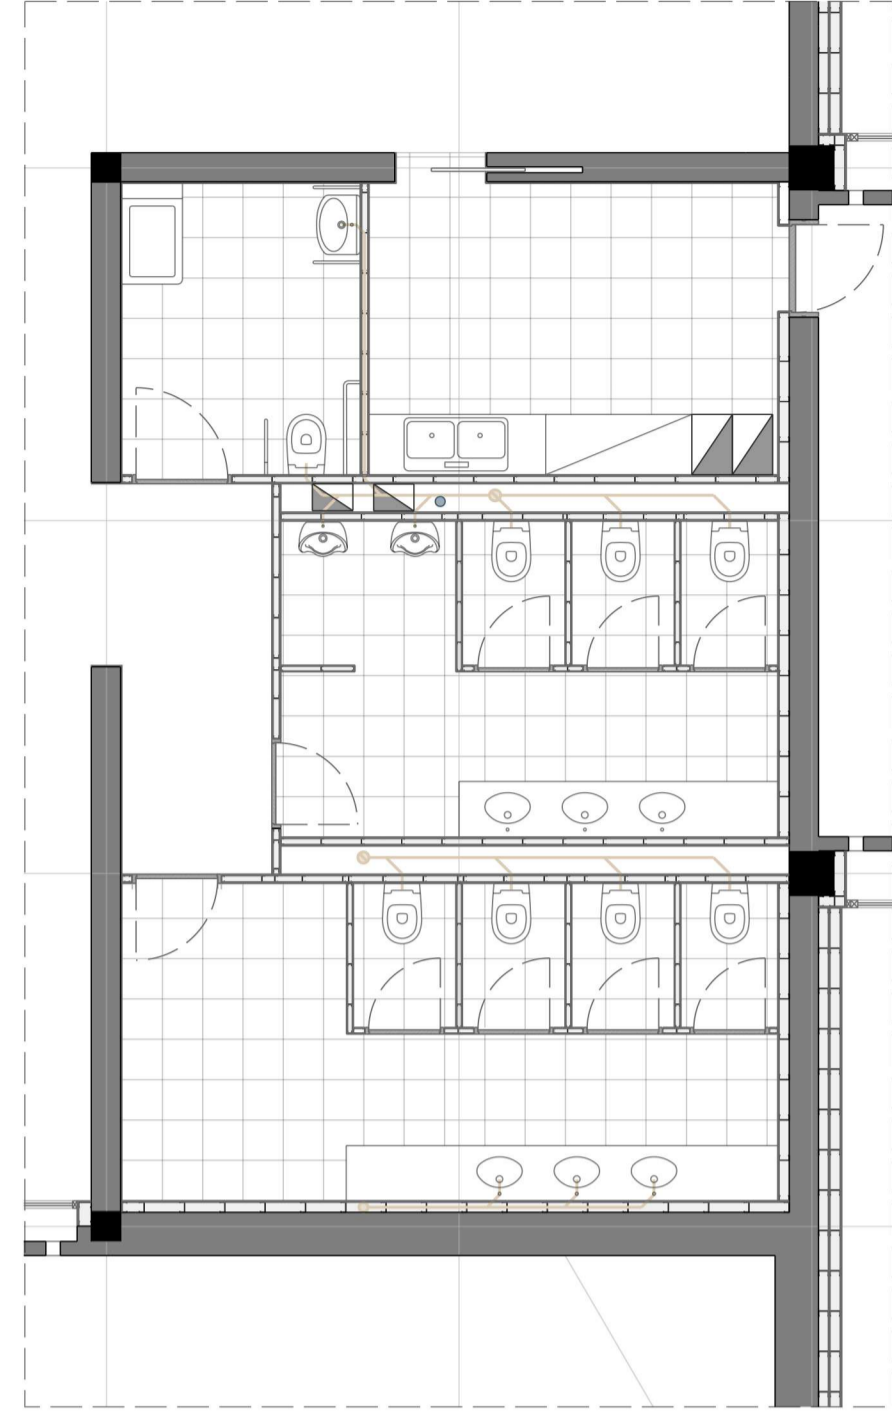

LLEGENDA

- Col·lector pluvials
- Col·lector residuals
- Baixant pluvials
- Baixant residuals
- Arqueta pluvials
- Arqueta residuals

丝 Museu històric
ruta de la seda

Plànol Sanejament
Ubicació Fengzhouzhen, Fujian, Xina
Escala 1/175 Orientació

Alumne Maria González García
Tutor Fernando Marzá
PFC - ETSAV - SETEMBRE 2018