


Evacuació d'aigües

Planta coberta




Planta primera | 3'5m

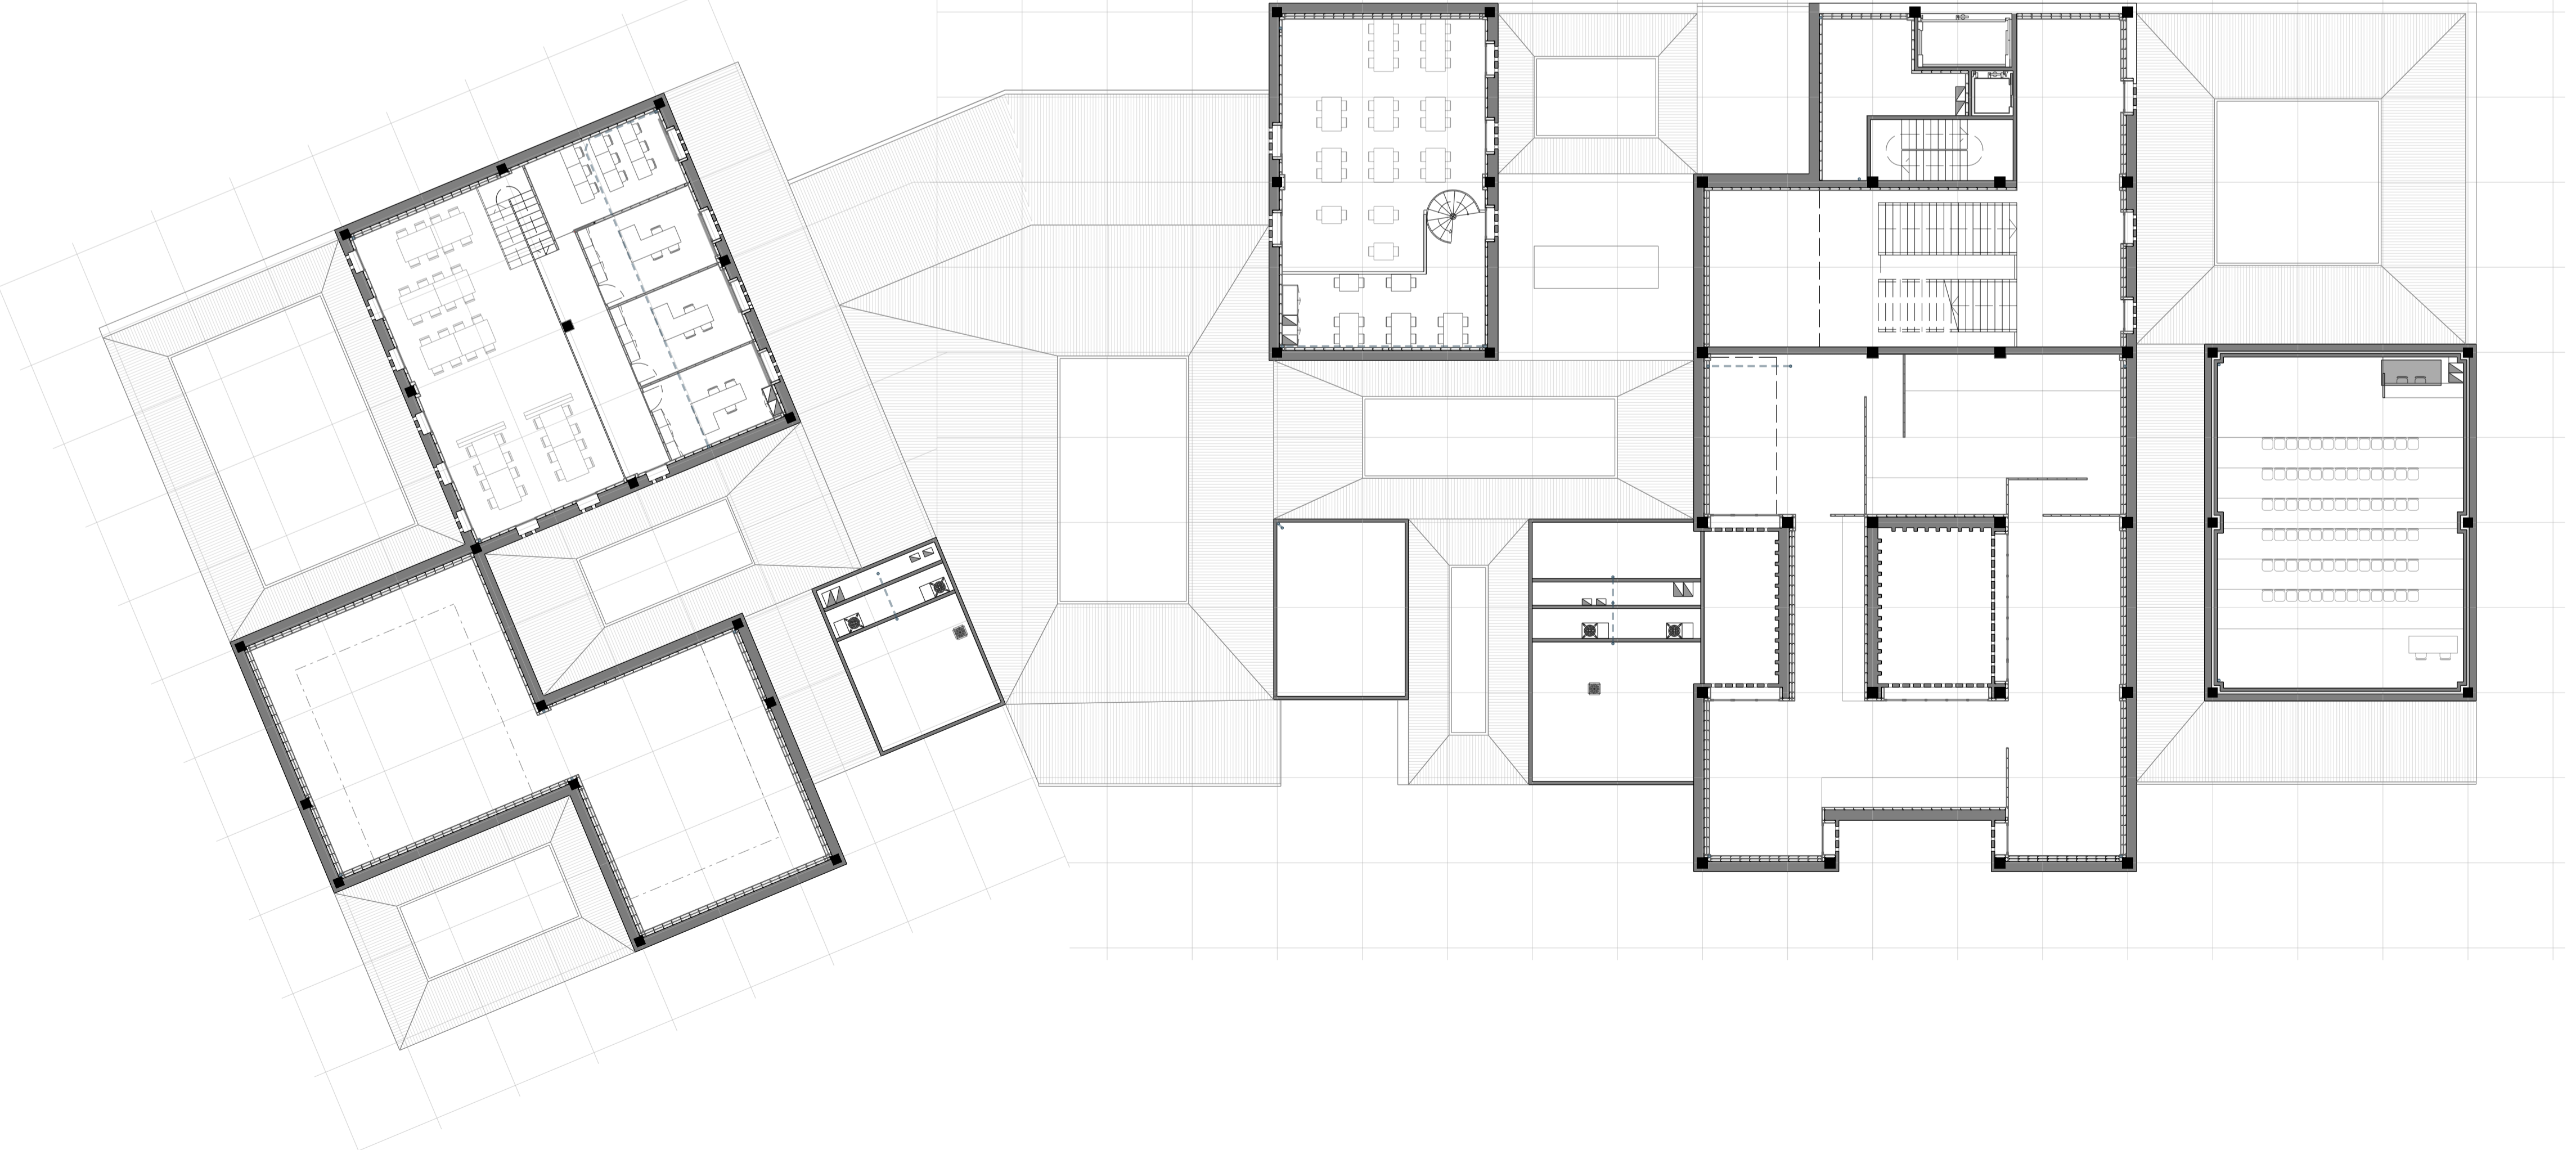

LLEGENDA

- Col·lector pluvials
- Col·lector residuals
- Baixant pluvials
- Baixant residuals
- Arqueta pluvials
- Arqueta residuals

Museu històric ruta de la seda

Plànol Sanejament
 Ubicació Fengzhouzhen, Fujian, Xina
 Escala 1/175 Orientació 
 Alumne Maria González García
 Tutor Fernando Marzá
 PFC - ETSAV - SETEMBRE 2018