


# Electricitat

Planta baixa



Planta primera | 3'5m

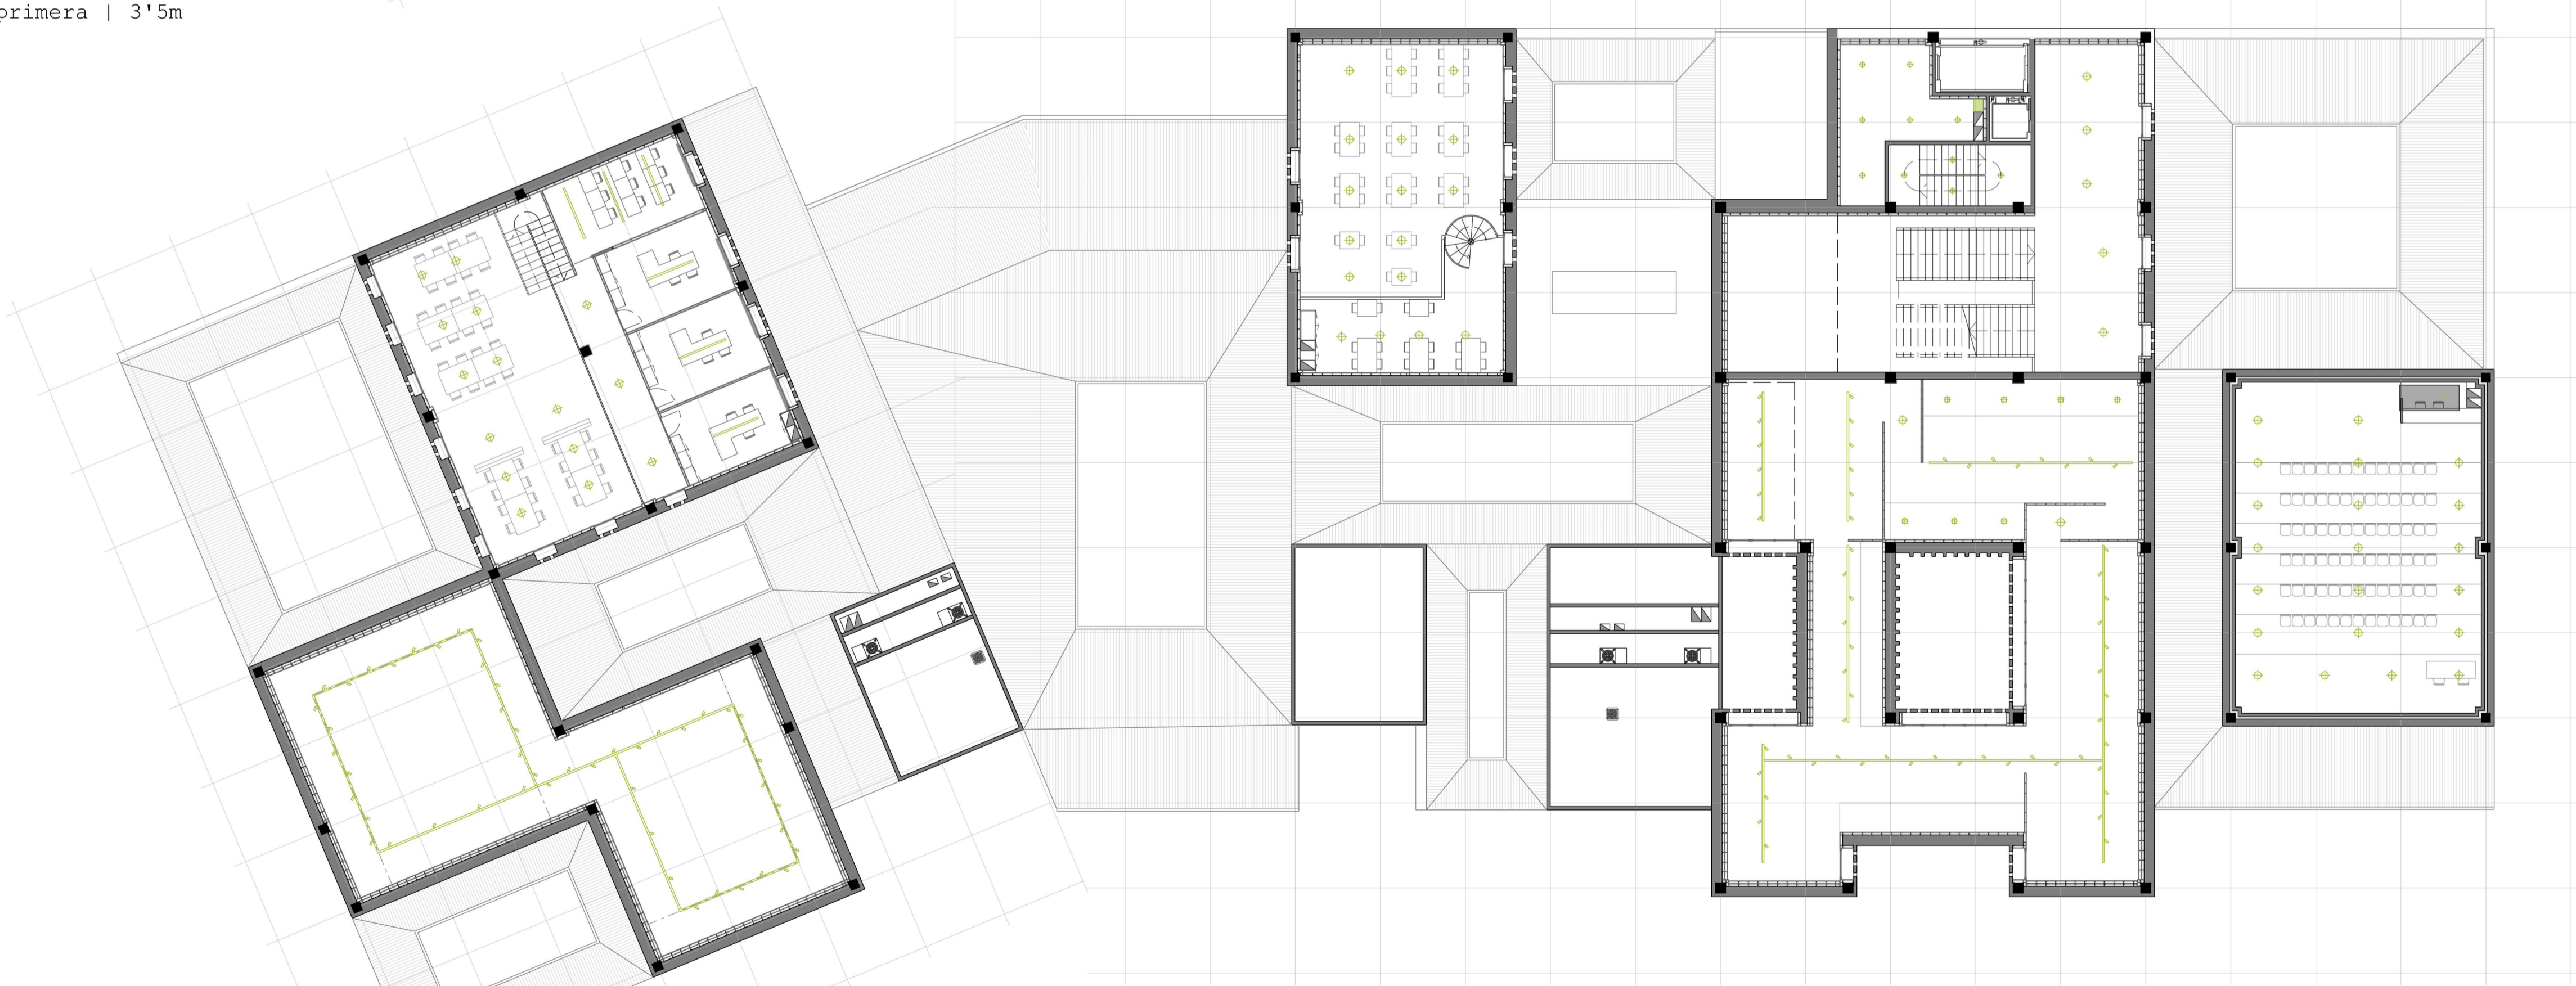


# Lluminàries


FOCUS EN CARRIL D'ELECTRICITAT



LLUMINÀRIA EMPOTRADA FALS SOSTRE

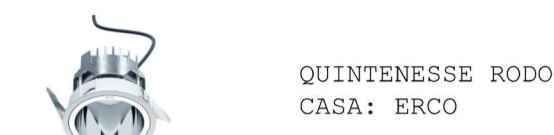


LLUMINÀRIA SUSPESA

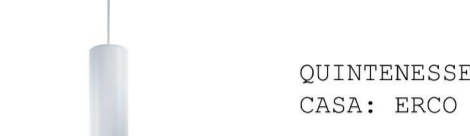

LLUMINÀRIA LED TERRA



 
LLUMINÀRIA LONGITUDINAL EMPOTRADA AL SOSTRE O SUSPESA



LLEGENDA

- Focus en un carril d'electricitat
- Lluminària empotrada fals sostre
- Lluminària suspesa
- Lluminària LED terra
- Lluminària longitudinal empotrada al sostre o penjada

Planta segona | 7m

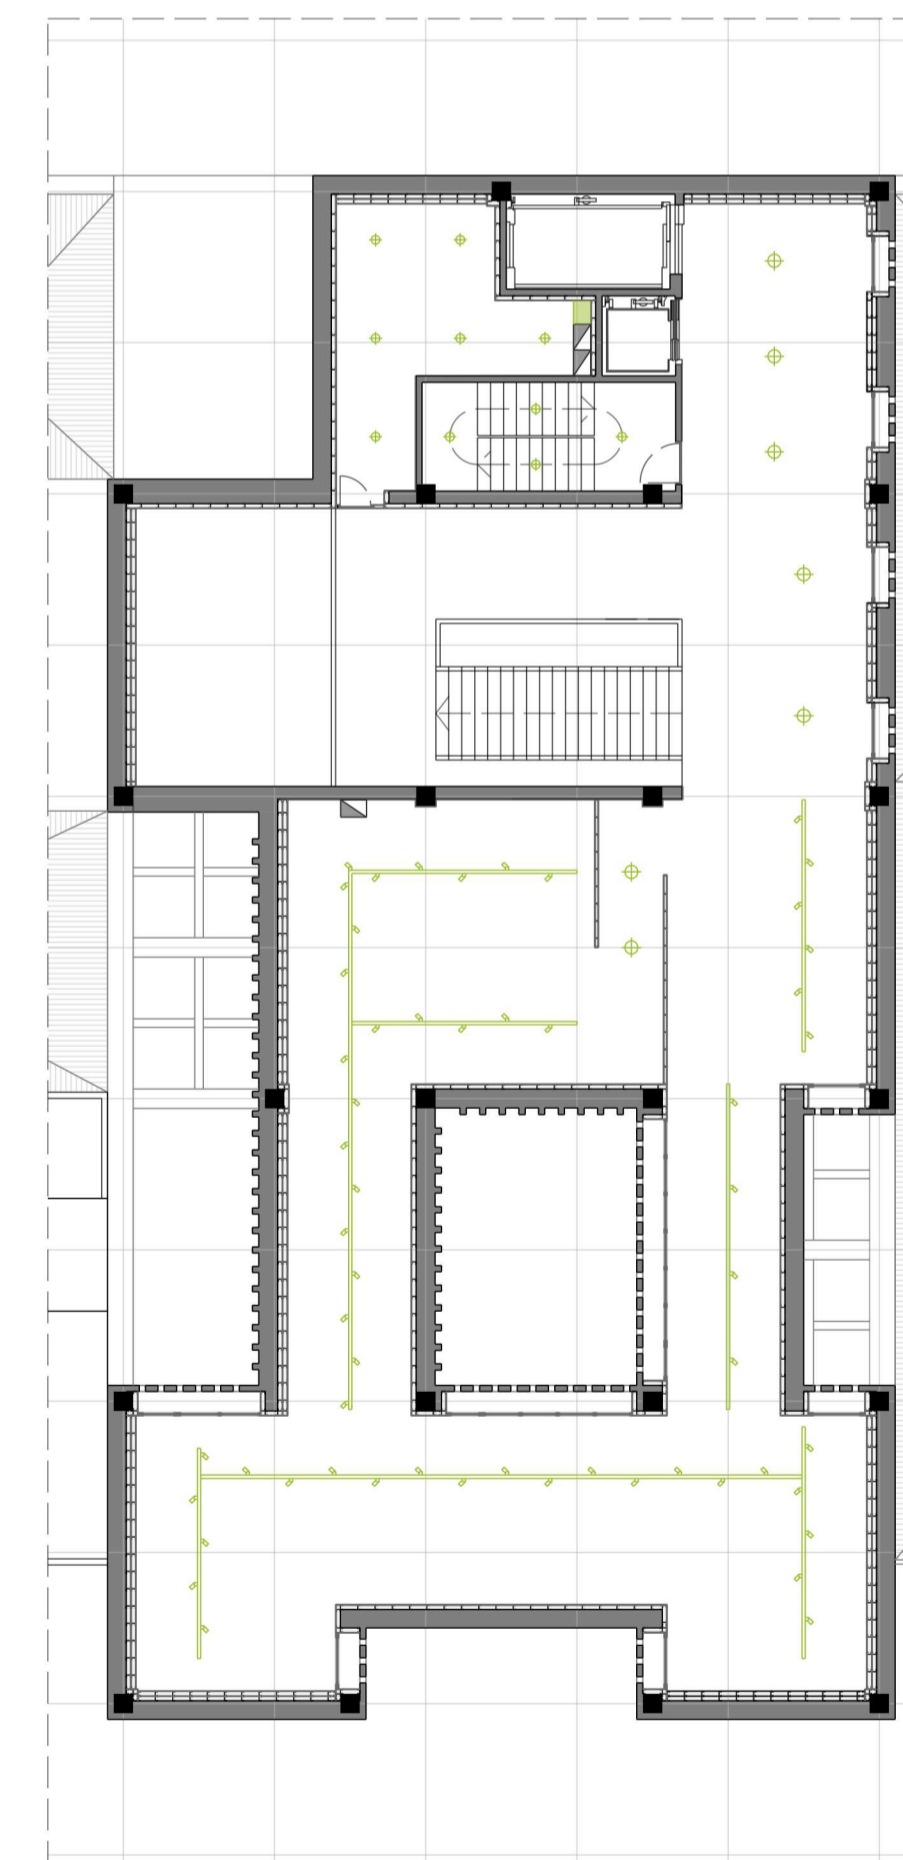

**Museu històric**  
**ruta de la seda**

Plànol Electricitat  
Ubicació Fengzhouzhen, Fujian, Xina  
Escala 1/175 Orientació

Alumne Maria González García  
Tutor Fernando Marzá  
PFC - ETSAV - SETEMBRE 2018