


Climatització


Planta baixa

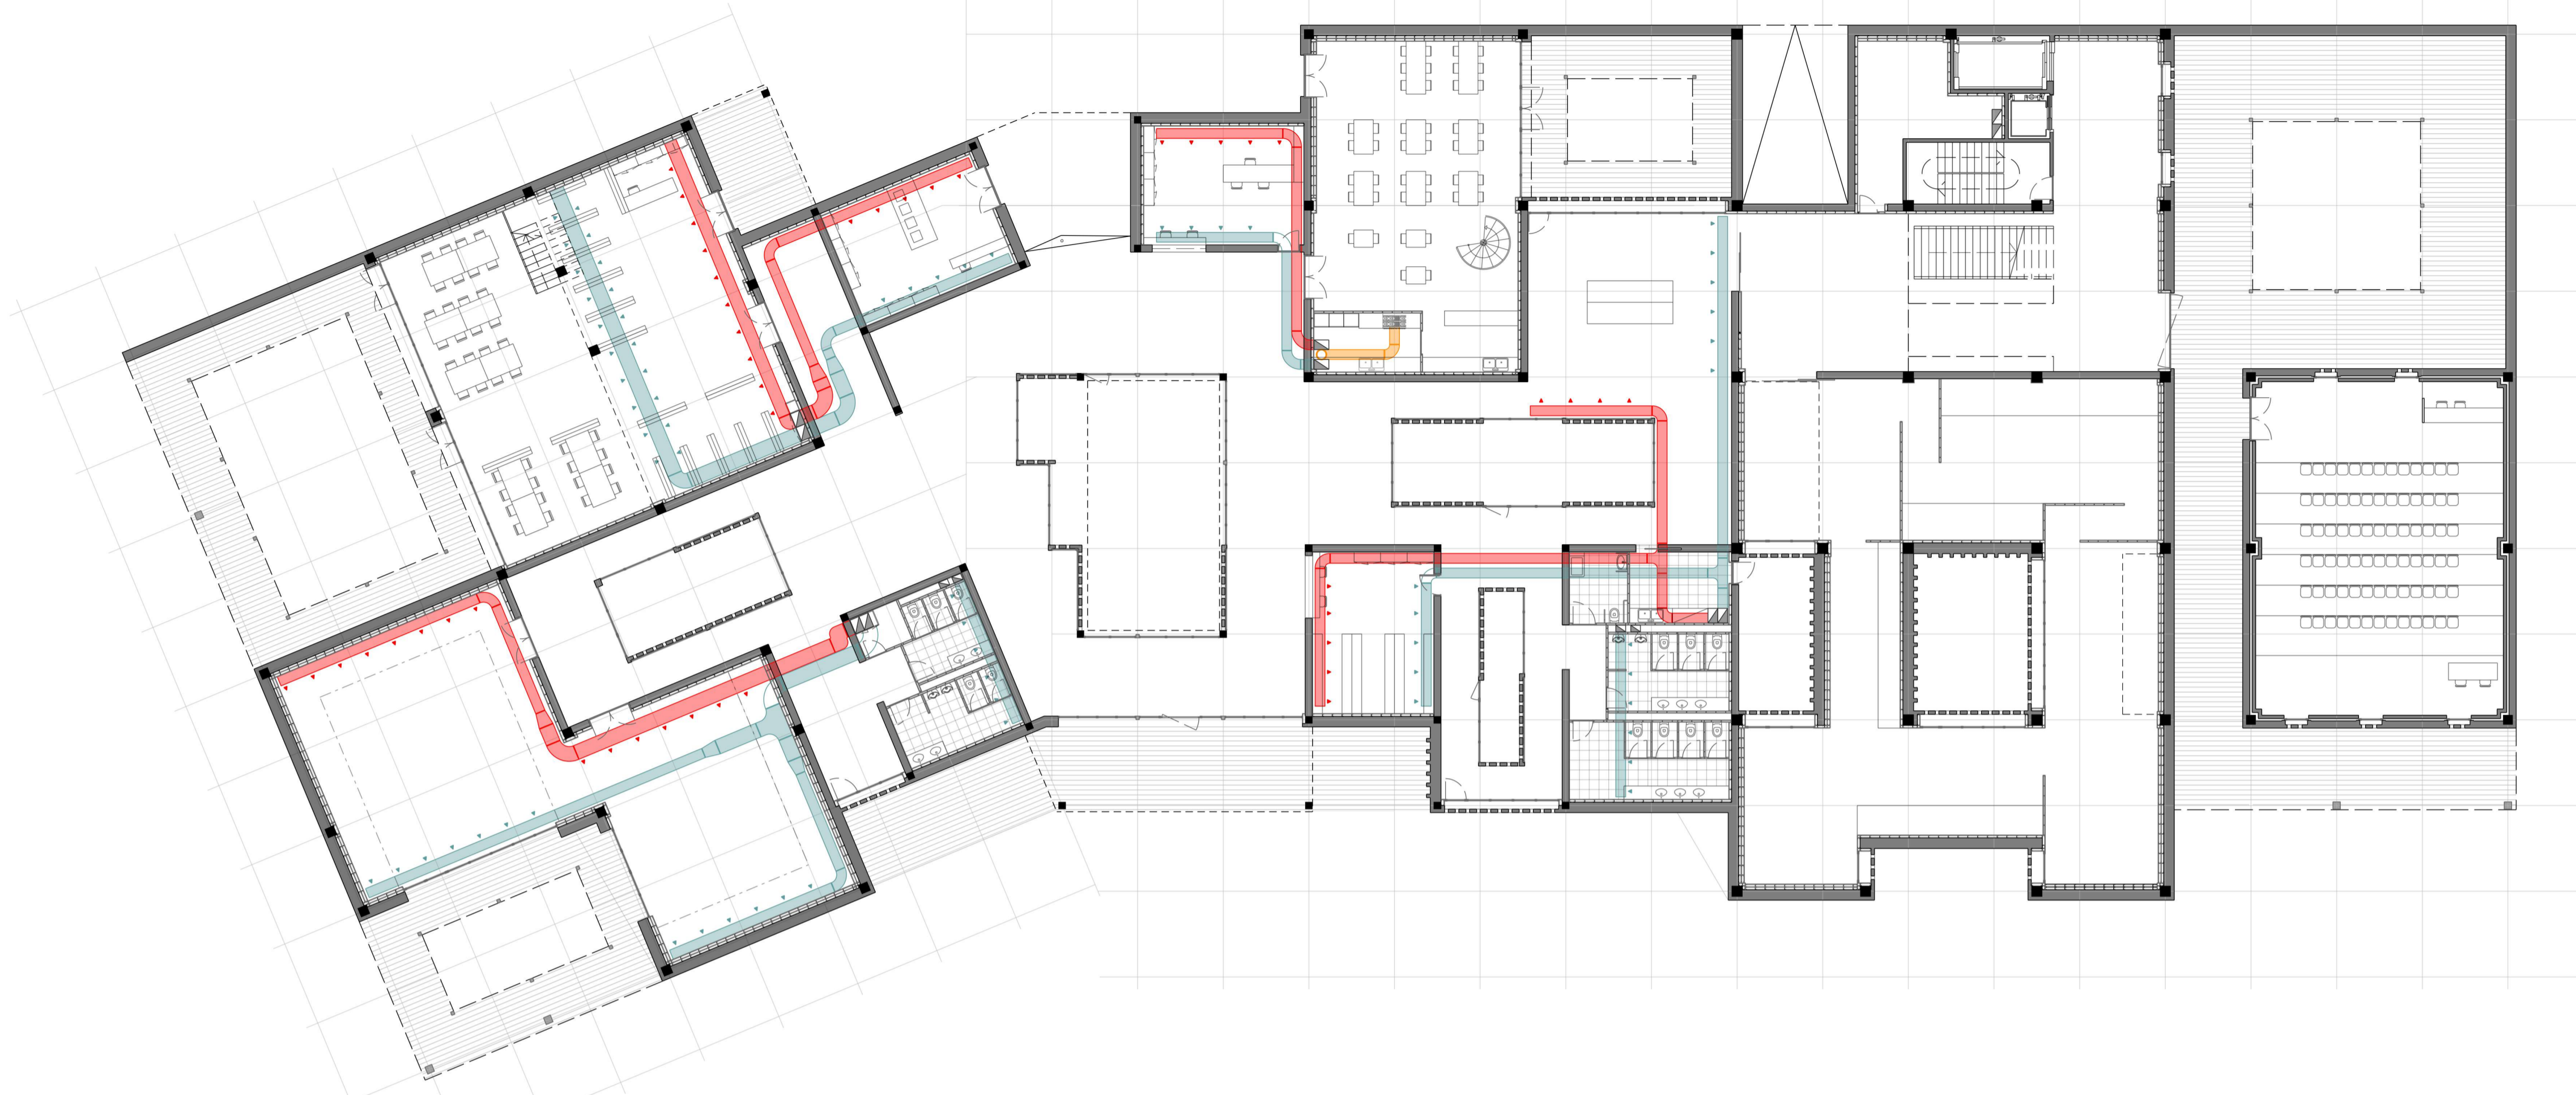


LLEGENDA

- Conducte d'aportació d'aire primari
- Conducte d'extracció
- Reixetes d'impulsió
- Reixetes de retorn
- Reixetes d'impulsió empotrades al forjat
- Extracció de fums cuina
- Unitat exterior
- Màquina extractora
- Fancoil


Secció T2 | Clima

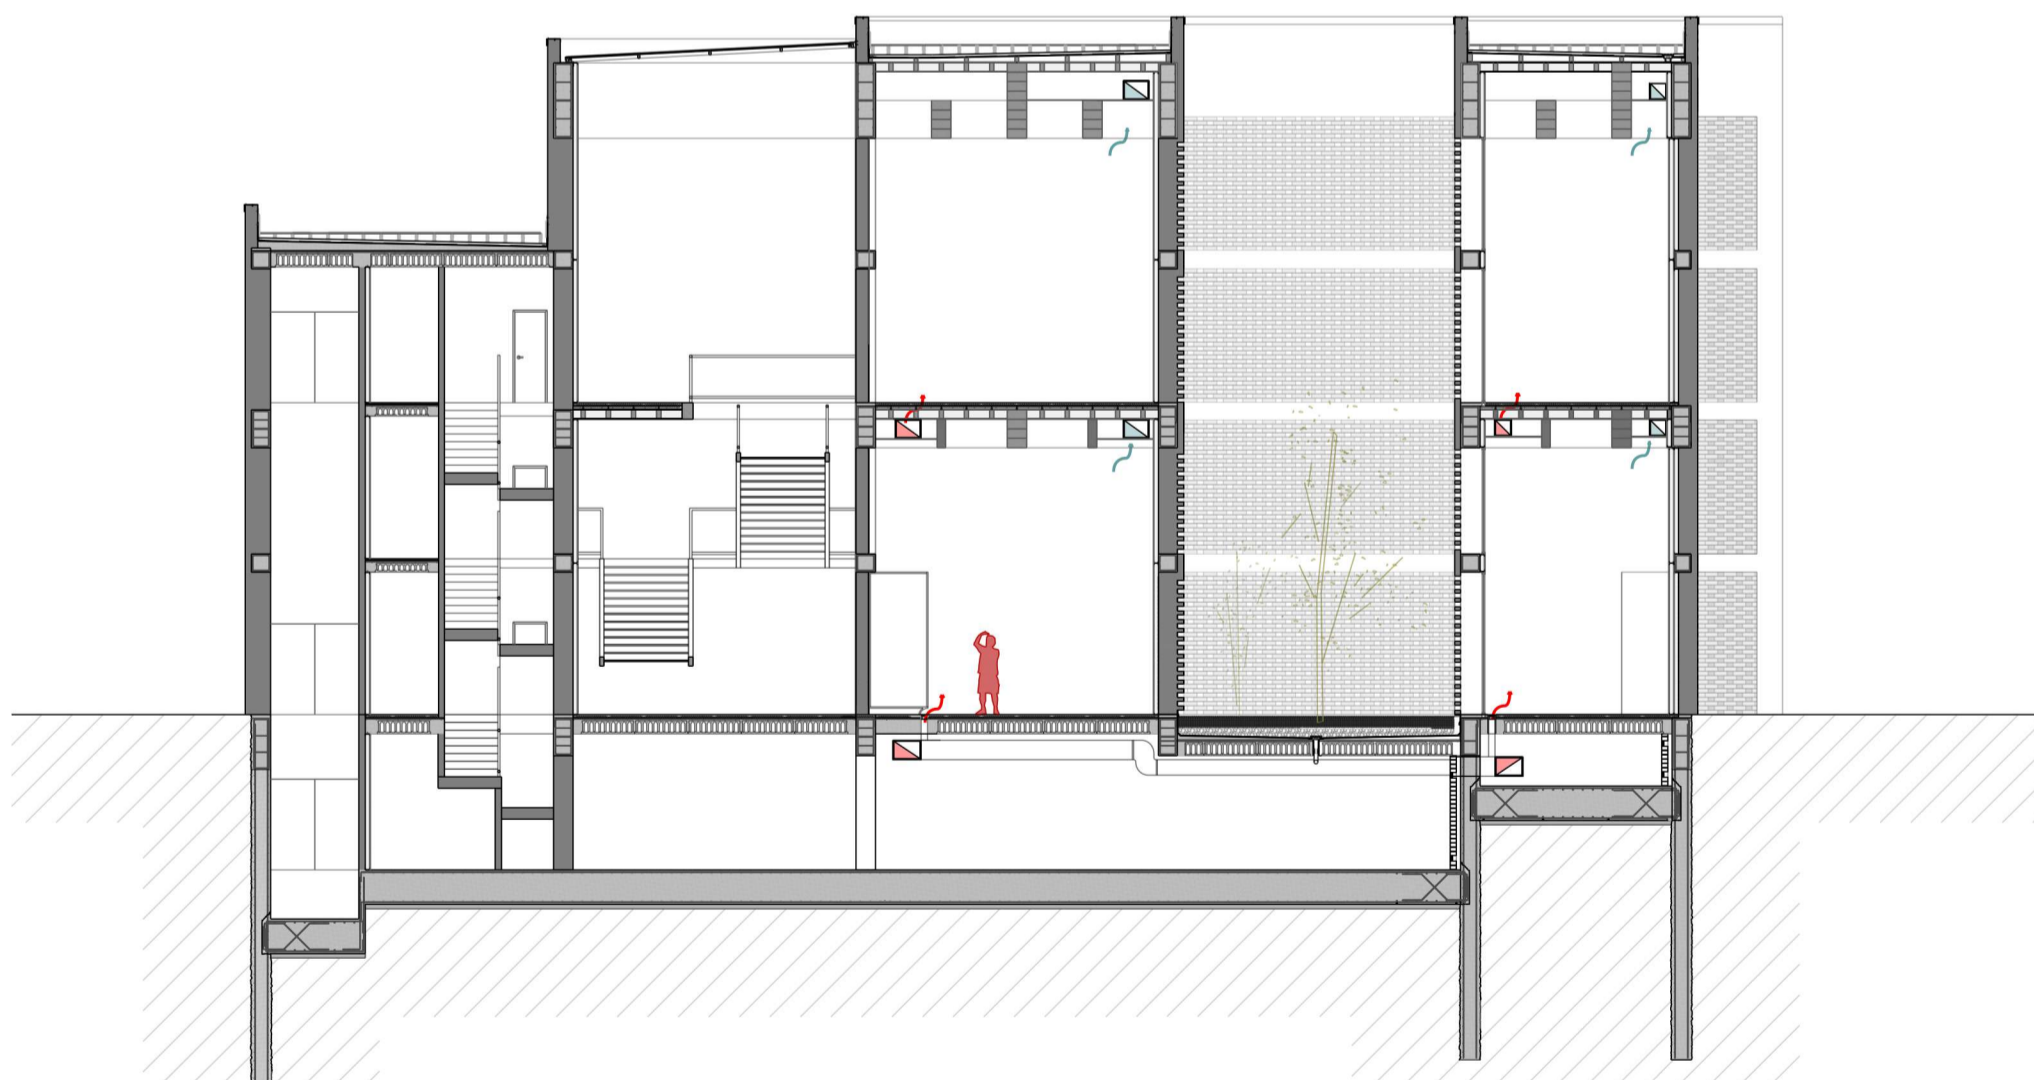


Planta soterrani

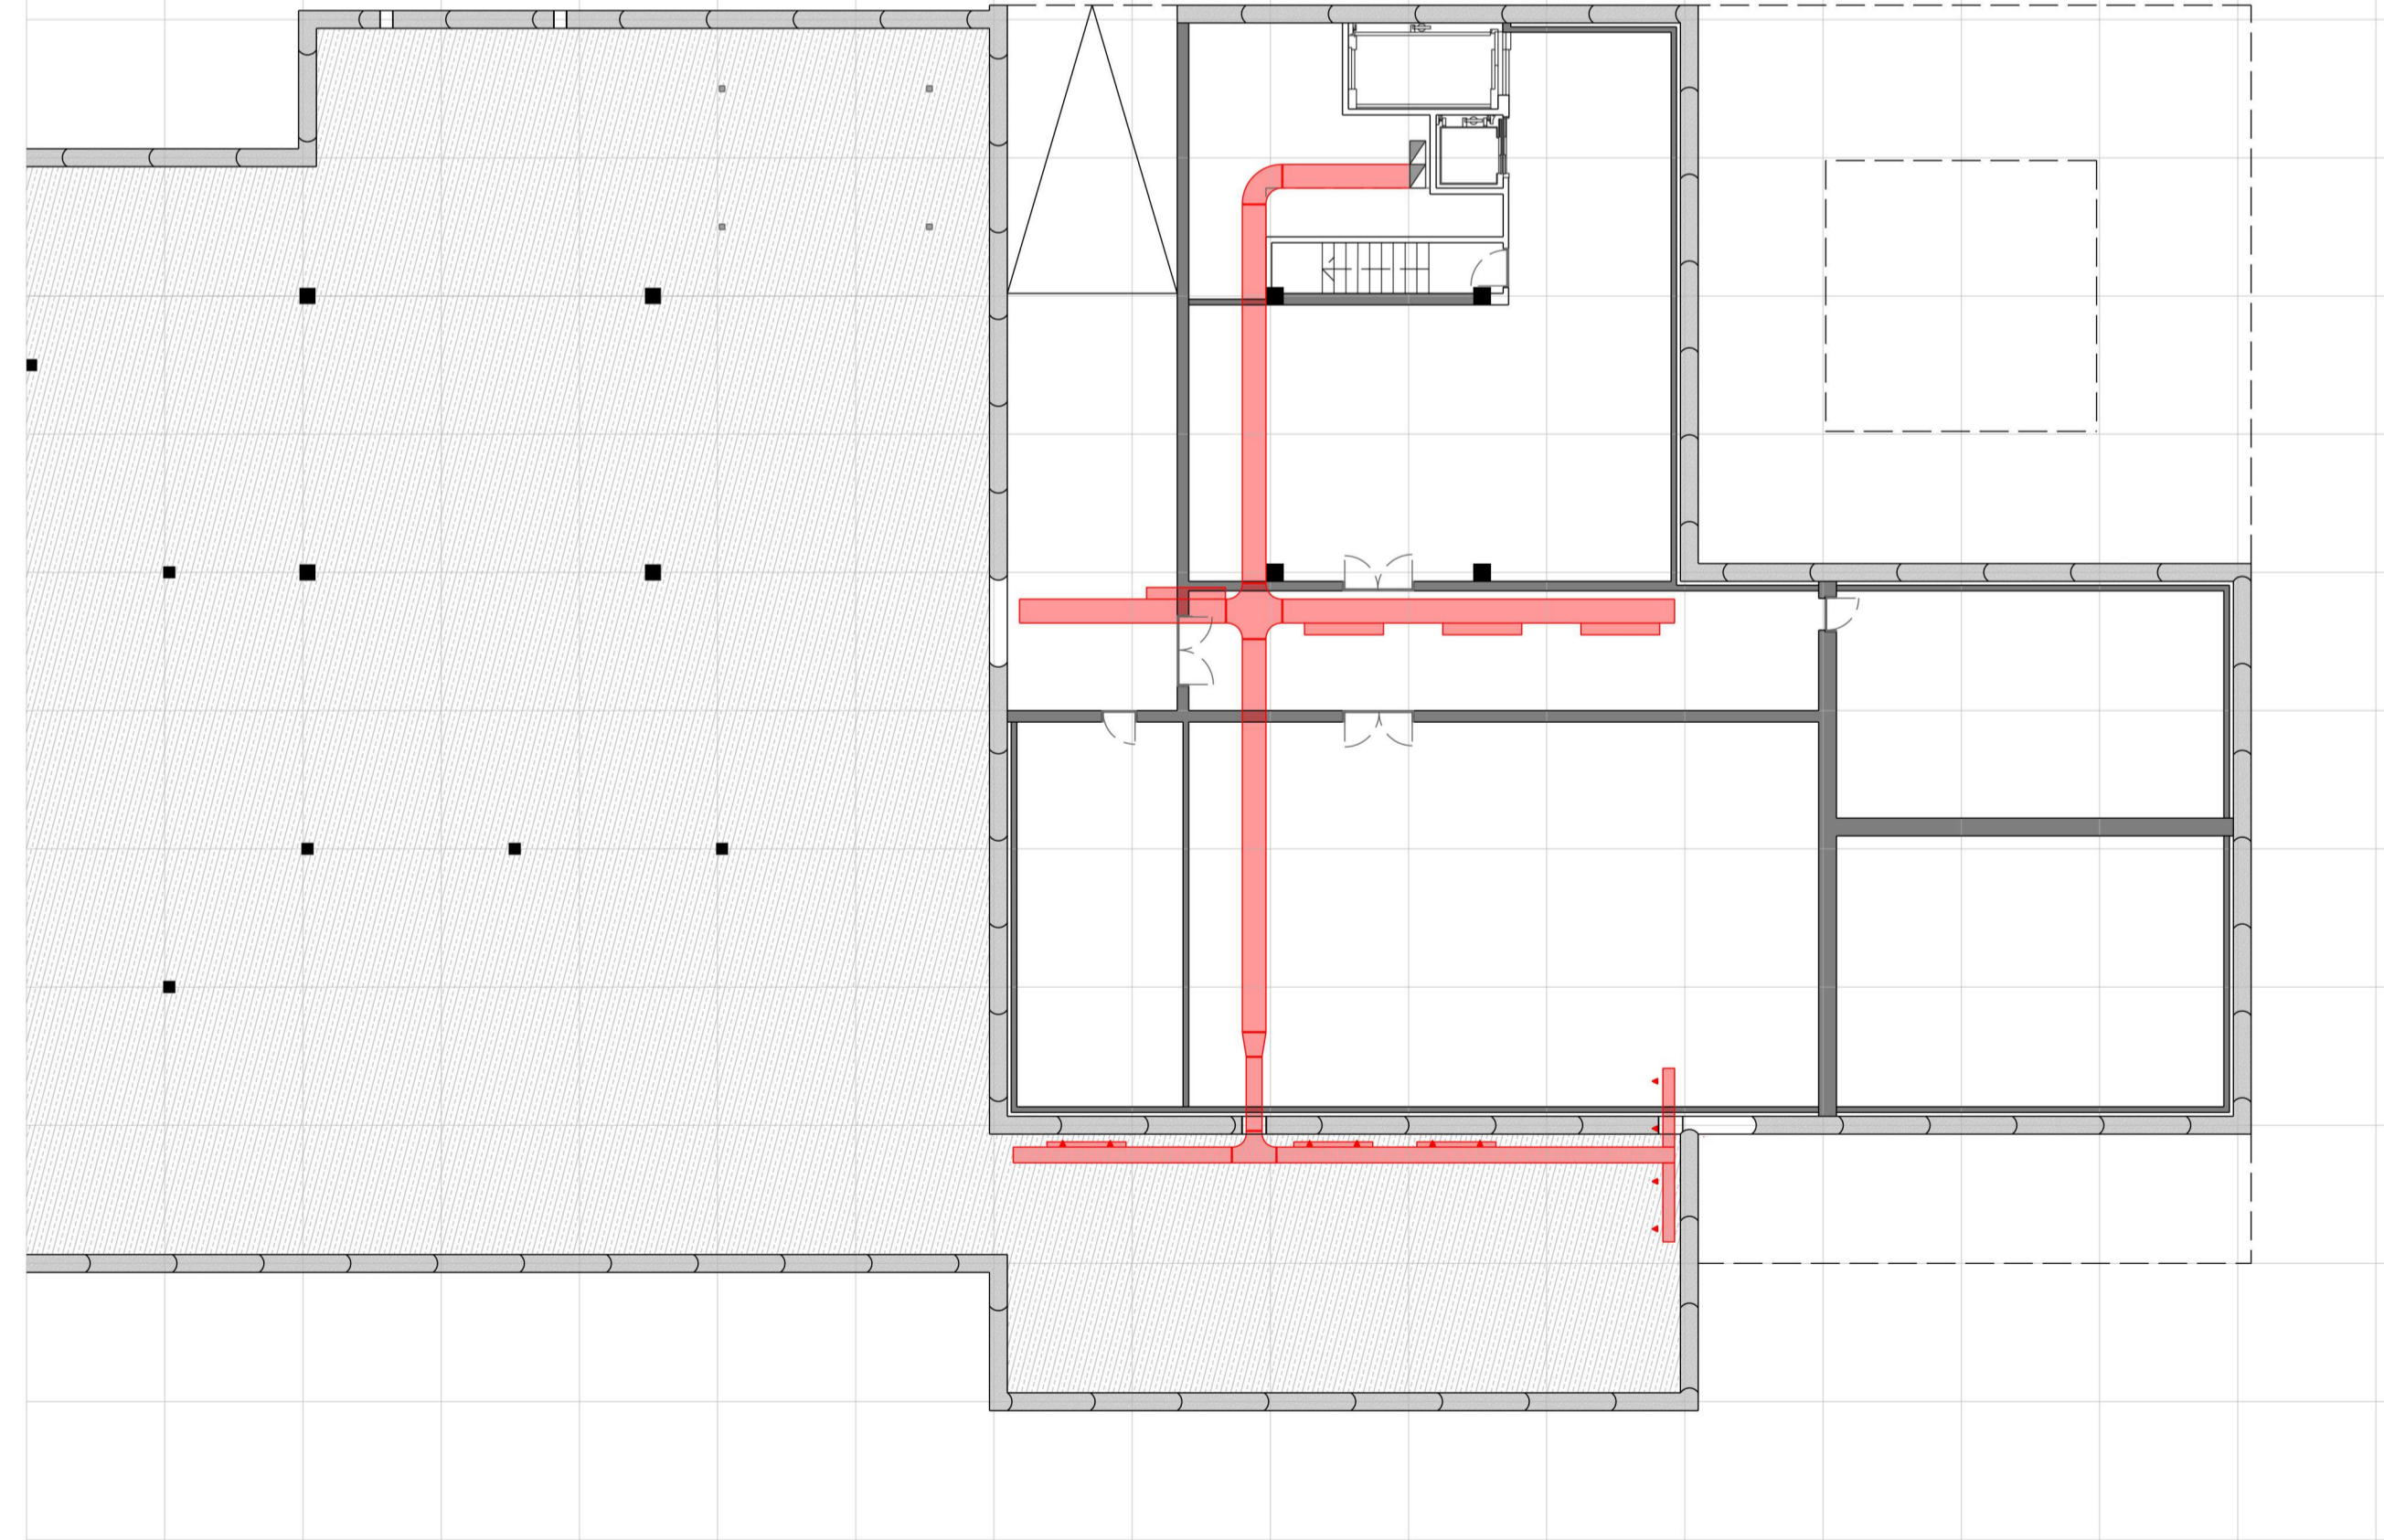

Esquema de funcionament

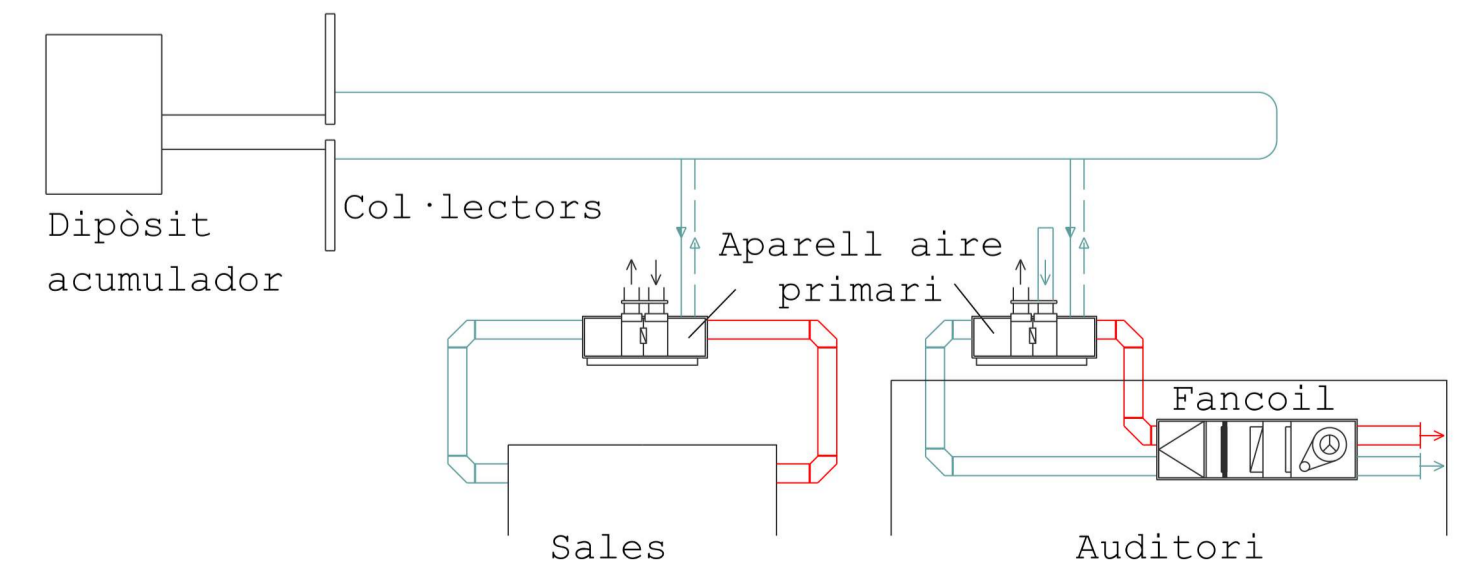

丝 Museu històric ruta de la seda

Plànol Climatització
Ubicació Fengzhouzhen, Fujian, Xina
Escala 1/175 Orientació 
Alumne Maria González García
Tutor Fernando Marzá
PFC - ETSAV - SETEMBRE 2018