



UNIVERSITAT POLITÈCNICA DE CATALUNYA
BARCELONATECH

Escola Superior d'Enginyeries Industrial,
Aeroespacial i Audiovisual de Terrassa

MÁSTER UNIVERSITARIO EN INGENIERÍA INDUSTRIAL
TRABAJO DE FINAL DE MÁSTER

**ESTUDIO DE MEJORA ENERGÉTICA
DE UNA PLANTA INDUSTRIAL**

Autor:

Sergio Luque Cavallé

Director:

David Dolcet Butsems

Convocatoria de entrega:

Junio de 2020

Contenido de este volumen:

IV - PLANOS

*Estudio de mejora energética de una
planta industrial*


 


UNIVERSITAT POLITÈCNICA DE CATALUNYA
BARCELONATECH

Escola Superior d'Enginyeries Industrial,
Aeroespacial i Audiovisual de Terrassa


ÍNDICE DE CONTENIDO

1. Parcela.....	Nº 1
2. PAG.....	Nº 2
3. Planta 1 y Planta Cubierta – Oficinas.....	Nº 3
4. Producción.....	Nº 4
5. Envasado.....	Nº 5
6. Planta Baja – Control Producción.....	Nº 6
7. Planta Baja – Servicios Auxiliares y Almacén.....	Nº 7

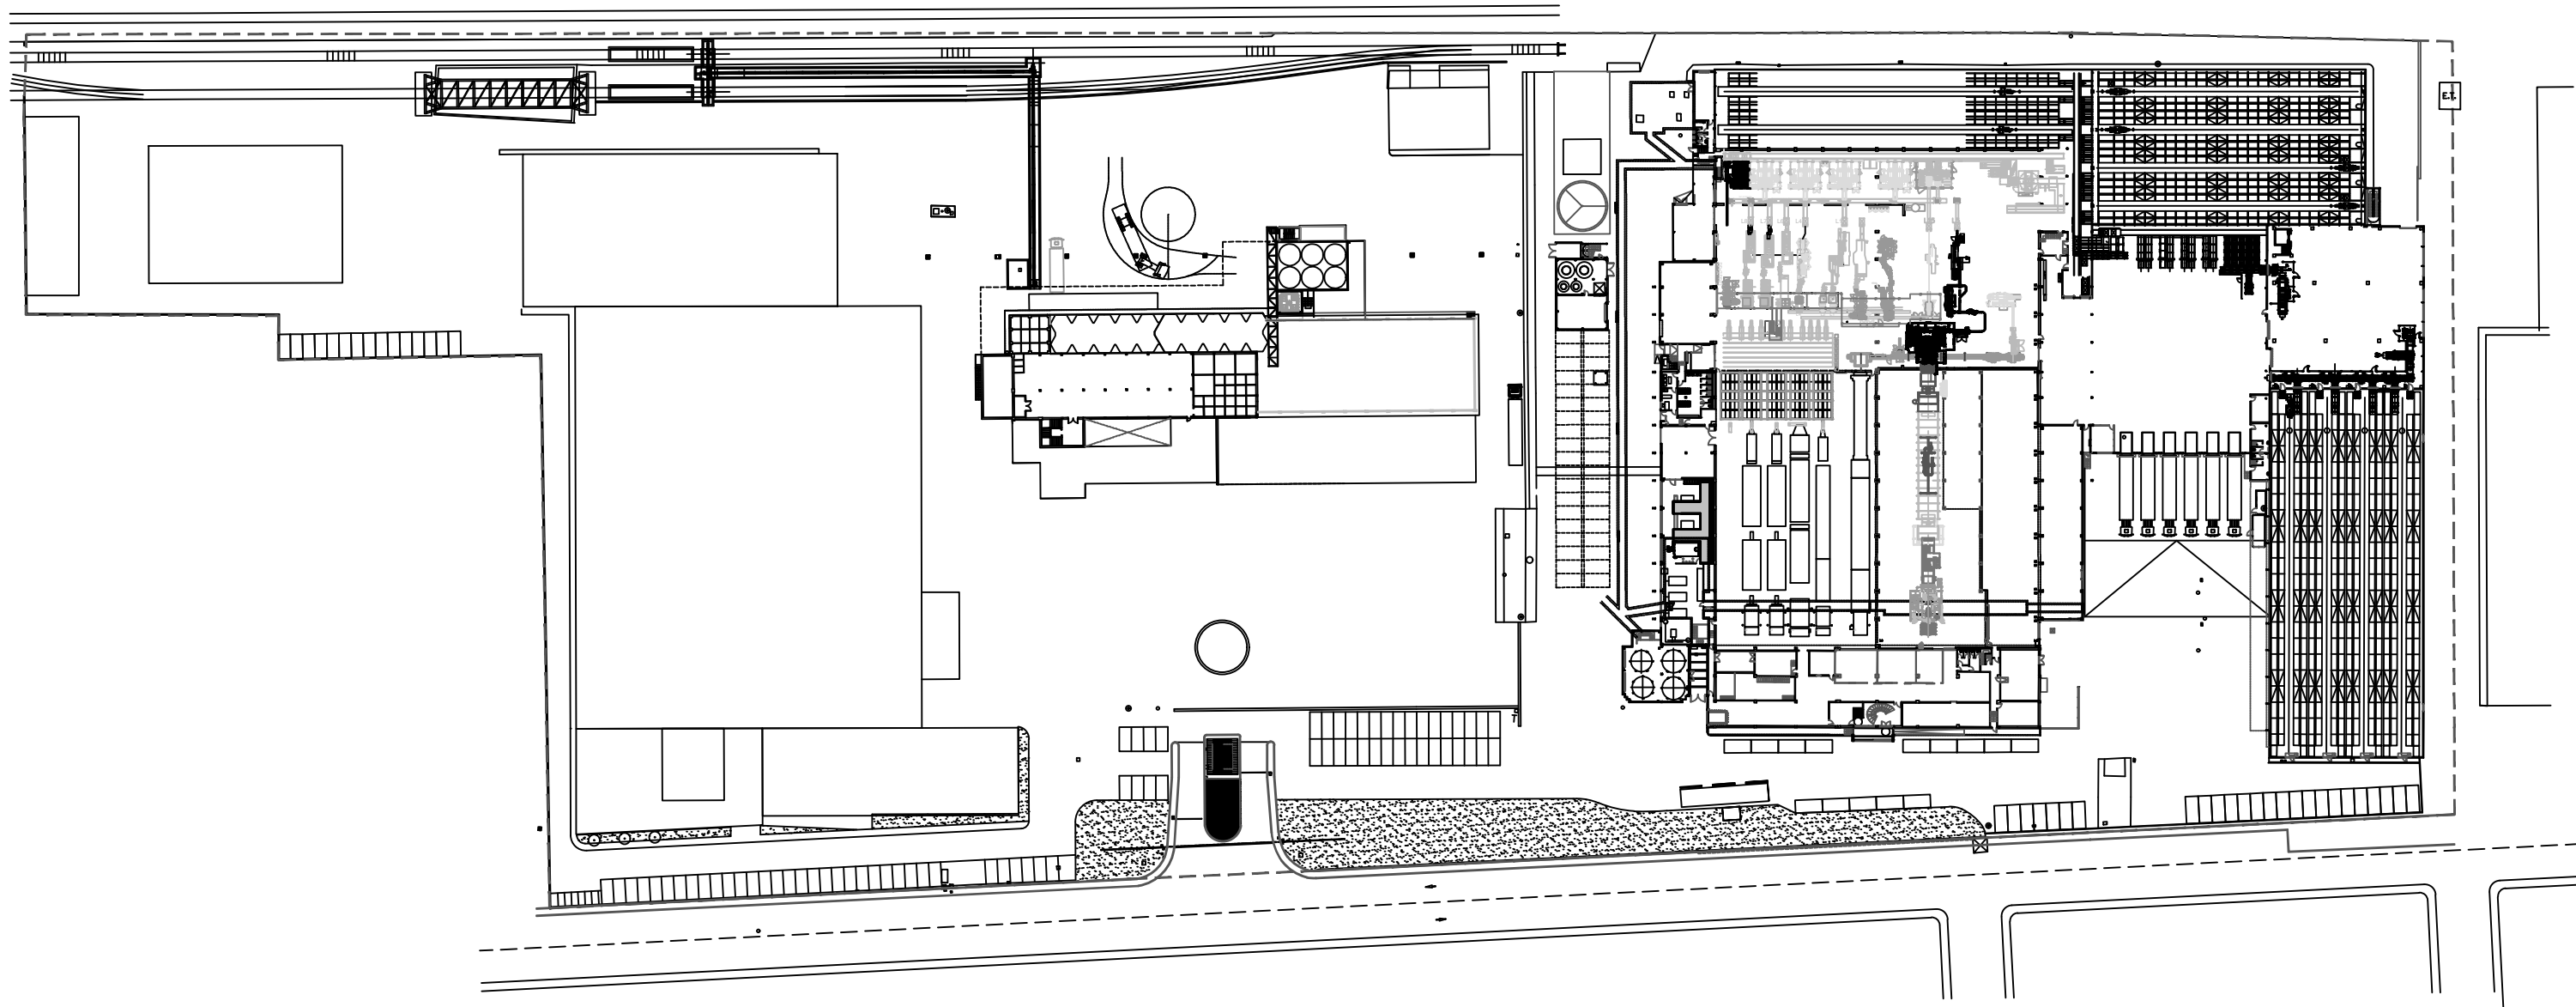

Parcela Planta Gallo


Alumno: Sergio Luque	Máster Universitario en Ingeniería Industrial	ESEIAAT
Director: David Doclet	Título TFM: Estudio de mejora energética de una planta industrial	Nº Plano: 1
Entrega: Junio 2020	Título Plano: Parcela Planta Gallo	Escala: 1/1200

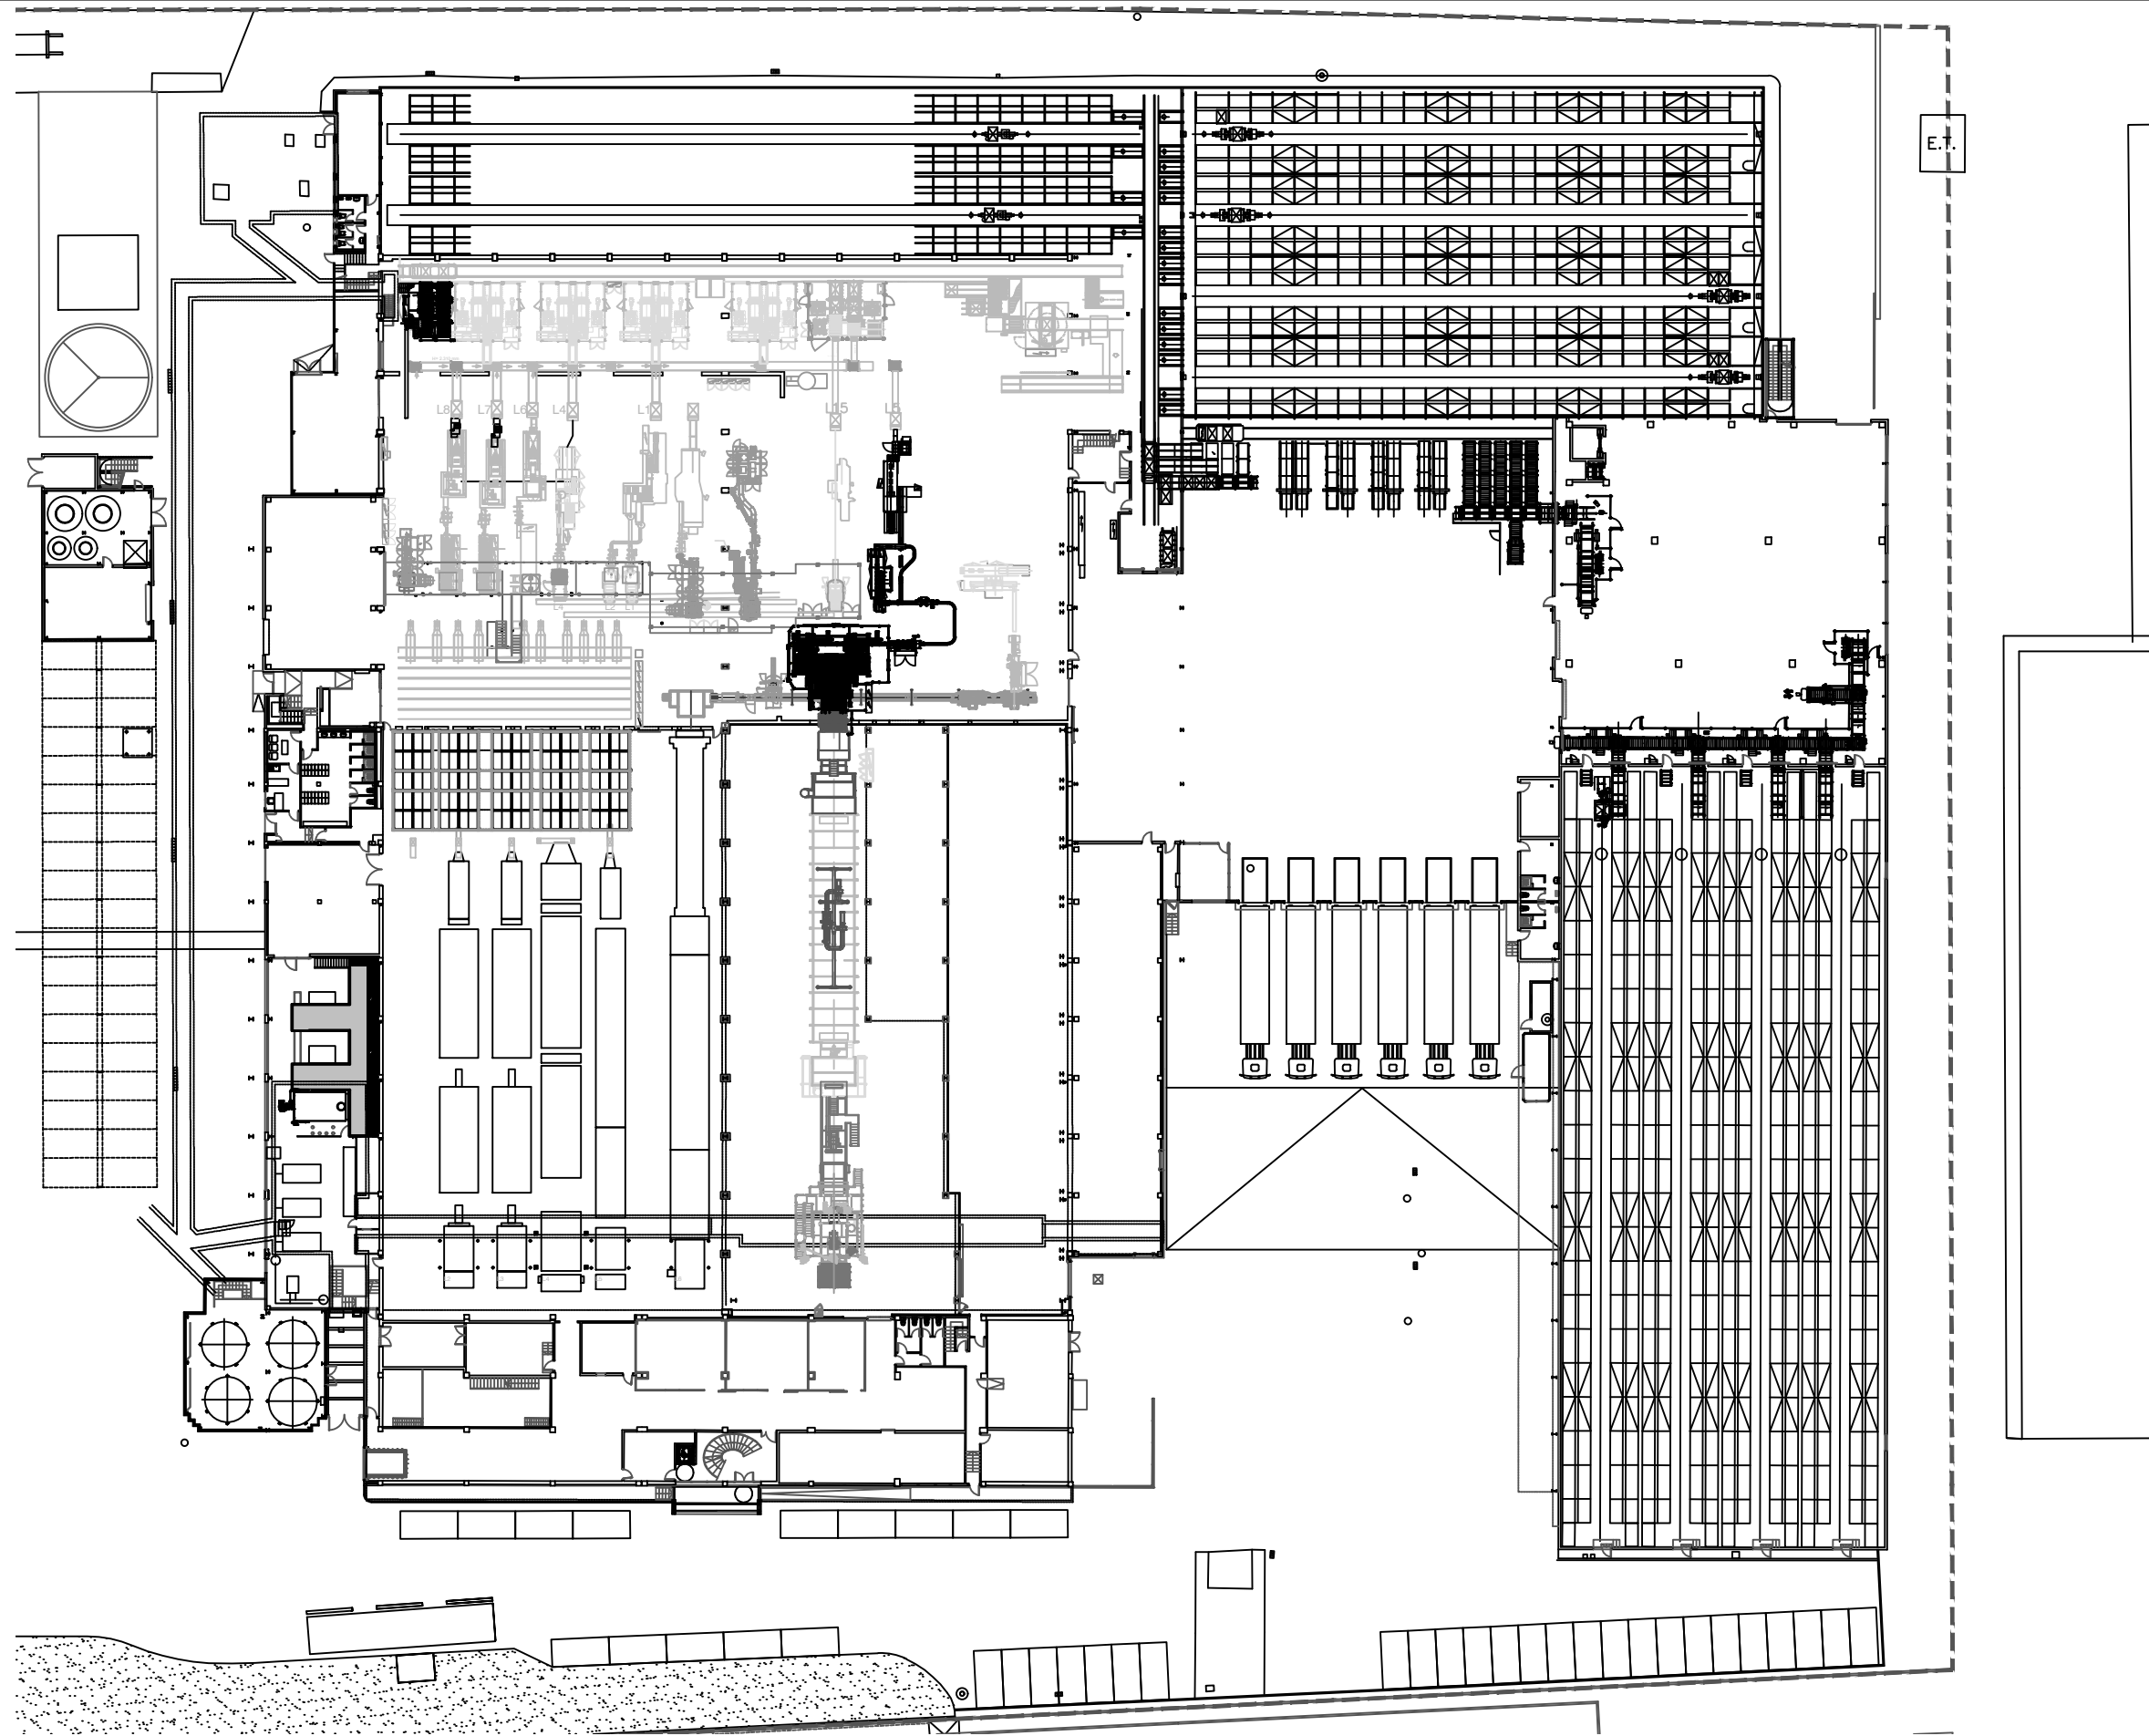


E.T.

Planta PAG

Alumno: Sergio Luque	Máster Universitario en Ingeniería Industrial	ESEIAAT
Director: David Doclet	Título TFM: Estudio de mejora energética de una planta industrial	Nº Plano: 2
Entrega: Junio 2020	Título Plano: Planta PAG	Escala: 1/600

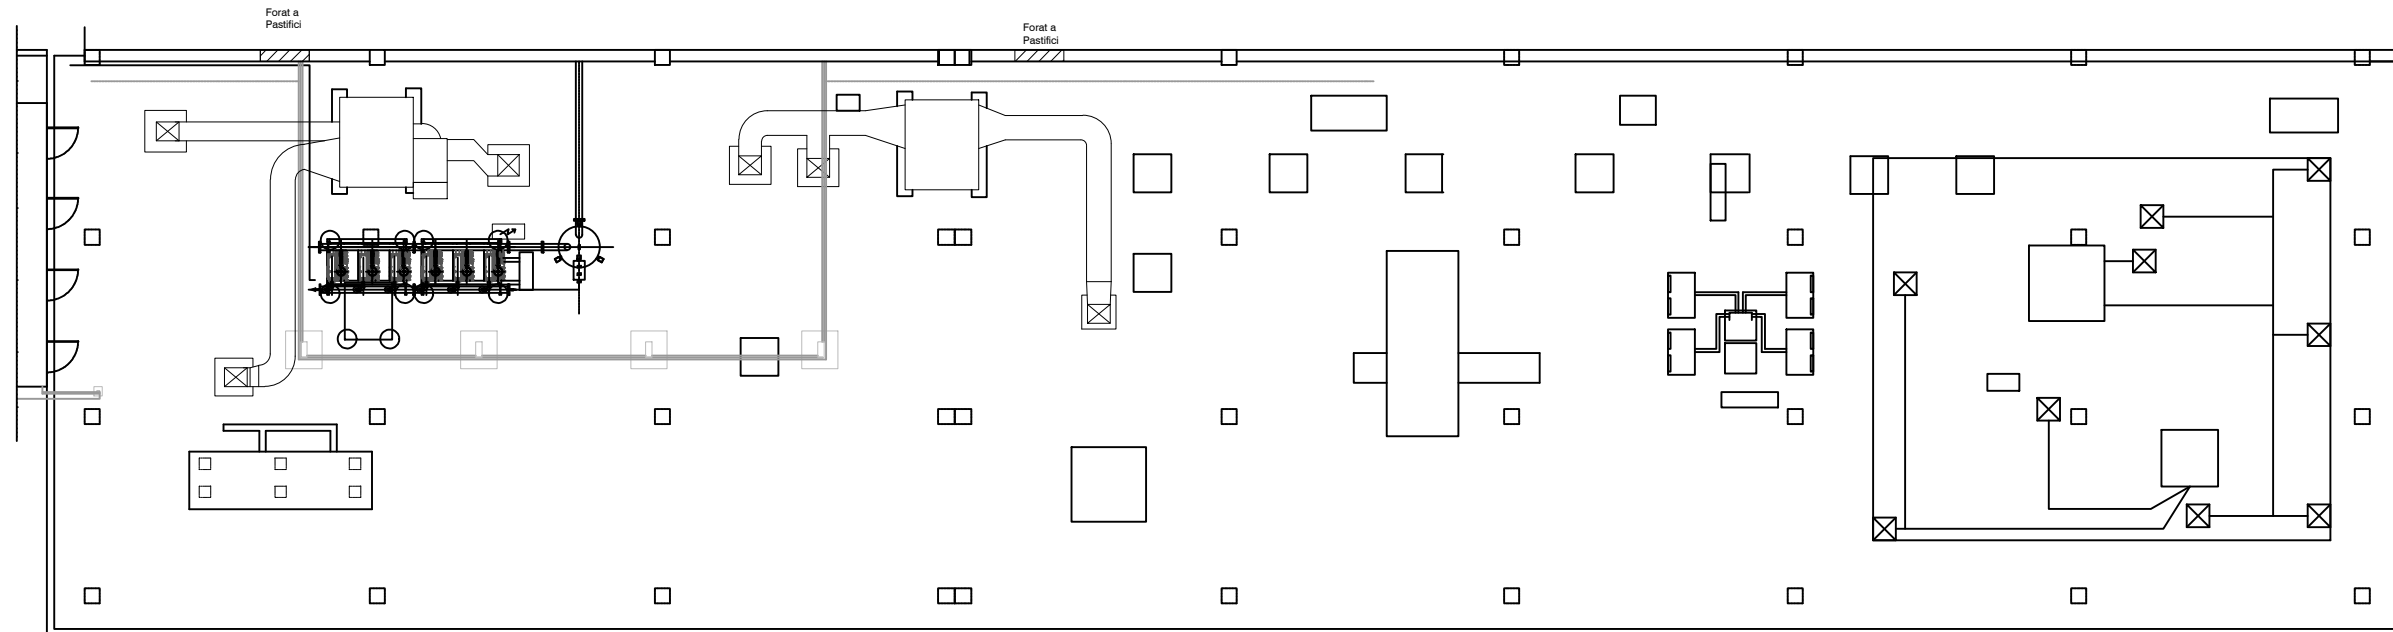


Planta Cubierta - Oficinas

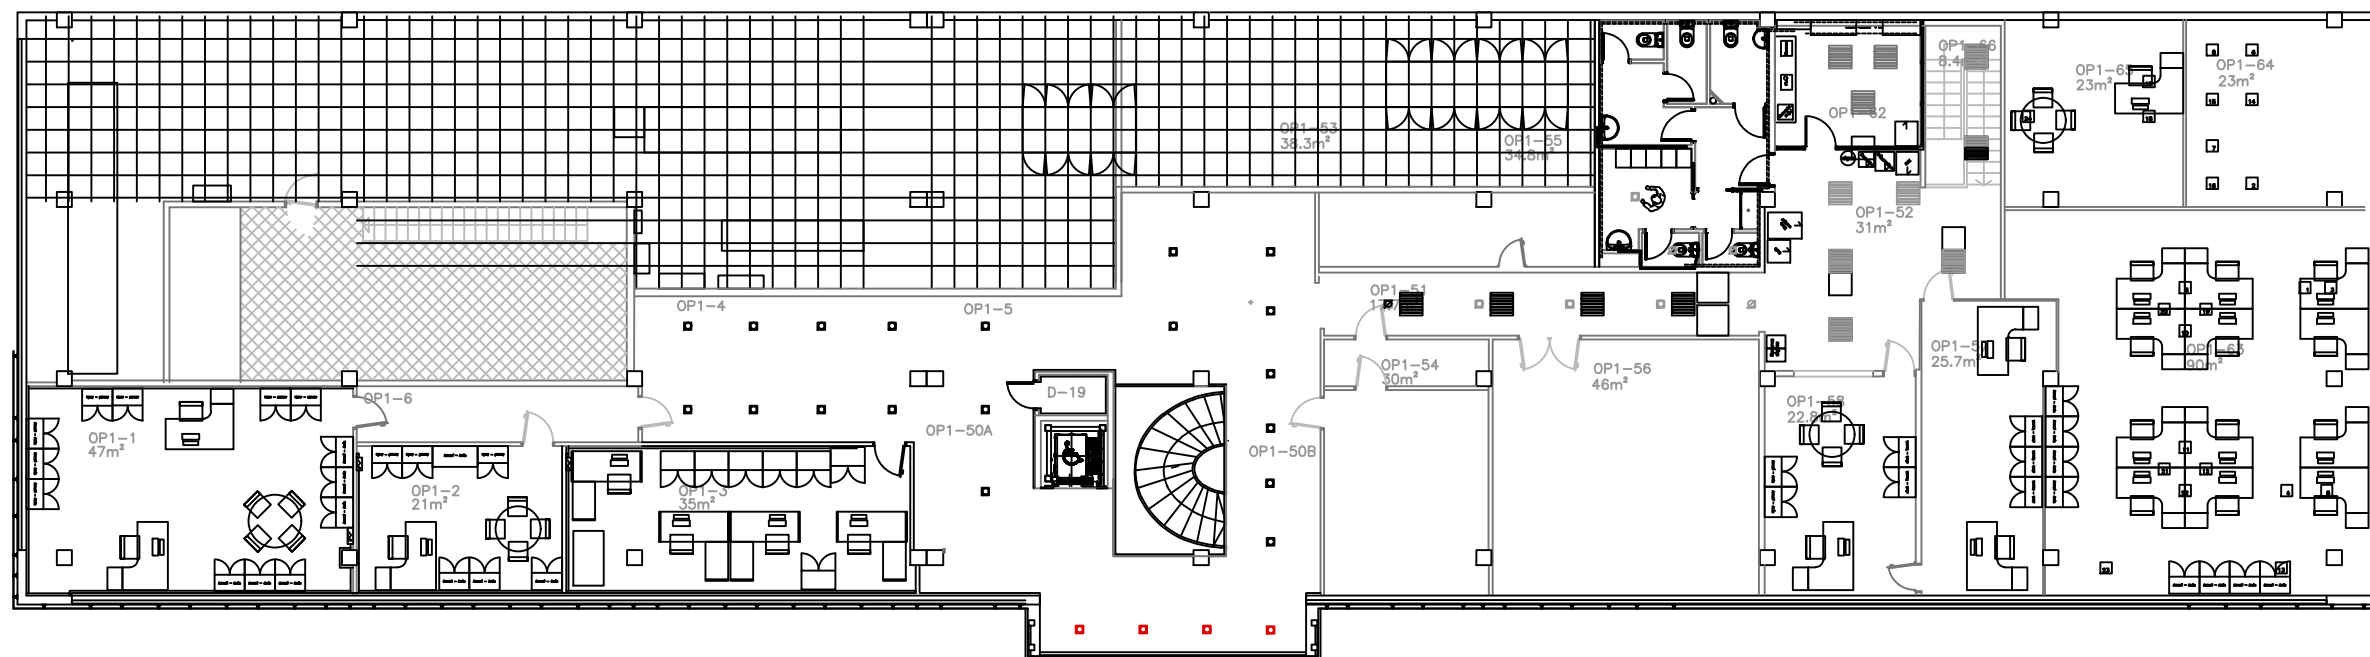


Planta 1 - Oficinas

Alumno: Sergio Luque	Máster Universitario en Ingeniería Industrial	ESEIAAT
Director: David Doclet	Título TFM: Estudio de mejora energética de una planta industrial	Nº Plano: 3
Entrega: Junio 2020	Título Plano: Planta 1 y Planta Cubierta - Oficinas	Escala: 1/200

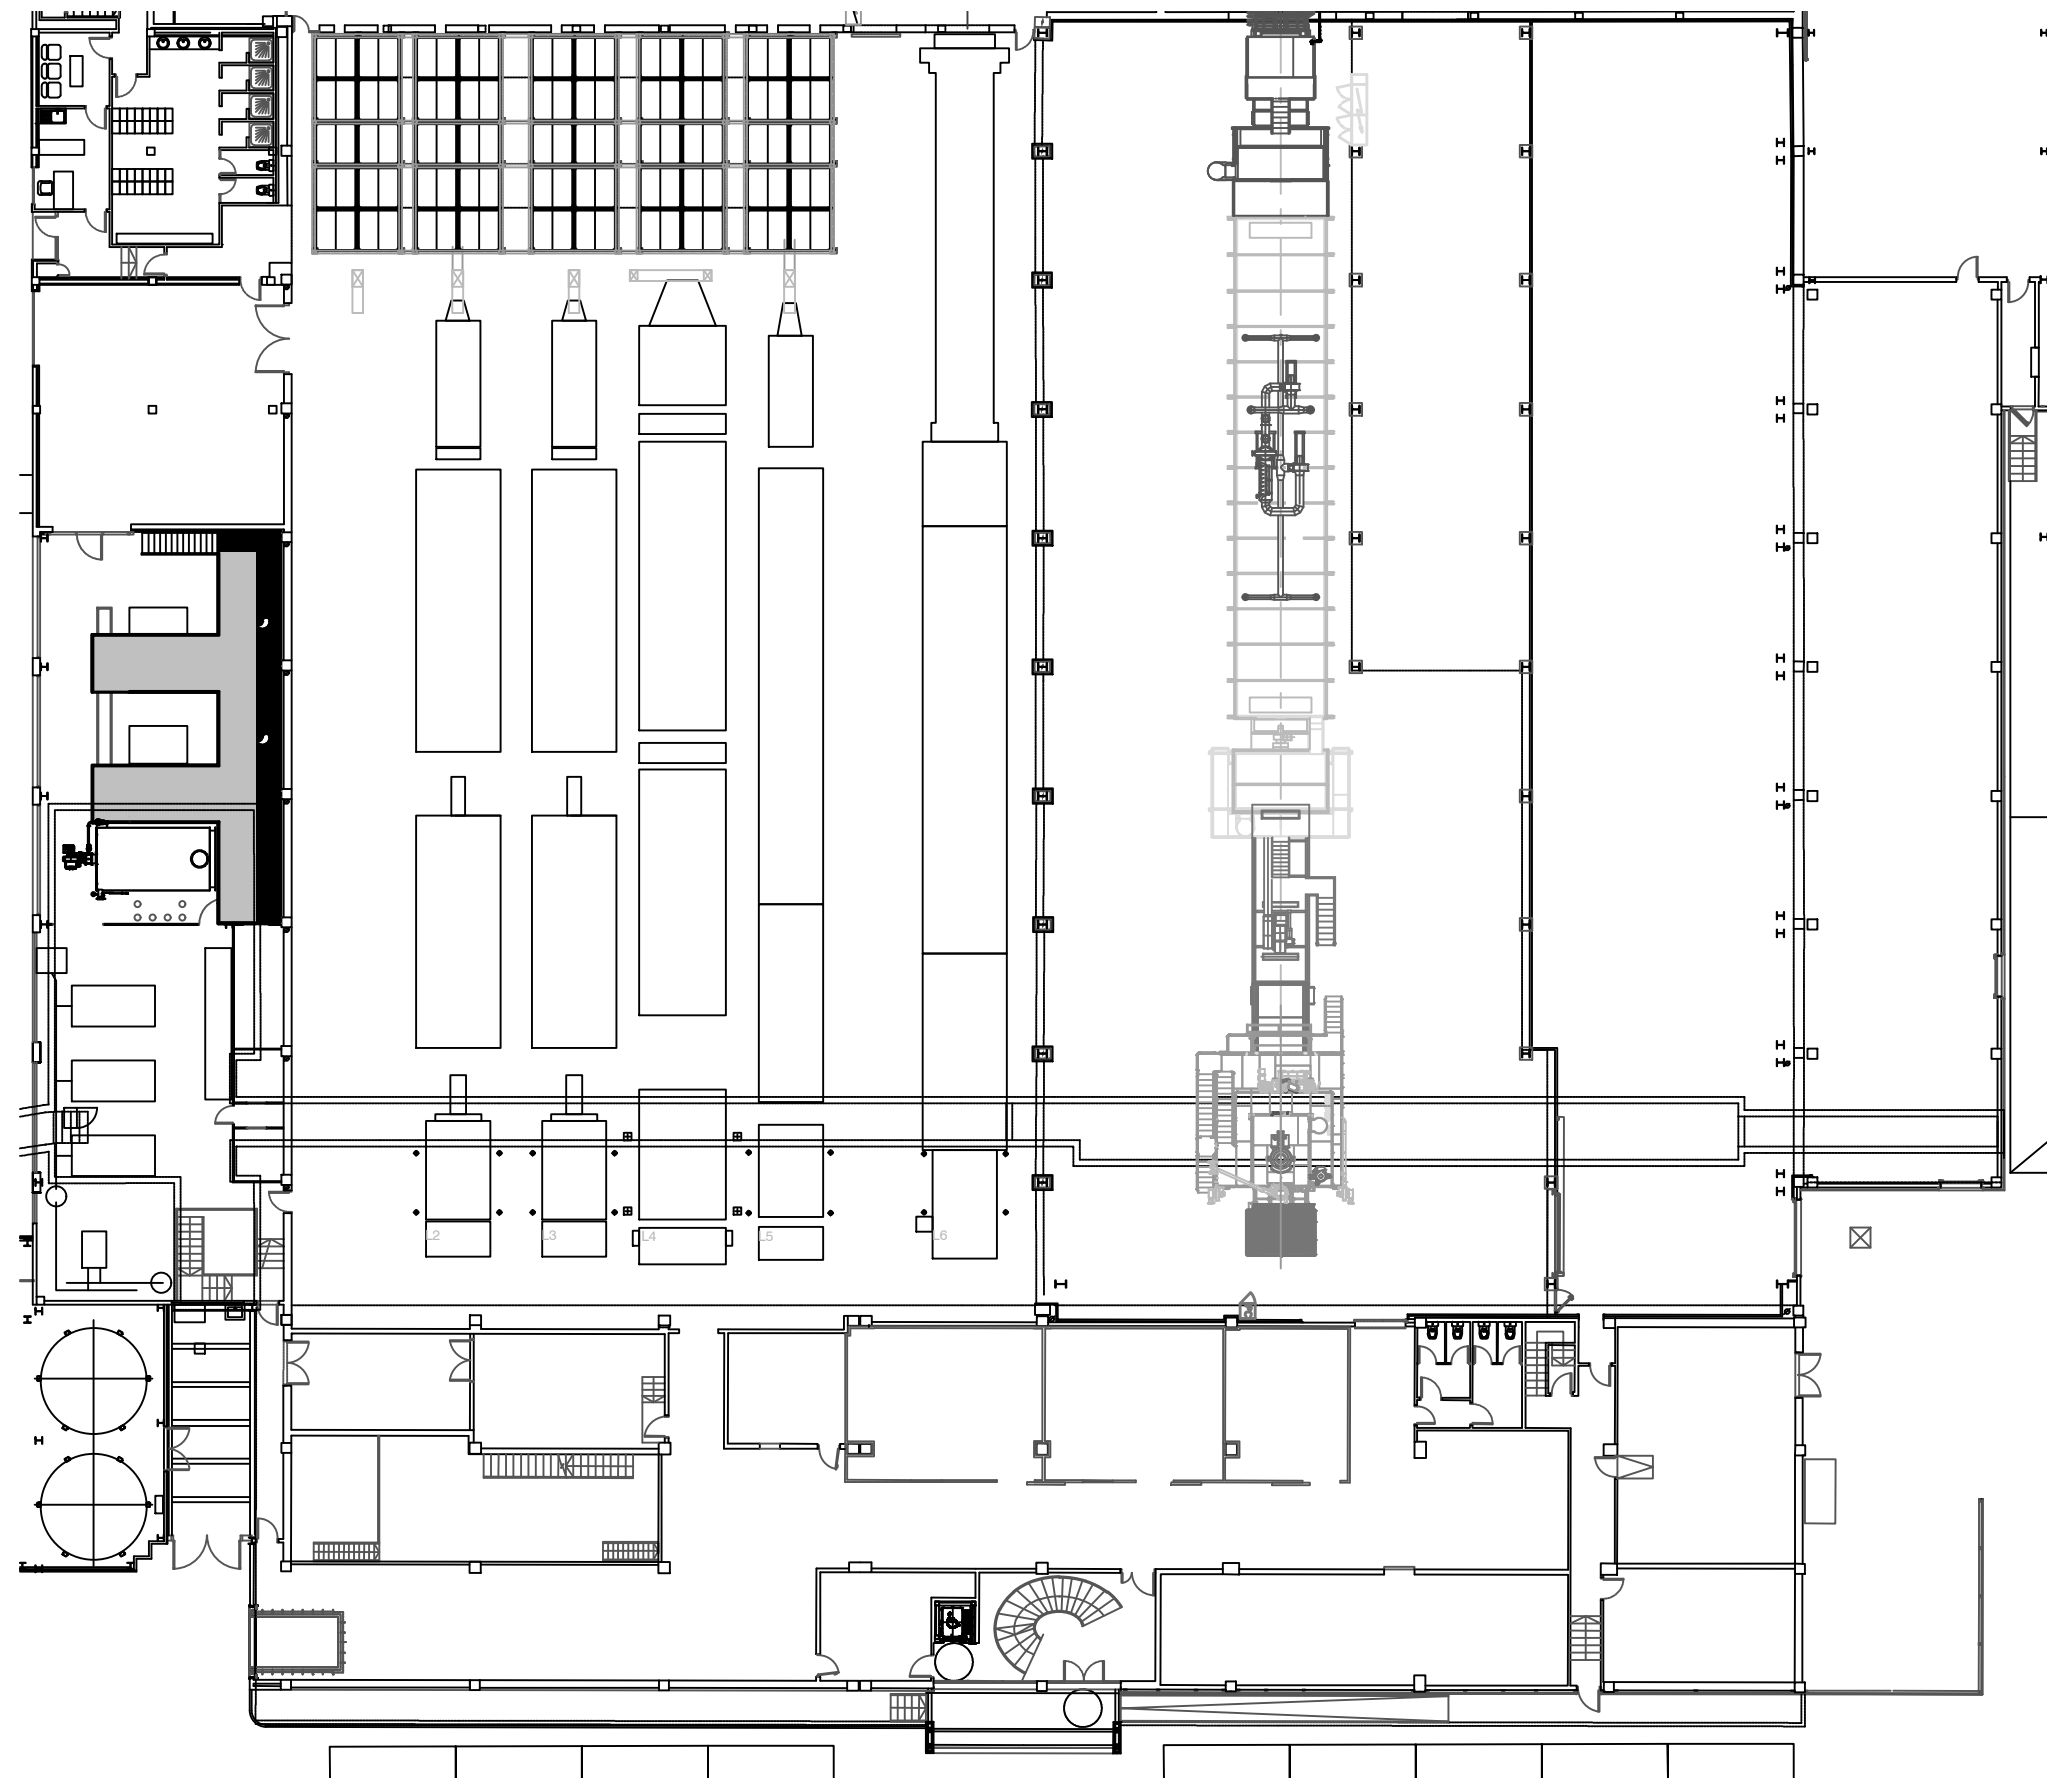


Producción

Alumno: Sergio Luque	Máster Universitario en Ingeniería Industrial	ESEIAAT
Director: David Doclet	Título TFM: Estudio de mejora energética de una planta industrial	Nº Plano: 4
Entrega: Junio 2020	Título Plano: Producción	Escala: 1/300

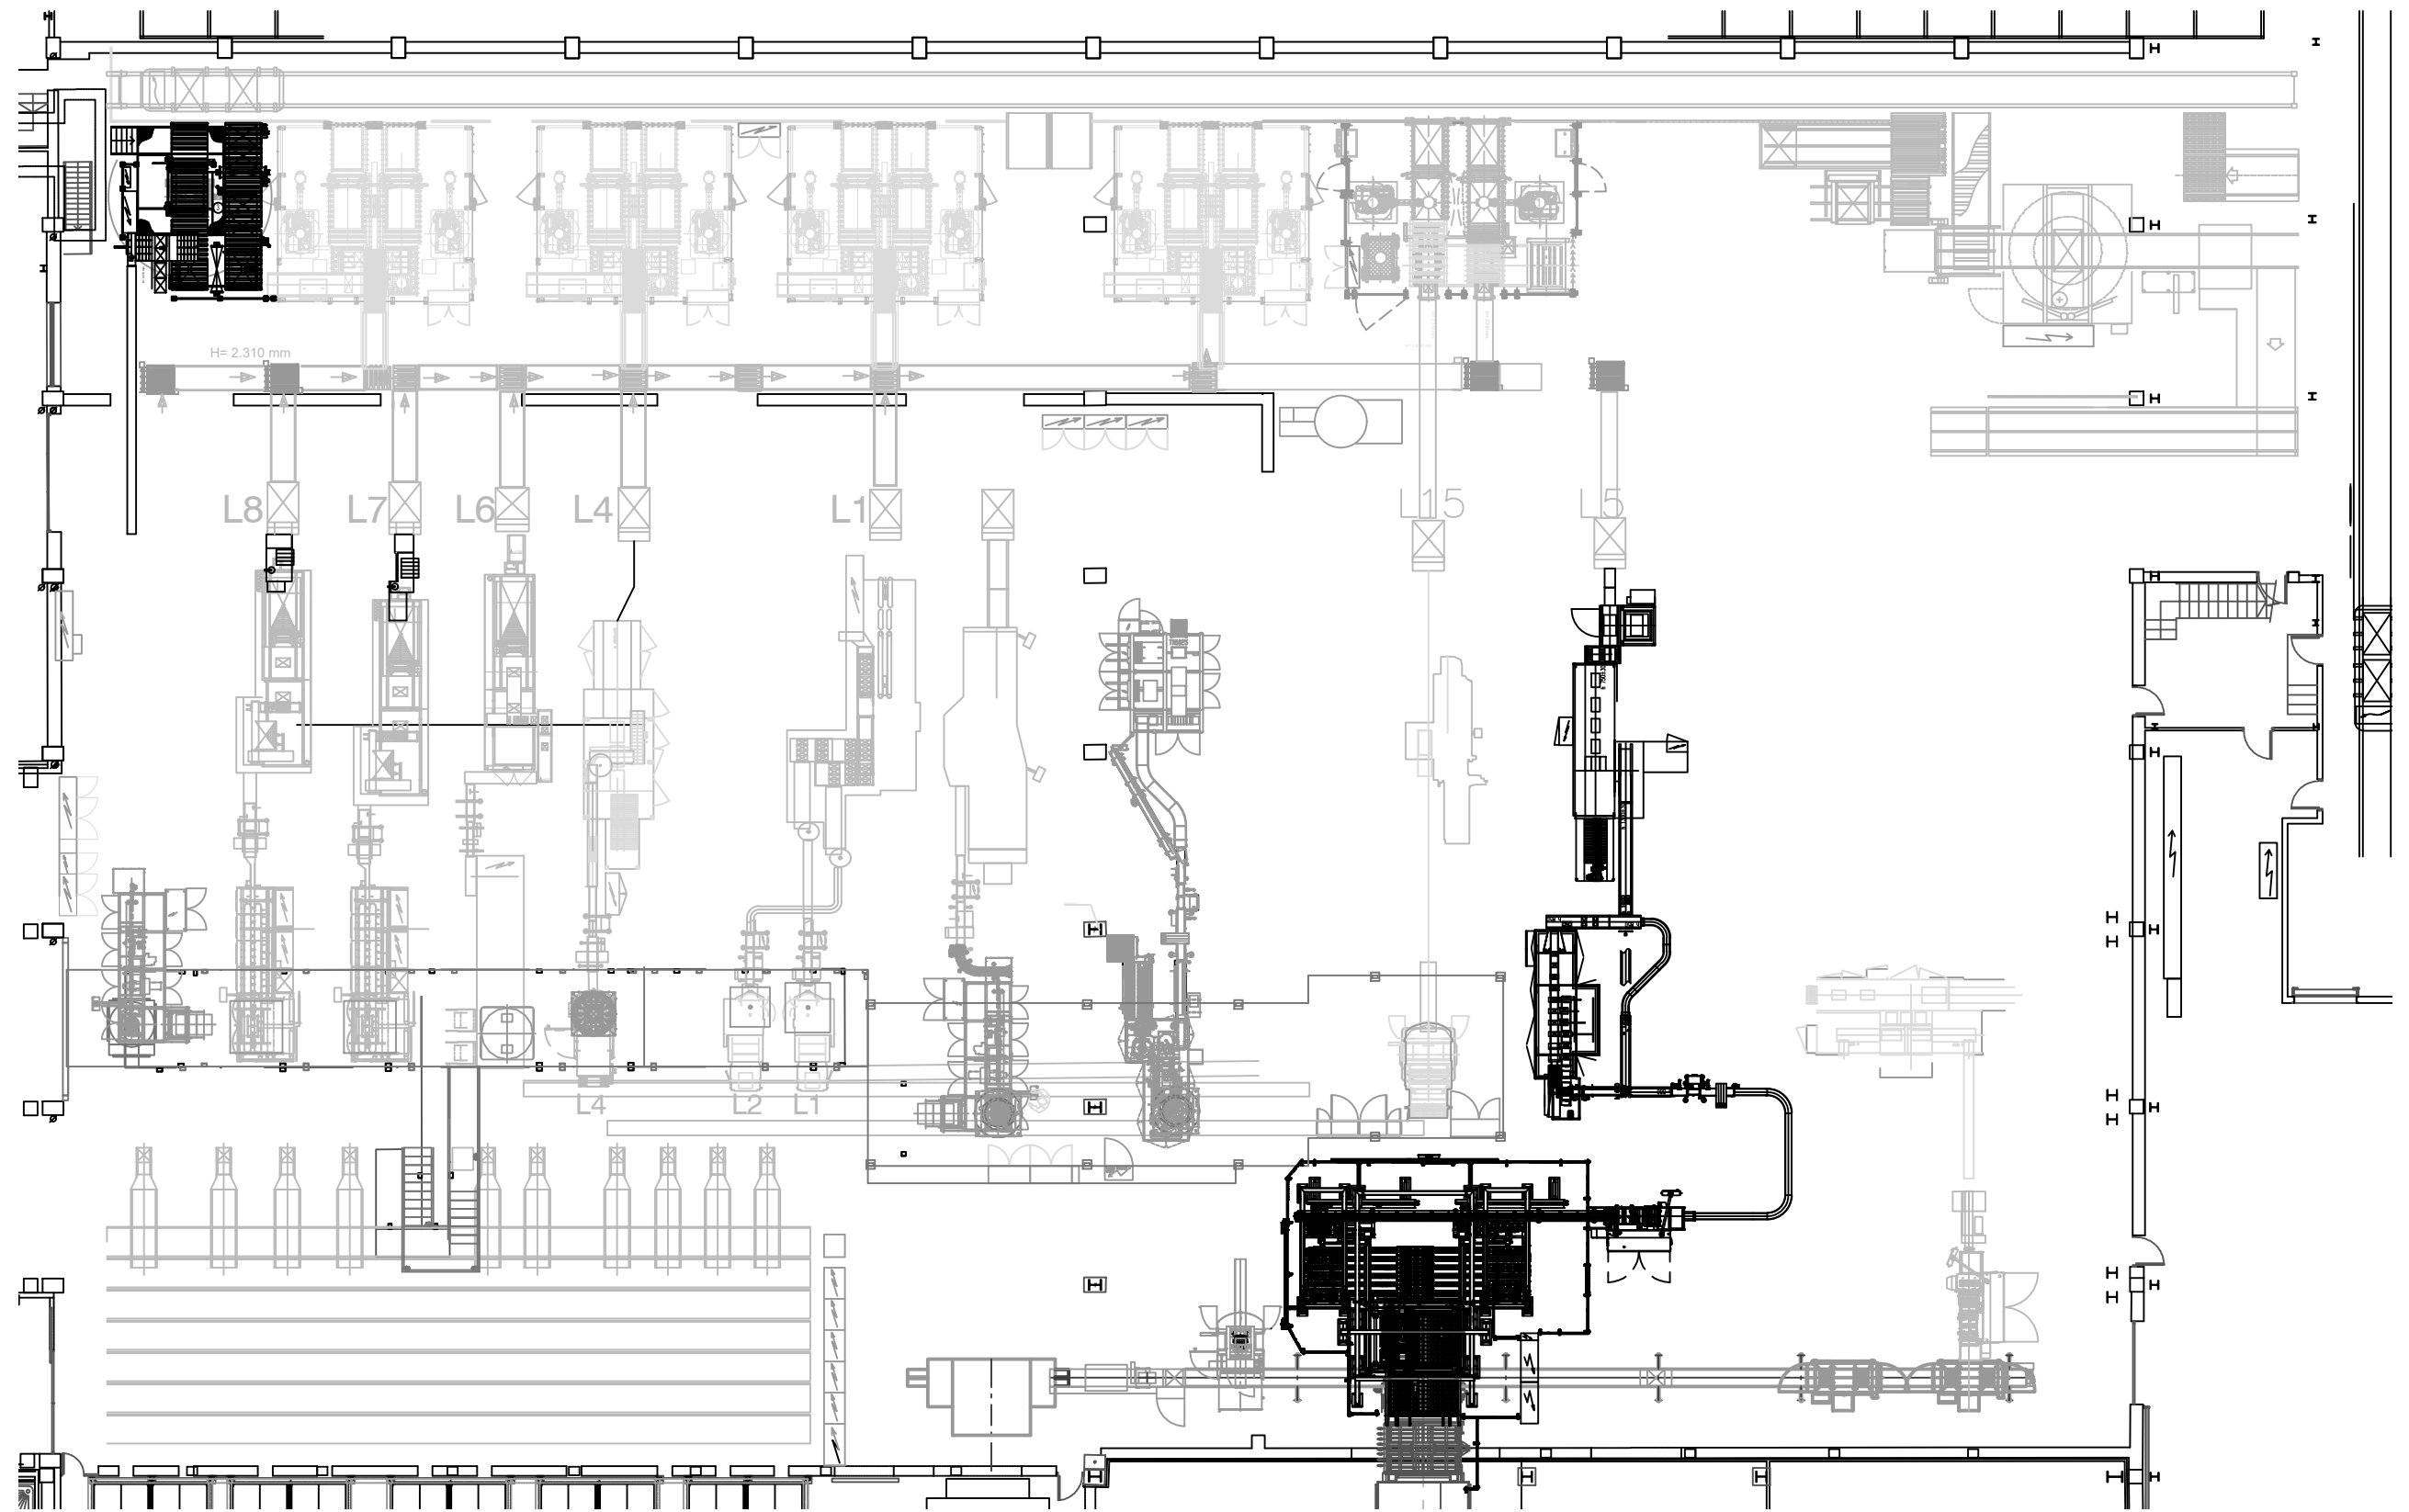


Envasado

Alumno: Sergio Luque	Máster Universitario en Ingeniería Industrial	ESEIAAT
Director: David Doclet	Título TFM: Estudio de mejora energética de una planta industrial	Nº Plano: 5
Entrega: Junio 2020	Título Plano: Envasado	Escala: 1/200

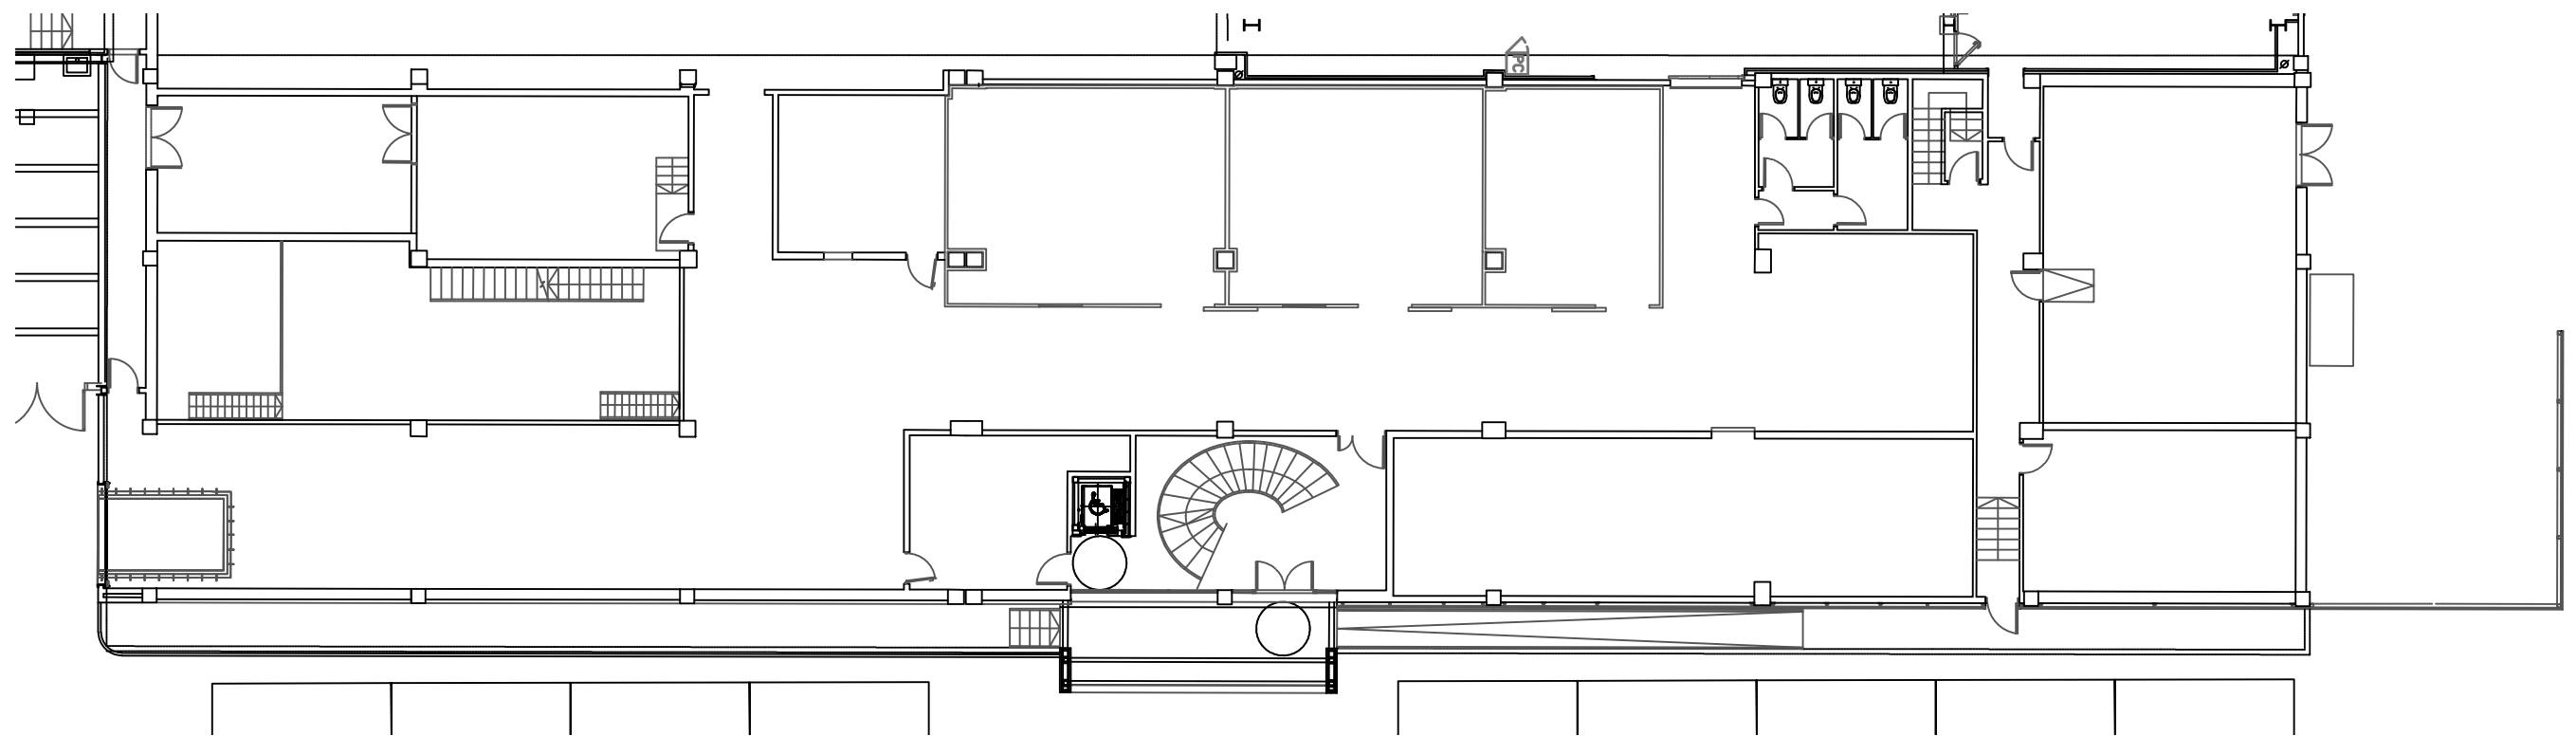


Planta baja - Control Producción

Alumno: Sergio Luque	Máster Universitario en Ingeniería Industrial	ESEIAAT
Director: David Doclet	Título TFM: Estudio de mejora energética de una planta industrial	Nº Plano: 6
Entrega: Junio 2020	Título Plano: Planta Baja - Control Producción	Escala: 1/1200

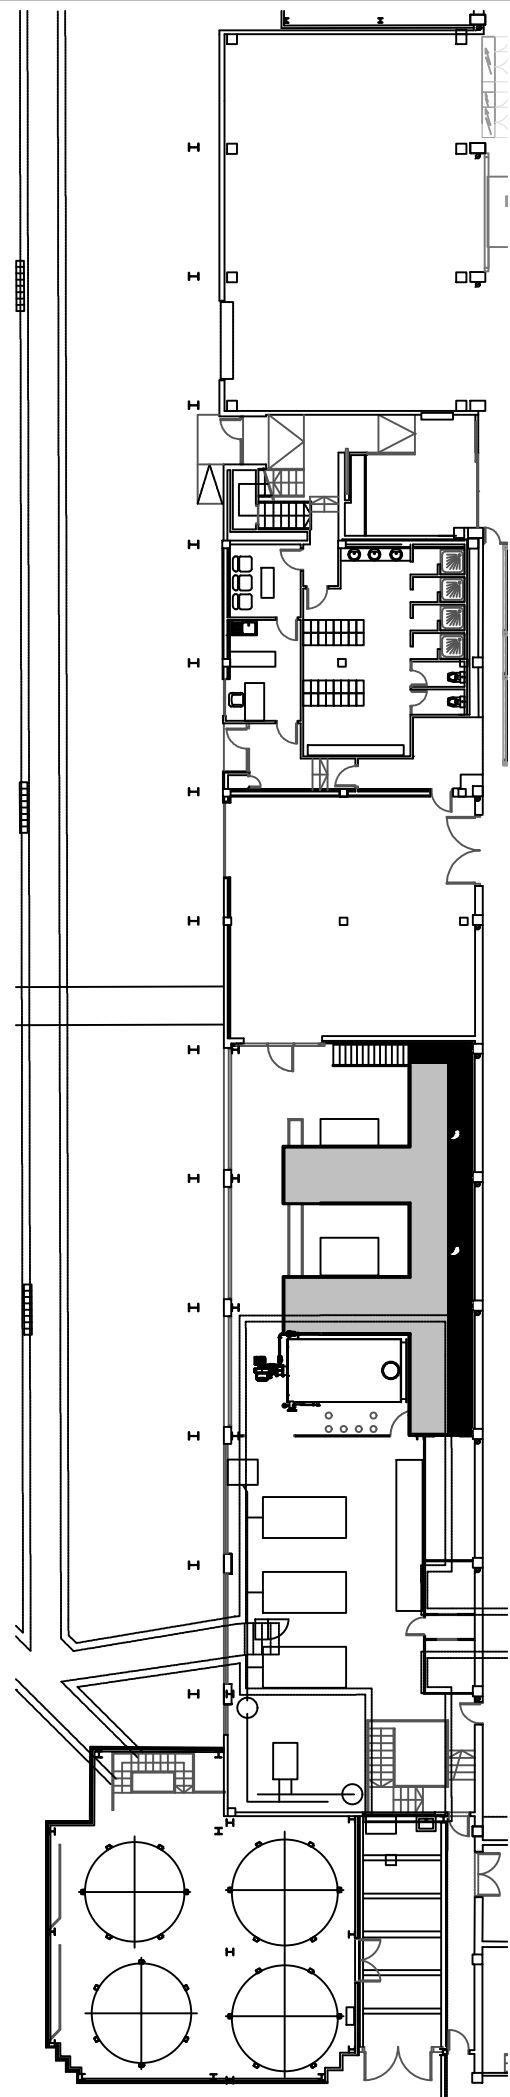

Planta baja - Servicios Auxiliares

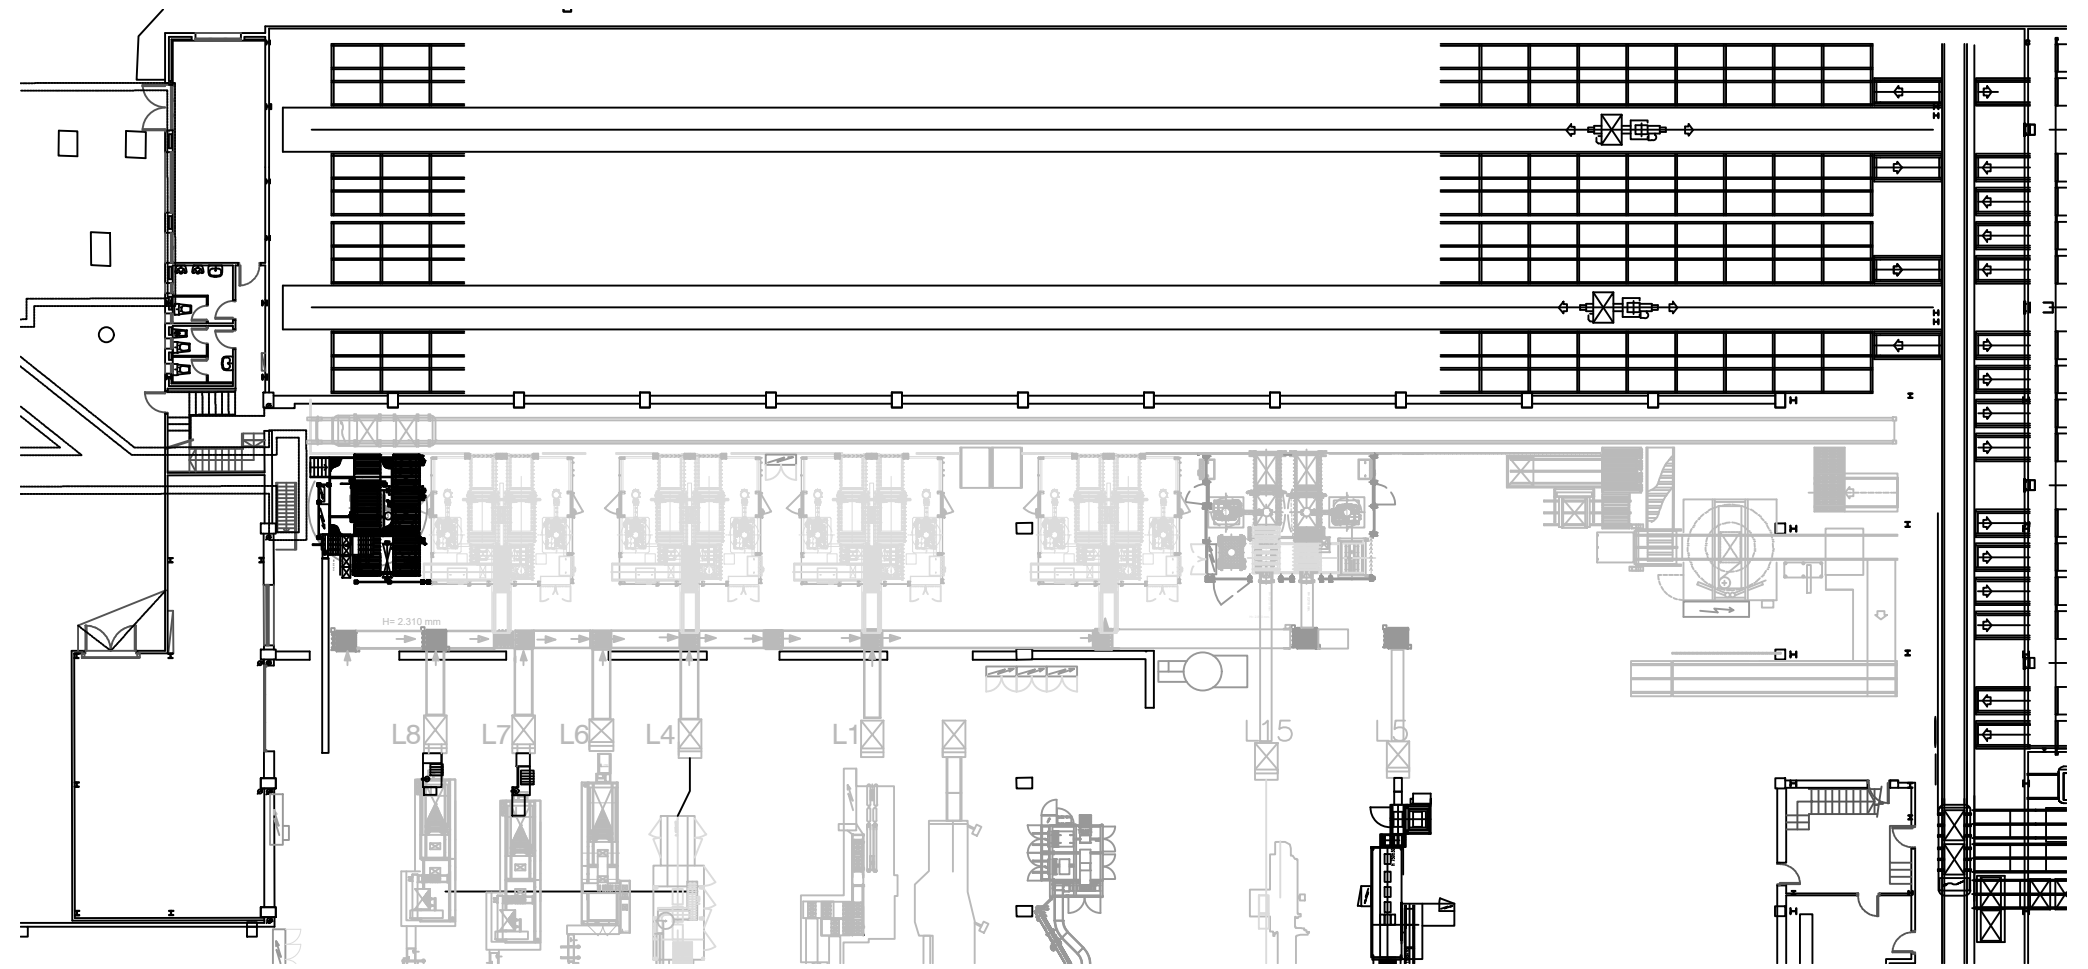

Planta baja - Almacén

Alumno: Sergio Luque	Máster Universitario en Ingeniería Industrial	ESEIAAT
Director: David Doclet	Título TFM: Estudio de mejora energética de una planta industrial	Nº Plano: 7
Entrega: Junio 2020	Título Plano: Planta baja - Servicios Auxiliares y Almacén	Escala: 1/300