


Nova àrea d'equipaments a la Tiera de les Arenes

de

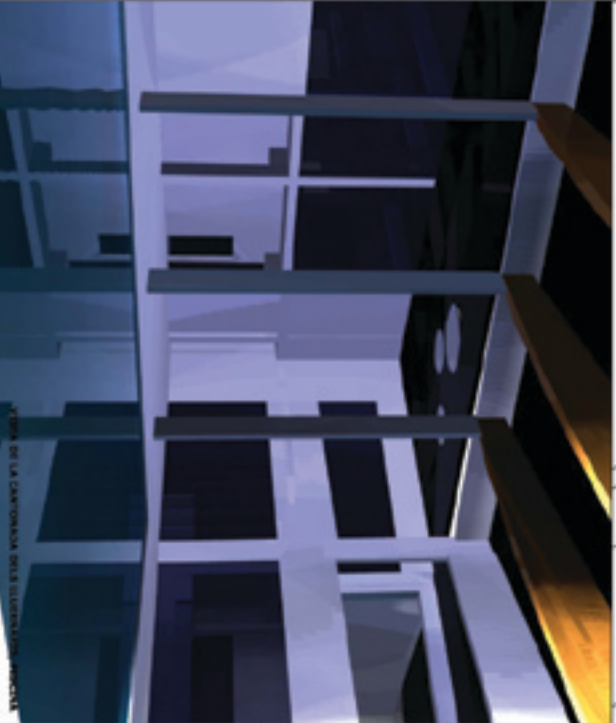

**EQUIPAMENT ESPORTIU:  
PISCINA COBERTA A MATADEPERA**  
Projecte final de carrera Juny 2006  
Cristina Modesto Monedero

TITOL DEL PLANO: PLANTA PRIMERA  
DISTRIBUCIÓ I ACOTAT

NÚMERO DE PLANO: A-03

ESCALA: 1/100